


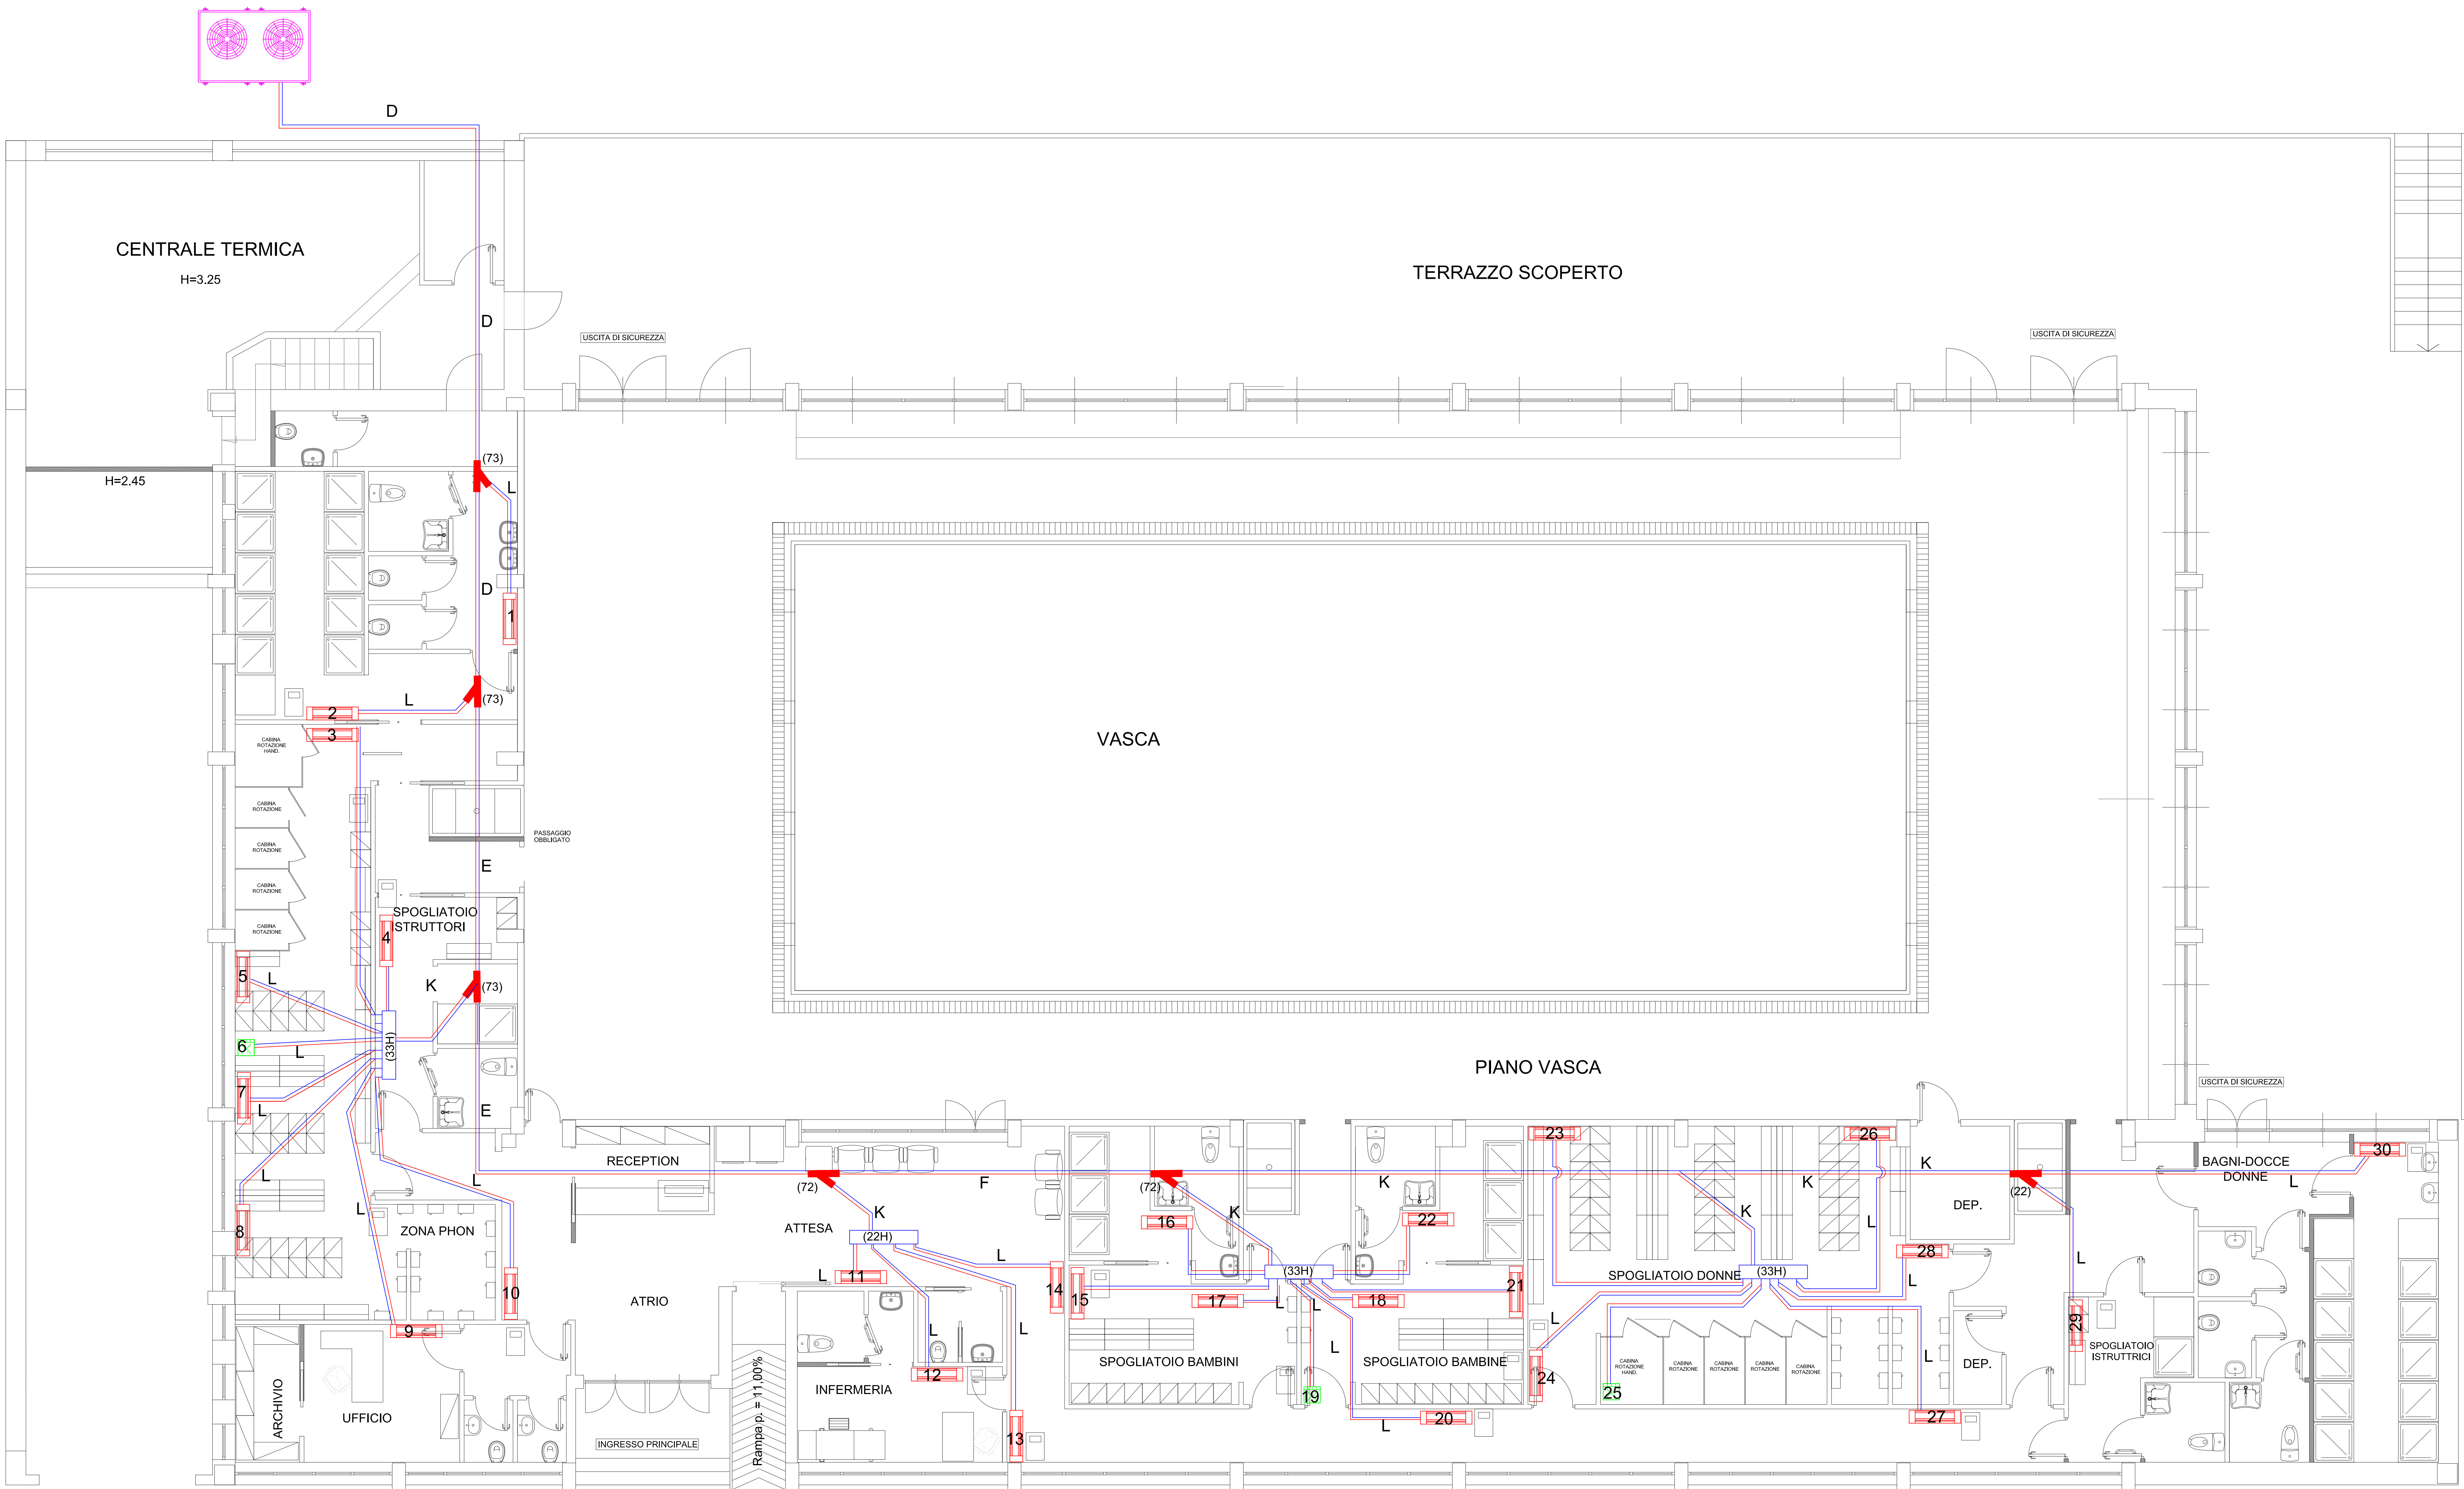

DIAMETRI TUBAZIONI RETE GAS R410			
SIGLA	Ø GAS	Ø LIQUIDO	
L	Ø 12.7	Ø 6.4	600,0 ml - C.01.010.070.c/b
K	Ø 15.9	Ø 9.5	28,0 ml - C.01.010.070.e/b
F	Ø 28.6	Ø 12.7	8,0 ml - C.01.010.070.h/c
E	Ø 28.6	Ø 15.9	18,0 ml - C.01.010.070.h/e
D	Ø 31.8	Ø 15.9	18,0 ml - C.01.010.070.h/e

LEGENDA	
	GRUPPO REFRIGERATORE PER ESTERNO AISIN HP 25 CONDENSATA AD ARIA - n.01 - NP.CLM.PISC.01 Pot.Freddo 74,0kW-Pot.Caldo 80,00kW+Alim. a gas metano
	Recuperatore a Flussi Incrociati Aisin VKM100 1000 mc/h N.03 - NP.NP.CLM.PISC.05
	Unità Interna a Pavimento Aisin AXLP 22- n.27-NP.CLM.PISC.03 P. FREDDO-2.2KW - P. CALDO-2.5KW
	Unità Touch Screen Controllo Sistema VRF n.01 - NP.CLM.PISC.06
	Unità a Parete Controllo Unità Ventilazione VRF n.27 - NP.CLM.PISC.07
	Coppia di tubazioni in rame coibentato Classe I L.10/91 per reti distribuzione R410A
	Derivazione a Y per reti R410A (22) Modello KHRP26M22T -n.03 - NP.CLM.PISC.09 (72) Modello KHRP26M72T -n.02 - NP.CLM.PISC.08 (73) Modello KHRP26M73T -n.02 - NP.CLM.PISC.08
	Collettore per reti R410A (22H) Modello KHRP26M22H - n.01 - NP.CLM.PISC.11 (33H) Modello KHRP26M33H - n.03 - NP.CLM.PISC.10
	Tub. scarico condensa pvc 32/50mm-200ml -I.03.010.010.a.CAM

AGENZIA REGIONALE UNIVERSITARI

LAVORI DI ADEGUAMENTO FUNZIONALE
DELLA PISCINA COPERTA COMPLESSO SPORTIVO A. COLLANA
VIA ROSSINI - NAPOLI
A CURA DELLA GIUNTA REGIONALE DELLA CAMPANIA - UFFICIO SPECIALE "GRANDI OPERE"

AGGIORNAMENTO PROGETTO ESECUTIVO

Progettati: R.T.P. arch. Angelo Saggea
Arch. ANGELO SAGGEA (responsabile R.T.P.)
Ing. MARCELLO ROMANO
Ing. GIOVANNI CHIMENTO

Il Commissario ad acta
Arch. PASQUALE MANOUCA
Il Responsabile ad interim
Ing. SERGIO NEGRO
Il Dirigente di staff
Arch. MICHELE TESTA
Il Responsabile Ufficio del Progettista
Dott. MARIA GIOVANNA FUMIE

Coordinatore per la Sicurezza: arch. Angelo Saggea
Indirizzo: Via L. Mezzanotte 10, Napoli 80134 - Tel. 081/5911111 - Email: arch.angelo@uninapoli.it

Obiettivo:
IMPIANTI DI CLIMATIZZAZIONE
LINEE DI DISTRIBUZIONE VRF/TERMINALI INTERNI

Scala:
1:50
Data di emissione:
Dicembre 2017
IC 02

Revisione n°:
1
Data:
APRILE 2021
Descrizione revisione:
AGGIORNAMENTO PROGETTO