
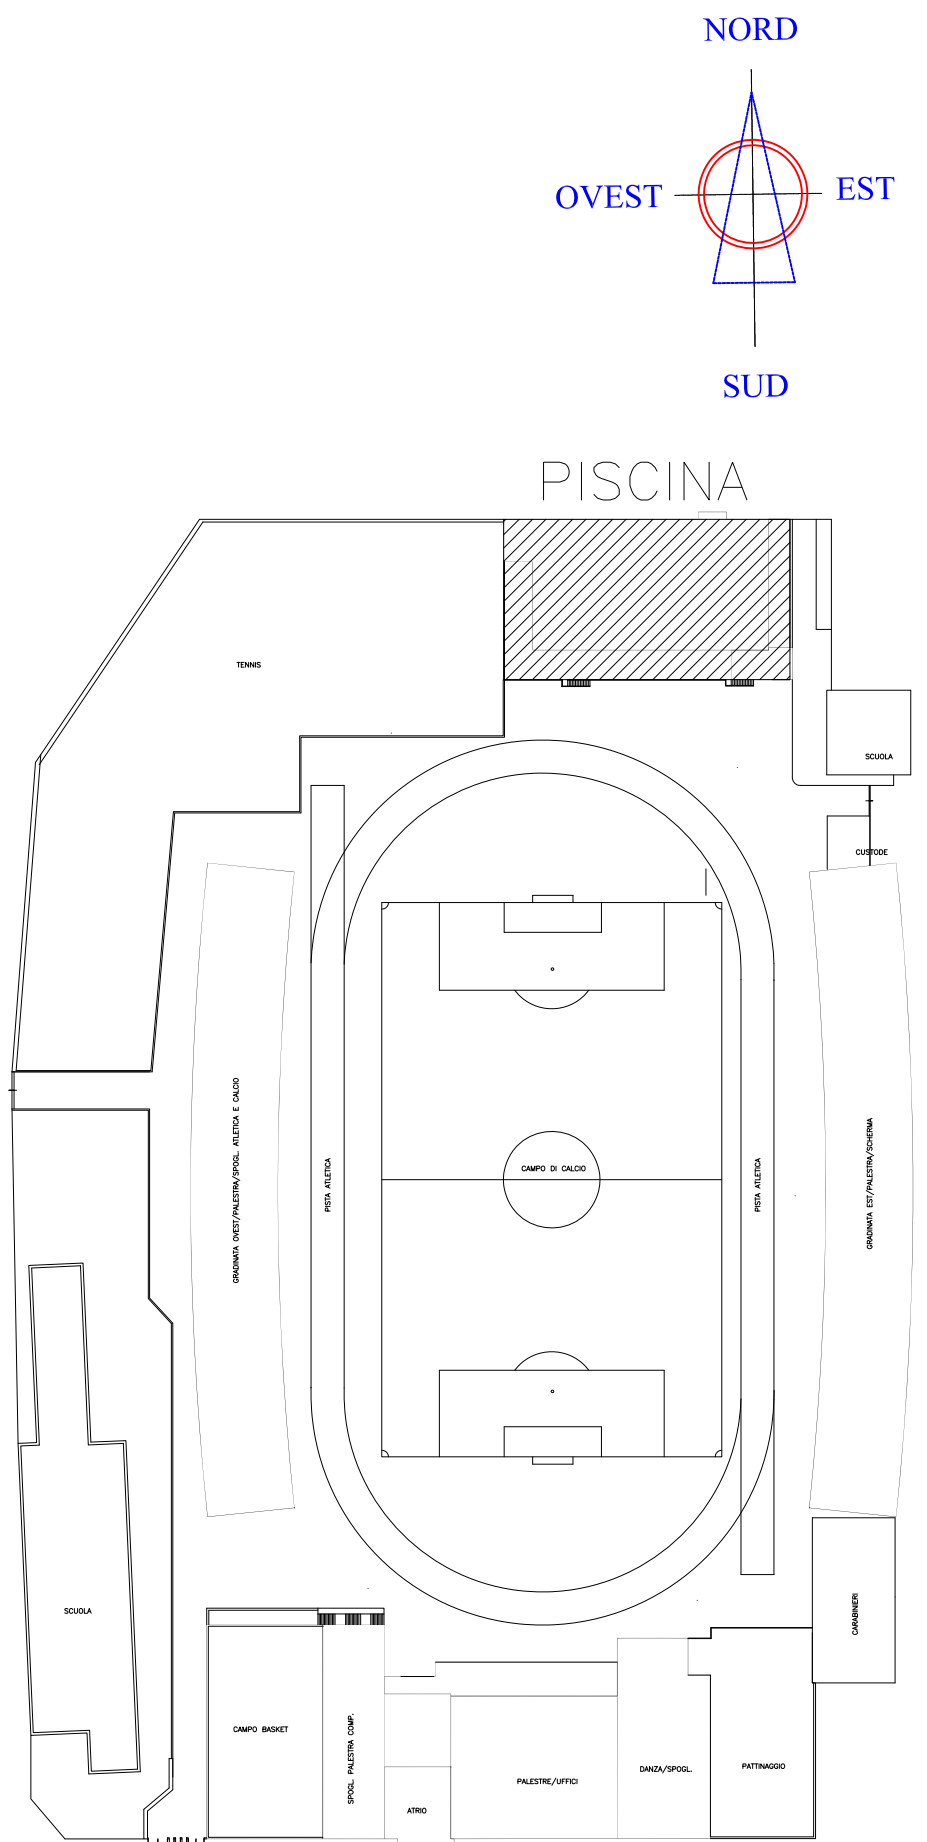
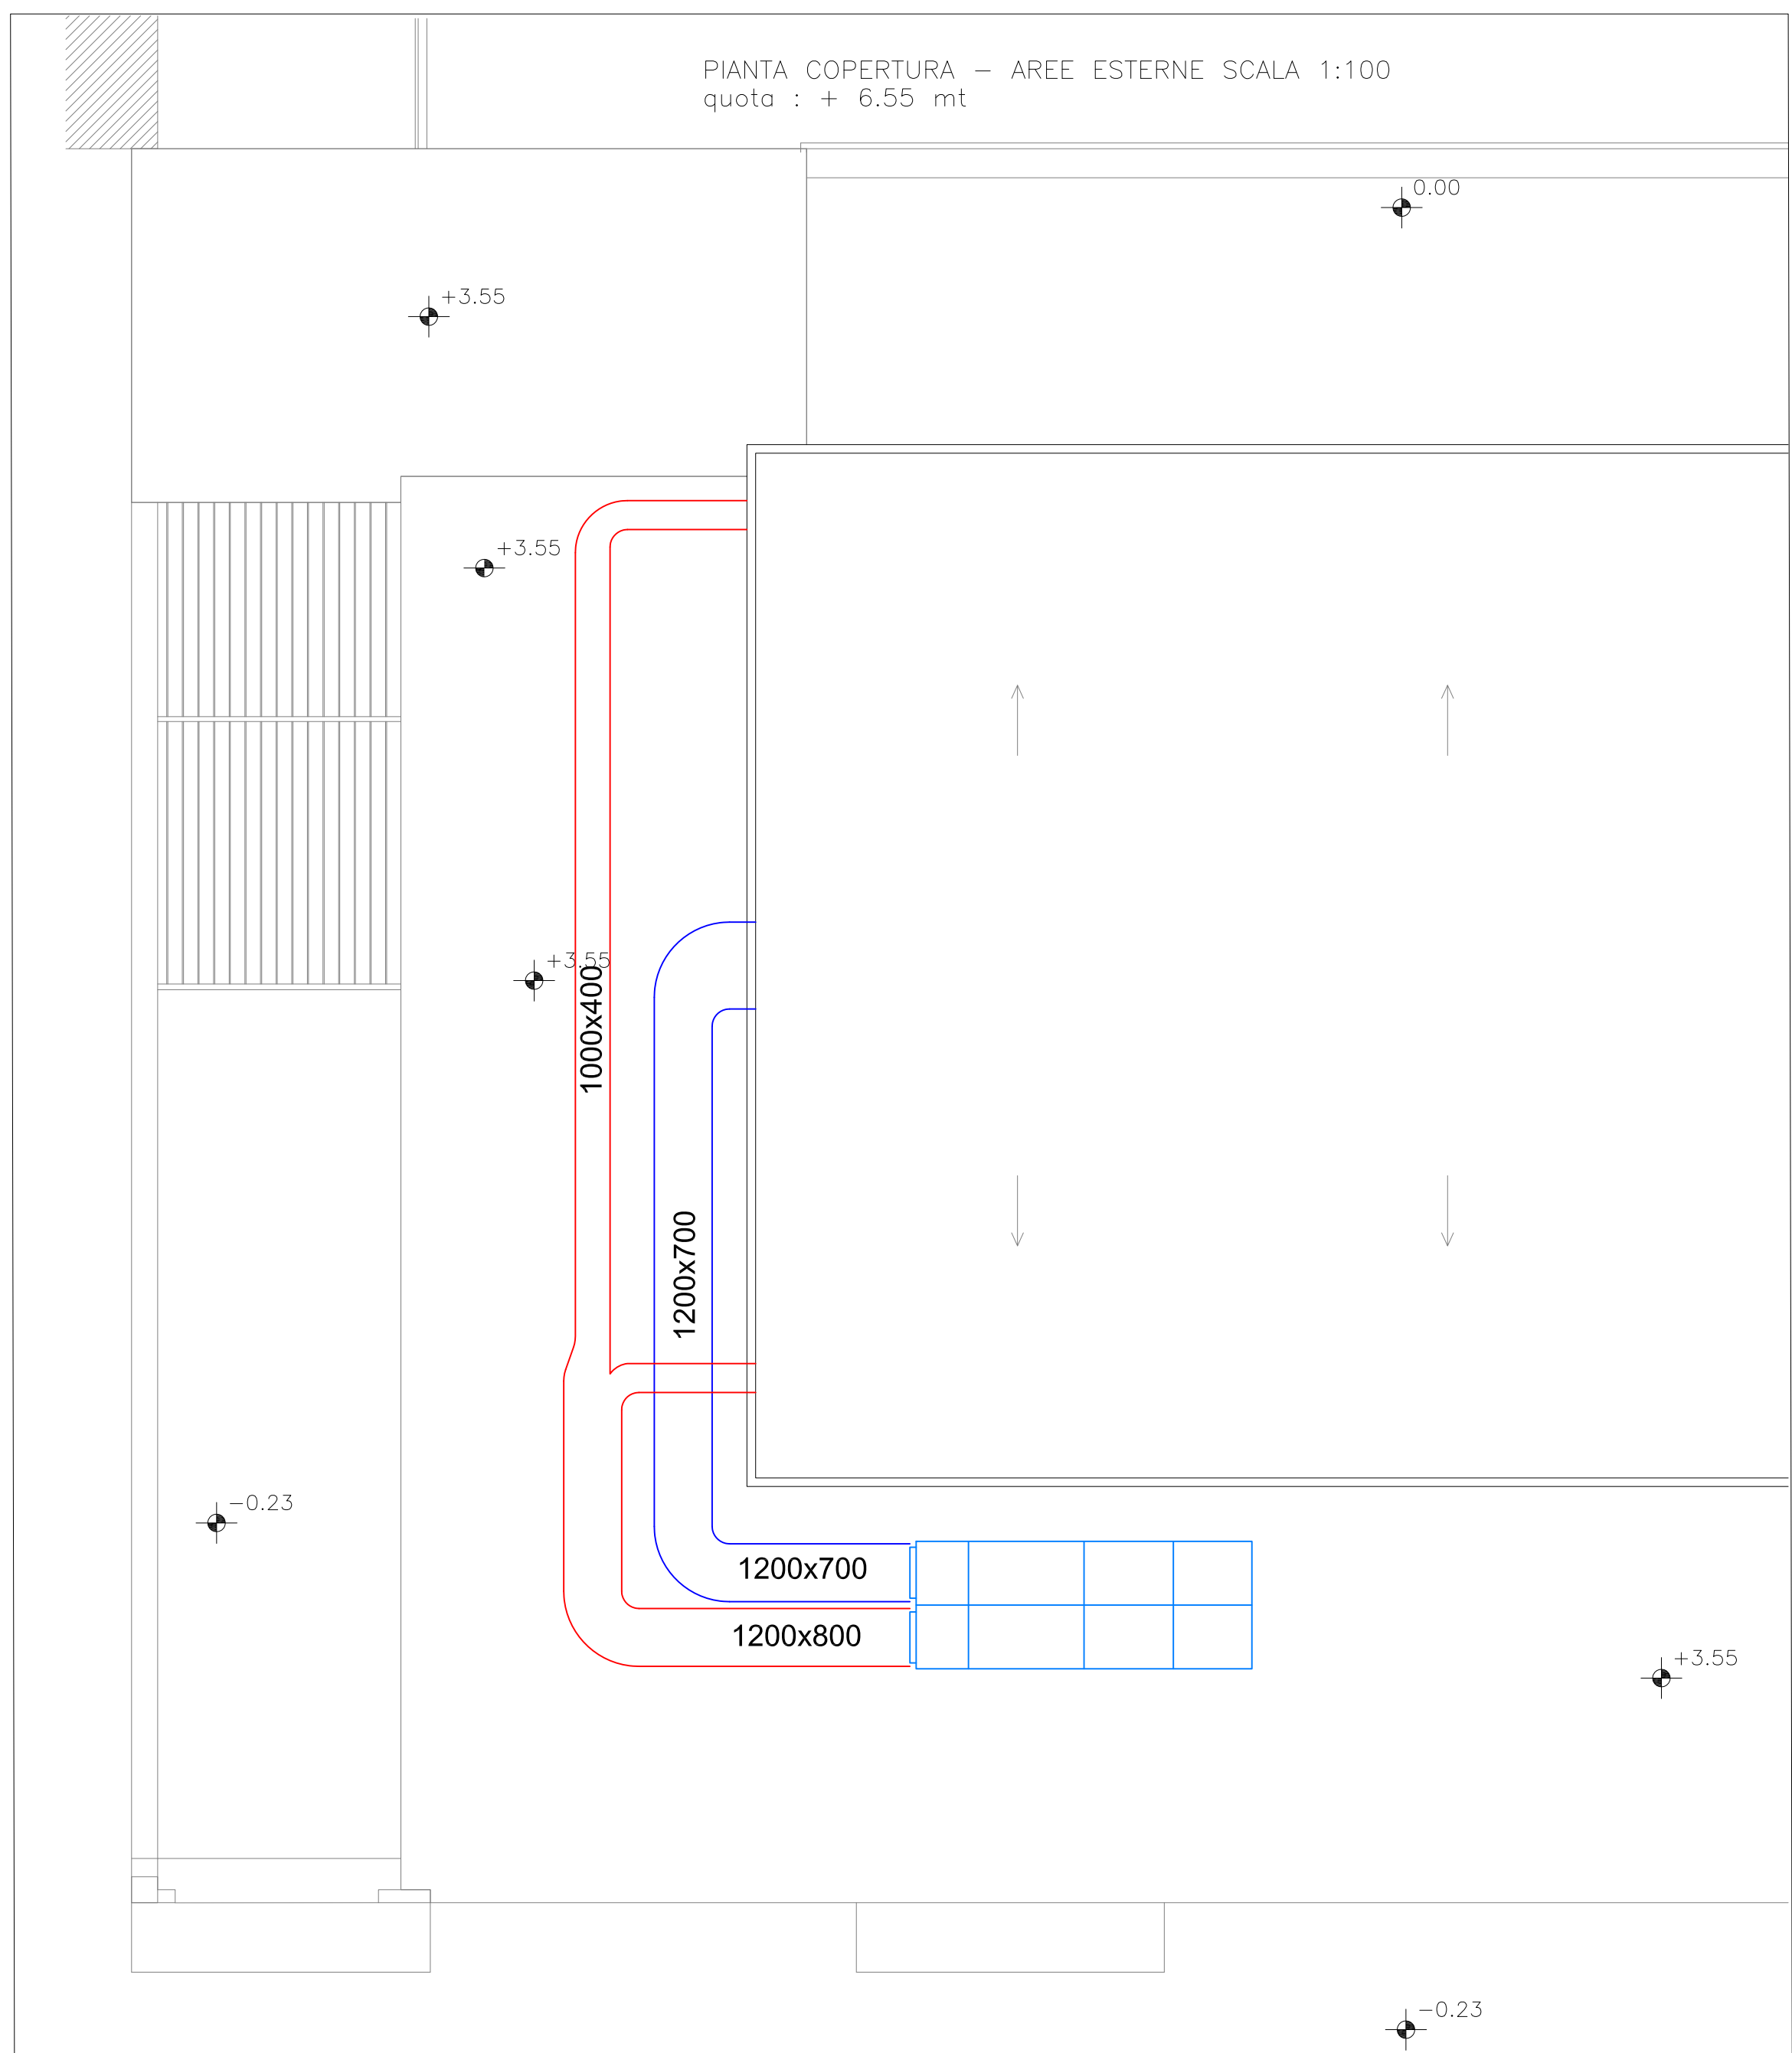


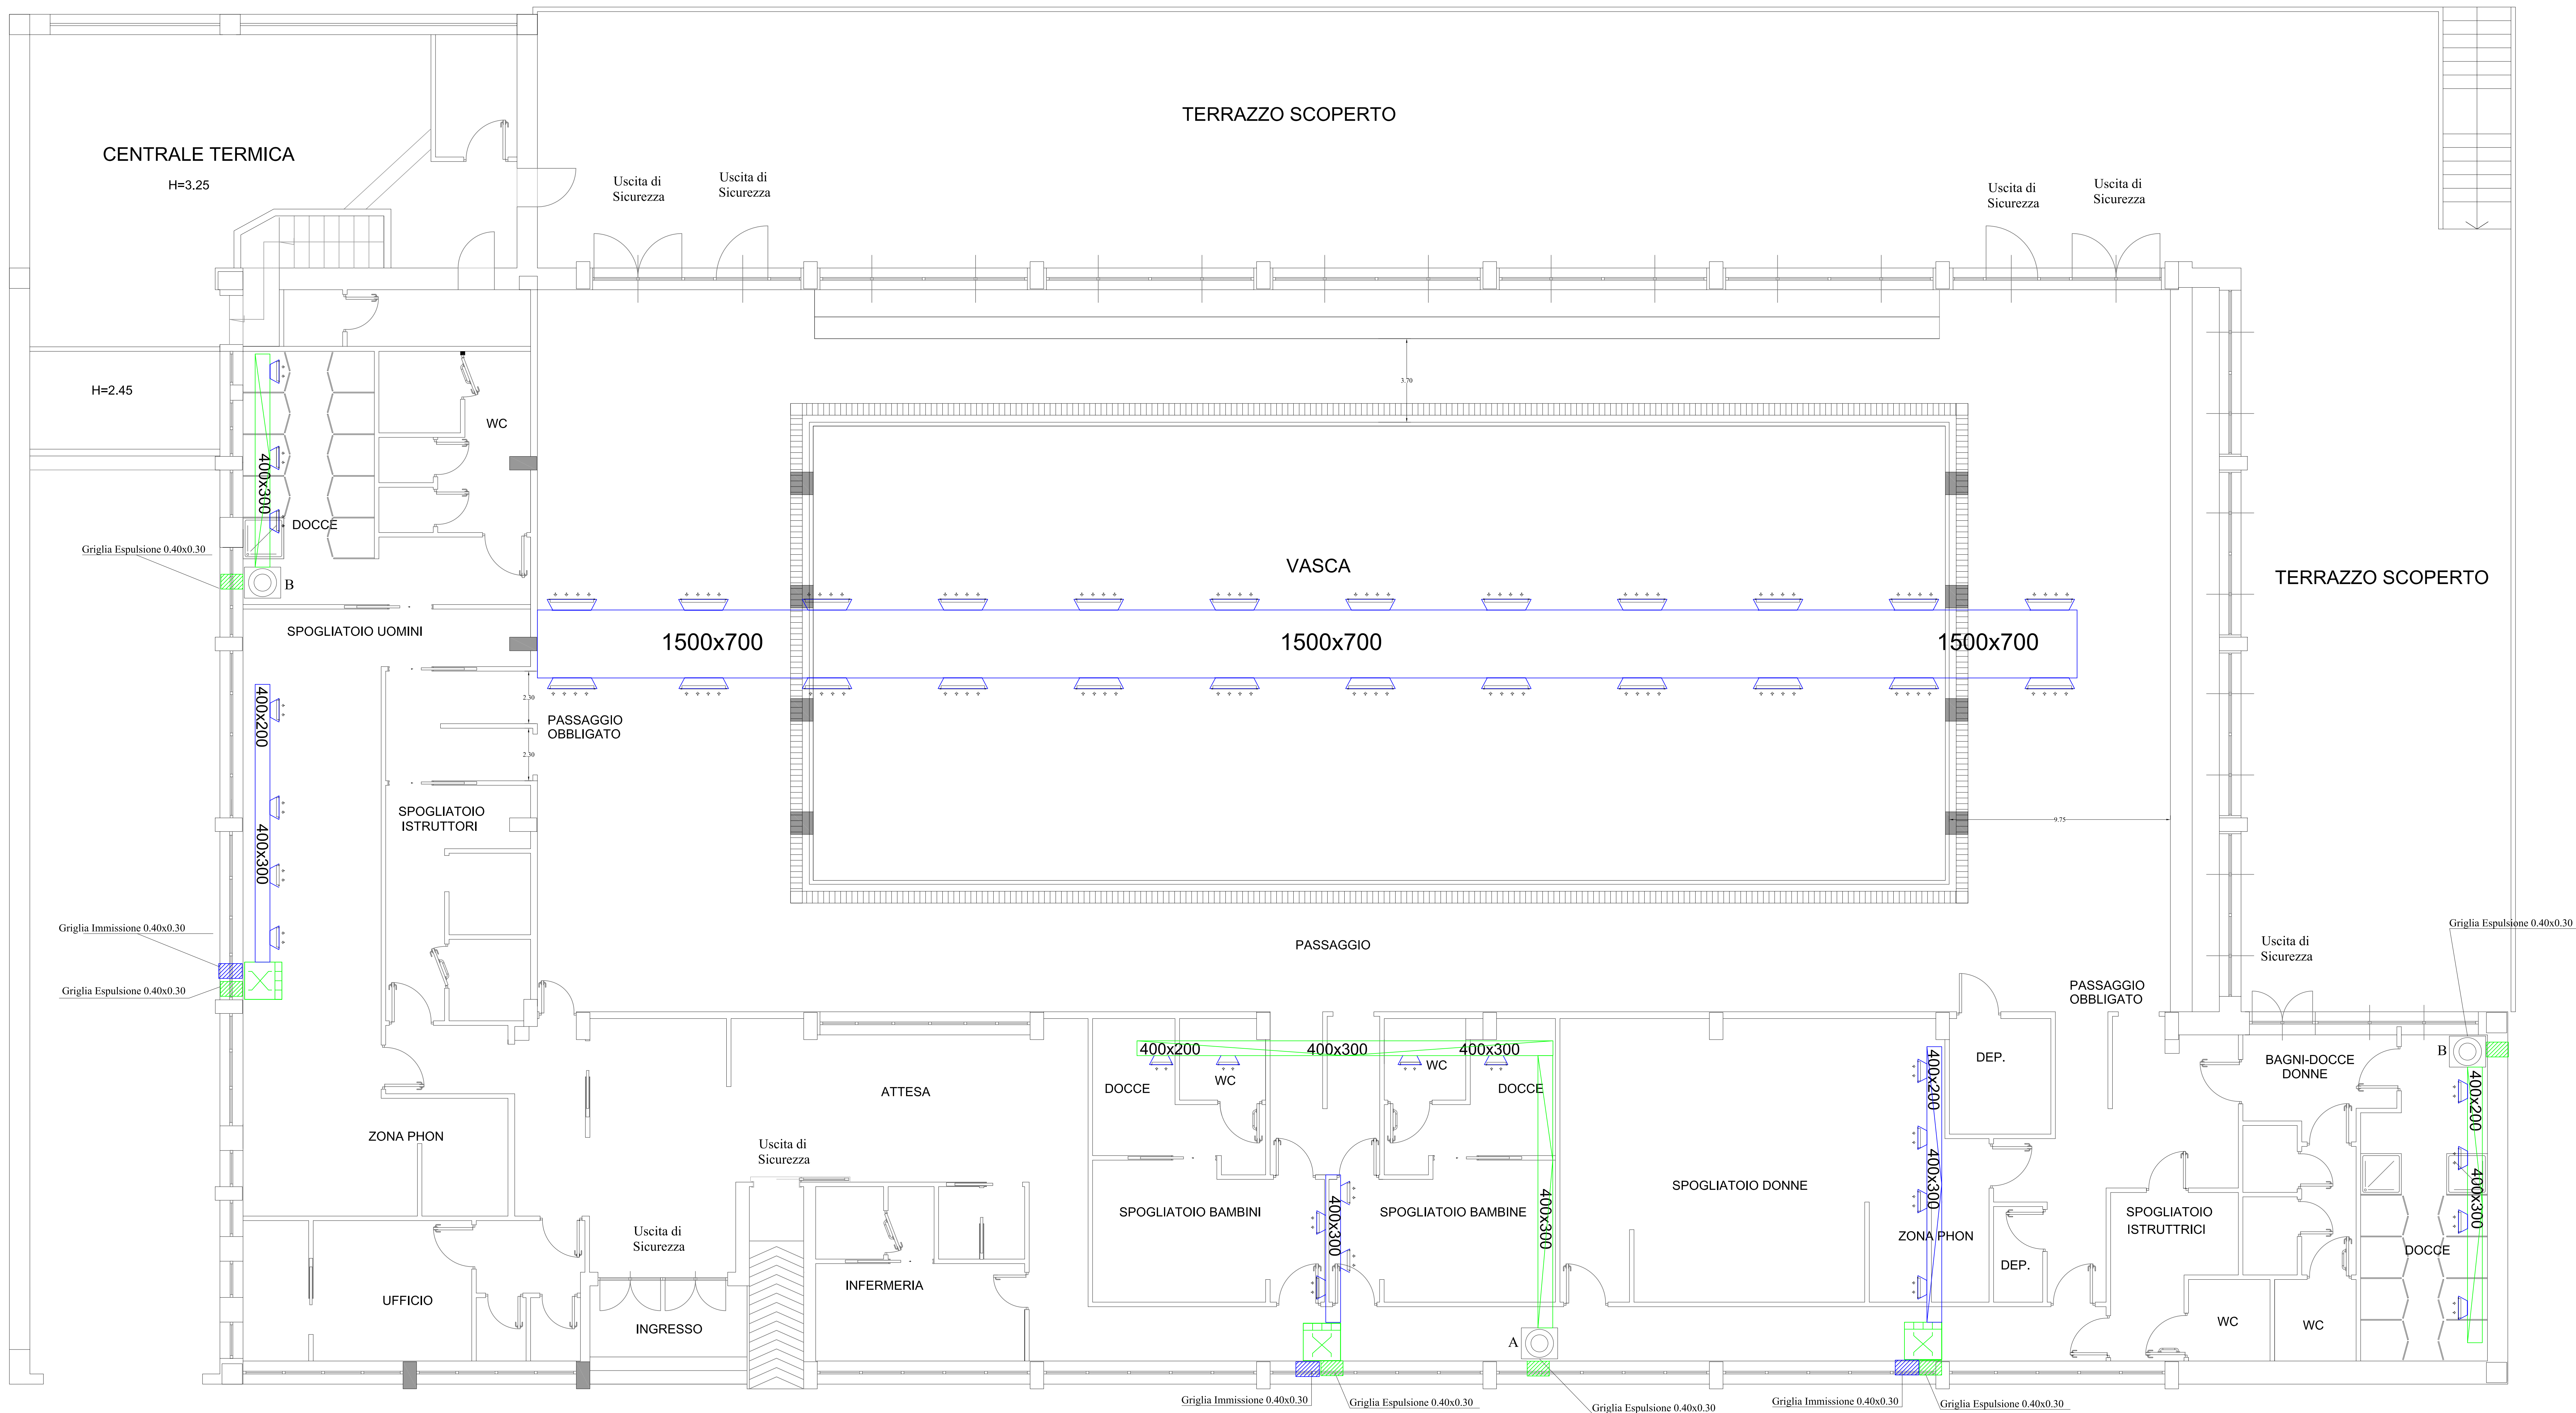

LEGENDA	
	U.T.A. ad alta efficienza per Piscine, AERMEC SPL 200 - N.01 - NP.UTA.PISC.01 20.000 mc/h, prevalenza 400 Pa, efficienza recuperatore 86% Batteria Riscaldamento ad Acqua Pot.182,7 kW Alimentazione Elettrica 400 V - 23,5 kV
	Recuperatore a Flessi Incrociati Atin VKM100 - N.03 - NP.NP.CLM.PISC.05 Portata 1000MC/h - Prevalenza 150Pa, efficienza recuperatore 75% Potenza Freddo 9,12KW/Caldo 10,69KW -Assorbimento 410W
	Estrattore Cassonato - Prevalenza 150Pa, Portata 600mc/h - n.01 - C.06.030.020.a
	Estrattore Cassonato - Prevalenza 150Pa, Portata 2500mc/h - n.02 - C.06.030.020.d
	Canali Coibentati di Mandata per in Pannelli - mq 443,6 - NP.UTA.PISC.02 Sandwich rivestiti in Lamiera di Alluminio, spessore 20,5 mm
	Canali Coibentati di Ripresa per in Pannelli - mq 238,4 - NP.UTA.PISC.02 Sandwich rivestiti in Lamiera di Alluminio, spessore 20,5 mm
	Canali Lamiera Zincata Espulsione - Kg252,0 - C.06.010.010.a
	Canale di discosa per mandata aria in Pannelli - mq 47,60 - NP.UTA.PISC.02 Sandwich rivestiti in Lamiera di Alluminio , spessore 20,5mm Din.1000x400
	Bocchetta di Mandata da Canale 800x400 completa di serranda - n.30 - C.06.020.010.x
	Griglia di Ripresa da Canale 700x400 completa di serranda - n.30 - C.06.020.025.d
	Bocchetta di Mandata da Canale 300x200 completa di serranda - n.12 - C.06.020.010.a
	Griglia di Ripresa da Canale 200x150 completa di serranda - n.16 - C.06.020.040.x
	Griglia di Espulsione da Canale 400x300 completa di serranda - n.6 - C.06.020.040.x
	Griglia di Ripresa da Canale 400x300 completa di serranda - n.3 - C.06.020.040.x

AGENZIA REGIONALE UNIVERSIAD

LAVORI DI ADEGUAMENTO FUNZIONALE DELLA PISCINA COPERTA COMPLESSO SPORTIVO A. COLLANA VIA ROSSINI - NAPOLI

A CURA DELLA GIUNTA REGIONALE DELLA CAMPANIA - UFFICIO SPECIALE "GRANDI OPERE"

AGGIORNAMENTO PROGETTO ESECUTIVO

Progettato: R.T.P. arch. Angelo Saggese
Arch. ANGELO SAGGESE (collegio R.T.P.)
Ing. MARCELLO ROMANO
Ing. GIOVANNI CHIRIAMENTO

È Comprovato nel sito
Arch. PASQUALE MANDUCA
È Responsabile del Intervento
Ing. SERGIO NESIMO
È Dirigente di cantiere
Arch. MICHELE TESTA
È Responsabile Tecnico del Procedimento
Dott. MARIA GIOVANNA PIRONE

Oggetto: IMPIANTI DI CLIMATIZZAZIONE
CANALIZZAZIONI IMPIANTI TUTTARIA E VENTILAZIONE - RIPRESA

Scala: 1:50
Data: Dicembre 2017
Revisione n°: 1

Descrizione revisione:
APRILE 2021
AGGIORNAMENTO PROGETTO

Questo documento è di proprietà dell'Ente e a norma di legge non può essere distribuito o reso pubblico senza permesso scritto