




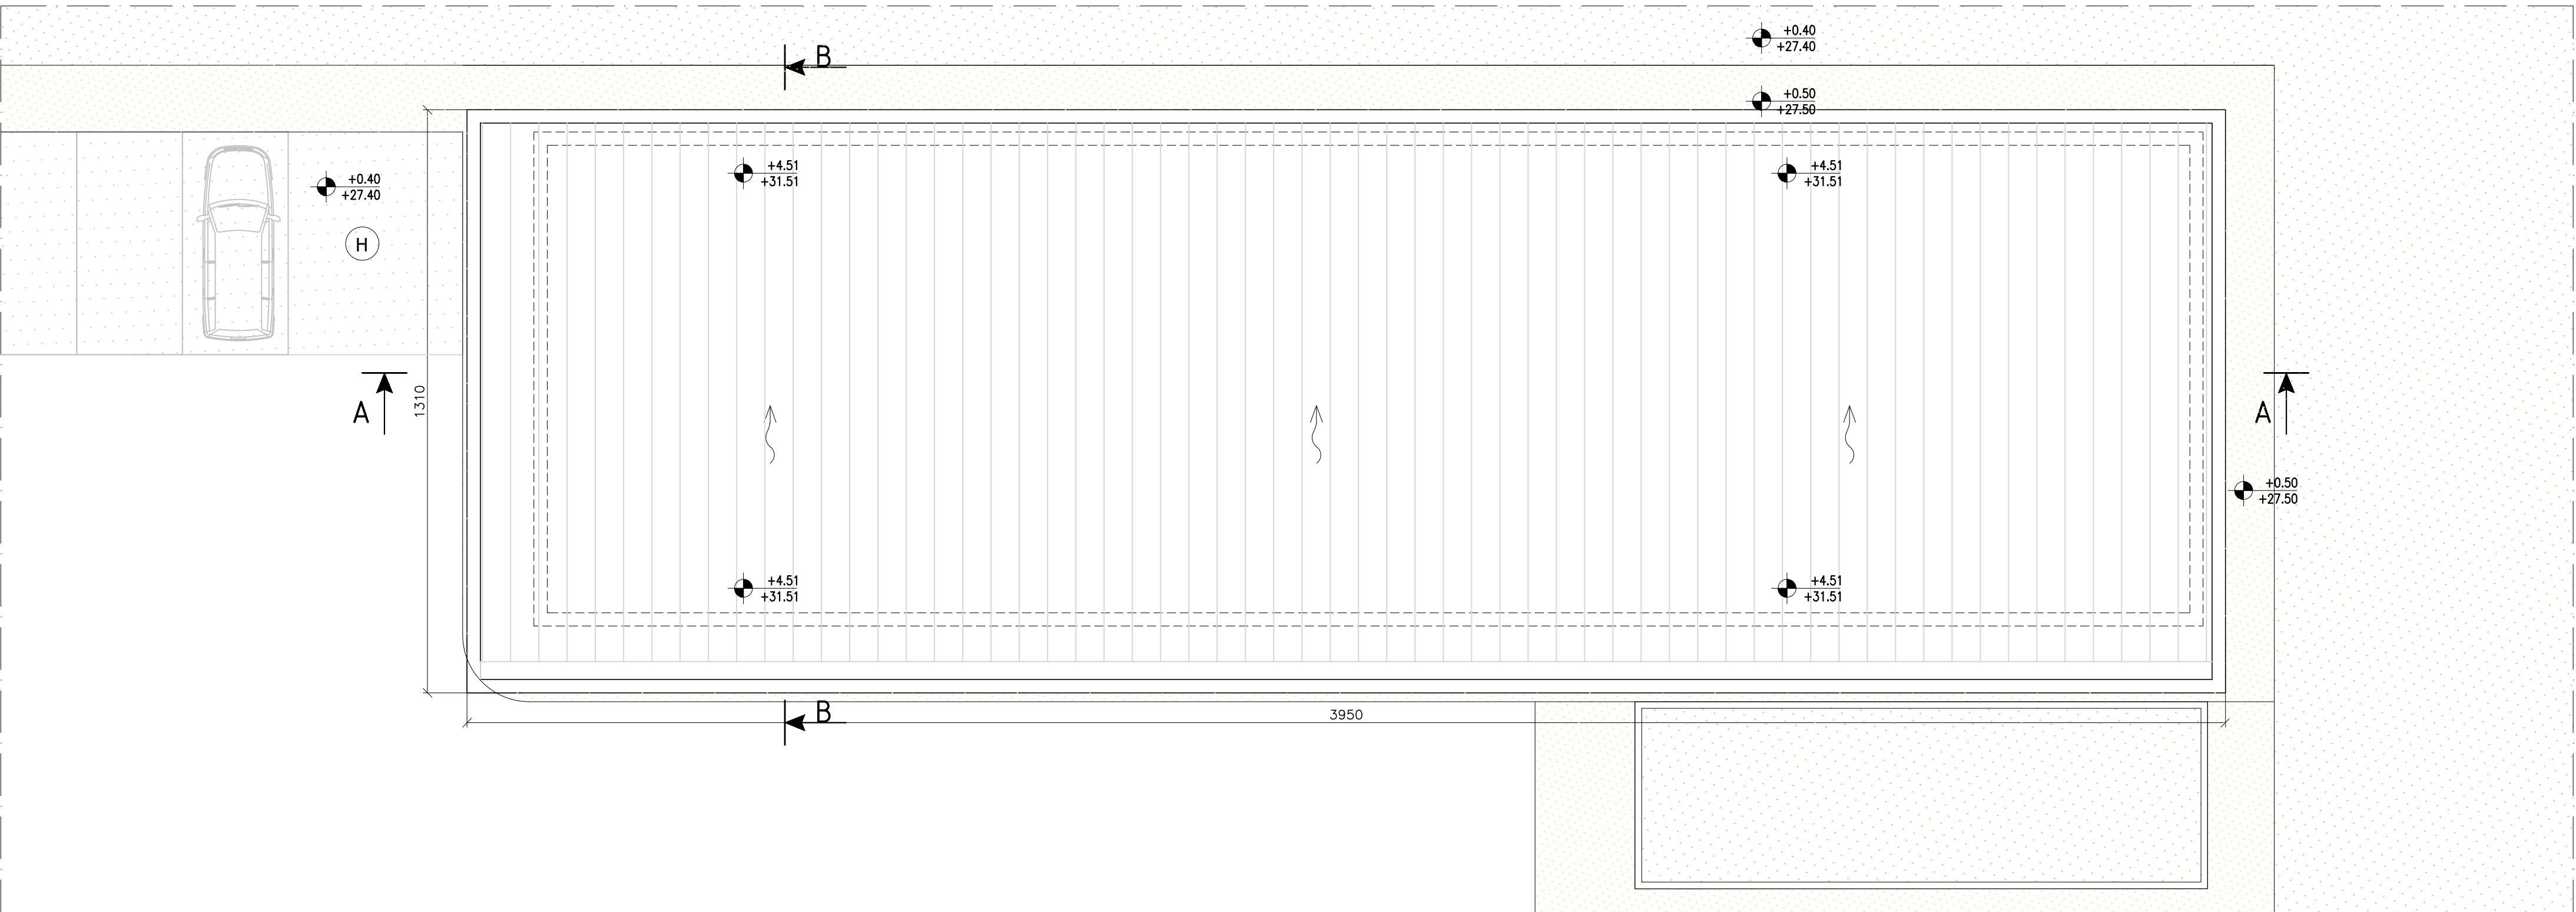

PIANTA COPERTURA
SCALA 1:100

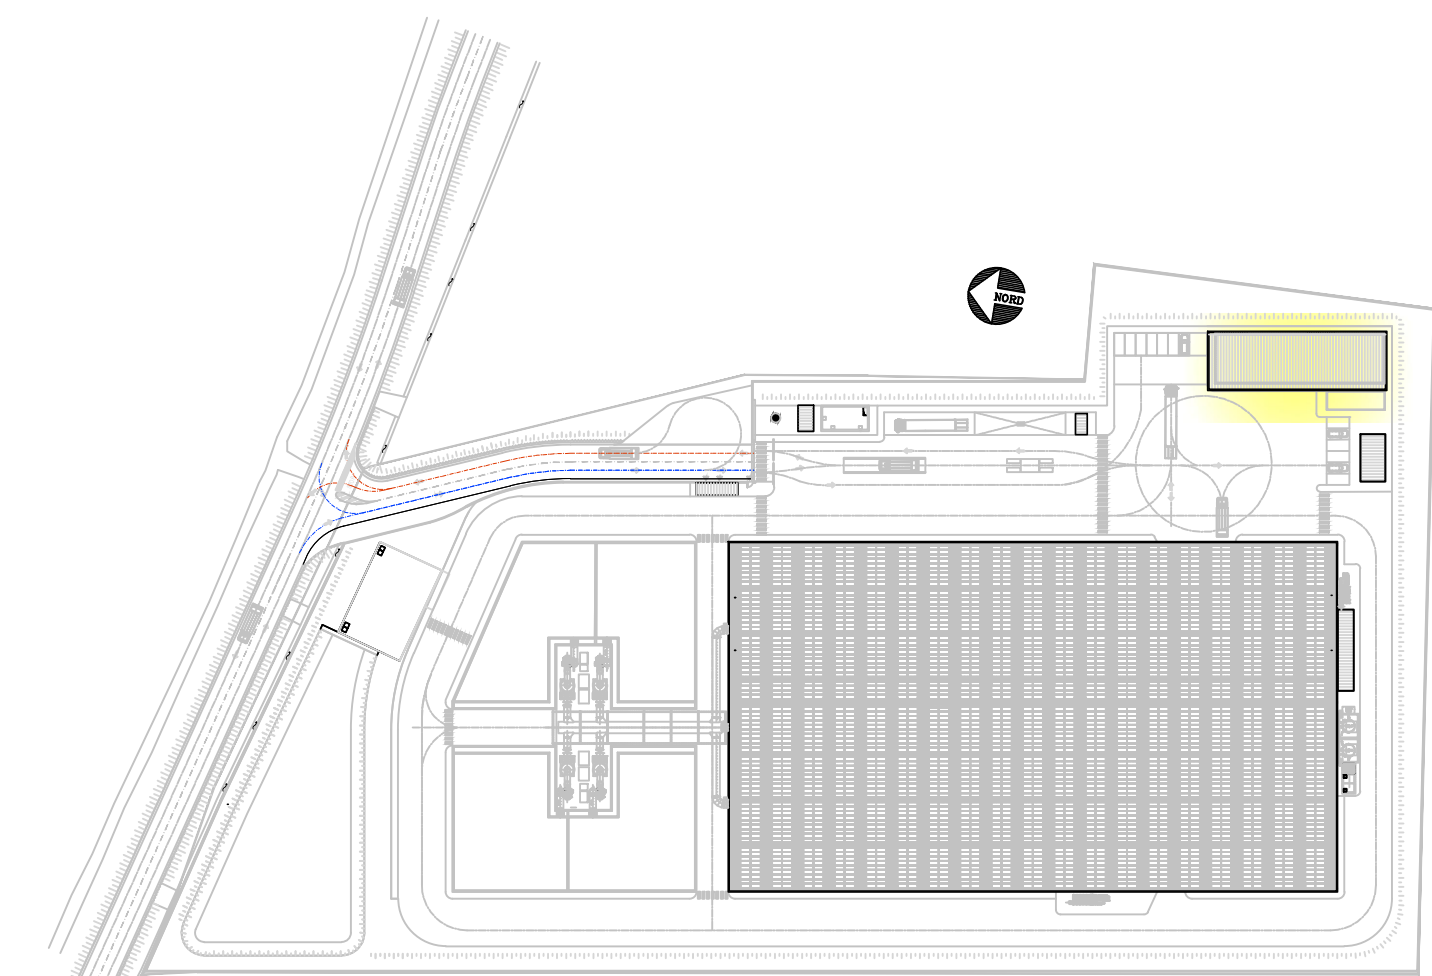

PLANIMETRIA DI RIFERIMENTO

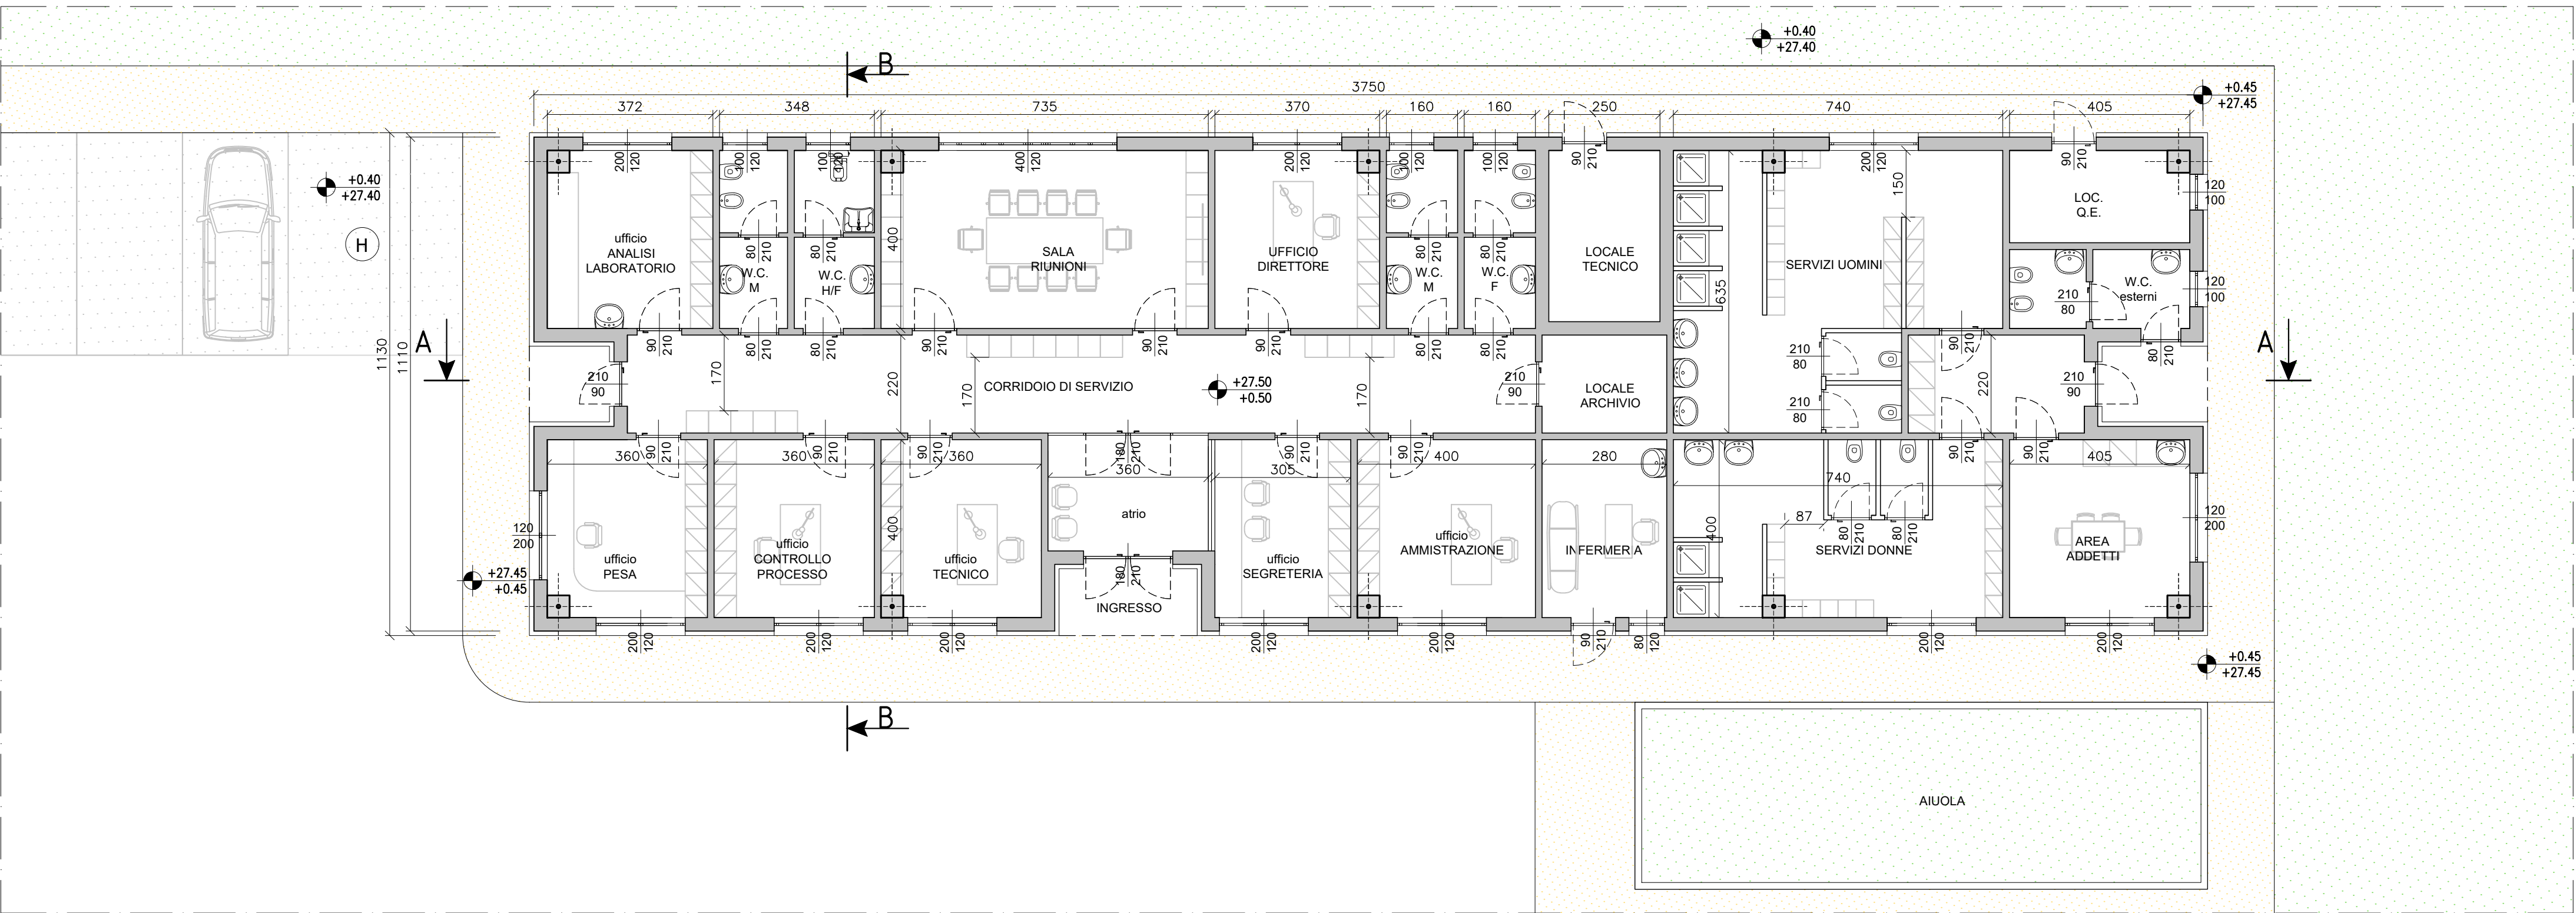

PIANTA PIANO TERRA
SCALA 1:100



REGIONE CAMPANIA
GIUNTA REGIONALE DELLA CAMPANIA
STRUTTURA DI MISSIONE PER LO SMALTIMENTO DEI RIFIUTI STOCCATI IN BALLE
IMPIANTO DI COMPOSTAGGIO DELLA FRAZIONE ORGANICA DA
RACCOLTA DIFFERENZIATA DA REALIZZARE PRESSO
IL COMUNE DI AFRAGOLA (NA) - LOC. SALICELLE

PROGETTO DI FATTIBILITA' TECNICA ED ECONOMICA - Ing. Antonio De Falco

ACCORDO QUADRO TRIENNALE PER L'AFFIDAMENTO DI SERVIZI DI INGEGNERIA
E ARCHITETTURA - LOTTO 1
POR FESR 2014-2020 - ASSE 6 - AZIONE 6.1.3. - PROC. N. 2597/A-SIA/18
CODICE CIG: 7332580C6D - CODICE CUP: B23G17013850006

PROGETTO DEFINITIVO

A - ARCHITETTONICO

EDIFICIO UFFICI E SERVIZI ADDETTI
PIANTE

1137	D	A	PT	1.1.2	0	11	DI	11	1:100	.DWG
COMMESSA	CODICE ELABORATO				REV.	FOGLIO			SCALA	FORMATO

RAGGRUPPAMENTO TEMPORANEO

CAPOGRUPPO MANDATARIA
ICARIA
Società di Ingegneria

MANDANTE
ICARIA s.r.l.
Società di Ingegneria

MANDANTE
QUANTICA
Ingegneria s.r.l.

ICARIA srl
SOCIETÀ DI INGEGNERIA
Via del Fiume, n. 14 - 00186 - Roma
Tel. 06-32397322, fax 0763-341251
C.F.P. IVA 0056841001
email: info@icariaingegneria.com
PEC: c.1018@icariaingegneria.it

QUANTICA Ingegneria s.r.l.
Via del Fiume, n. 14 - 00186 - Roma
Tel. 06-32397322, fax 0763-341251
C.F.P. IVA 0056841001
email: info@icariaingegneria.com
PEC: c.1018@icariaingegneria.it

MANDANTE
QUANTICA
Ingegneria s.r.l.
Via del Fiume, n. 14 - 00186 - Roma
Tel. 06-32397322, fax 0763-341251
C.F.P. IVA 0056841001
email: info@icariaingegneria.com
PEC: c.1018@icariaingegneria.it

0	MARZO 2021	EMISSIONE	IF	AS	GV	VR
REVISIONE	DATA	OGGETTO	REDATTO	VERIFICATO	APPROVATO	AUTORIZZATO

E' vietata ai sensi di legge la divulgazione e la riproduzione del presente disegno senza la preventiva autorizzazione