




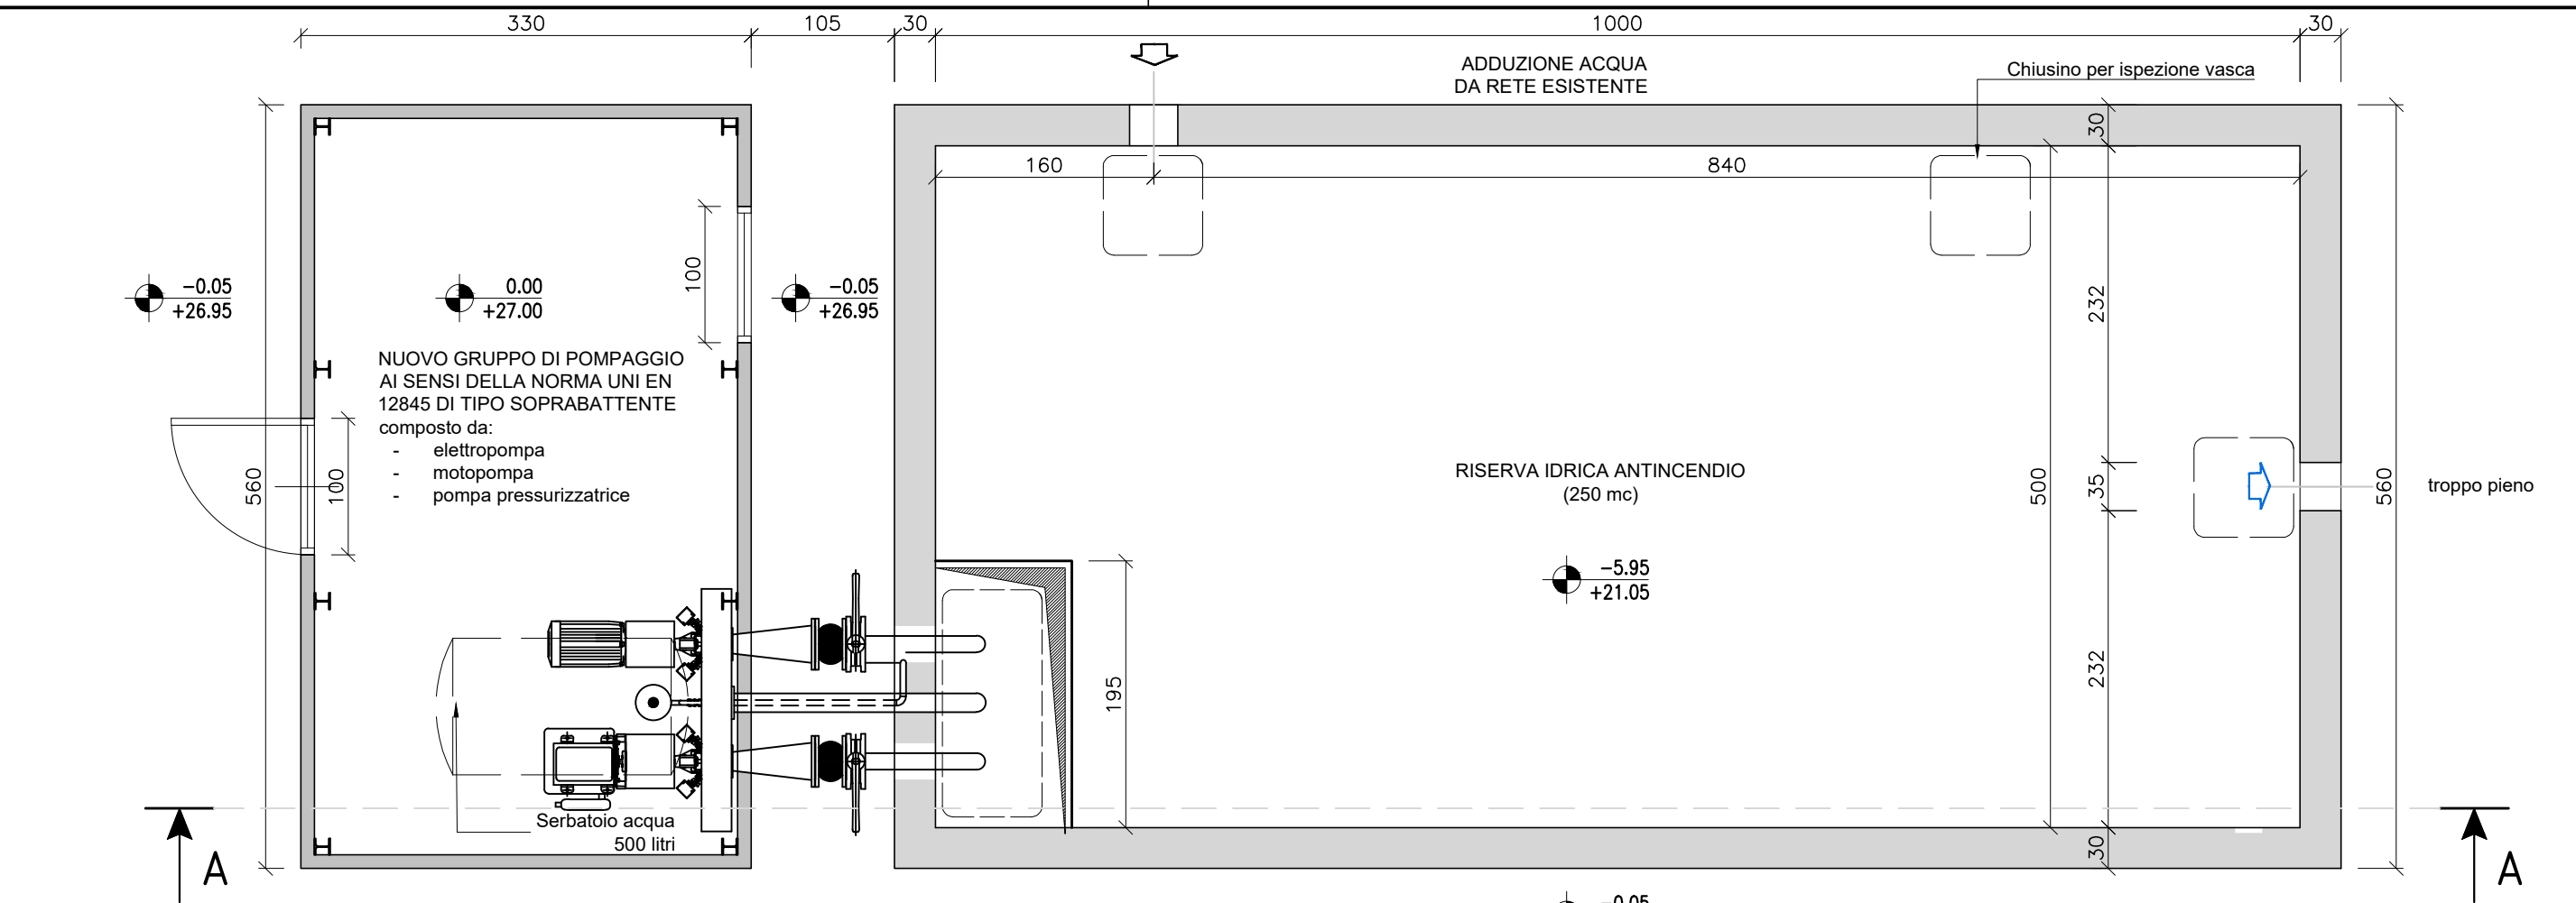

PIANTA
SCALA 1:50

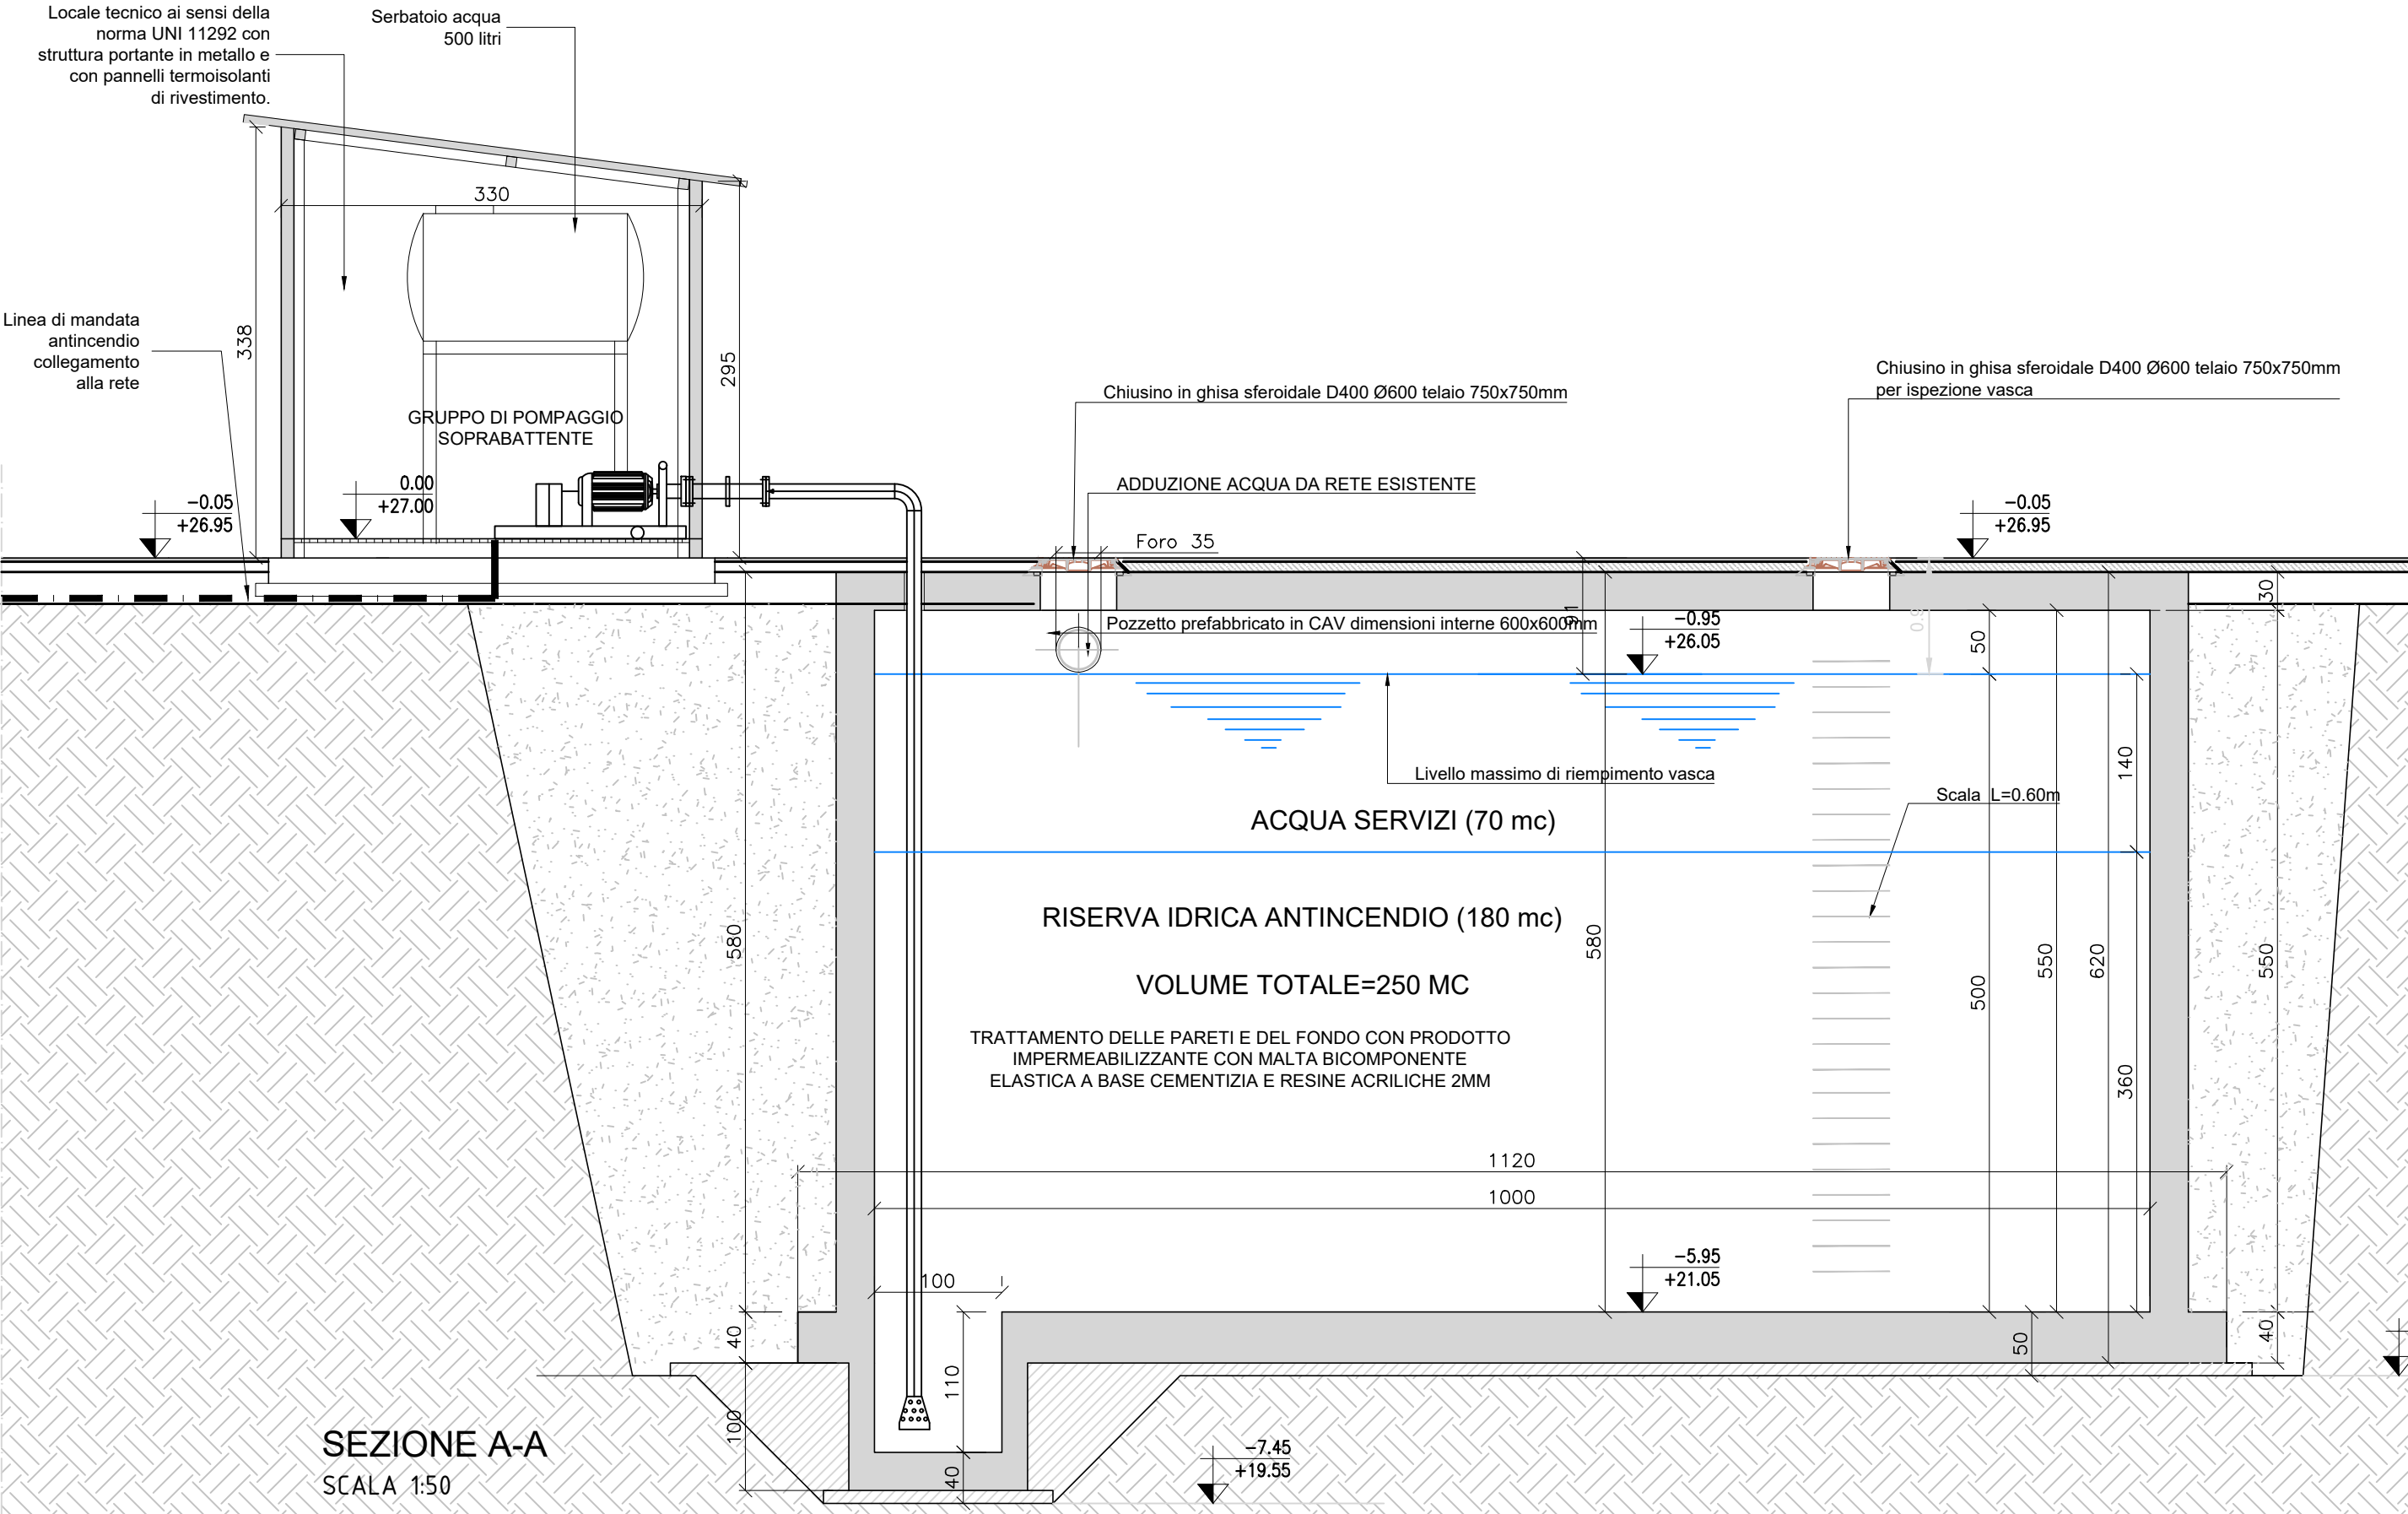

SEZIONE A-A
SCALA 1:50

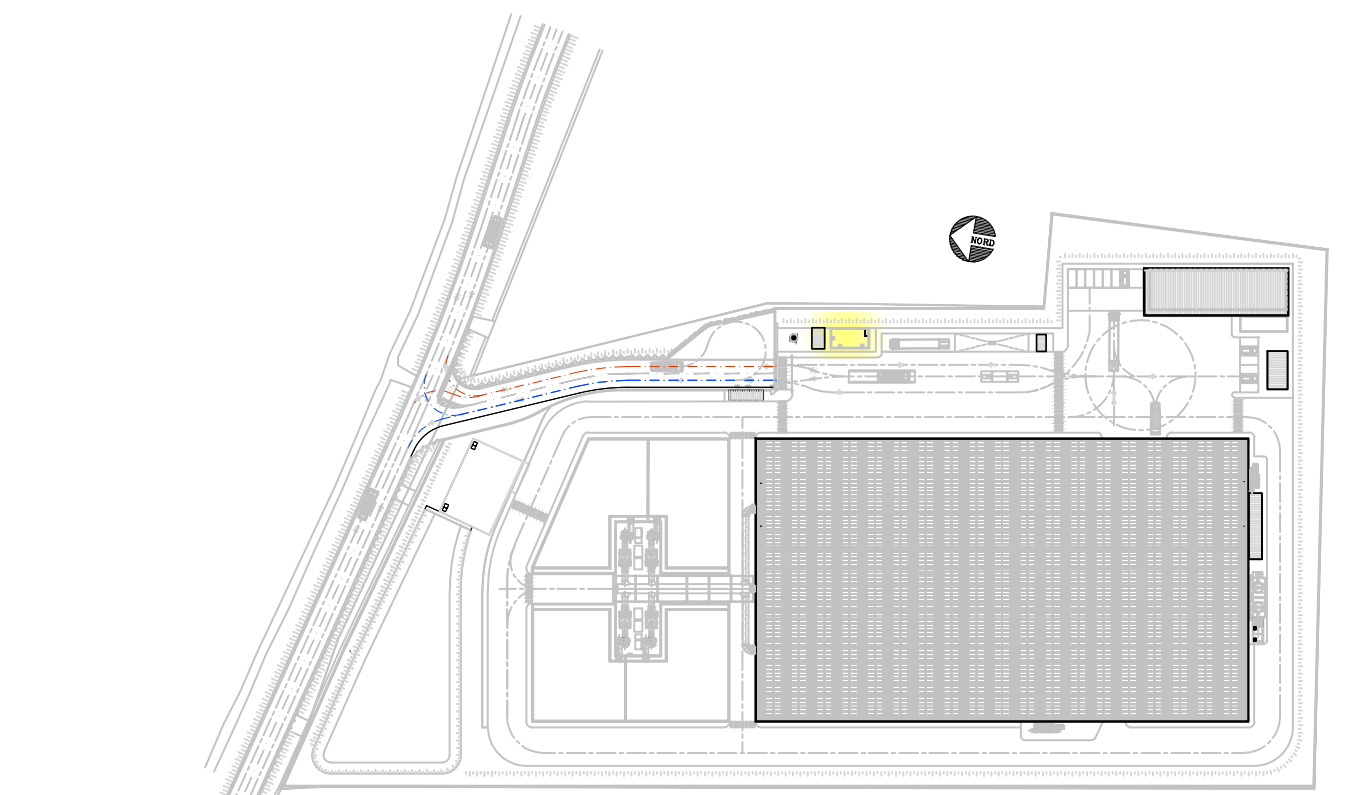

PLANIMETRIA DI RIFERIMENTO



REGIONE CAMPANIA
GIUNTA REGIONALE DELLA CAMPANIA
STRUTTURA DI MISSIONE PER LO SMALTIMENTO DEI RIFIUTI STOCCATI IN BALLE
IMPIANTO DI COMPOSTAGGIO DELLA FRAZIONE ORGANICA DA
RACCOLTA DIFFERENZIATA DA REALIZZARE PRESSO
IL COMUNE DI AFRAGOLA (NA) - LOC. SALICELLE

PROGETTO DI FATTIBILITA' TECNICA ED ECONOMICA - Ing. Antonio De Falco

ACCORDO QUADRO TRIENNALE PER L'AFFIDAMENTO DI SERVIZI DI INGEGNERIA
E ARCHITETTURA - LOTTO 1
POR FESR 2014-2020 - ASSE 6 - AZIONE 6.1.3. - PROC. N. 2597/A-SIA/18
CODICE CIG: 7332580C6D - CODICE CUP: B23G17013850006

PROGETTO DEFINITIVO

I - IMPIANTI

RISERVA IDRICA ANTINCENDIO/ACQUA SERVIZI
E LOCALE POMPE ANTINCENDIO
PIANTA - SEZIONE

1137	D	I	PX	1.2	0	1	DI	1	1:50	.DWG
COMMESSA	CODICE	ELABORATO	REV.	FOGLIO	SCALA	FORMATO				

RAGGRUPPAMENTO TEMPORANEO

CAPOGRUPPO MANDATARIA
ICARIA
Società di Ingegneria

MANDANTE
LOTTE
Ingegneria

MANDANTE
Quantica
Ingegneria S.r.l.

ICARIA srl
SOCIETÀ DI INGEGNERIA
Via La Spina, 6 - 00182 Roma
Cognome, 445 - 00182 Roma (To)
Tel. +39 0763 34 09 75, Fax +39 0763 34 12 61
www.icaria.it, info@icaria.it

Lotti Ingegneria Spa
Via del Fiume, n. 14 - 00186 - Roma
Tel. 06-32397322, fax. 0763-341251
C.F./P.IVA 00956841001
e-mail: lotti@lottiasociati.com
PEC: c.lotti@legalmail.it

Quantica Ingegneria S.r.l.
Piazza G. Bovio n°22 - 00134 Roma
Tel. 061-1877835, fax. 061-526222
C.F. 06245051214 P.IVA 05245051214
e-mail: segreteria@quanticaing.it
PEC: quantica@arubape.it

0	MARZO 2021	EMISSIONE	IF	AS	GV	VR
REVISIONE	DATA	OGGETTO	REDATTO	VERIFICATO	APPROVATO	AUTORIZZATO

E' vietata ai sensi di legge la divulgazione e la riproduzione del presente disegno senza la preventiva autorizzazione