


NCIPALE
NTO

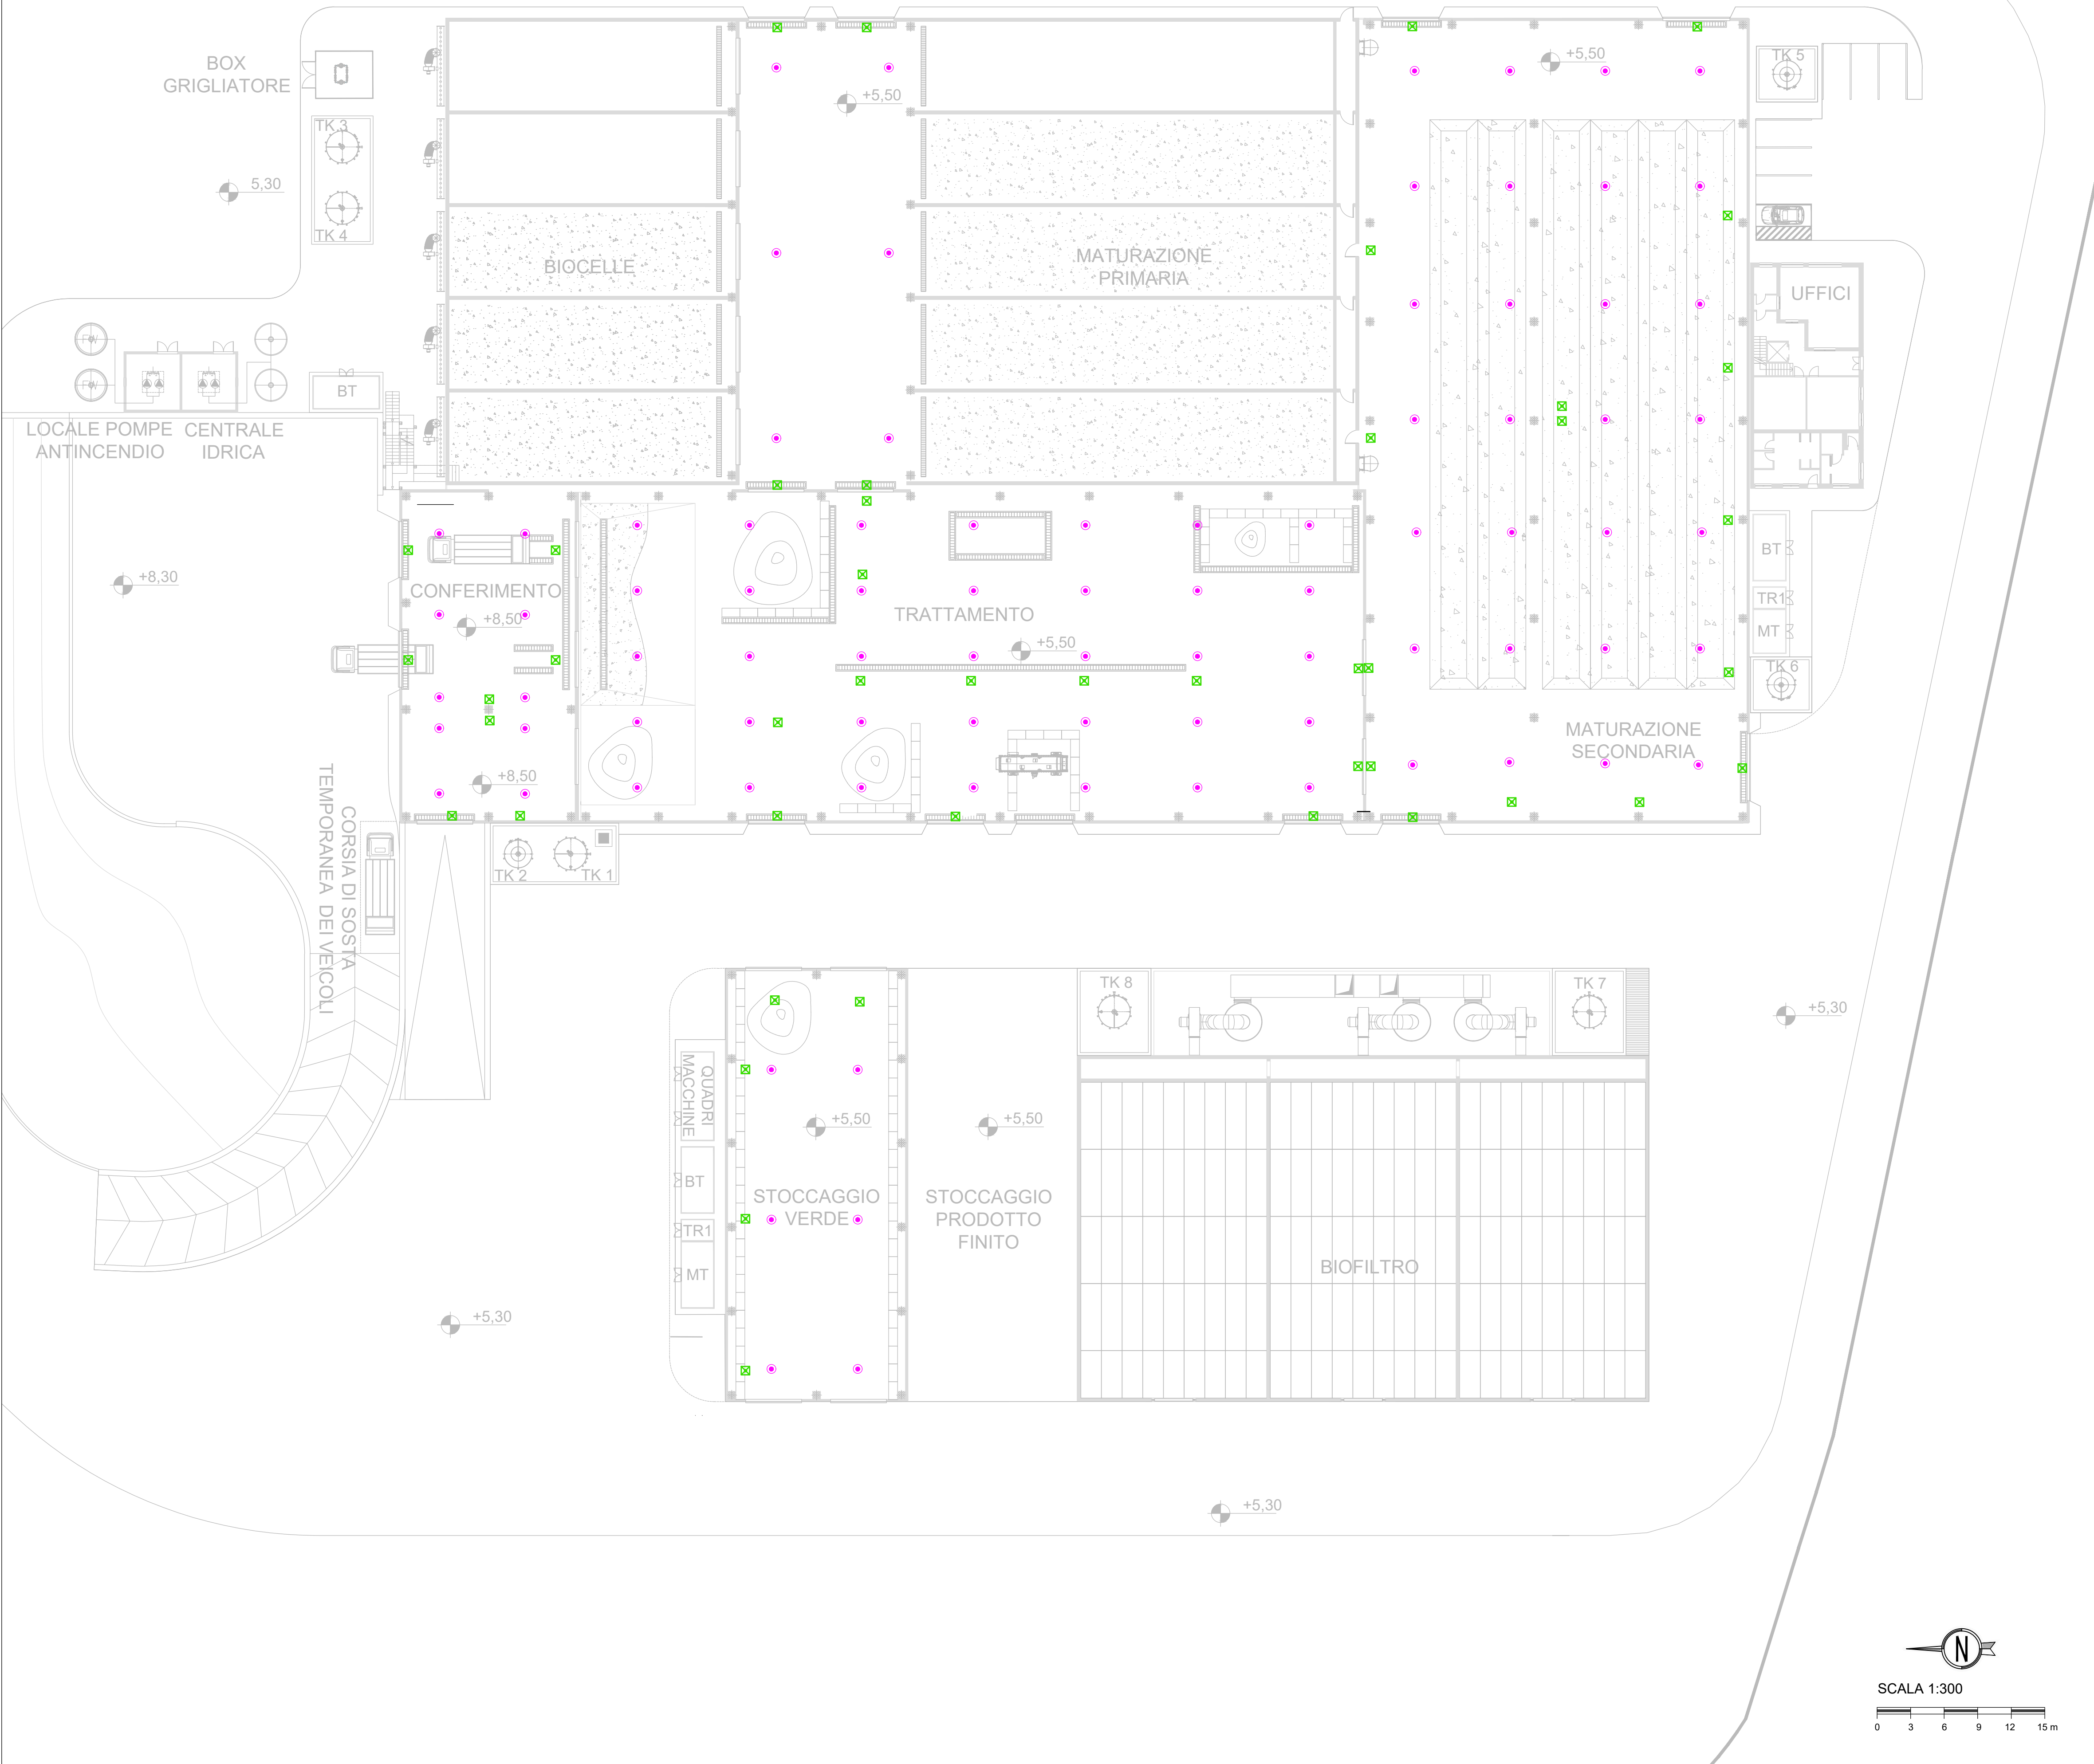

LEGENDA	
	CORPO ILLUMINANTE LED 270W INSTALLATO A PLAFONE
	PLAFONIERA DI EMERGENZA LED AUTONOMIA 1h

SIMULAZIONE ILLUMINOTECNICA - COLORI SFALSA TI



REGIONE CAMPANIA
Struttura di Missione Ecoballe UOD 01

Accordo Quadro triennale per l'affidamento di servizi di ingegneria e architettura - Lotto 2: Prov. (CE)
CIG: 73541547DC CUP: B93G17007480006

RAGGRUPPAMENTO TEMPORANEO DI PROGETTISTI:



Capogruppo Mandataria



Mandante



Mandante

Progettazione definitiva per la realizzazione dell'impianto per il
trattamento della frazione organica in Casal di Principe (CE)

CAPO PROGETTO:
Dott. Ing. Rocco Martello

RESPONSABILE DELL' INTEGRAZIONE DELLE
PRESTAZIONI SPECIALISTICHE:
Dott. Ing. Simone Venturini

RESPONSABILE UNICO DEL
PROCEDIMENTO:
Ing. Liliana Monaco

TITOLO ELABORATO:
IMPIANTI
ELABORATI DESCRITTIVI GENERALI
IMPIANTO ELETTRICO - PLANIMETRIA IMPIANTO
DI ILLUMINAZIONE INTERNA

ELABORATO N°:
IM-D-011-02

SCALA :
1:300

NOME FILE :
II091P-CP-PD-IM-D-011-02.dwg

REVISIONE	N.	DATA	DESCRIZIONE	REDATTO	CONTROLLATO	APPROVATO
	0	Settembre 2019	PRIMA EMISSIONE	G. CANGEMI	R. MARTELLO	S. VENTURINI
	1	Dicembre 2019	SECONDA EMISSIONE	G. CANGEMI	R. MARTELLO	S. VENTURINI
	2	Aprile 2020	TERZA EMISSIONE	G. CANGEMI	R. MARTELLO	S. VENTURINI
	3					
	4					

A TERMINI DI LEGGE CI RISERVIAMO LA PROPRIETA' DI QUESTO ELABORATO CON DIVIETO DI RIPRODURLO RENDENDOLO NOTO A TERZI ANCHE PARZIALMENTE SENZA NOSTRA AUTORIZZAZIONE