



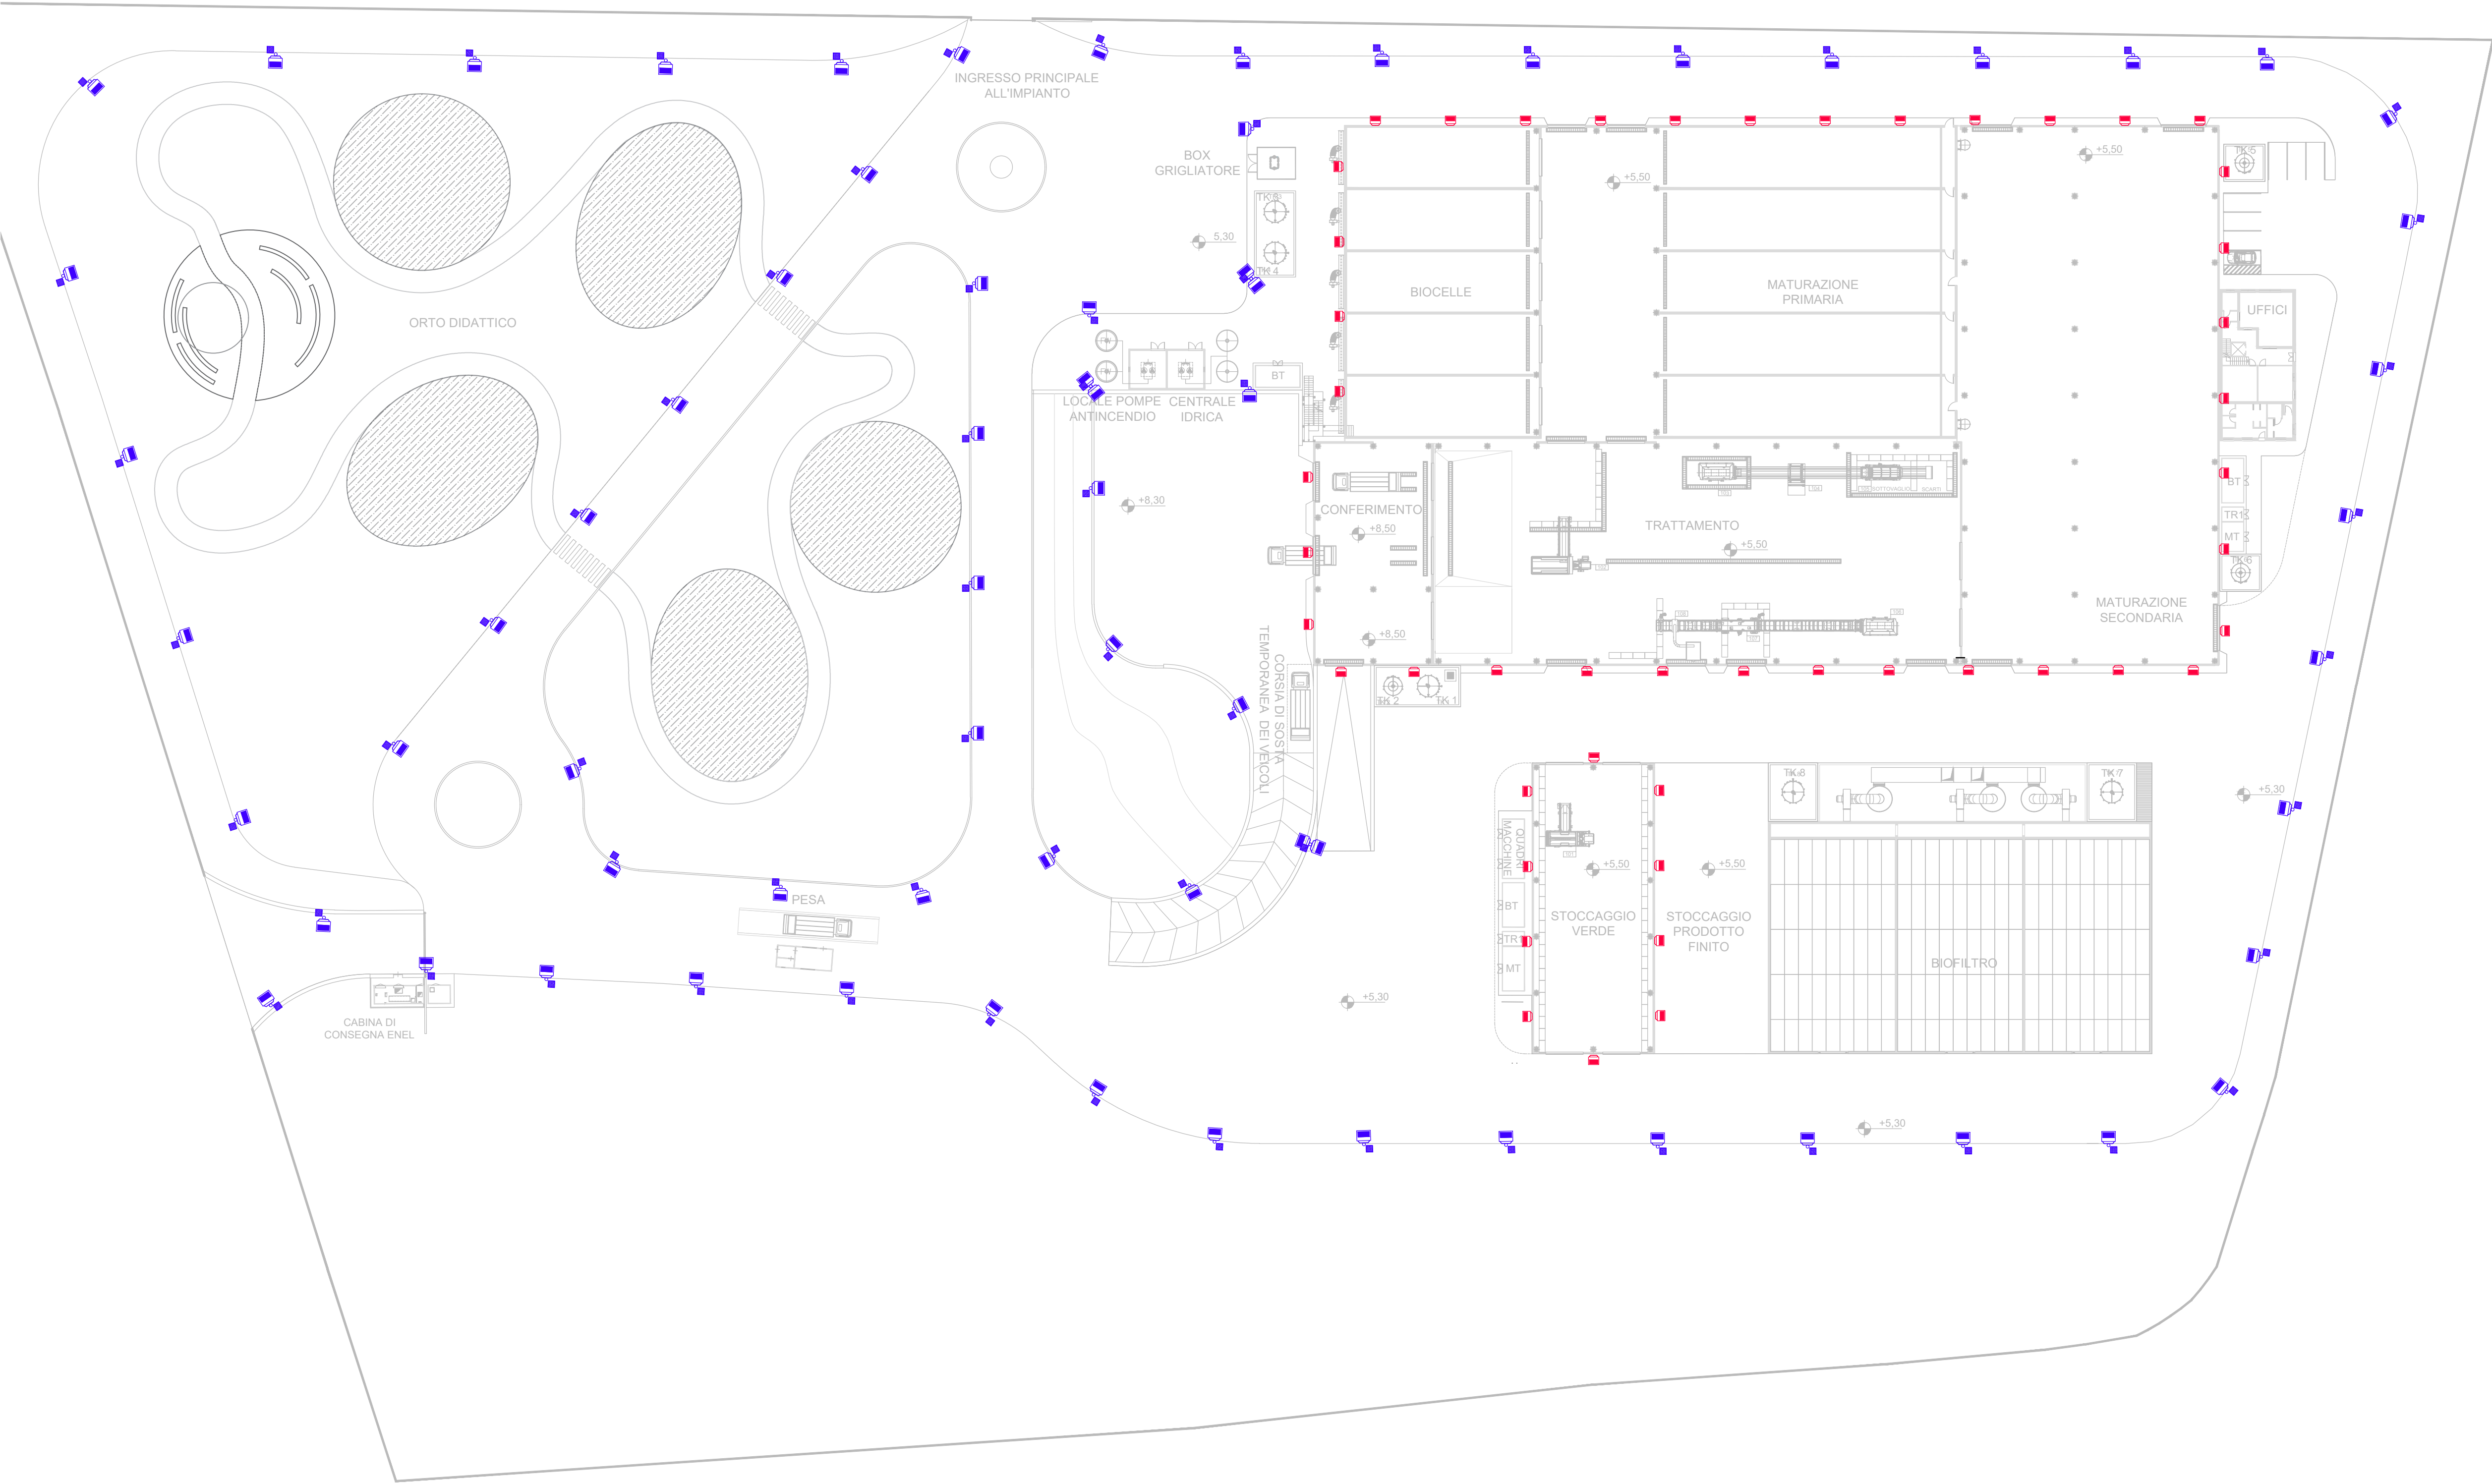

LEGENDA		
	PROIETTORE LED 231W SU PALO DA 8,00m	
	PROIETTORE LED 310W	

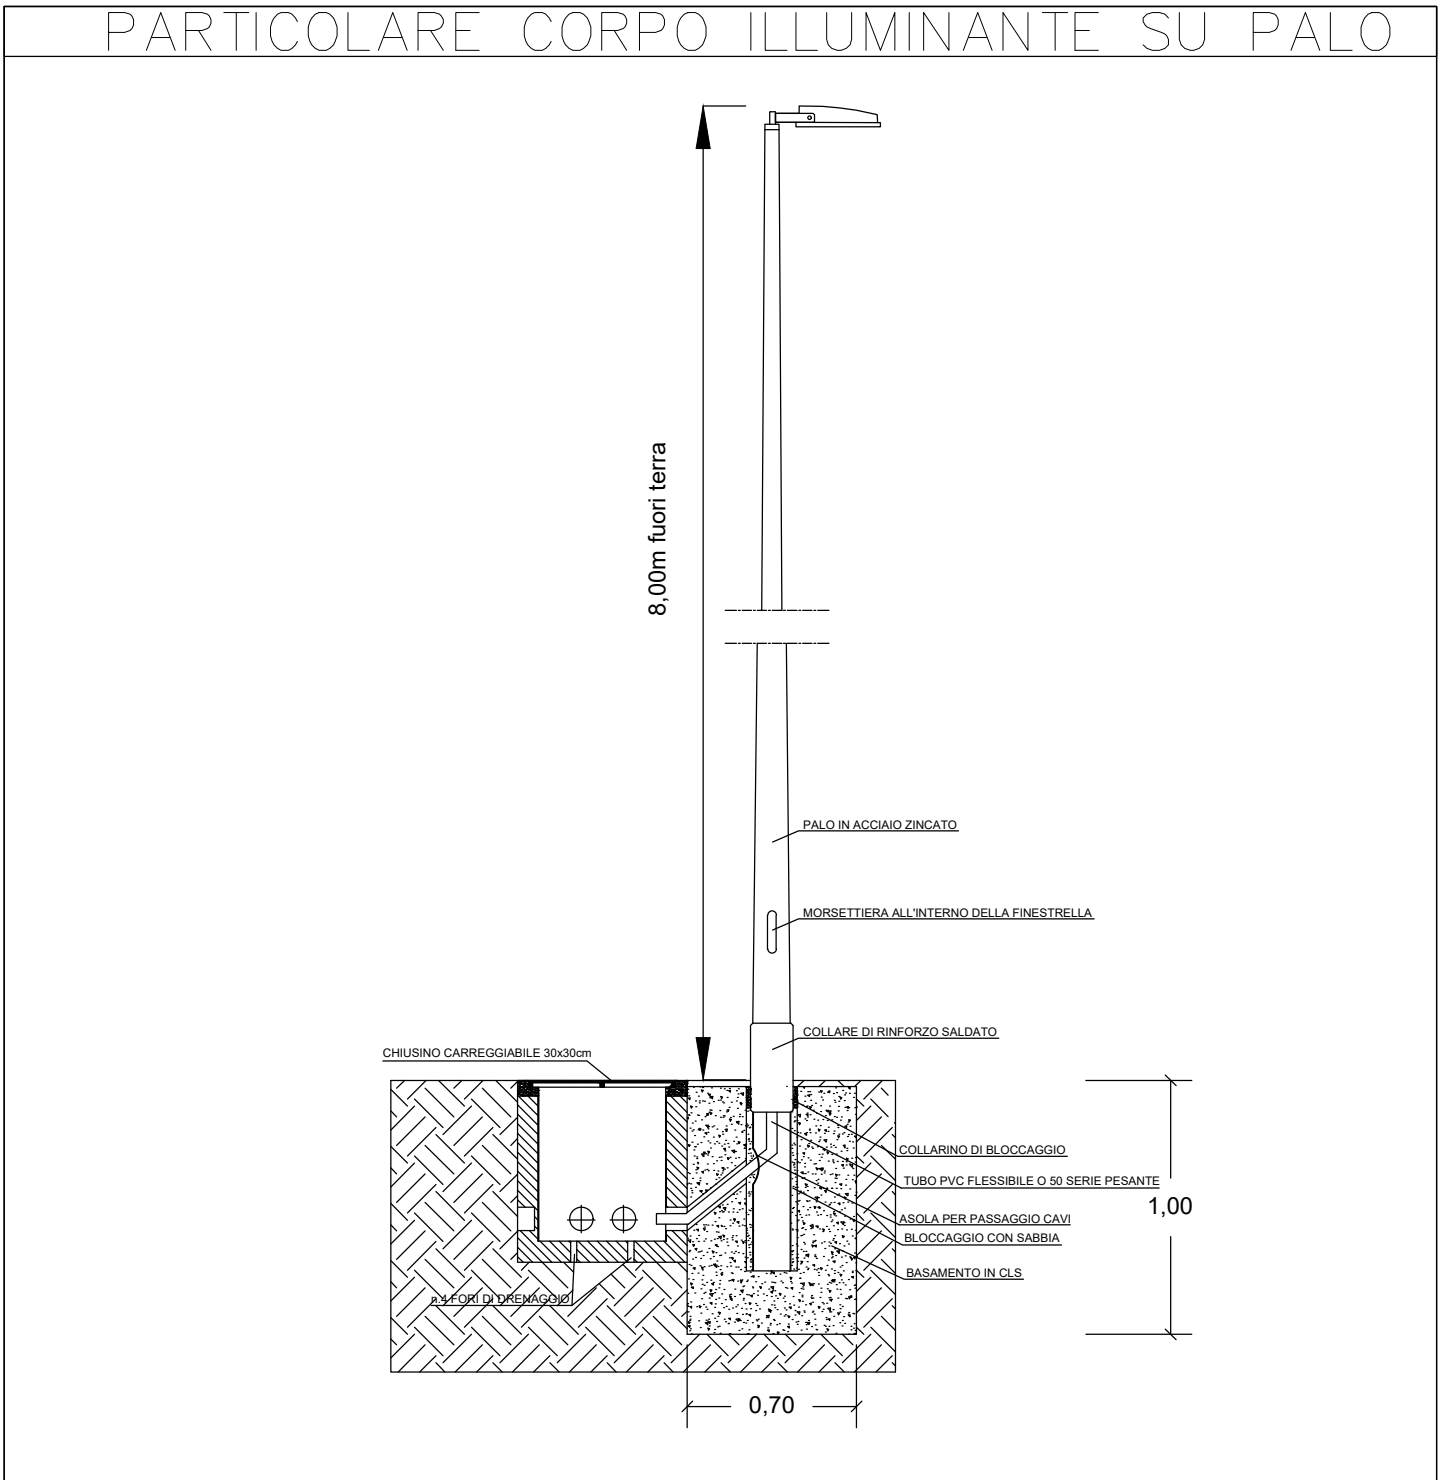

REGIONE CAMPANIA
Struttura di Missione Ecoballe UOD 01

Accordo Quadro triennale per l'affidamento di servizi di ingegneria e architettura - Lotto 2: Prov. (CE)
CIG: 73541547DC CUP: B93G17007480006

RAGGRUPPAMENTO TEMPORANEO DI PROGETTISTI:


Capogruppo Mandataria


Mandante


Mandante

Progettazione definitiva per la realizzazione dell'impianto per il trattamento della frazione organica in Casal di Principe (CE)


CAPO PROGETTO:
Dott. Ing. Rocco Martello

RESPONSABILE DELL' INTEGRAZIONE DELLE PRESTAZIONI SPECIALISTICHE:
Dott. Ing. Simone Venturini

RESPONSABILE UNICO DEL PROCEDIMENTO:
Ing. Liliana Monaco





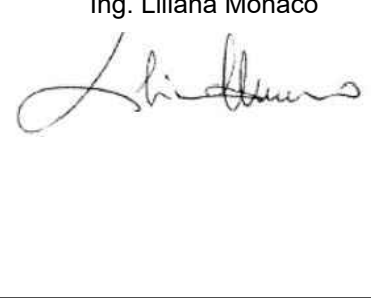

TITOLO ELABORATO: IMPIANTI ELABORATI DESCRITTIVI GENERALI IMPIANTO ELETTRICO - PLANIMETRIA IMPIANTO DI ILLUMINAZIONE ESTERNA		ELABORATO N°: IM-D-012-02
--	--	----------------------------------

SCALA : 1:500	NOME FILE : I081P-CP-PM-IM-D-012-02.dwg
------------------	--

REVISIONE	N	DATA	DESCRIZIONE	REDATTO	CONTROLLATO	APPROVATO
	0	Settembre 2019	PRIMA EMISSIONE	G. CANGEMI	R. MARTELLO	S. VENTURINI
	1	Dicembre 2019	SECONDA EMISSIONE	G. CANGEMI	R. MARTELLO	S. VENTURINI
	2	Aprile 2020	TERZA EMISSIONE	G. CANGEMI	R. MARTELLO	S. VENTURINI
	3					
	4					


A TERMINE DI LEGGE CI RISERVAMO LA PROPRIETA' DI QUESTO ELABORATO CON DIVIETO DI RIPRODURLO RENDENDOLO NOTO A TERZI ANCHE PARZIALMENTE SENZA NOSTRA AUTORIZZAZIONE

VISTA DALL'ALTO

RENDER ILLUMINOTECNICO



SIMULAZIONE ILLUMINOTECNICA - COLORI SFALSATI


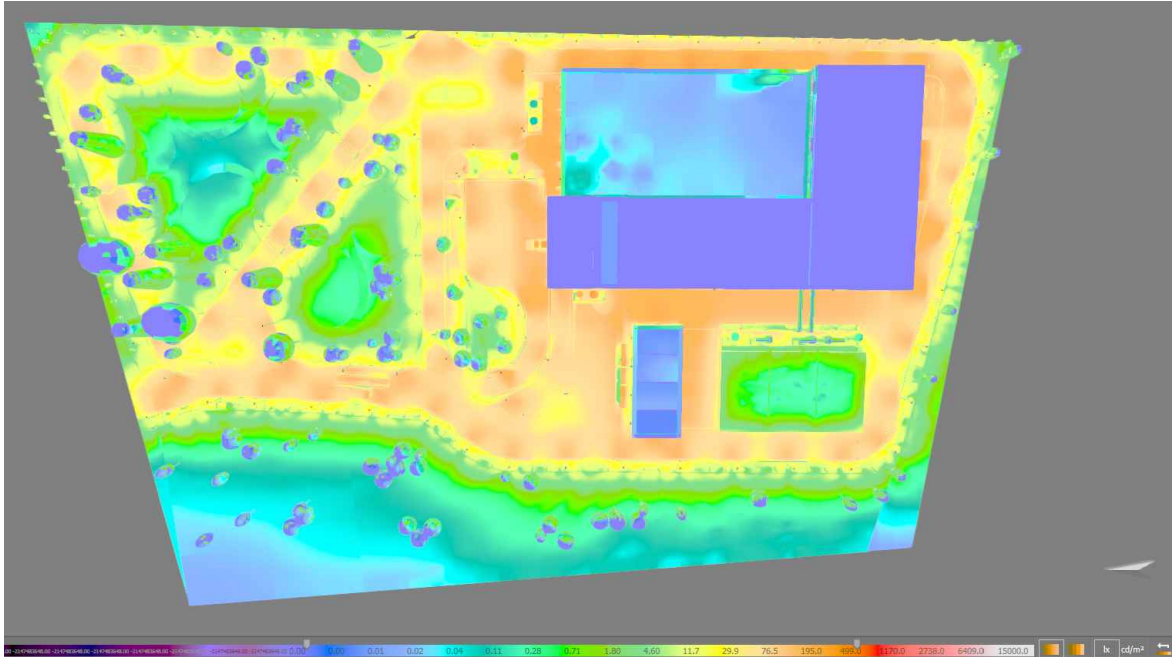


VISTA LATO NORD - INGRESSO

RENDER ILLUMINOTECNICO



 SIMULAZIONE ILLUMINOTECNICA - COLORI SFALSATI

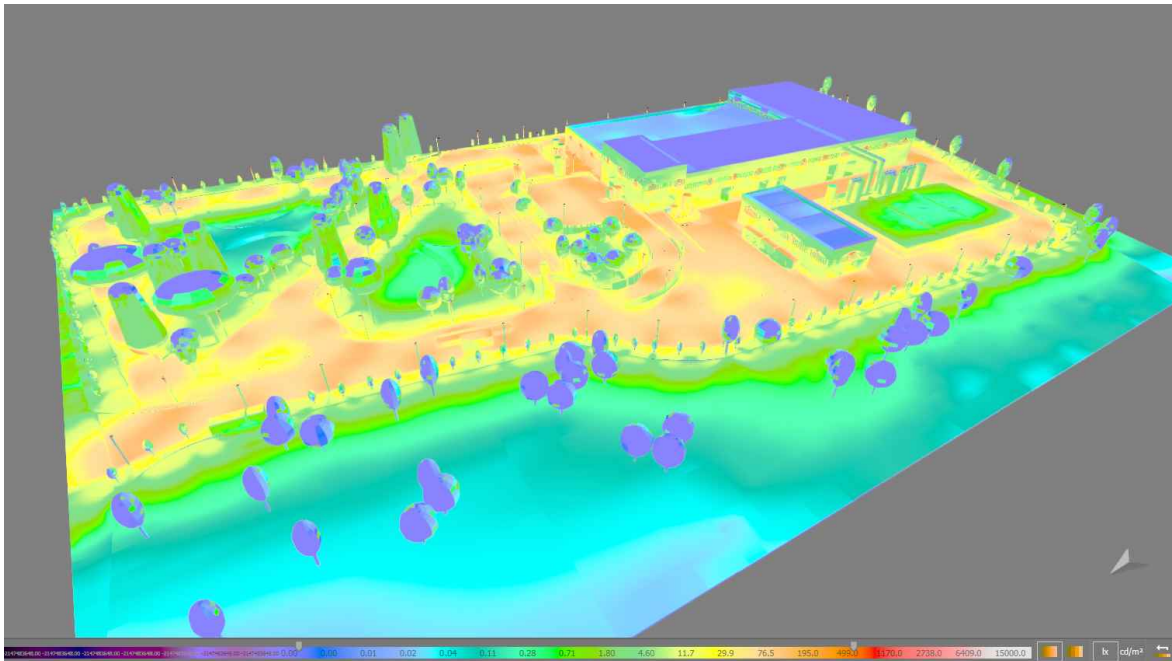

SCALA 1:500

