
 


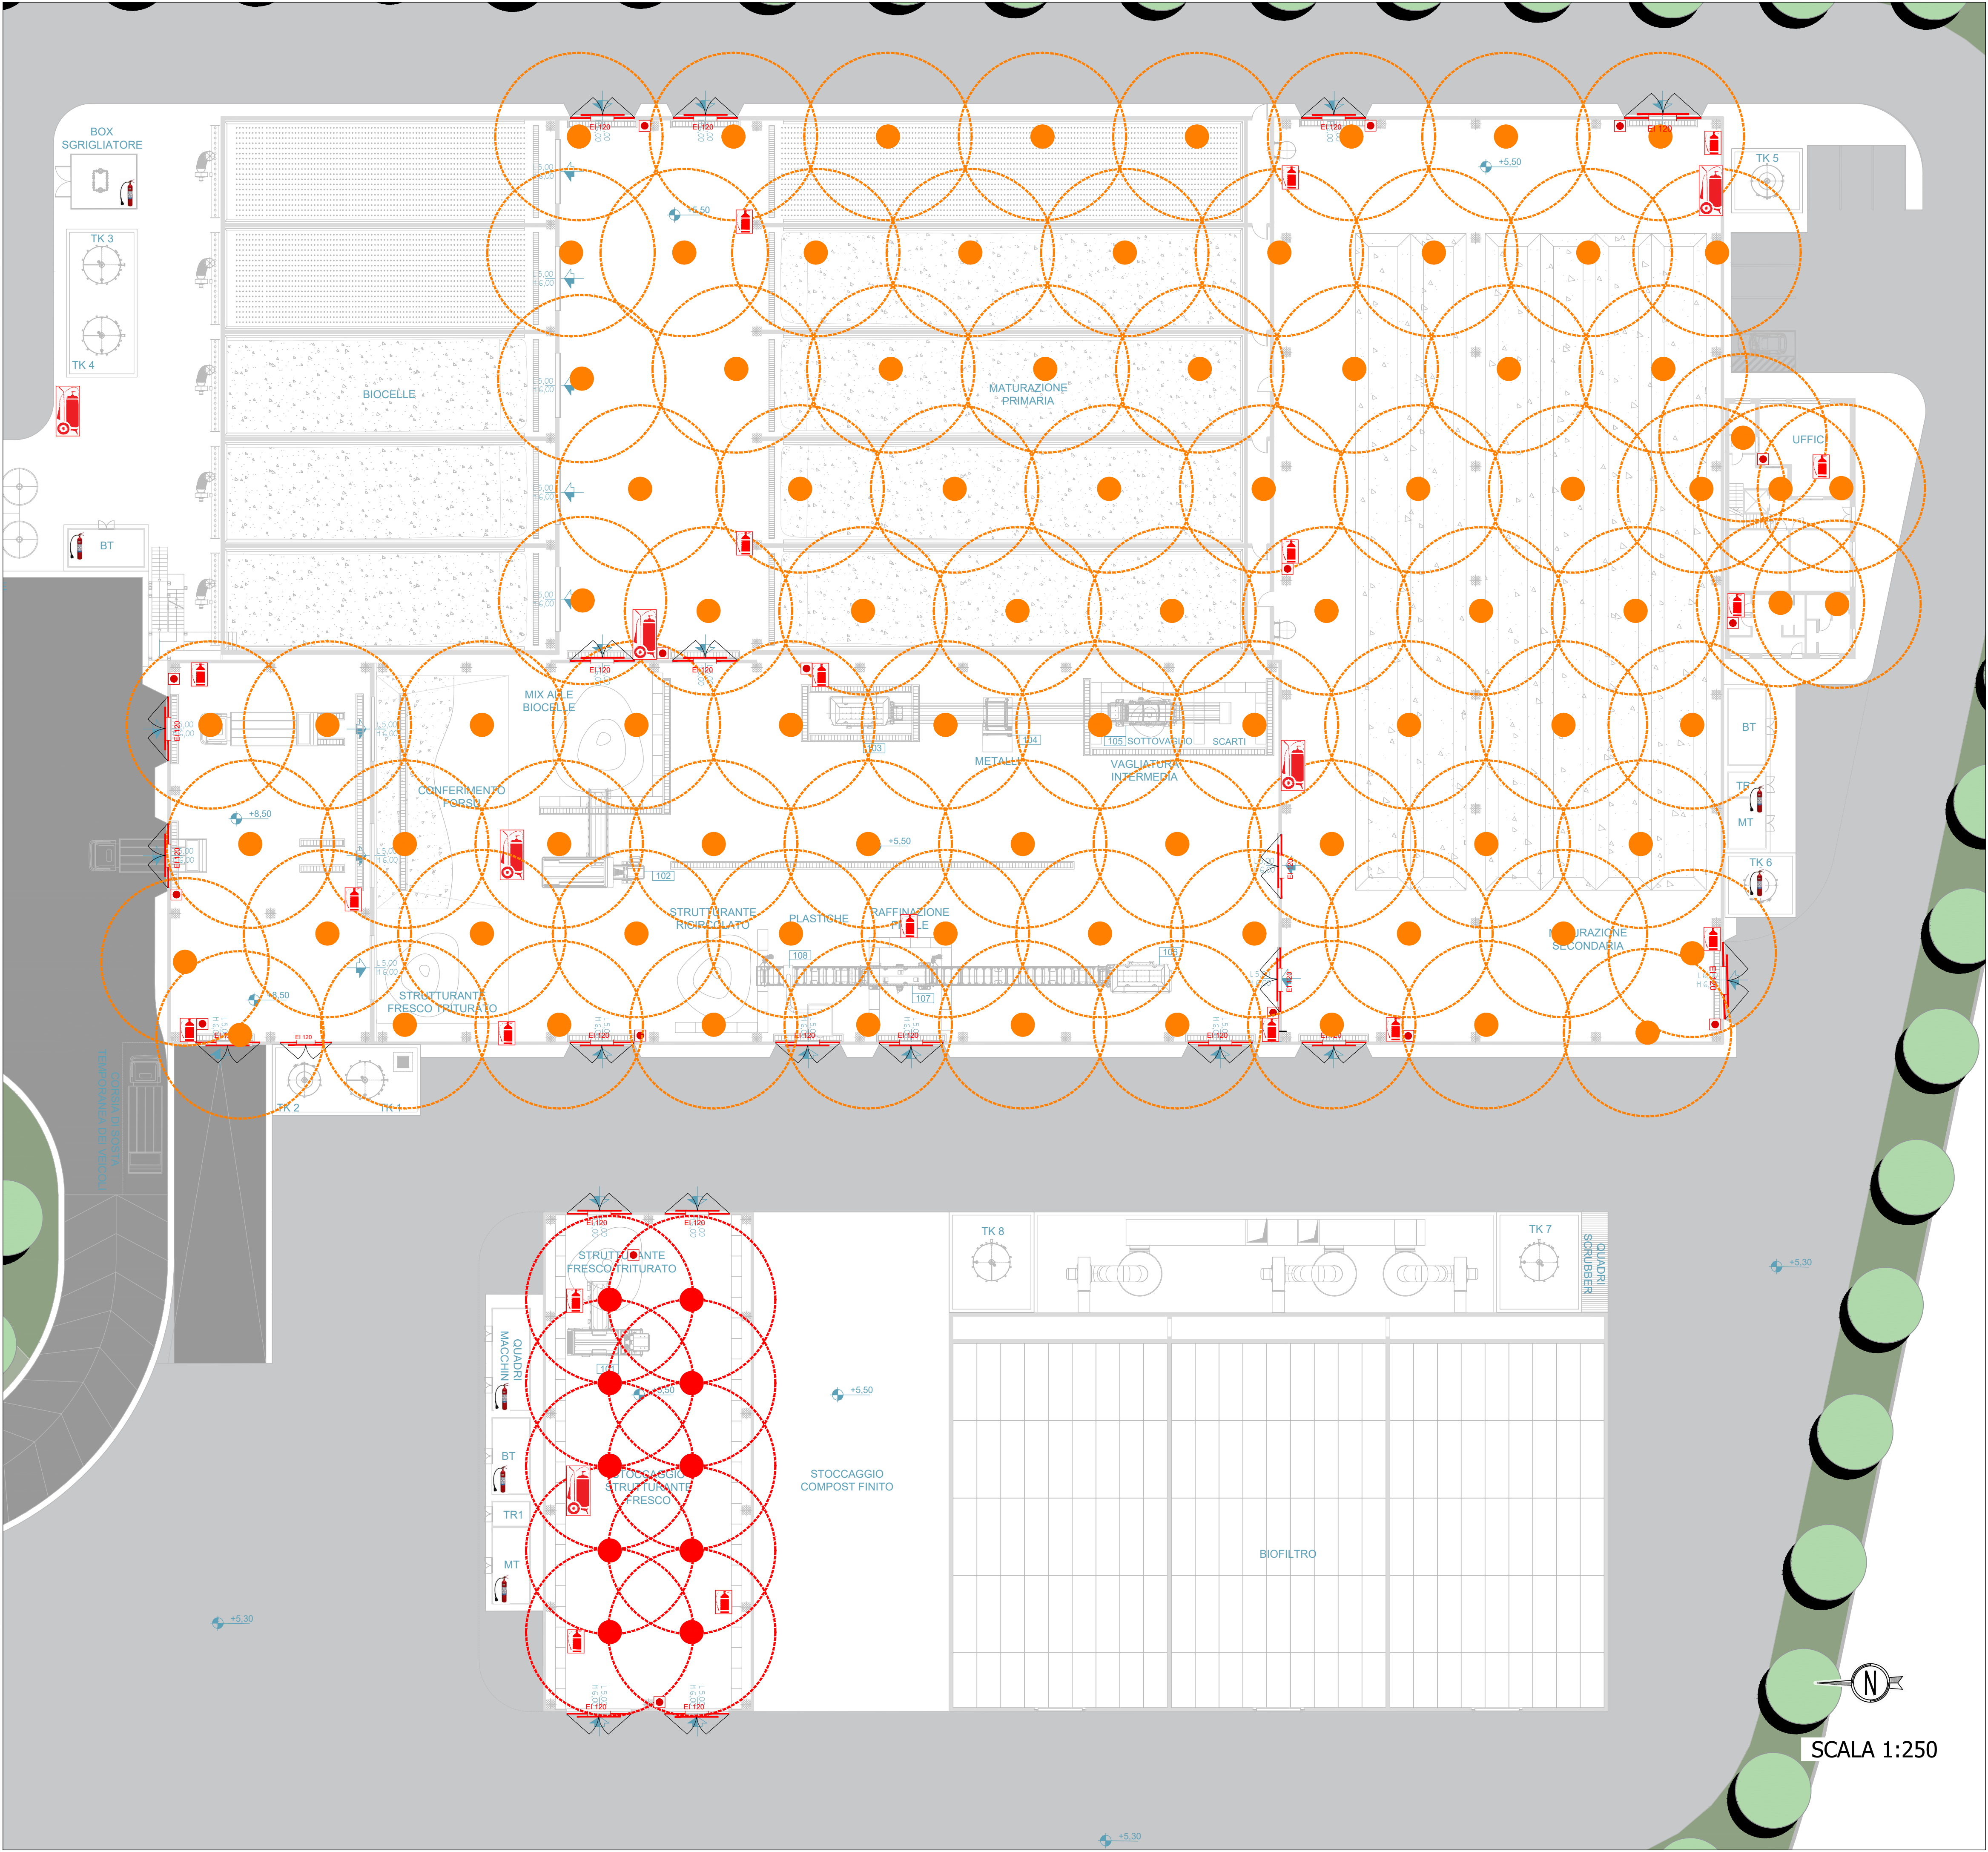

LEGENDA PRESIDI ANTINCENDIO

-  ESTINTORI PORTATILI
CO2 5 KG FUOCHI DI CLASSE B
-  ESTINTORI PORTATILI
A POLVERE 6 KG CLASSE 34A /23B-C
-  ESTINTORI CARRELLATI
A POLVERE 50 KG CLASSE A-B1-C
-  PORTA RESISTENTE AL FUOCO PER 120 MINUTI
EI 120
-  PULSANTE MANUALE DI ALLARME
-  RILEVATORE PUNTUALE DI FUMO
(RAGGIO DI RILEVAZIONE R=6.50 m)
-  RILEVATORE PUNTUALE DI CALORE
(RAGGIO DI RILEVAZIONE R=6.50 m)



REGIONE CAMPANIA
Struttura di Missione Ecoballe UOD 01

Accordo Quadro triennale per l'affidamento di servizi di ingegneria e architettura - Lotto 2: Prov. (CE)
CIG: 73541547DC CUP: B93G17007480006

RAGGRUPPAMENTO TEMPORANEO DI PROGETTISTI:



Capogruppo Mandataria



Mandante




Mandante

Progettazione definitiva per la realizzazione dell'impianto per il
trattamento della frazione organica in Casal di Principe (CE)

CAPO PROGETTO:
Dott. Ing. Rocco Martello

RESPONSABILE DELL' INTEGRAZIONE DELLE
PRESTAZIONI SPECIALISTICHE:
Dott. Ing. Simone Venturini

RESPONSABILE UNICO DEL
PROCEDIMENTO:
Dott.ssa Ing. Liliana Monaco

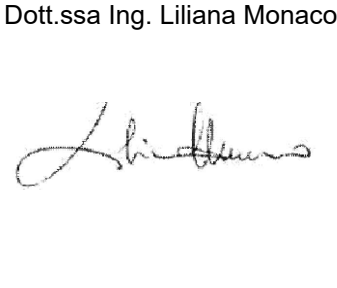

TITOLO ELABORATO:
IMPIANTI
ELABORATI GRAFICI
PLANIMETRIA PRESIDI ANTINCENDIO

ELABORATO N°:
IM-D-030-02

SCALA :
1:250

NOME FILE :
II091P-CP-PD-IM-D-030-02.dwg

REVISIONE	N.	DATA	DESCRIZIONE	REDATTO	CONTROLLATO	APPROVATO
0	Settembre 2019	Prima emissione		R. IORIO	R. MARTELLO	S. VENTURINI
1	Dicembre 2019	Seconda emissione		R. IORIO	R. MARTELLO	S. VENTURINI
2	Aprile 2020	Terza emissione		R. IORIO	R. MARTELLO	S. VENTURINI
3						
4						

A TERMINE DI LEGGE CI RISERVIAMO LA PROPRIETA' DI QUESTO ELABORATO CON DIVIETO DI RIPRODURLO RENDENDOLO NOTO A TERZI ANCHE PARZIALMENTE SENZA NOSTRA AUTORIZZAZIONE