




LEGENDA

SPRINKLER - RAGGIO D'AZIONE 3.50 m

CONDOTTA IN ACCIAIO ZINCATO 1/2"

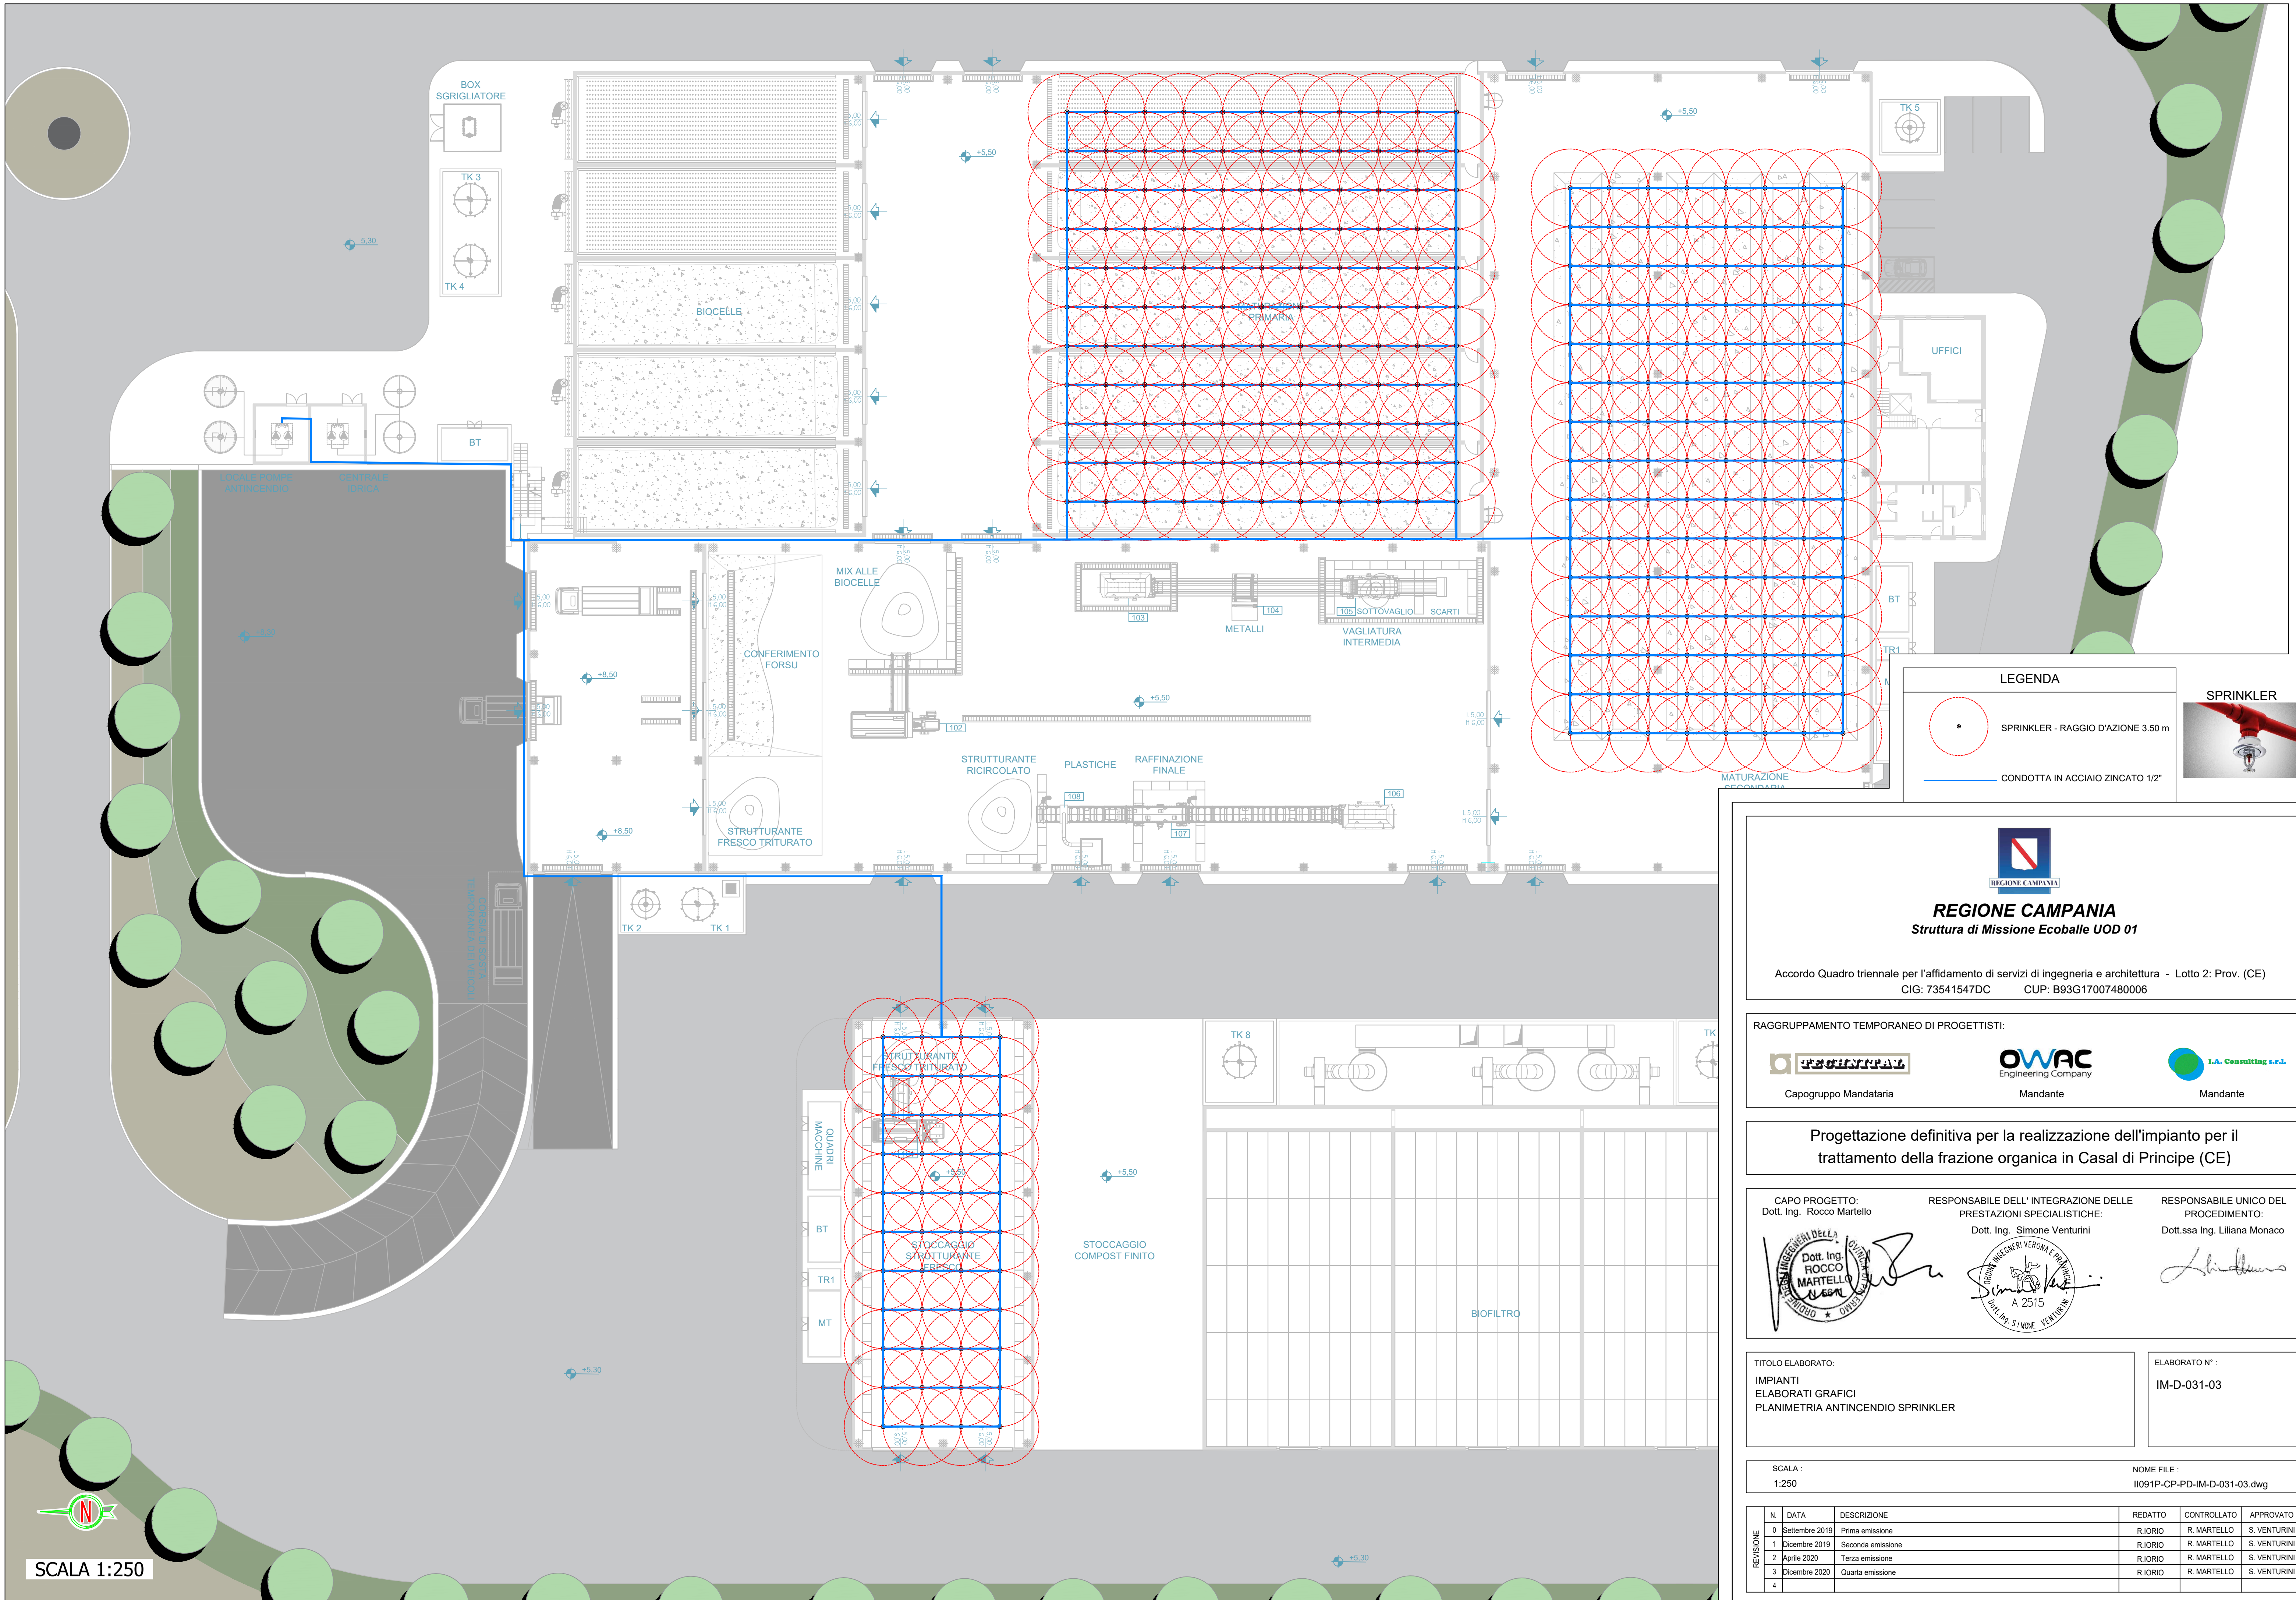

REGIONE CAMPANIA
Struttura di Missione Ecoballe UOD 01

Accordo Quadro triennale per l'affidamento di servizi di ingegneria e architettura - Lotto 2: Prov. (CE)
CIG: 73541547DC CUP: B93G17007480006

RAGGRUPPAMENTO TEMPORANEO DI PROGETTISTI:

Capogruppo Mandataria

Mandante

Mandante

Progettazione definitiva per la realizzazione dell'impianto per il trattamento della frazione organica in Casal di Principe (CE)

CAPO PROGETTO:
Dott. Ing. Rocco Martello

RESPONSABILE DELL' INTEGRAZIONE DELLE PRESTAZIONI SPECIALISTICHE:
Dott. Ing. Simone Venturini

RESPONSABILE UNICO DEL PROCEDIMENTO:
Dott.ssa Ing. Liliana Monaco

TITOLO ELABORATO:
IMPIANTI
ELABORATI GRAFICI
PLANIMETRIA ANTINCENDIO SPRINKLER

ELABORATO N°:
IM-D-031-03

SCALA :
1:250

NOME FILE :
I1091P-CP-PD-IM-D-031-03.dwg

REVISIONE	N.	DATA	DESCRIZIONE	REDATTO	CONTROLLATO	APPROVATO
	0	Settembre 2019	Prima emissione	R. IORIO	R. MARTELLO	S. VENTURINI
	1	Dicembre 2019	Seconda emissione	R. IORIO	R. MARTELLO	S. VENTURINI
	2	Aprile 2020	Terza emissione	R. IORIO	R. MARTELLO	S. VENTURINI
	3	Dicembre 2020	Quarta emissione	R. IORIO	R. MARTELLO	S. VENTURINI
4						

A TERMINE DI LEGGE CI RISERVIAMO LA PROPRIETA' DI QUESTO ELABORATO CON DIVIETO DI RIPRODURLO RENDENDOLO NOTO A TERZI ANCHE PARZIALMENTE SENZA NOSTRA AUTORIZZAZIONE.