



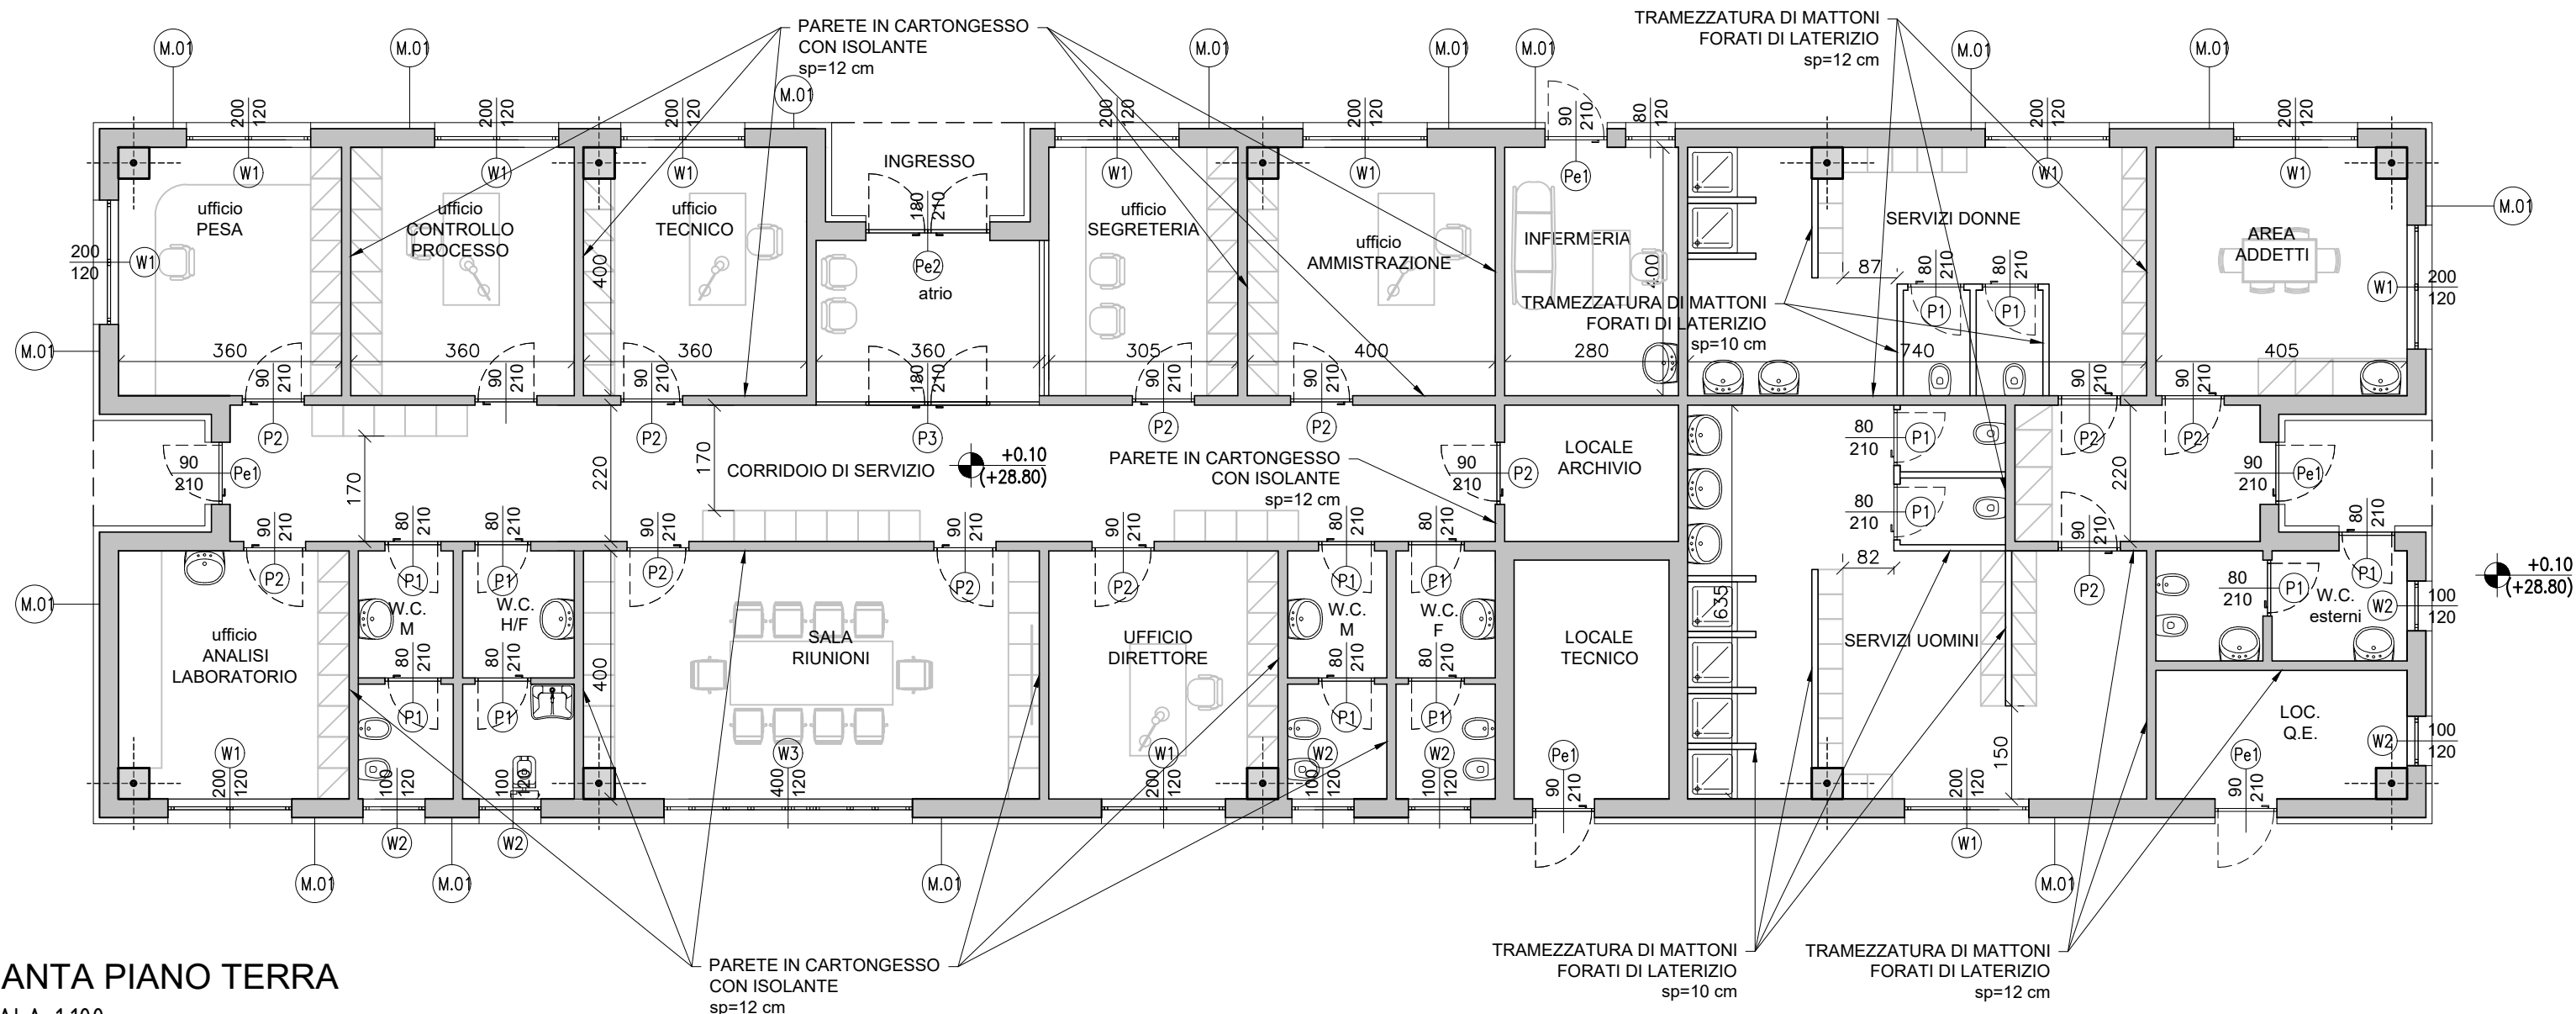

PIANTA PIANO TERRA
SCALA 1:100

LEGENDA


- P1 INFISSO INTERNO – PORTA 1 ANTA IN ALLUMINIO DIM. 80x210 cm
- P2 INFISSO INTERNO – PORTA A 1 ANTA IN ALLUMINIO DIM. 90x210 cm
- P3 INFISSO INTERNO – PORTA-FINESTRA IN ALLUMINIO A 4 ANTE, DUE FISSE E DUE APRIBILI A BATTENTE E VETRO
- Pe1 INFISSO ESTERNO – PORTA A 1 ANTA IN ALLUMINIO E VETRO TERMICO
- Pe2 INFISSO ESTERNO – PORTA-FINESTRA A 2 ANTE IN ALLUMINIO E VETRO TERMICO
- W1 INFISSO ESTERNO – FINESTRA IN ALLUMINIO E VETRO TERMICO A DUE ANTE APRIBILI A BATTENTE $R_w > 41dB$
- W2 INFISSO ESTERNO – FINESTRA IN ALLUMINIO E VETRO TERMICO AD UN'ANTA APRIBILE A BATTENTE $R_w > 41dB$
- W3 INFISSO ESTERNO – FINESTRA IN ALLUMINIO E VETRO TERMICO A 2 ANTE APRIBILI A BATTENTE E 2 ANTE FISSE $R_w > 41dB$

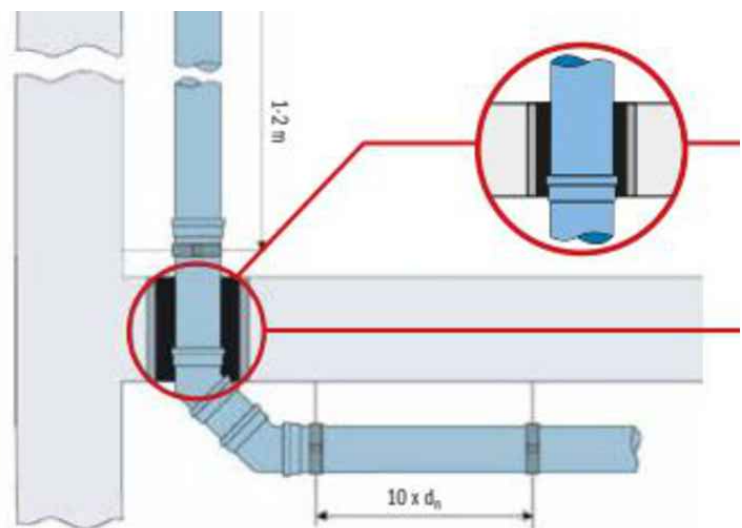

Tipico particolare passaggio scarichi

- Utilizzo di tubazione in PP insonorizzato
- Inserimento di calza fonoassorbente fissata tramite cemento o altro materiale da costruzione per scollegare la tubazione dai punti fissi.
- Curva base colonna: La realizzazione della curva base colonna evita il cambio di direzione repentino dell'acqua, fonte di rumore nelle tubazioni.


Questa si compone con: curva 45° segmento di L = 250 mm curva 45°

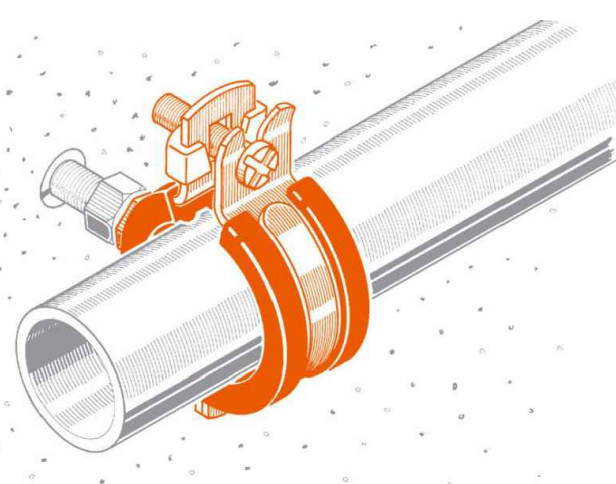

Tipico particolare fissaggio tubazioni alle strutture

- Utilizzo di collari con interposto elemento insonorizzante

N.B: MAGGIORI DETTAGLI SARANNO OGGETTO DELLA PROGETTAZIONE ESECUTIVA

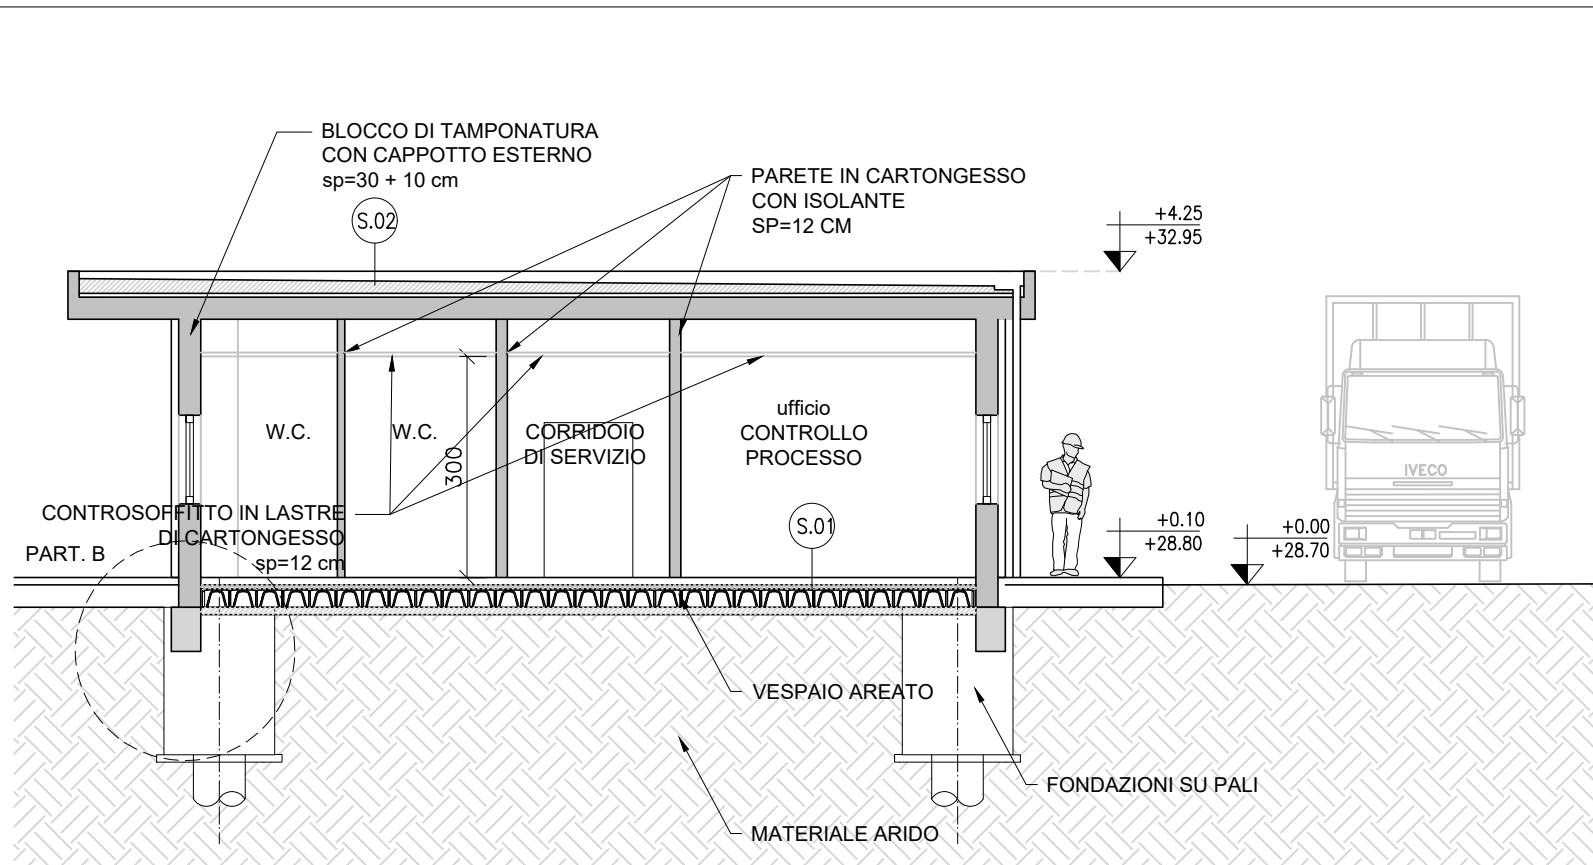

SEZIONE B-B
SCALA 1:100



REGIONE CAMPANIA
GIUNTA REGIONALE DELLA CAMPANIA
STRUTTURA DI MISSIONE PER LO SMALTIMENTO DEI RIFIUTI STOCCATI IN BALLE

IMPIANTO DI COMPOSTAGGIO DELLA FRAZIONE ORGANICA DA
RACCOLTA DIFFERENZIATA DA REALIZZARE PRESSO
MARIGLIANO (NA)

ACCORDO QUADRO TRIENNALE PER L'AFFIDAMENTO DI SERVIZI DI INGEGNERIA
E ARCHITETTURA - LOTTO 1
POR FESR 2014-2020 - ASSE 6 - AZIONE 6.1.3 - PROC. N. 2597/A-SIA/18
CODICE CIG: 7332580C6D - CODICE CUP: B23G17013850006

PROGETTO DEFINITIVO

A – ARCHITETTONICO

EDIFICIO UFFICI E SERVIZI ADDETTI
PROGETTO ISOLAMENTO ACUSTICO EDIFICIO UFFICI/SERVIZI D.P.C.M.
05/12/1997 – ALLEGATO – PIANTE-SEZIONE-PARTICOLARI

1097	D	A	PT	130	0	11	DI	11	1:100	.DWG
COMMESSA	CODICE	ELABORATO	REV.	FOGLIO	SCALA	FORMATO				

RAGGRUPPAMENTO TEMPORANEO			MANDANTE			IL RESPONSABILE DEL PROCEDIMENTO		
CAPOGRUPPO MANDATARIA			MANDANTE			Arch. Alessandro Scialoja		
ICARIA s.r.l.			ICARIA s.r.l.					
Società di Ingegneria			Società di Ingegneria					
ICARIA srl			ICARIA s.r.l.					
SOCIETÀ DI INGEGNERIA			SOCIETÀ DI INGEGNERIA					
Via del Fiume, n. 14 - 00186 - Roma			Via del Fiume, n. 14 - 00186 - Roma					
Tel. 06-3297322 - Fax 06-3297321			Tel. 06-3297322 - Fax 06-3297321					
C.F. 025800572			C.F. 025800572					
e-mail: segreteria@icaria.it			e-mail: segreteria@icaria.it					
PEC: quagada@icaria.it			PEC: quagada@icaria.it					

0	FEBBRAIO 2022	VALIDAZIONE PROGETTO DEFINITIVO	DP	AS	GV	VR
REVISIONE	DATA	OGGETTO	REDAITTO	VERIFICATO	APPROVATO	AUTORIZZATO

E' vietata ai sensi di legge la divulgazione e la riproduzione del presente disegno senza la preventiva autorizzazione