




LOCALE RICEZIONE ENEL
LAY - OUT
SCALA 1:20

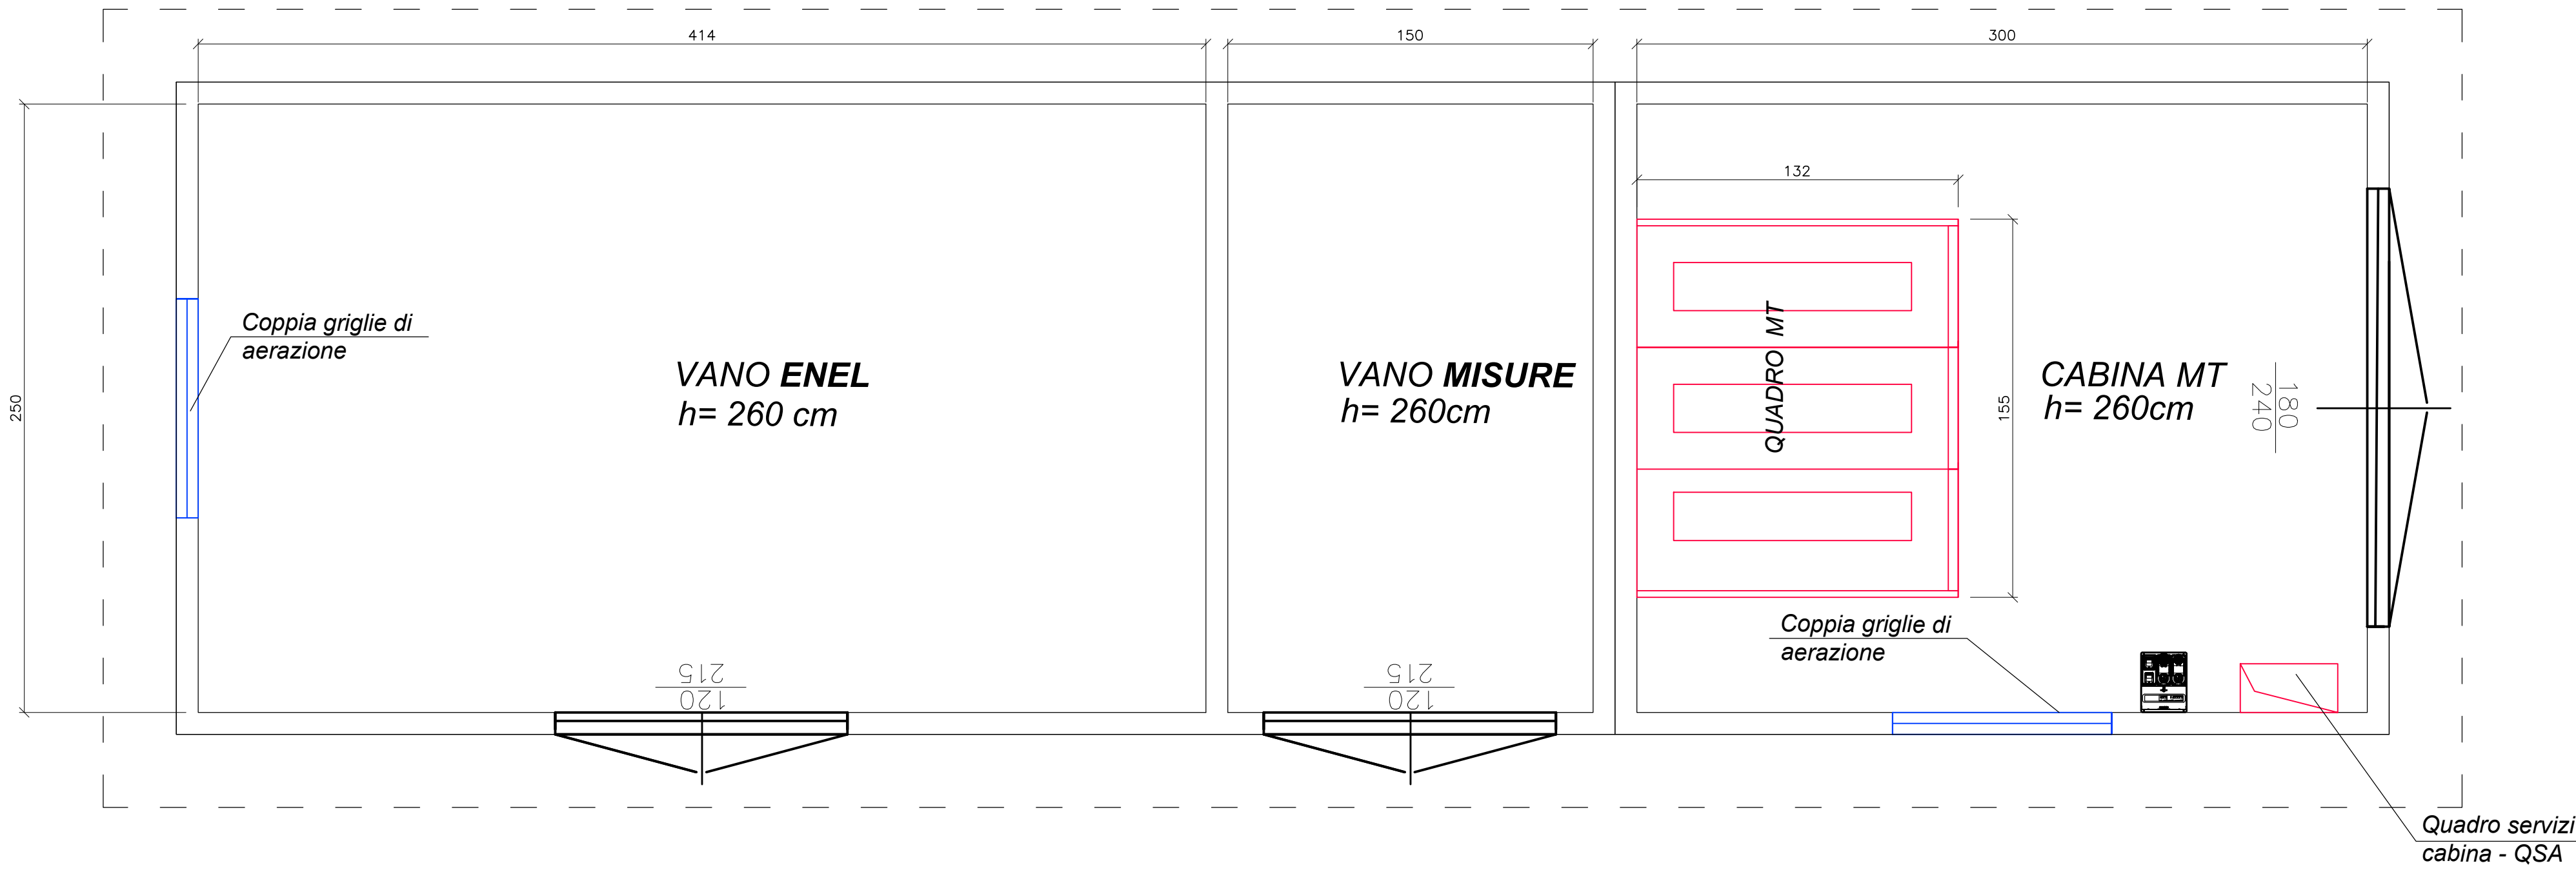

LOCALE PREFABBRICATO
PROSPETTO N°1
SCALA 1:20

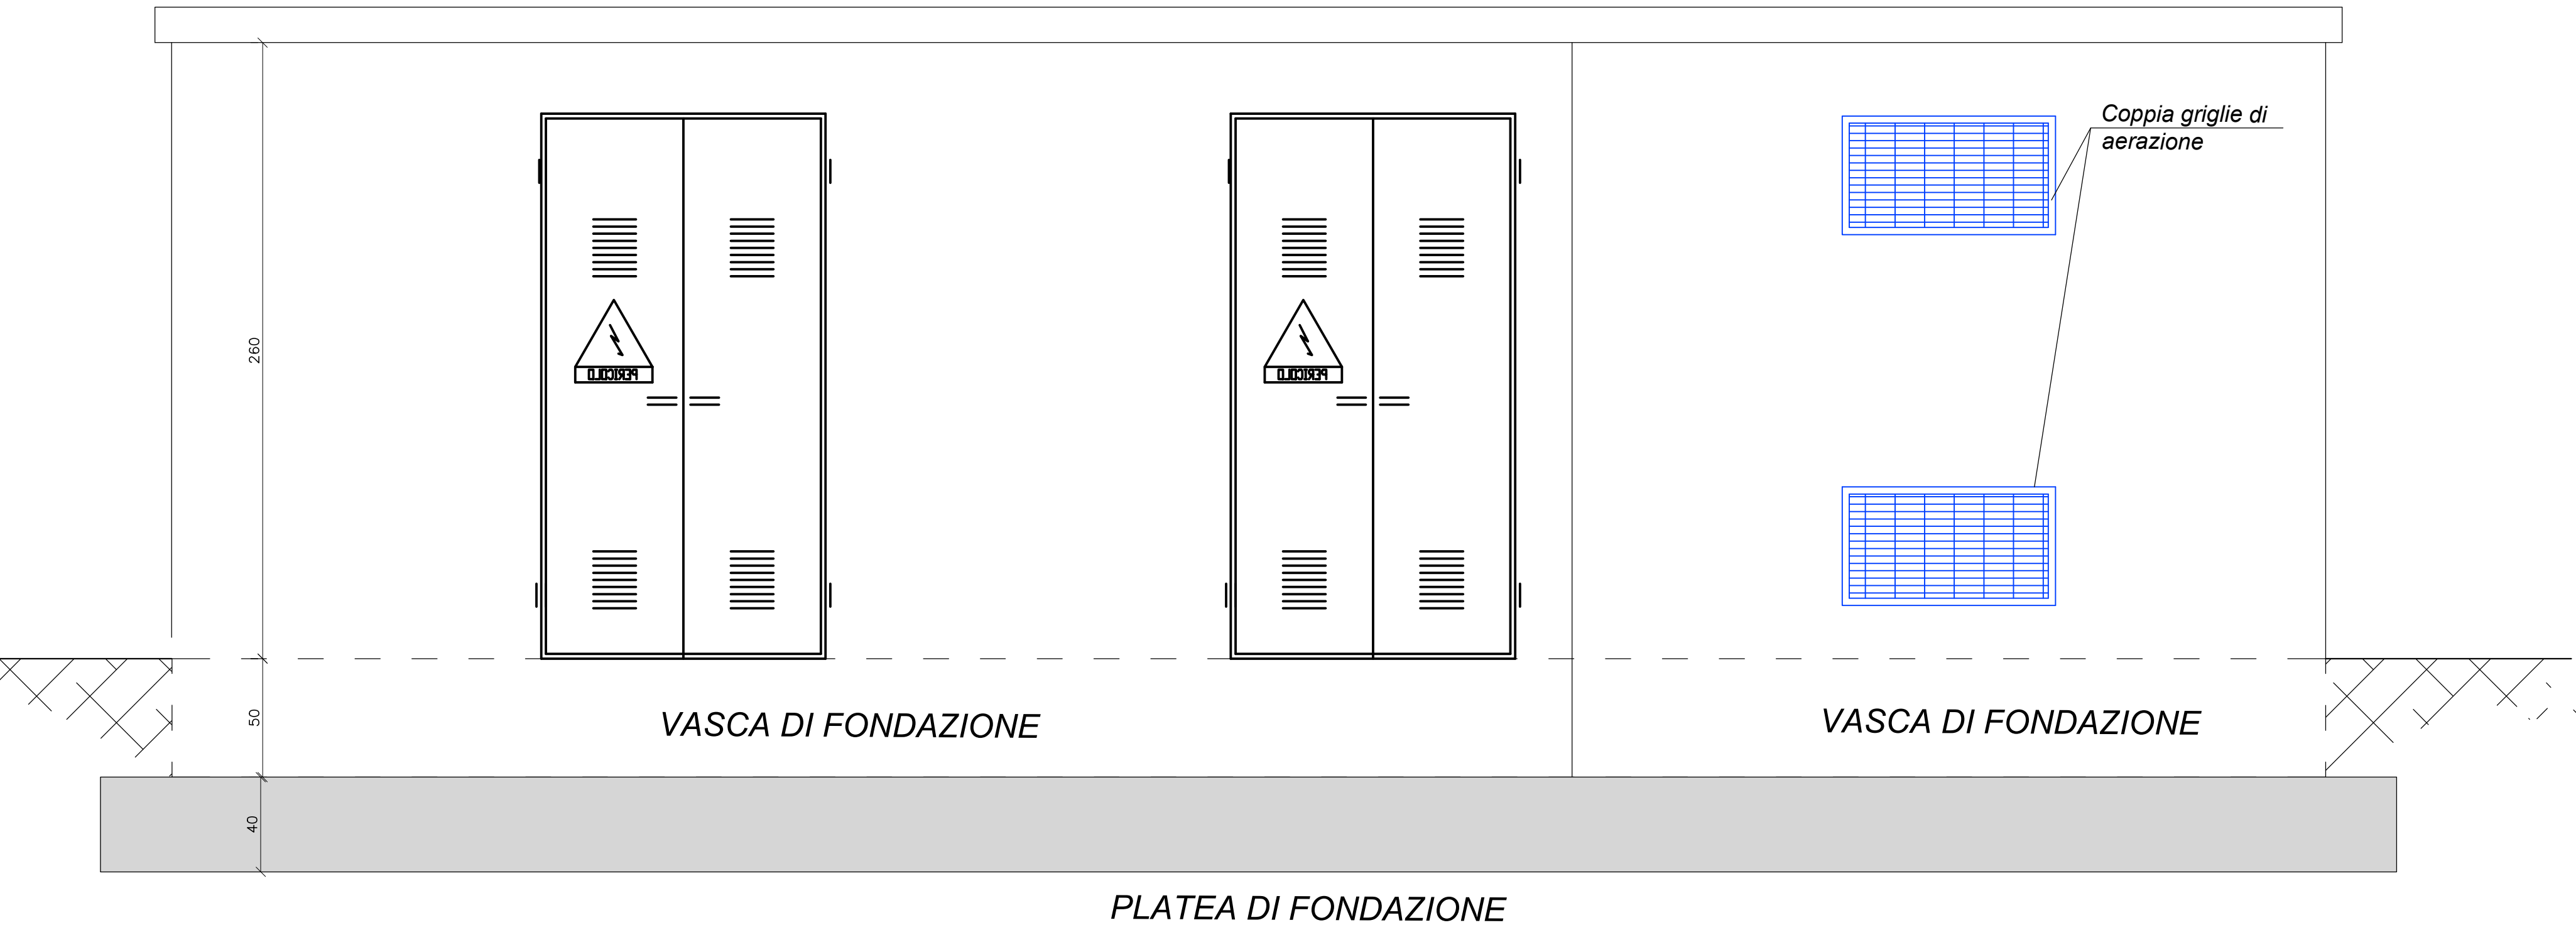


LOCALE RICEZIONE ENEL
ILLUMINAZIONE E FM
SCALA 1:20

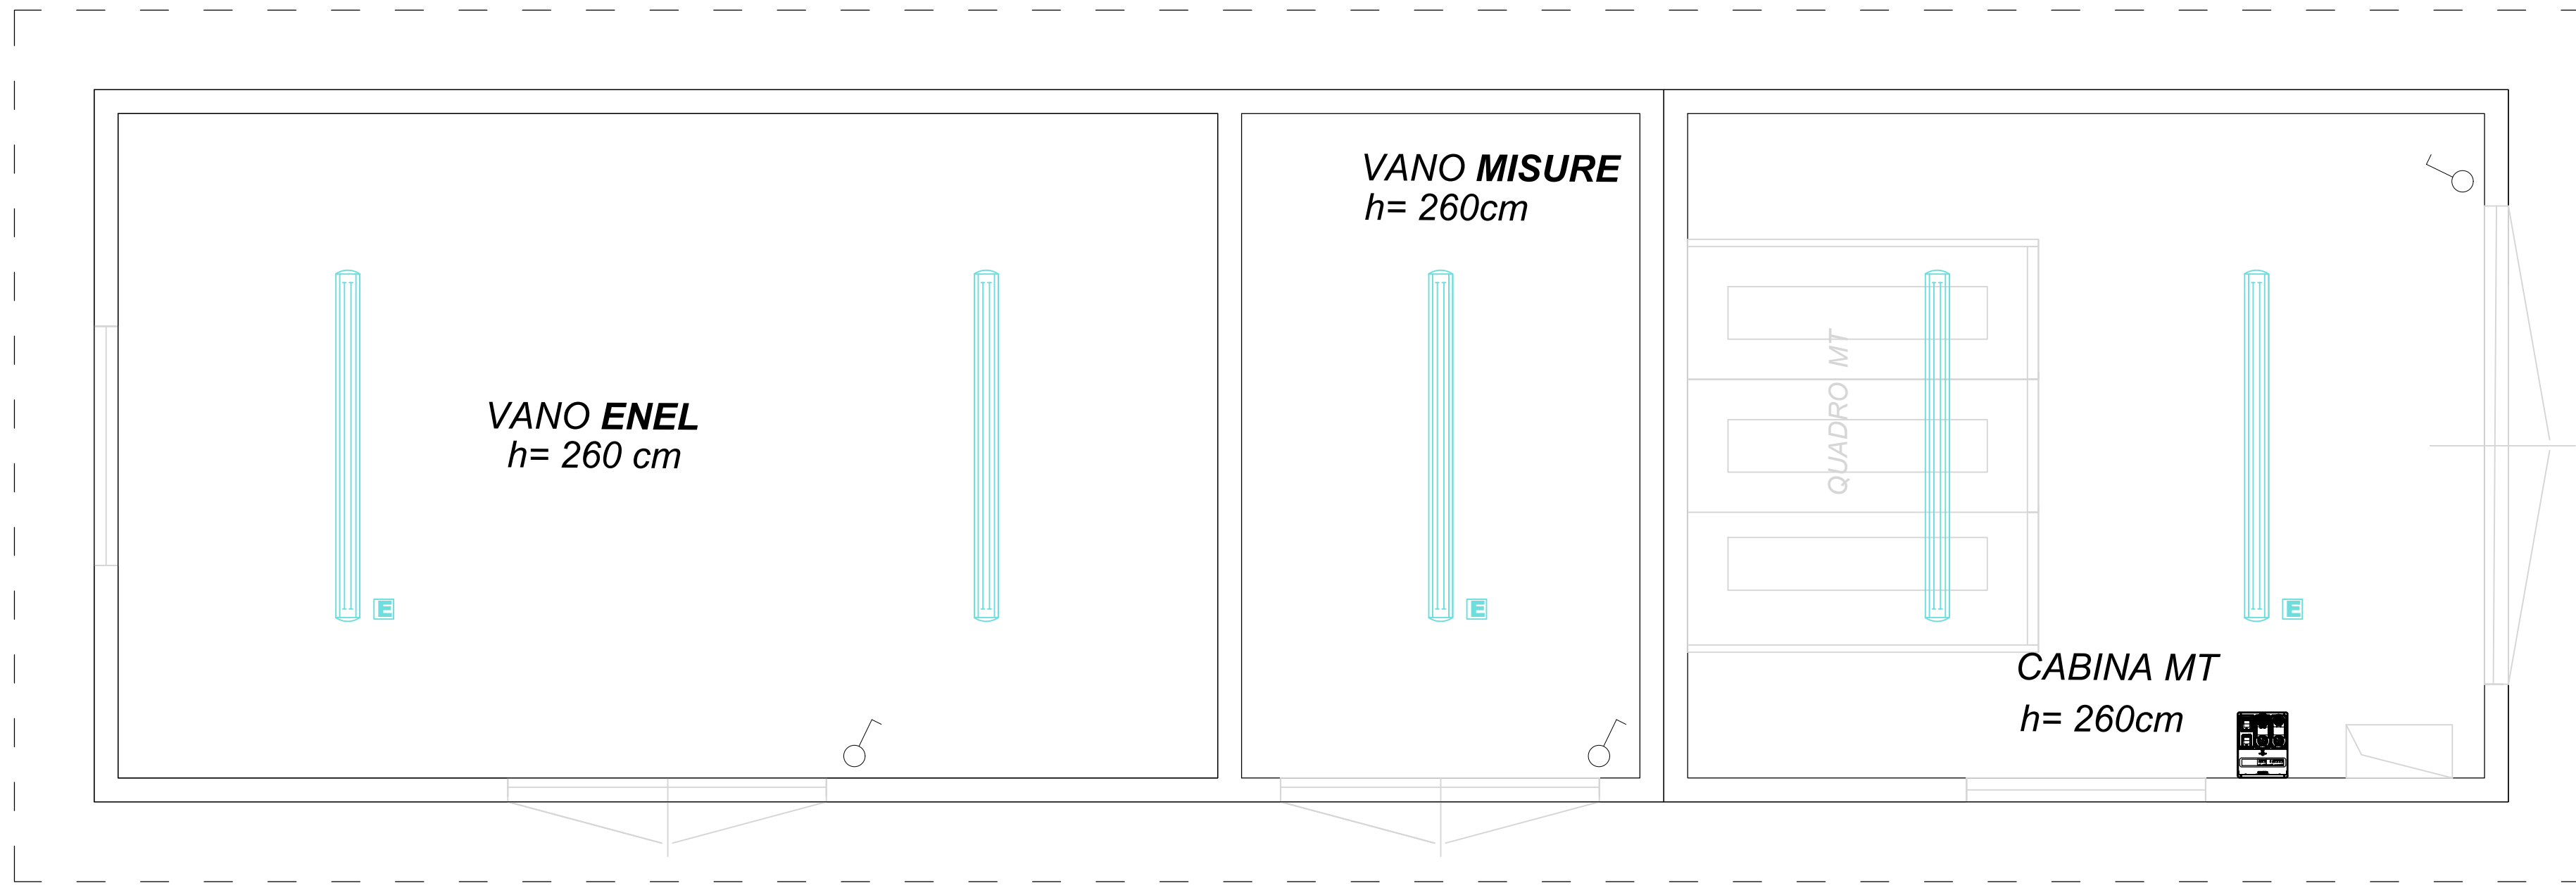

LOCALE RICEZIONE ENEL
IMPIANTO DI TERRA
SCALA 1:20



LEGENDA SIMBOLI ELETTRICI	
	Interruttore unipolare da parete
	Disano 957 Echo - bilampada LED - High Performance Disano 957 69W CLD CELL grigio
	Disano 957 Echo - bilampada LED - High Performance Disano 957 69W CLD CELL EMERGENZA
	Quadro multiprese costituito da: - n.1 presa industriale CEE 2P+T, 16A - n.1 presa industriale CEE 3P+N+T, 16A - n.1 presa bipasso - n.1 presa UNEL
	Corda di rame nudo sez. 50 mmq
	Pozzetto in c.a.v. delle dimensioni di 40x40x40 cm, completo dispersore di terra in acciaio ramato lunghezza 2,00mt
	Connessione equipotenziale realizzata con n.1 corda in rame nudo di sez. 50 mmq

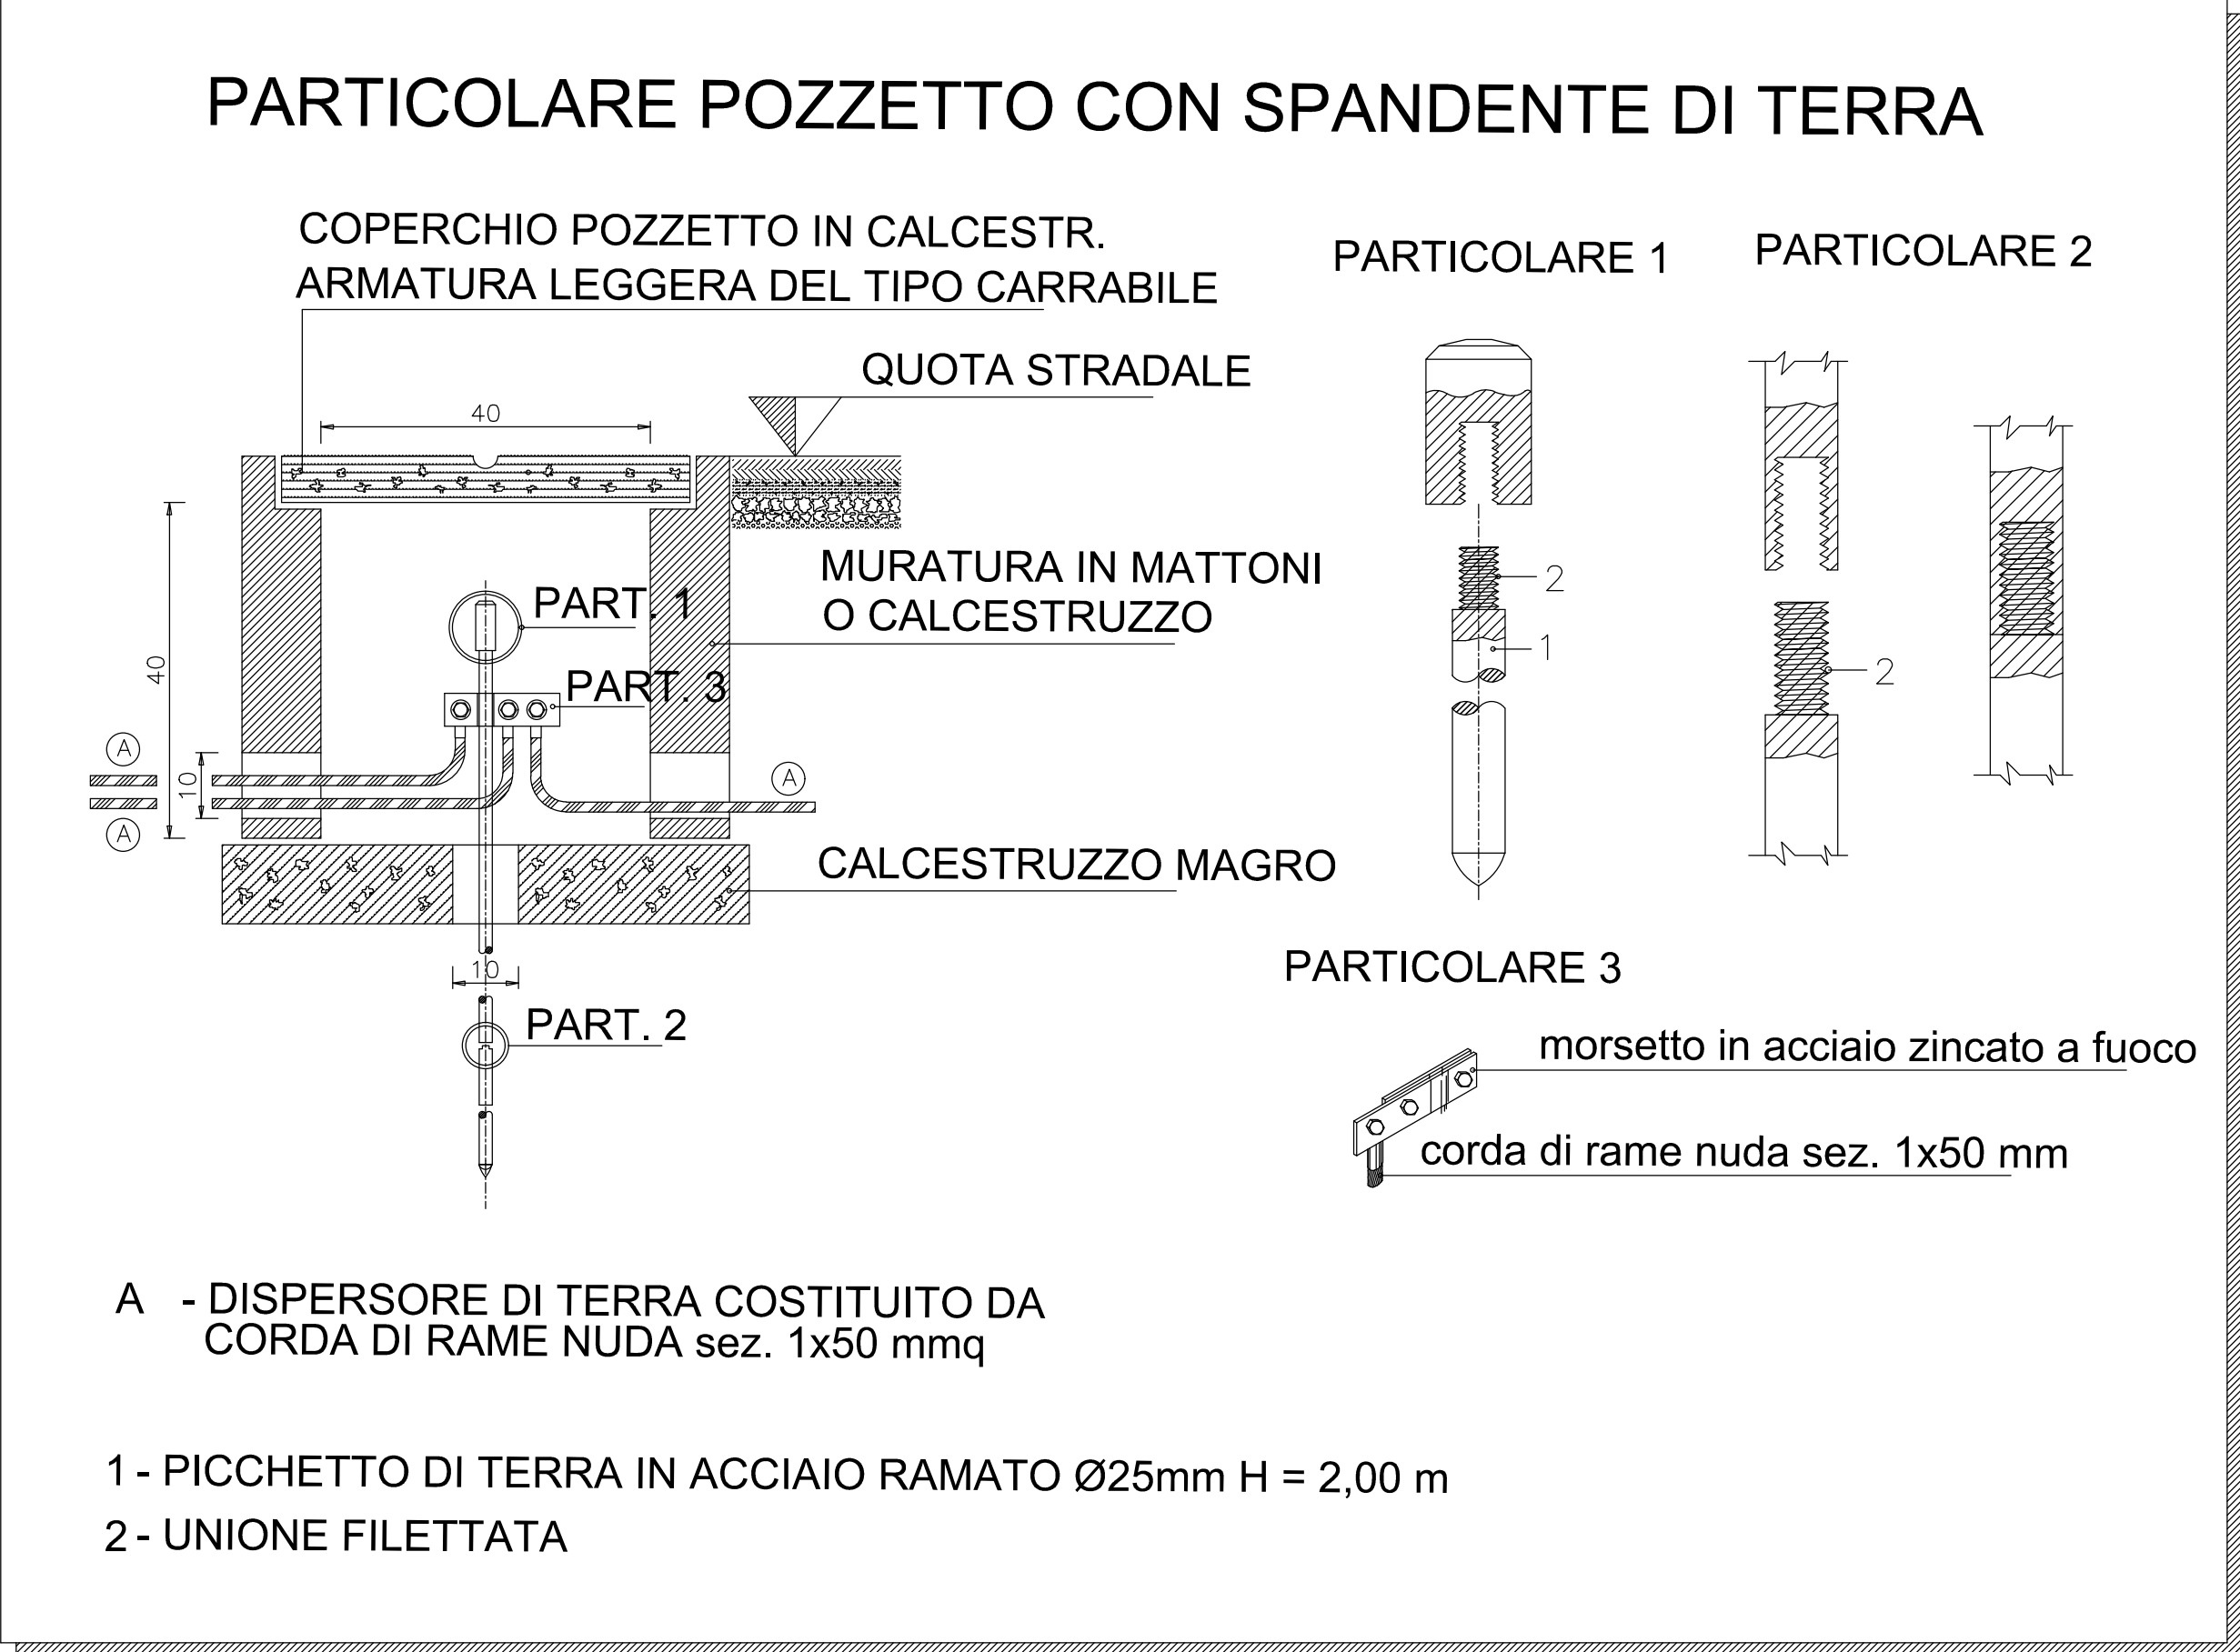

REGIONE CAMPANIA GIUNTA REGIONALE DELLA CAMPANIA STRUTTURA DI MISSIONE PER LO SMALTIMENTO DEI RIFIUTI STOCCATI IN BALLE						
IMPIANTO DI COMPOSTAGGIO DELLA FRAZIONE ORGANICA DA RACCOLTA DIFFERENZIATA DA REALIZZARE PRESSO MARIGLIANO (NA)						
ACCORDO QUADRO TRIENNALE PER L'AFFIDAMENTO DI SERVIZI DI INGEGNERIA E ARCHITETTURA - LOTTO 1 POR FESR 2014-2020 - ASSE II - AZIONE 6.1.3 - PROC. N. 2597A-SIA18 CODICE CIG: 7332960C8D - CODICE CUP: B03G17013850006						
PROGETTO DEFINITIVO						
IE - IMPIANTI ELETTRICI						
LOCALE PREFABBRICATO RICEZIONE ENEL - LAY-OUT QUADRI ELETTRICI, IMPIANTO ELETTRICO, FM E TERRA - PIANTE E SEZIONI						
10917	0	PL	1:20	1:20	DWG	
COMMESSA	CODICE	ELABORATO	REV.	FOLIO	SCALA	FORMATO
RAGGRUPPAMENTO TEMPORANEO						
CAPOGRUPPO MANDITANTIA ICARIA srl SOCIETA' DI INGEGNERIA	MANDANTE ICARIA s.r.l. Società di Ingegneria	MANDANTE Ing. Giuseppe S. I.	IL RESPONSABILE DEL PROCEDIMENTO Arch. Alessandro Sciappa			
1 GENNAIO 2022 VALIDAZIONE PROGETTO DEFINITIVO						
2 GENNAIO 2022 EMISSIONE						
REVISIONE DATA V OGGETTO REATO APPROVATO APPROVATO						
E' vietata la copia o la ristampa senza permesso scritto dalla Ing. S. I.						