




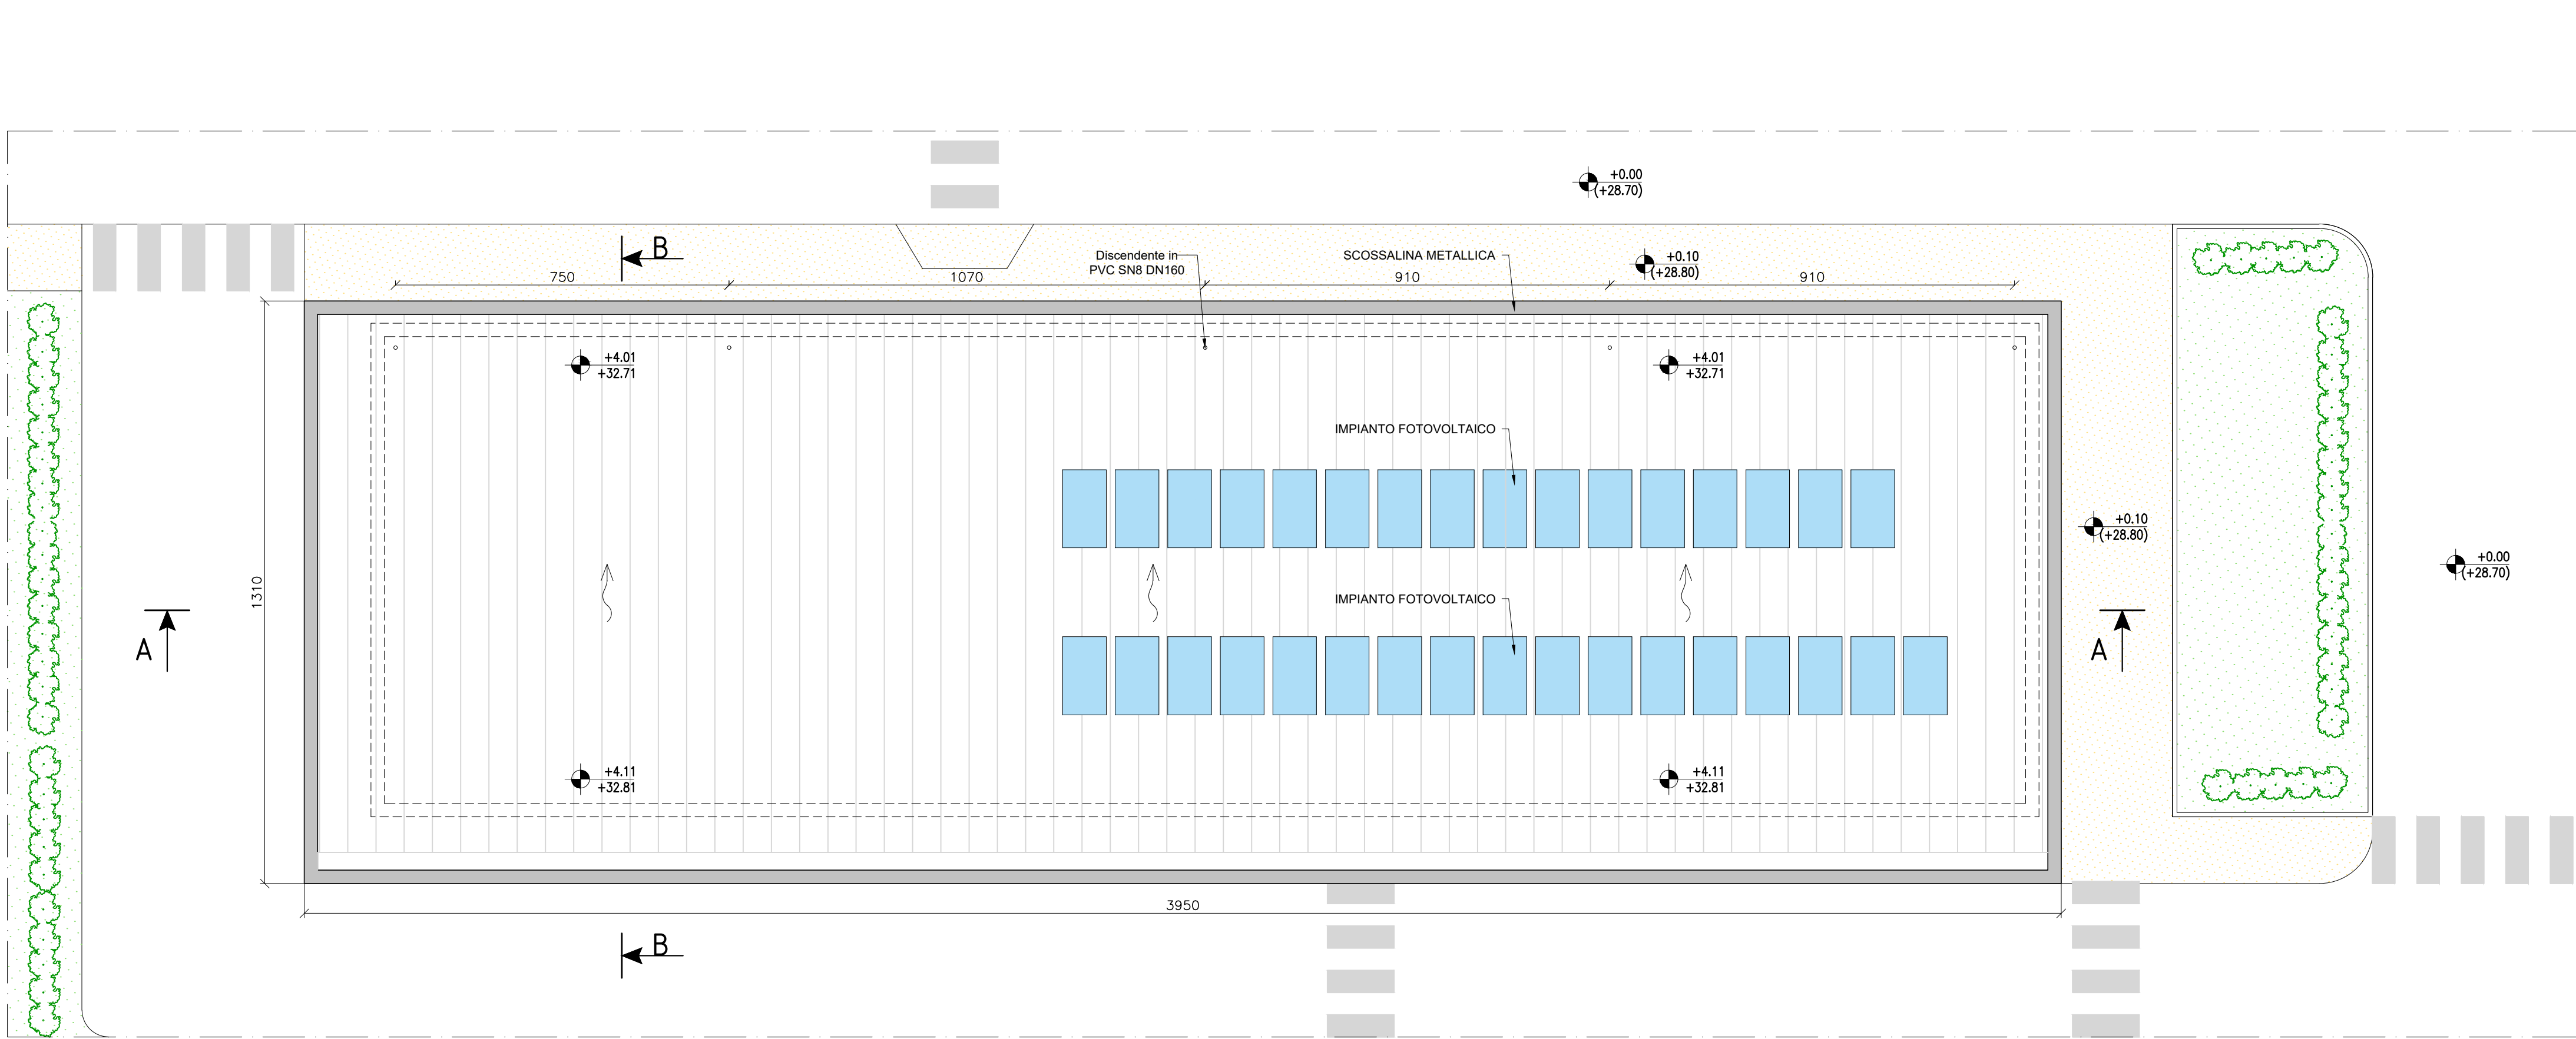

PIANTA COPERTURA
SCALA 1:100

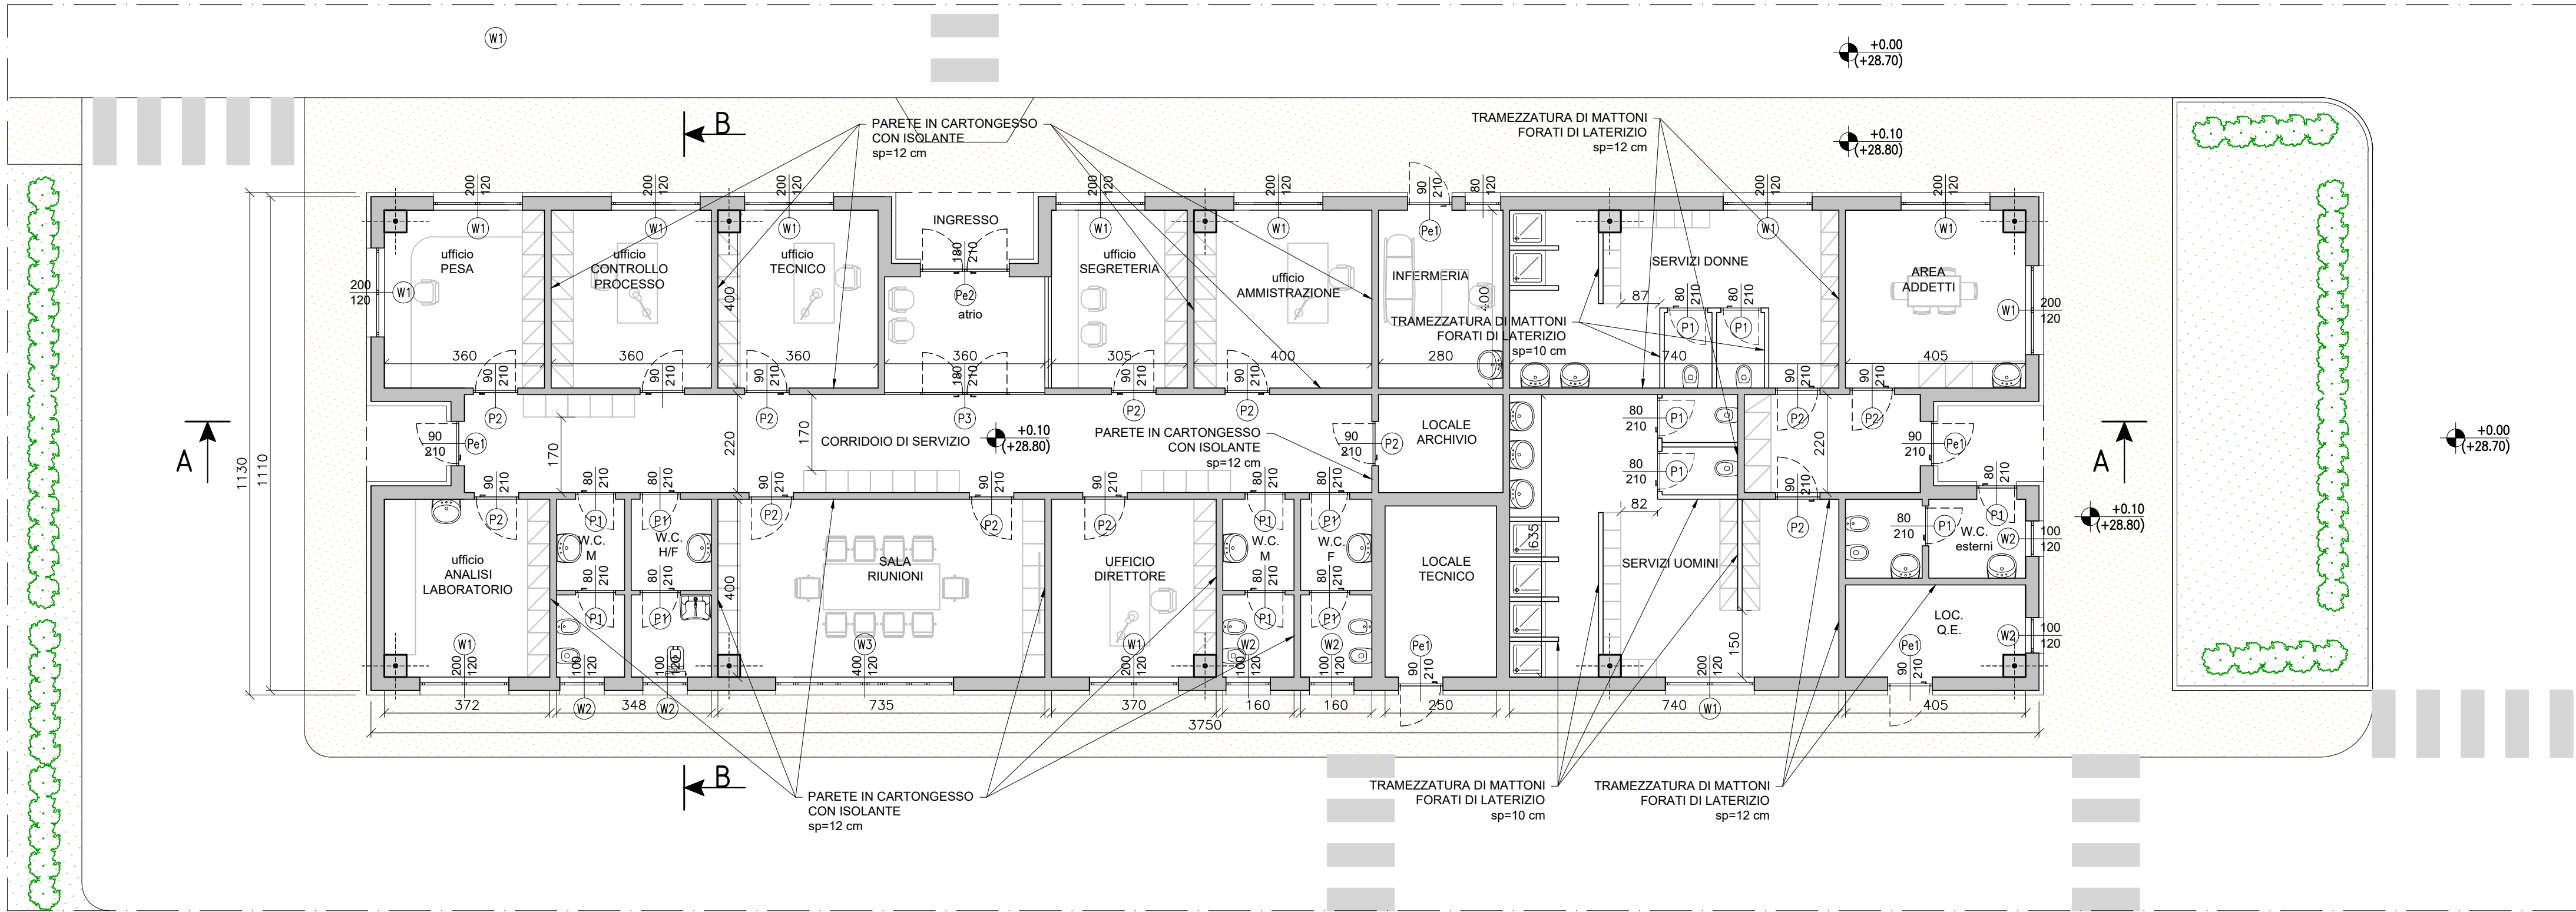

PIANTA PIANO TERRA
SCALA 1:100

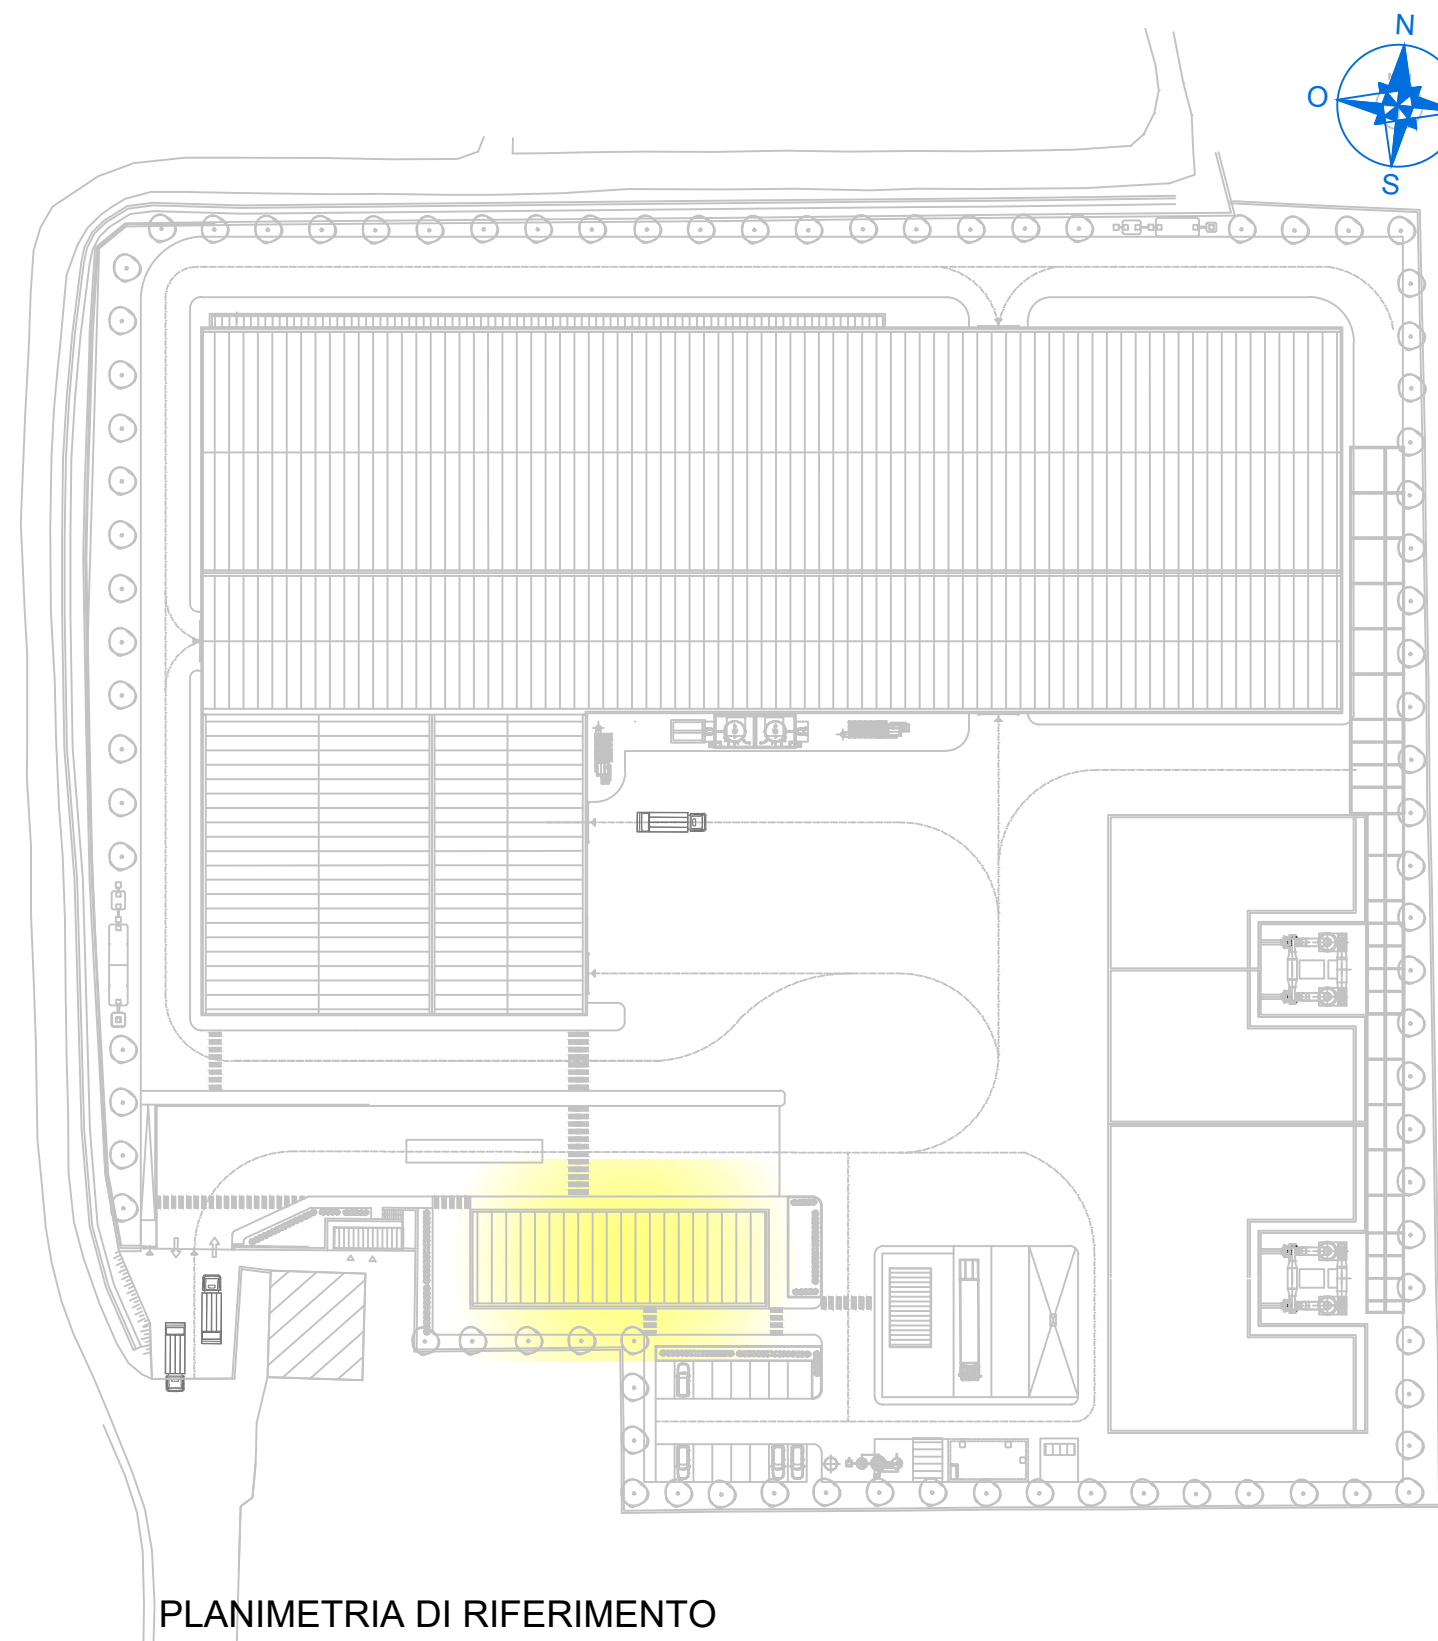

- LEGENDA
- P1 INFISSO INTERNO - PORTA 1 ANTA IN ALLUMINIO DIM. 80x210 cm
 - P2 INFISSO INTERNO - PORTA A 1 ANTA IN ALLUMINIO DIM. 90x210 cm
 - P3 INFISSO INTERNO - PORTA-FINESTRA IN ALLUMINIO A 4 ANTE, DUE FISSE E DUE APRIBILI A BATTENTE E VETRO
 - Pe1 INFISSO ESTERNO - PORTA A 1 ANTA IN ALLUMINIO E VETRO TERMICO
 - Pe2 INFISSO ESTERNO - PORTA-FINESTRA A 2 ANTE IN ALLUMINIO E VETRO TERMICO
 - W1 INFISSO ESTERNO - FINESTRA IN ALLUMINIO E VETRO TERMICO A DUE ANTE APRIBILI A BATTENTE
 - W2 INFISSO ESTERNO - FINESTRA IN ALLUMINIO E VETRO TERMICO AD UN'ANTA APRIBILE A BATTENTE
 - W3 INFISSO ESTERNO - FINESTRA IN ALLUMINIO E VETRO TERMICO A 2 ANTE APRIBILI A BATTENTE E 2 ANTE FISSE
 - IMPIANTO FOTOVOLTAICO DA 9 KWP COMPOSTO DA N°33 MODULI IN SILICIO MONOCRISTALLINO CON ORIENTAMENTO A SUD INSTALLATI SULLA COPERTURA

CALCOLO RAPPORTI AEROILLUMINANTI					
NOME LOCALE	SUP. LOCALE	SUP. FINESTRATA	1/8 SUP. LOCALE	VERIFICA	ESITO VERIFICA
UFFICIO PESA	14.15 MQ	2.40 MQ	1.77 MQ	1.77<2.40	SODDISFATTA
UFFICIO CONTROLLO PROCESSO	14.40 MQ	2.40 MQ	1.80 MQ	1.80<2.40	SODDISFATTA
UFFICIO TECNICO	14.15 MQ	2.40 MQ	1.77 MQ	1.77<2.40	SODDISFATTA
ATRIO	9.36 MQ	3.78 MQ	1.17 MQ	1.17<3.78	SODDISFATTA
UFFICIO SEGRETERIA	12.20 MQ	2.40 MQ	1.52 MQ	1.52<2.40	SODDISFATTA
UFFICIO AMMINISTRAZIONE	15.75 MQ	2.40 MQ	1.97 MQ	1.97<2.40	SODDISFATTA
INFERMERIA	11.20 MQ	3.81 MQ	1.40 MQ	1.40<3.81	SODDISFATTA
SERVIZI DONNE	29.60 MQ	2.40 MQ	3.70 MQ	3.70>2.40	NON SODDISFATTA; PRESENZA DI ASPIRATORE
AREA ADDETTI	15.95 MQ	4.80 MQ	1.99 MQ	1.99<4.80	SODDISFATTA
WC ESTERNI	7.19 MQ	1.20 MQ	0.90 MQ	0.90<1.20	SODDISFATTA
LOCALE Q.E.	8.15 MQ	3.09 MQ	1.02 MQ	1.02<3.09	SODDISFATTA
SERVIZI UOMINI	41.64 MQ	2.40 MQ	5.20 MQ	5.20>2.40	NON SODDISFATTA; PRESENZA DI ASPIRATORE
LOCALE TECNICO	9.62 MQ	1.89 MQ	1.20 MQ	1.20<1.89	SODDISFATTA
WC F	6.40 MQ	1.20 MQ	0.80 MQ	0.80<1.20	SODDISFATTA
WC M	6.40 MQ	1.20 MQ	0.80 MQ	0.80<1.20	SODDISFATTA
UFFICIO DIRETTORE	14.55 MQ	2.40 MQ	1.82 MQ	1.82<2.40	SODDISFATTA
SALA RIUNIONI	29.15 MQ	4.80 MQ	3.64 MQ	3.64<4.80	SODDISFATTA
WC H/F	7.20 MQ	1.20 MQ	0.90 MQ	0.90<1.20	SODDISFATTA
WC M	6.12 MQ	1.20 MQ	0.76 MQ	0.76<1.20	SODDISFATTA
UFFICIO ANALISI LABORATORIO	14.63 MQ	2.40 MQ	1.83 MQ	1.83<2.40	SODDISFATTA
LOCALE ARCHIVIO	6.16 MQ	-	0.77 MQ	-	NON SODDISFATTA; PRESENZA DI ASPIRATORE



REGIONE CAMPANIA
GIUNTA REGIONALE DELLA CAMPANIA
STRUTTURA DI MISSIONE PER LO SMALTIMENTO DEI RIFIUTI STOCCATI IN BALLE

IMPIANTO DI COMPOSTAGGIO DELLA FRAZIONE ORGANICA DA
RACCOLTA DIFFERENZIATA DA REALIZZARE PRESSO
MARIGLIANO (NA)

ACCORDO QUADRO TRIENNALE PER L'AFFIDAMENTO DI SERVIZI DI INGEGNERIA
E ARCHITETTURA - LOTTO 1
POR FESR 2014-2020 - ASSE 6 - AZIONE 6.1.3 - PROC. N. 2597/A-SIA/18
CODICE CIG: 7332580C6D - CODICE CUP: B23G17013850006

PROGETTO DEFINITIVO

A - ARCHITETTONICO

EDIFICIO UFFICI E SERVIZI ADDETTI
PIANTE

11097	D	A	PT	1.14	1	1	DI	1	1:100	.DWG
COMMESSA	CODICE ELABORATO			REV.	FOGLIO		SCALA		FORMATO	

RAGGRUPPAMENTO TEMPORANEO		CAPOGRUPPO MANDATARIA	MANDANTE	MANDANTE	IL RESPONSABILE DEL PROCEDIMENTO
ICARIA s.r.l.		ICARIA s.r.l.	Quozio	Ing. Giuseppe	Ing. Alessand
ICARIA s.r.l.		ICARIA s.r.l.	Quozio	Ing. Giuseppe	Ing. Alessand
1	GENNAIO 2022	VALIDAZIONE PROGETTO DEFINITIVO	IF	AS	GV	VR
0	GENNAIO 2020	EMISSIONE	IF	AS	GV	VR
REVISIONE	DATA	OGGETTO	REDATTO	VERIFICATO	APPROVATO	AUTORIZZATO

E' vietato ai sensi di legge la divulgazione e la riproduzione del presente disegno senza la preventiva autorizzazione