




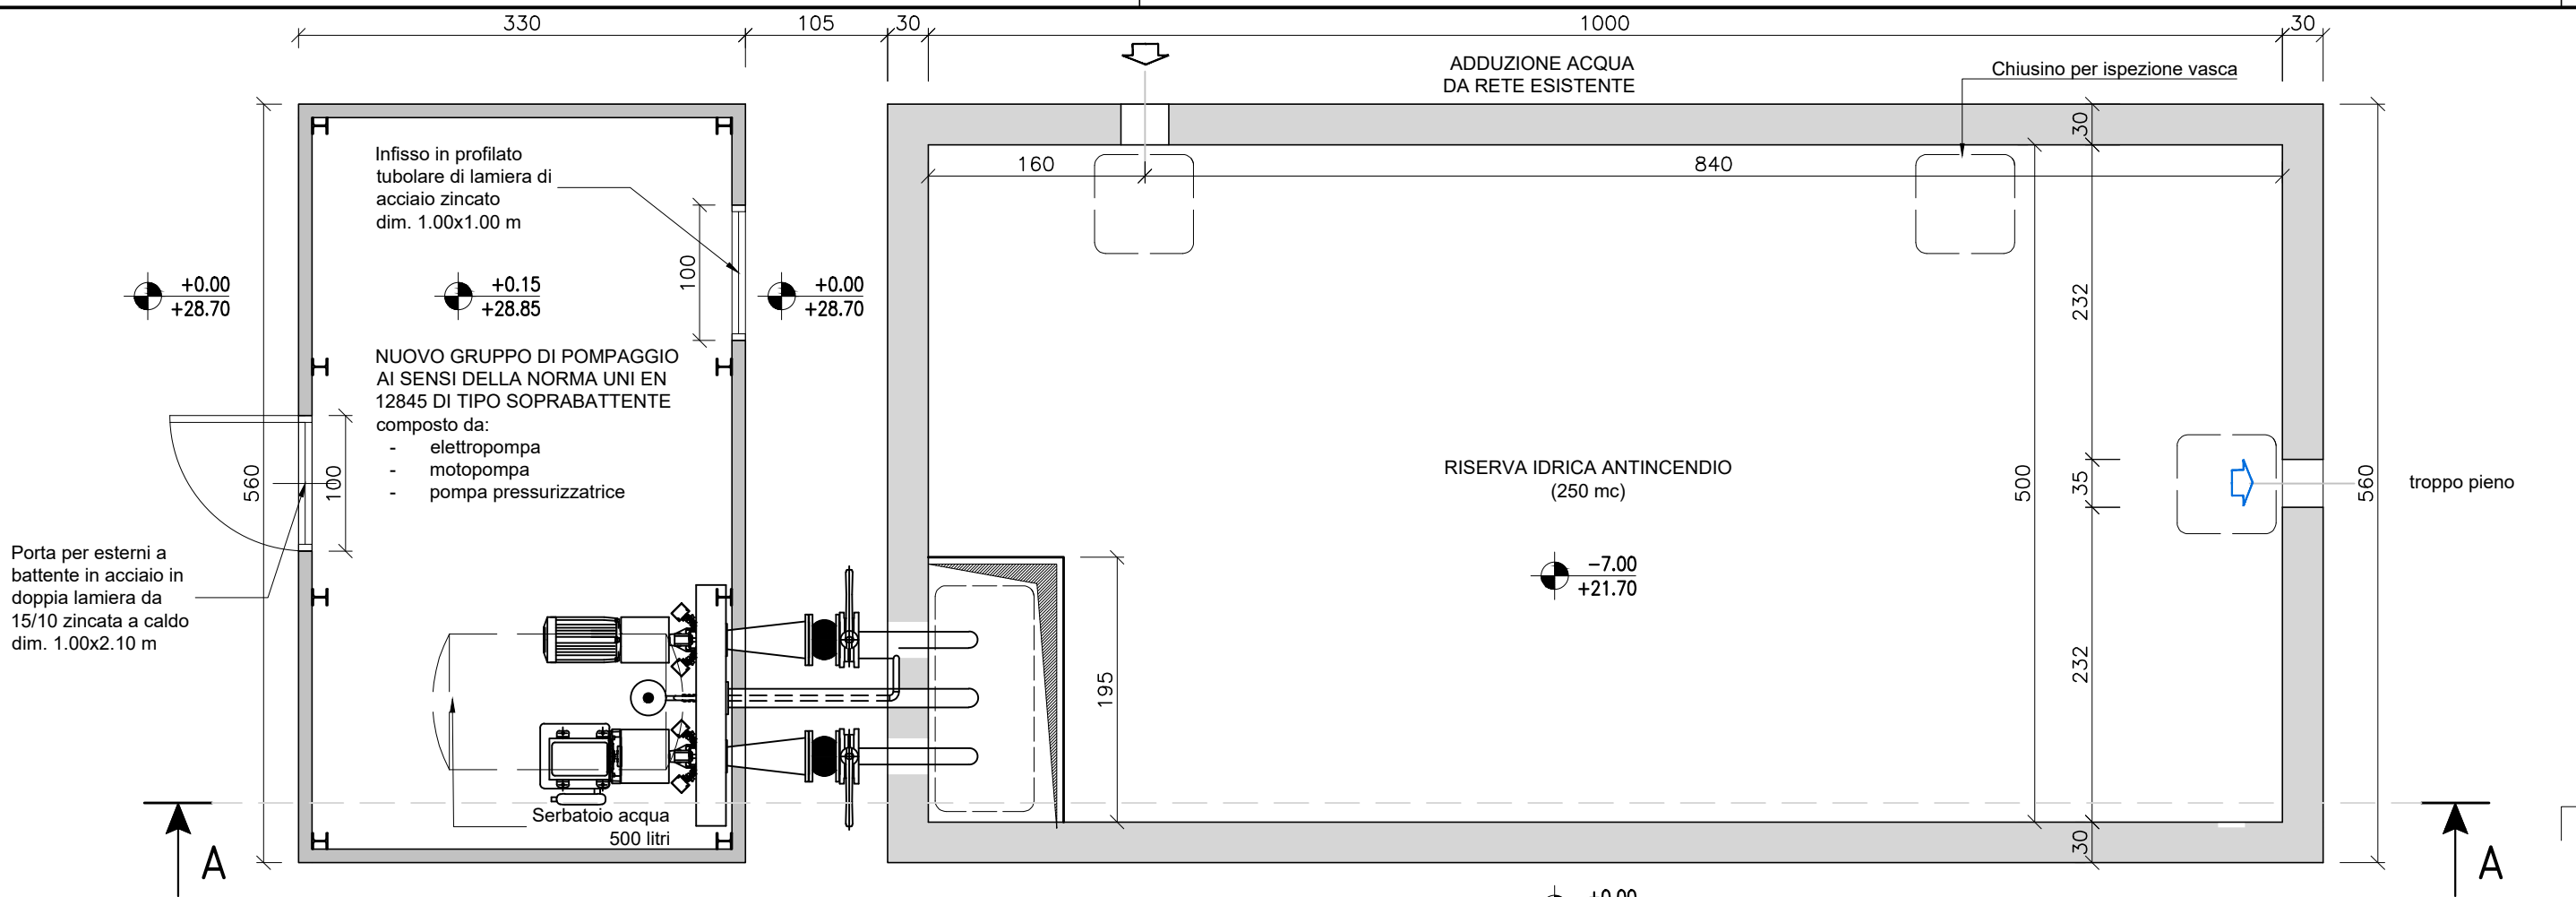

PIANTA
SCALA 1:50

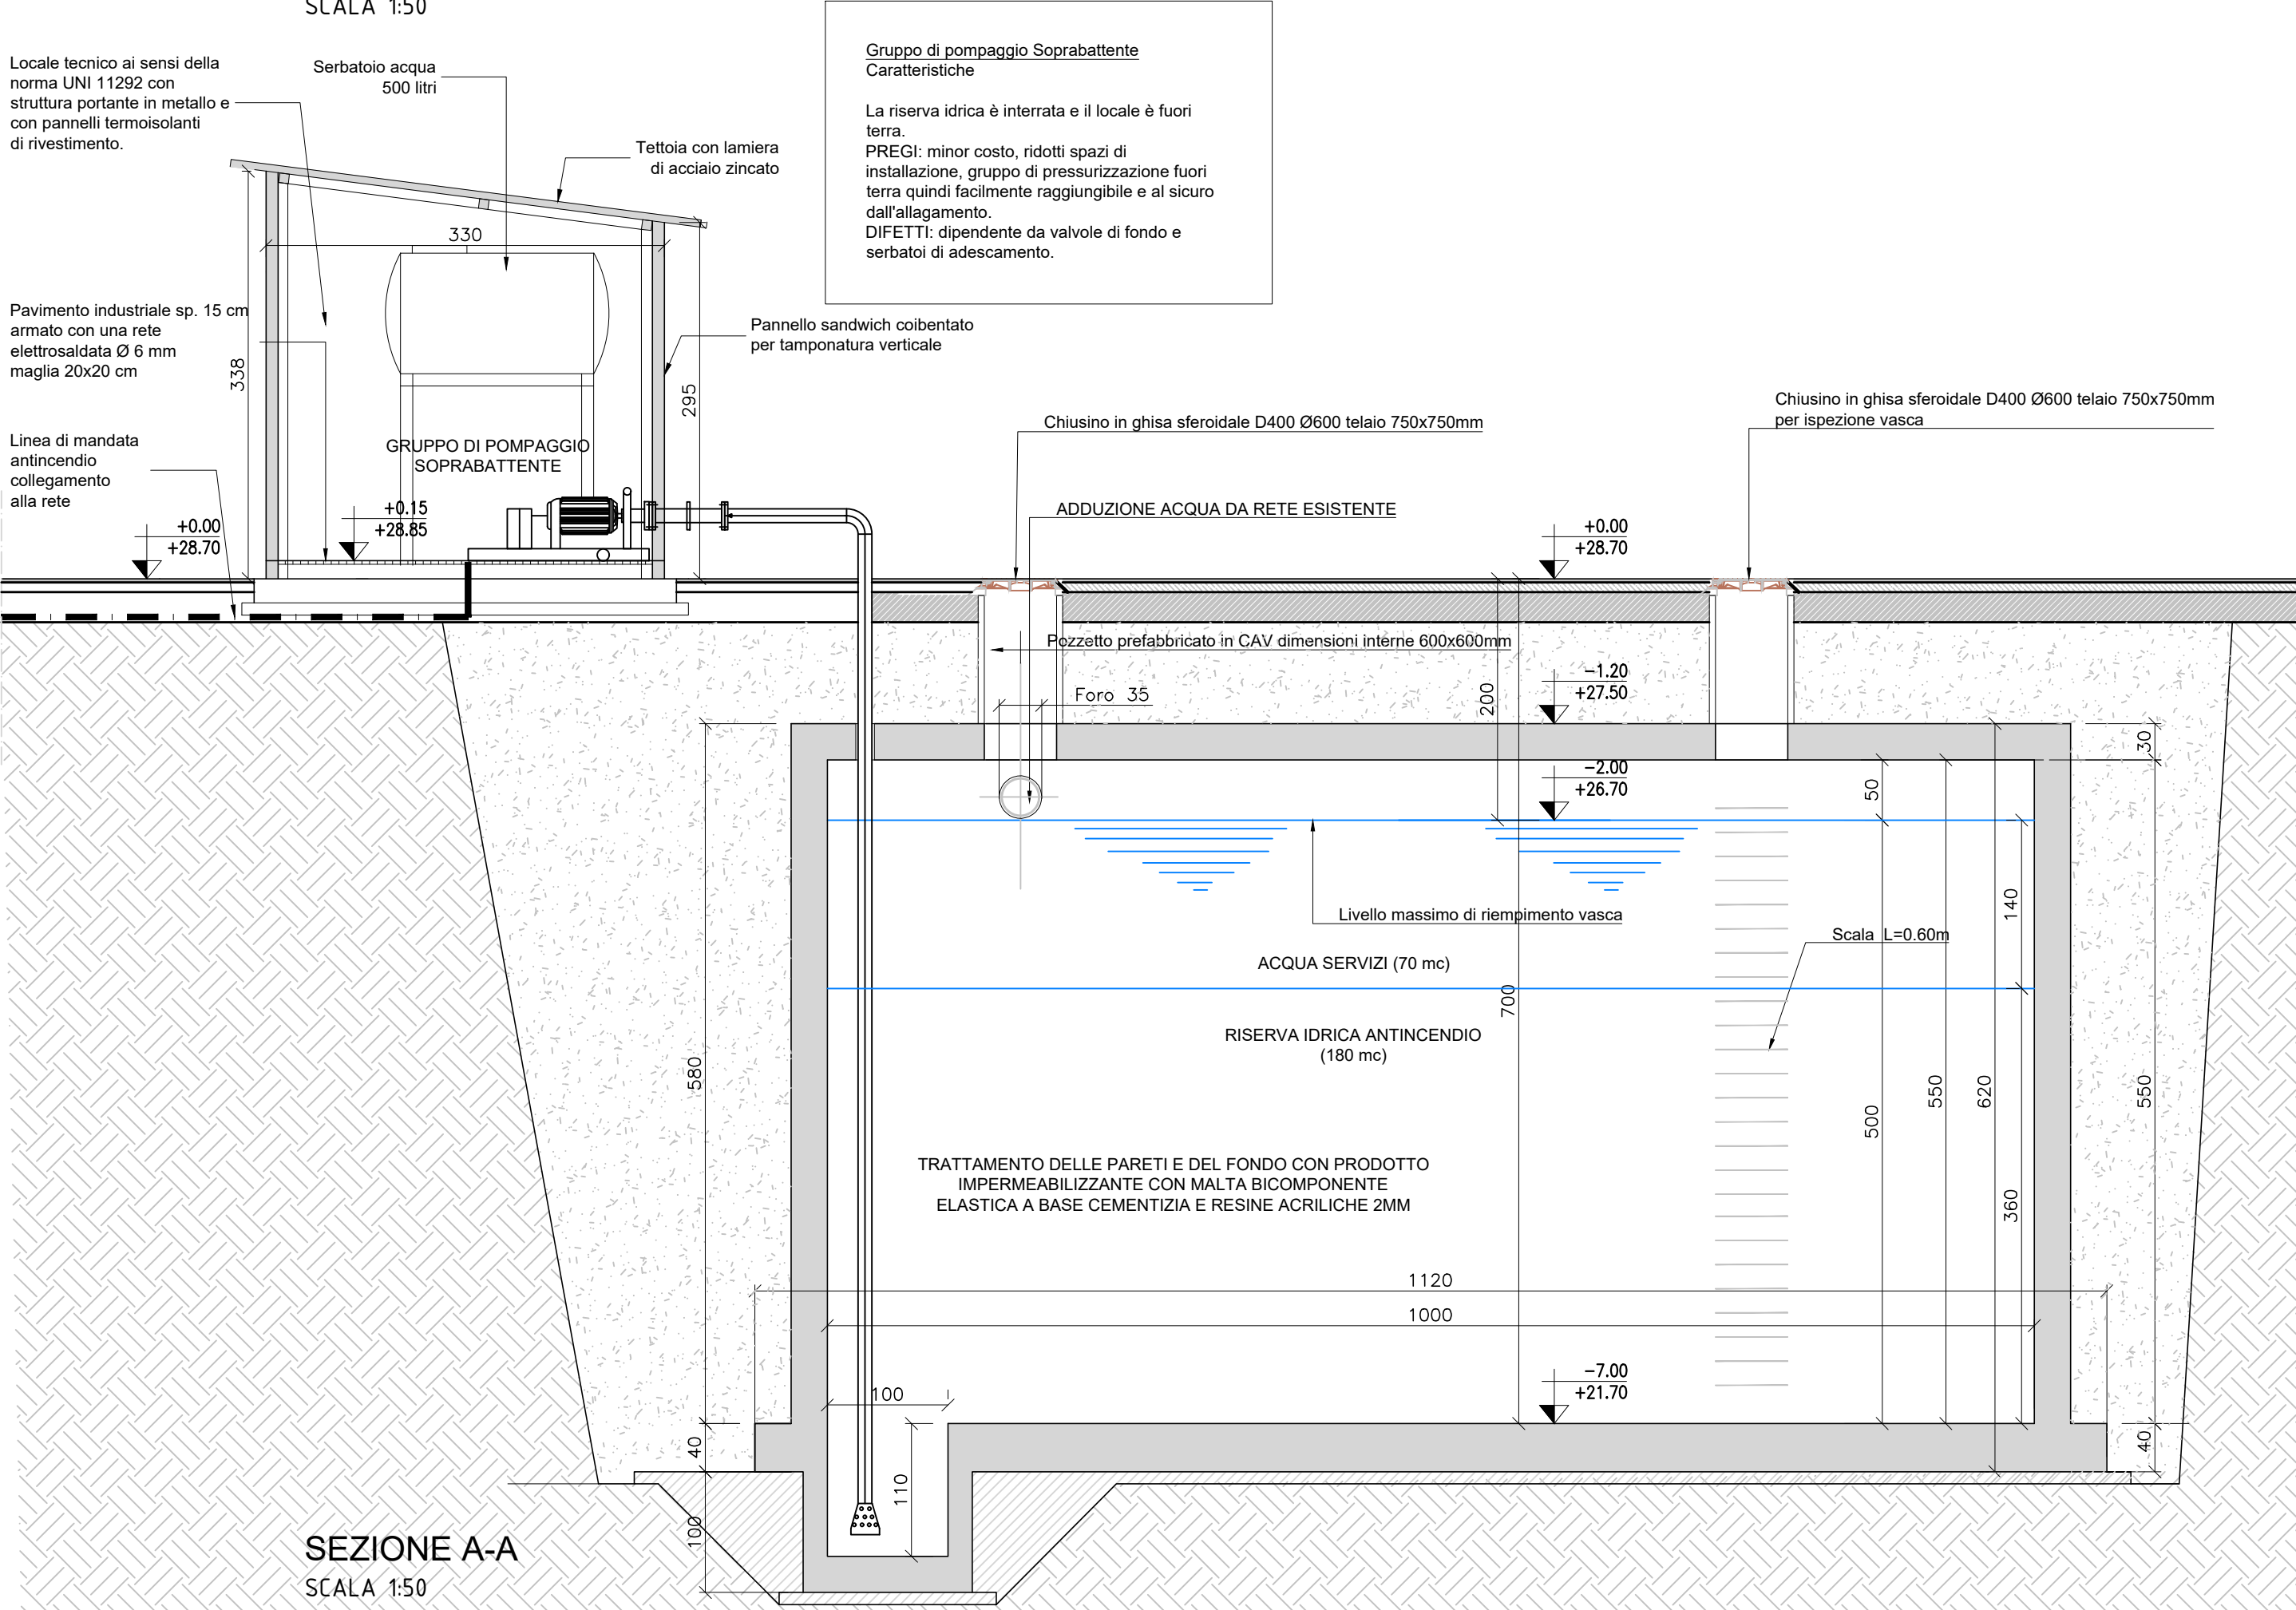

SEZIONE A-A
SCALA 1:50

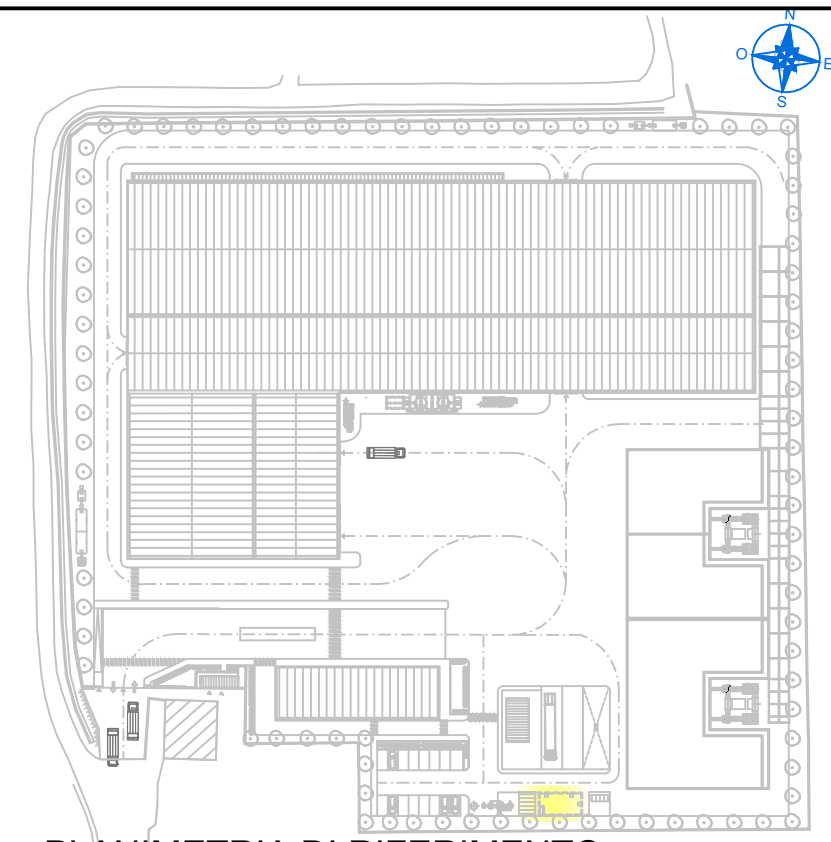

PLANIMETRIA DI RIFERIMENTO



REGIONE CAMPANIA
GIUNTA REGIONALE DELLA CAMPANIA
STRUTTURA DI MISSIONE PER LO SMALTIMENTO DEI RIFIUTI STOCCATI IN BALLE

IMPIANTO DI COMPOSTAGGIO DELLA FRAZIONE ORGANICA DA
RACCOLTA DIFFERENZIATA DA REALIZZARE PRESSO
MARIGLIANO (NA)

ACCORDO QUADRO TRIENNALE PER L'AFFIDAMENTO DI SERVIZI DI INGEGNERIA
E ARCHITETTURA - LOTTO 1
POR FESR 2014-2020 - ASSE 6 - AZIONE 6.1.3. - PROC. N. 2597/A-SIA/18
CODICE CIG: 7332580C6D - CODICE CUP: B23G17013850006

PROGETTO DEFINITIVO

I - IMPIANTI

RISERVA IDRICA ANTINCENDIO/ACQUA SERVIZI
E LOCALE POMPE ANTINCENDIO
PIANTA - SEZIONE

1097	D	I	PX	1.08	1	1	DI	1	1:50	.DWG
COMMESSA	CODICE ELABORATO				REV.	FOGLIO			SCALA	FORMATO

RAGGRUPPAMENTO TEMPORANEO

CAPOGRUPPO MANDATARIA
ICARIA s.r.l.
Società di Ingegneria

MANDANTE
QUANTICA
Ingegneria s.r.l.

MANDANTE
LOTTE
Ingegneria

IL RESPONSABILE DEL PROCEDIMENTO
Arch. Alessandro Scialoja

ICARIA srl
SOCIETÀ DI INGEGNERIA
Via La Spina, 6 - 80182 Roma - GNERI
Corso Cavour, 145 - 05018 Orvieto (TR)
Tel. +39 0763 34 09 75, Fax +39 0763 34 12 61
www.icaria.it, info@icaria.it

QUANTICA Ingegneria s.r.l.
Via del Fiume, n. 14 - 00186 - Roma
Tel. 06-3297322, fax. 0763-341251
C.F./P.IVA 00956841001
e-mail: lotte@lottesociati.com
PEC: c.lotte@legamail.it

1	GENNAIO 2022	VALIDAZIONE: PROGETTO DEFINITIVO	IF	AS	GV	VR
0	GENNAIO 2020	EMISSIONE	IF	AS	GV	VR
REVISIONE	DATA	OGGETTO	REDATTO	VERIFICATO	APPROVATO	AUTORIZZATO

E' vietata ai sensi di legge la divulgazione e la riproduzione del presente disegno senza la preventiva autorizzazione