


SEZIONI TIPO DI SCAVO


AREE ASFALTATE

SCALA 1:25

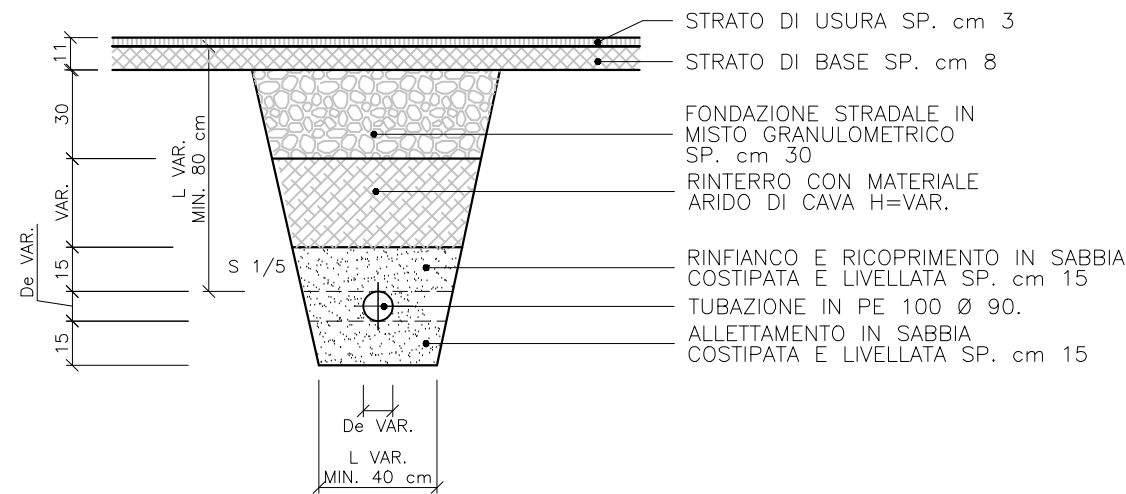


AREE A VERDE

SCALA 1:25

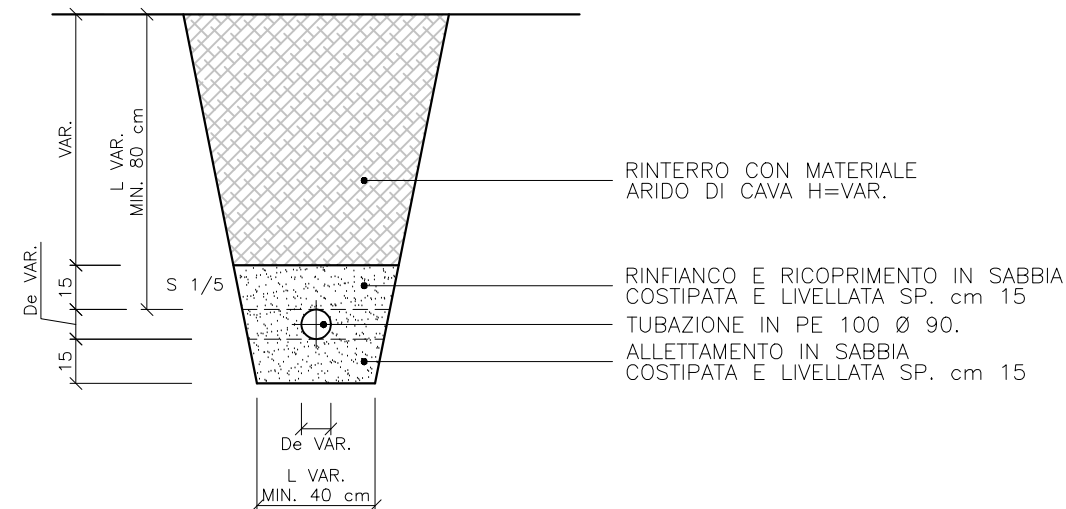

POZZETTI DI SEZIONAMENTO SU AREE ASFALTATE

POZZETTI P1 - P2 - P3

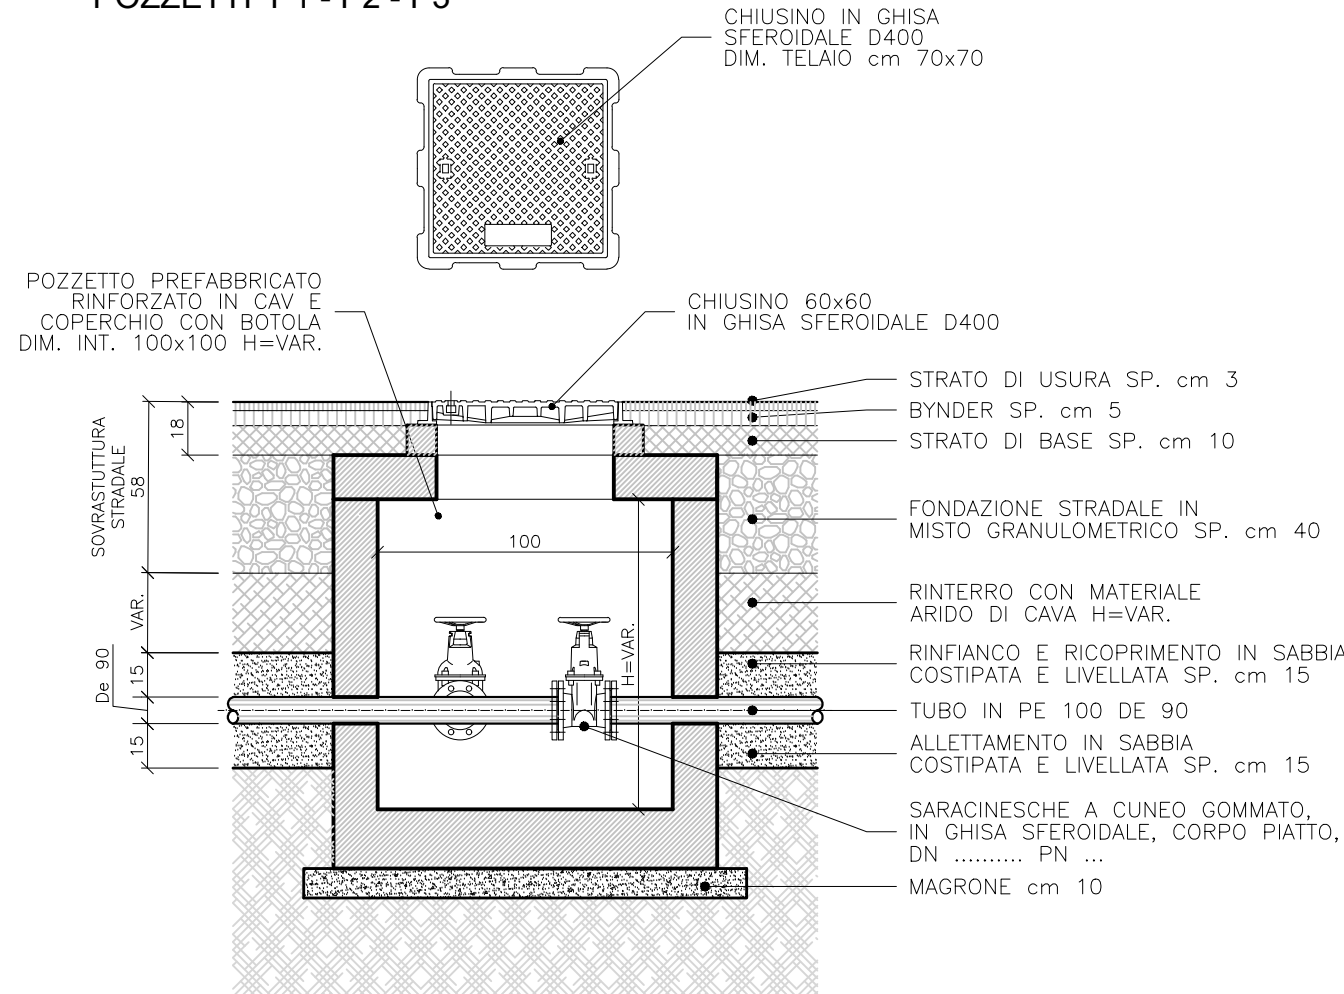


SEZIONE TIPO - POZZETTO 100x100

SCALA 1:20

POZZETTI DI ALLACCIO

POZZETTI SU AREE PAVIMENTATE

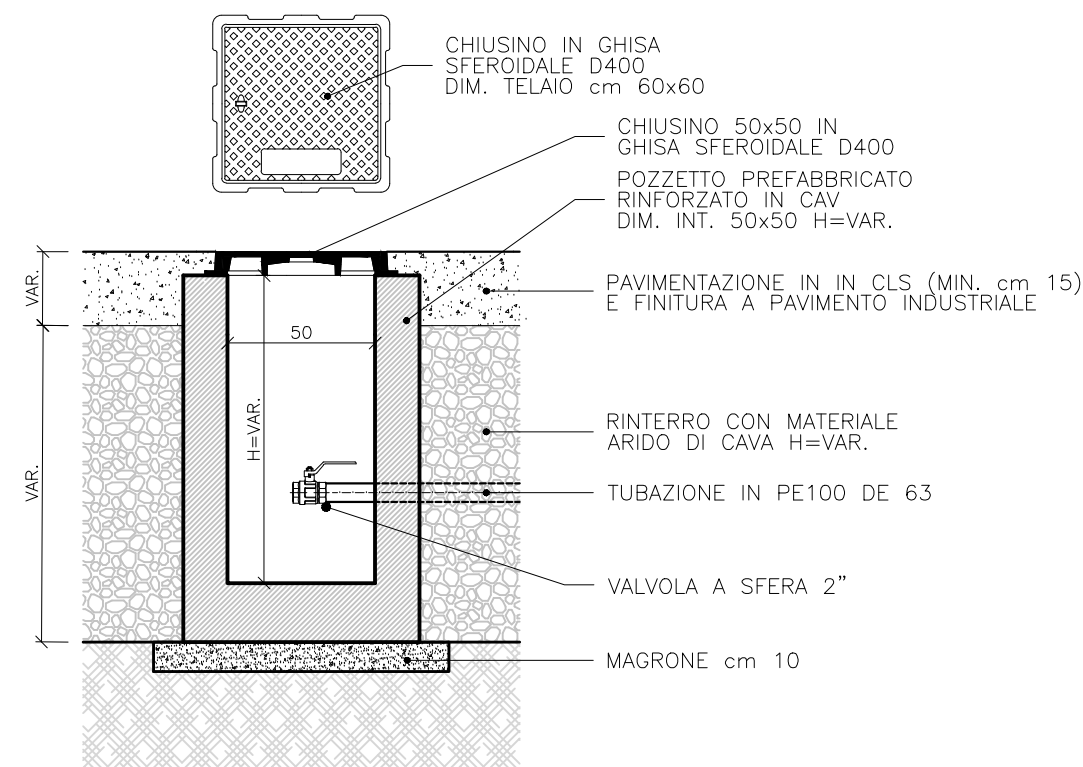

SEZIONE TIPO - POZZETTO 50x50

SCALA 1:20


N.B.

IL PROGETTO PREVEDE L'UTILIZZO DI POZZETTI PREFABBRICATI IN CAV DEL TIPO RINFORZATO, CON O SENZA COPERCHIO, IDONEI A SOPPORTARE IL TRAFFICO PESANTE. IN ALTERNATIVA E' POSSIBILE LA POSA IN OPERA DI POZZETTI PREFABBRICATI IN CAV NORMALI CHE DOVRANNO ESSERE RINFIANCATI IN CLS CON SPESSORE DI 10-15 cm. SU TUTTI I LATI E PER TUTTA L'ALTEZZA.

SULLE AREE A VERDE I POZZETTI POTRANNO ESSERE DEL TIPO PREFABBRICATO IN CAV NORMALE RINFIANCATI IN TERRA.

AREE PAVIMENTATE

SCALA 1:25

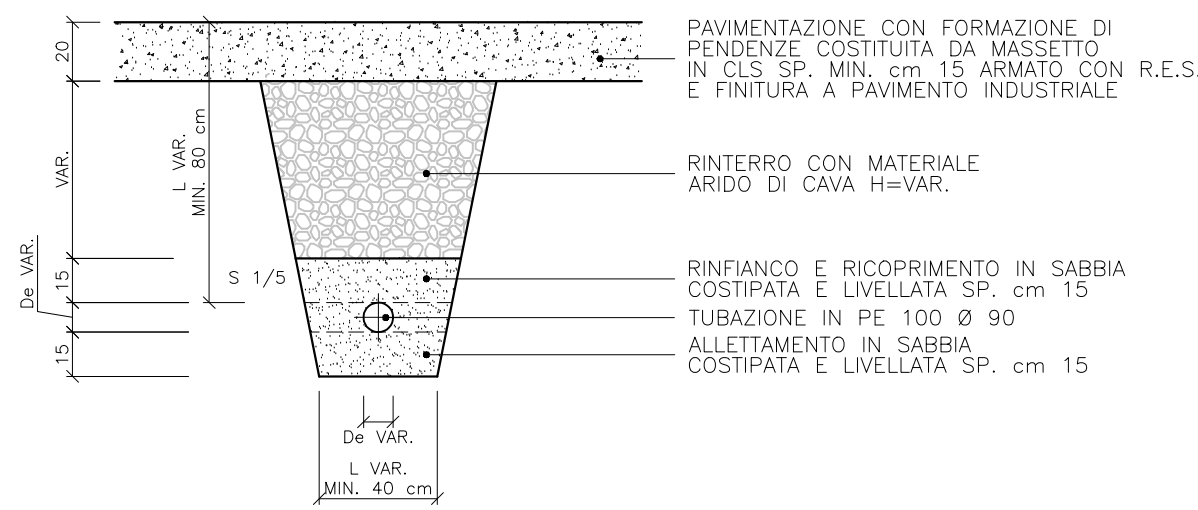

REGIONE CAMPANIA
GIUNTA REGIONALE DELLA CAMPANIA
STRUTTURA DI MISSIONE PER LO SMALTIMENTO DEI RIFIUTI STOCCATI IN BALLE

IMPIANTO DI COMPOSTAGGIO DELLA FRAZIONE ORGANICA DA
RACCOLTA DIFFERENZIATA DA REALIZZARE PRESSO
MARIGLIANO (NA)

ACCORDO QUADRO TRIENNALE PER L'AFFIDAMENTO DI SERVIZI DI INGEGNERIA
E ARCHITETTURA - LOTTO 1
POR FESR 2014-2020 - ASSE 6 - AZIONE 6.1.3 - PROC. N. 2597/A-SIA/18
CODICE CIG: 7332580C6D - CODICE CUP: B23G17013850006

PROGETTO DEFINITIVO

PI - PREVENZIONE INCENDI


P&I - IMPIANTO ANTINCENDIO
SCHEMA FUNZIONALE

1097	D	P	PX	107	0	11	DI	11	COMMESSA	CODICE ELABORATO	REV.	FOGLIO	SCALA	FORMATO
------	---	---	----	-----	---	----	----	----	----------	------------------	------	--------	-------	---------

RAGGRUPPAMENTO TEMPORANEO					
CAPOGRUPPO MANDATARIA ICARIA s.r.l. Società di Ingegneria			MANDANTE ICARIA s.r.l. Società di Ingegneria		MANDANTE LOTI s.r.l. Ingegneria
ICARIA srl SOCIETÀ DI INGEGNERIA Via La Spina, 6 - 00182 Roma Corso Cavour, 445 - 00198 Orvieto (TR) Tel. +39 0763 34 08 75 Fax +39 0763 34 12 51 www.icasarl.it info@icasarl.it			Quantia Ingegneria Piazza G. Bevilacqua, 2 - 00133 Roma Tel. 06 53093438 fax 06 53093439 C.F. 08240057219 P.IVA 05000541001 e-mail: segreteria@quantiaing.it PEC: quantia@quantiaing.it		Loti Ingegneria Spa Via del Fiume, n. 14 - 00186 - Roma Tel. 06 32397322 fax 0763 341251 C.F. P.IVA 00505841001 e-mail: loti@lotiing.it PEC: c.loti@lotiing.it
IL RESPONSABILE DEL PROCEDIMENTO Arch. Alessandro Scialoja					
0	GENNAIO 2022	VALIDAZIONE PROGETTO DEFINITIVO	AS	VP	GV
REVISIONE	DATA	OGGETTO	REDATTO	VERIFICATO	APPROVATO
AUTORIZZATO					


E' vietata ai sensi di legge la divulgazione e la riproduzione del presente disegno senza la preventiva autorizzazione

TIPOICO IDRANTE UNI70 SOTTOSUOLO
IDRANTE PER ESTERNO
SCALA 1:20

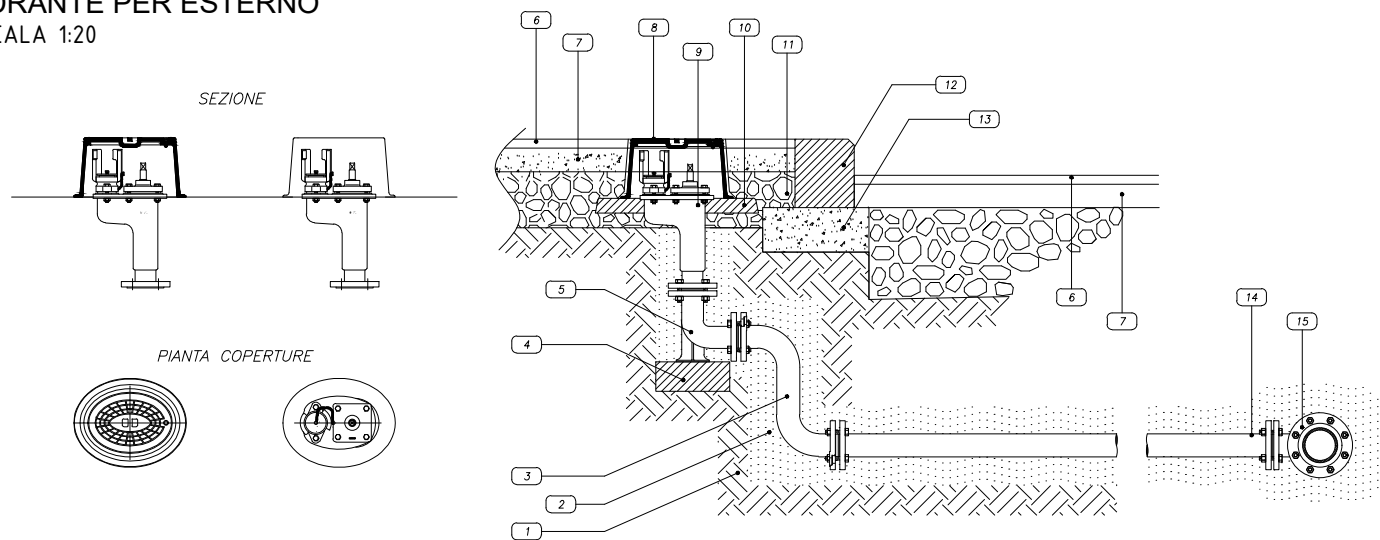

PARTICOLARE INSTALLAZIONE GRUPPO
DI ATTACCO MOTOPOMPA VVF UNI 70

SCALA 1:20

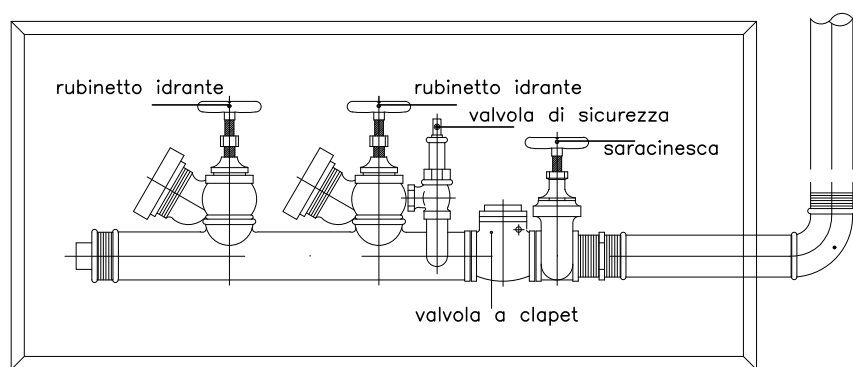


STAFFAGGIO TUBAZIONI AEREE

- UNI 10779, Impianti di estinzione incendi. Reti idranti. Progettazione, installazione ed esercizio;
- 14 gennaio 2018, Norme tecniche per le costruzioni, linee di indirizzo per la riduzione della vulnerabilità sismica dell'impiantistica antincendio.

La norma UNI 10779 al capitolo 7.1.5 richiede un'adeguata progettazione del sistema di supporto dell'impianto in zona sismica, tramite adeguati sistemi di sostegni e ancoraggi. Per la progettazione, la stessa UNI rimanda alle norme tecniche nell'ambito degli eurocodici strutturali o alle normative europee che spiegano come progettare sismicamente gli impianti. Sempre al capitolo 7.1.5 della UNI è richiesto di prestare attenzione agli attraversamenti delle tubazioni con pareti, solai: in corrispondenza della penetrazione la tubazione può infatti subire rotture, causate dai movimenti differenziali tra i due elementi o l'eventuale martellamento. Per la definizione di questi dettagli si rimanda al PE.

TIPOLOGIA DI STAFFAGGI

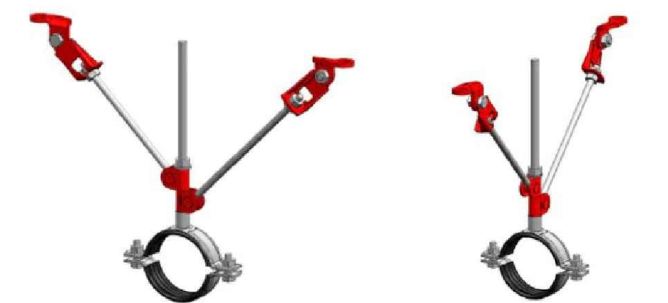

TIPOICO IDRANTE UNI 70 SOPRASUOLO A COLONNA
IDRANTE PER ESTERNO
SCALA 1:20

