


PROSPETTO OVEST CON QUOTE

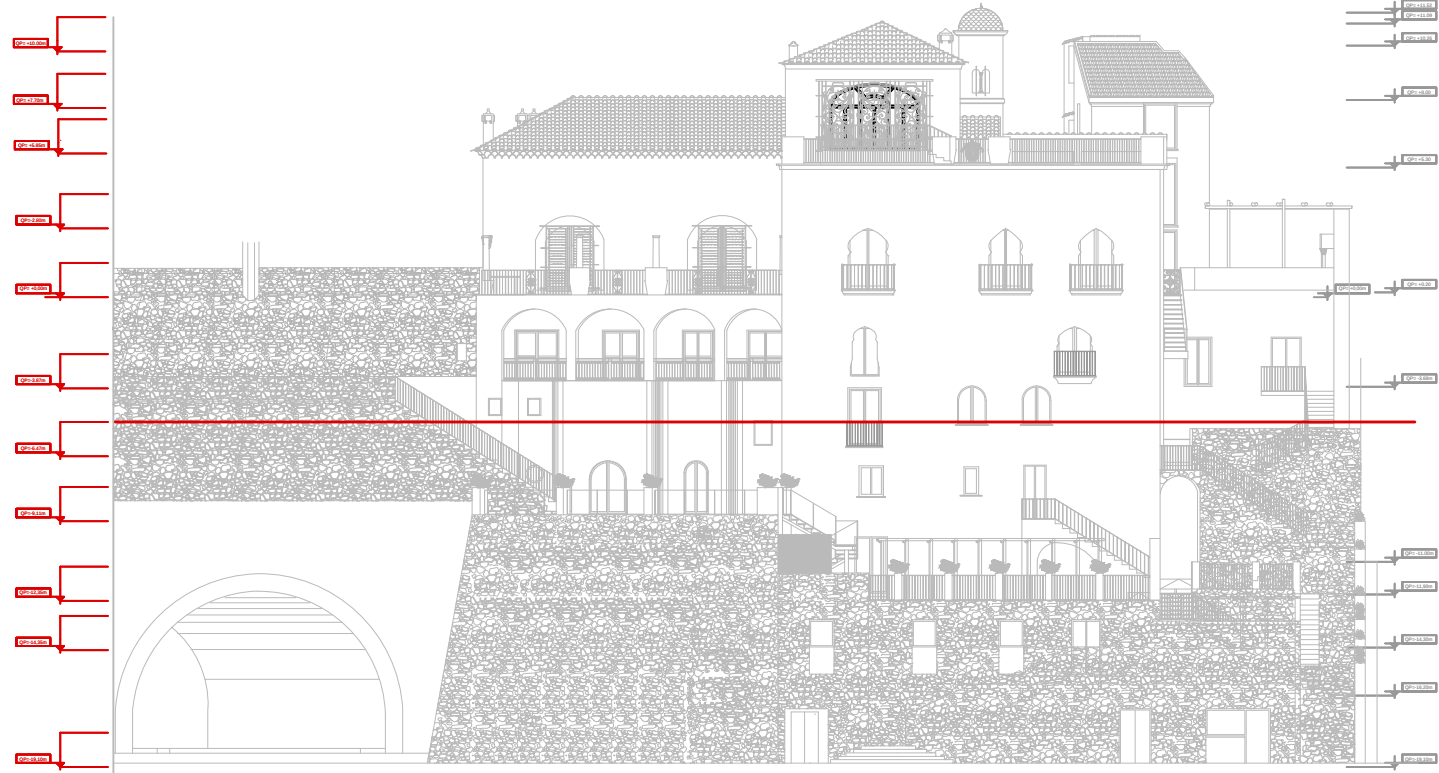


Prospetto Ovest
Quote di riferimento planimetrico
Quote altimetriche significative

LEGENDA SIMBOLI ANTINCENDIO

	ESTINTORE PORTATILE A POLVERE
	ESTINTORE PORTATILE AD ANIDRIDE CARBONICA
	IDRANTE SU NASPO DN 45 A PARETE (CON FLESSIBILE E LANCIA)
	ATTACCO UNI 70
	TUBAZIONI IN PEAD PN 16 SE SOTTO TRACCIA TUBAZIONI ACCIAIO ZINCATO COIBENTATE SE A VISTA
	gruppo di pressurizzazione antincendio, costruito secondo le Norme UNI, composto da elettromotopomba, elettropompa pilota, quadri elettrici ed ogni altro accessorio di funzionamento e di monaggio, portata 14,4 mc/h, prevalenza 420 kPa. Sono compresi tutti gli accessori della centrale, serbatoio di stoccaggio del gasolio e quant'altro necessario per darla perfettamente funzionante a regola d'arte

PROGETTO ESECUTIVO - IMPIANTO ANTINCENDIO

PIANTA A QUOTA -6,47 m

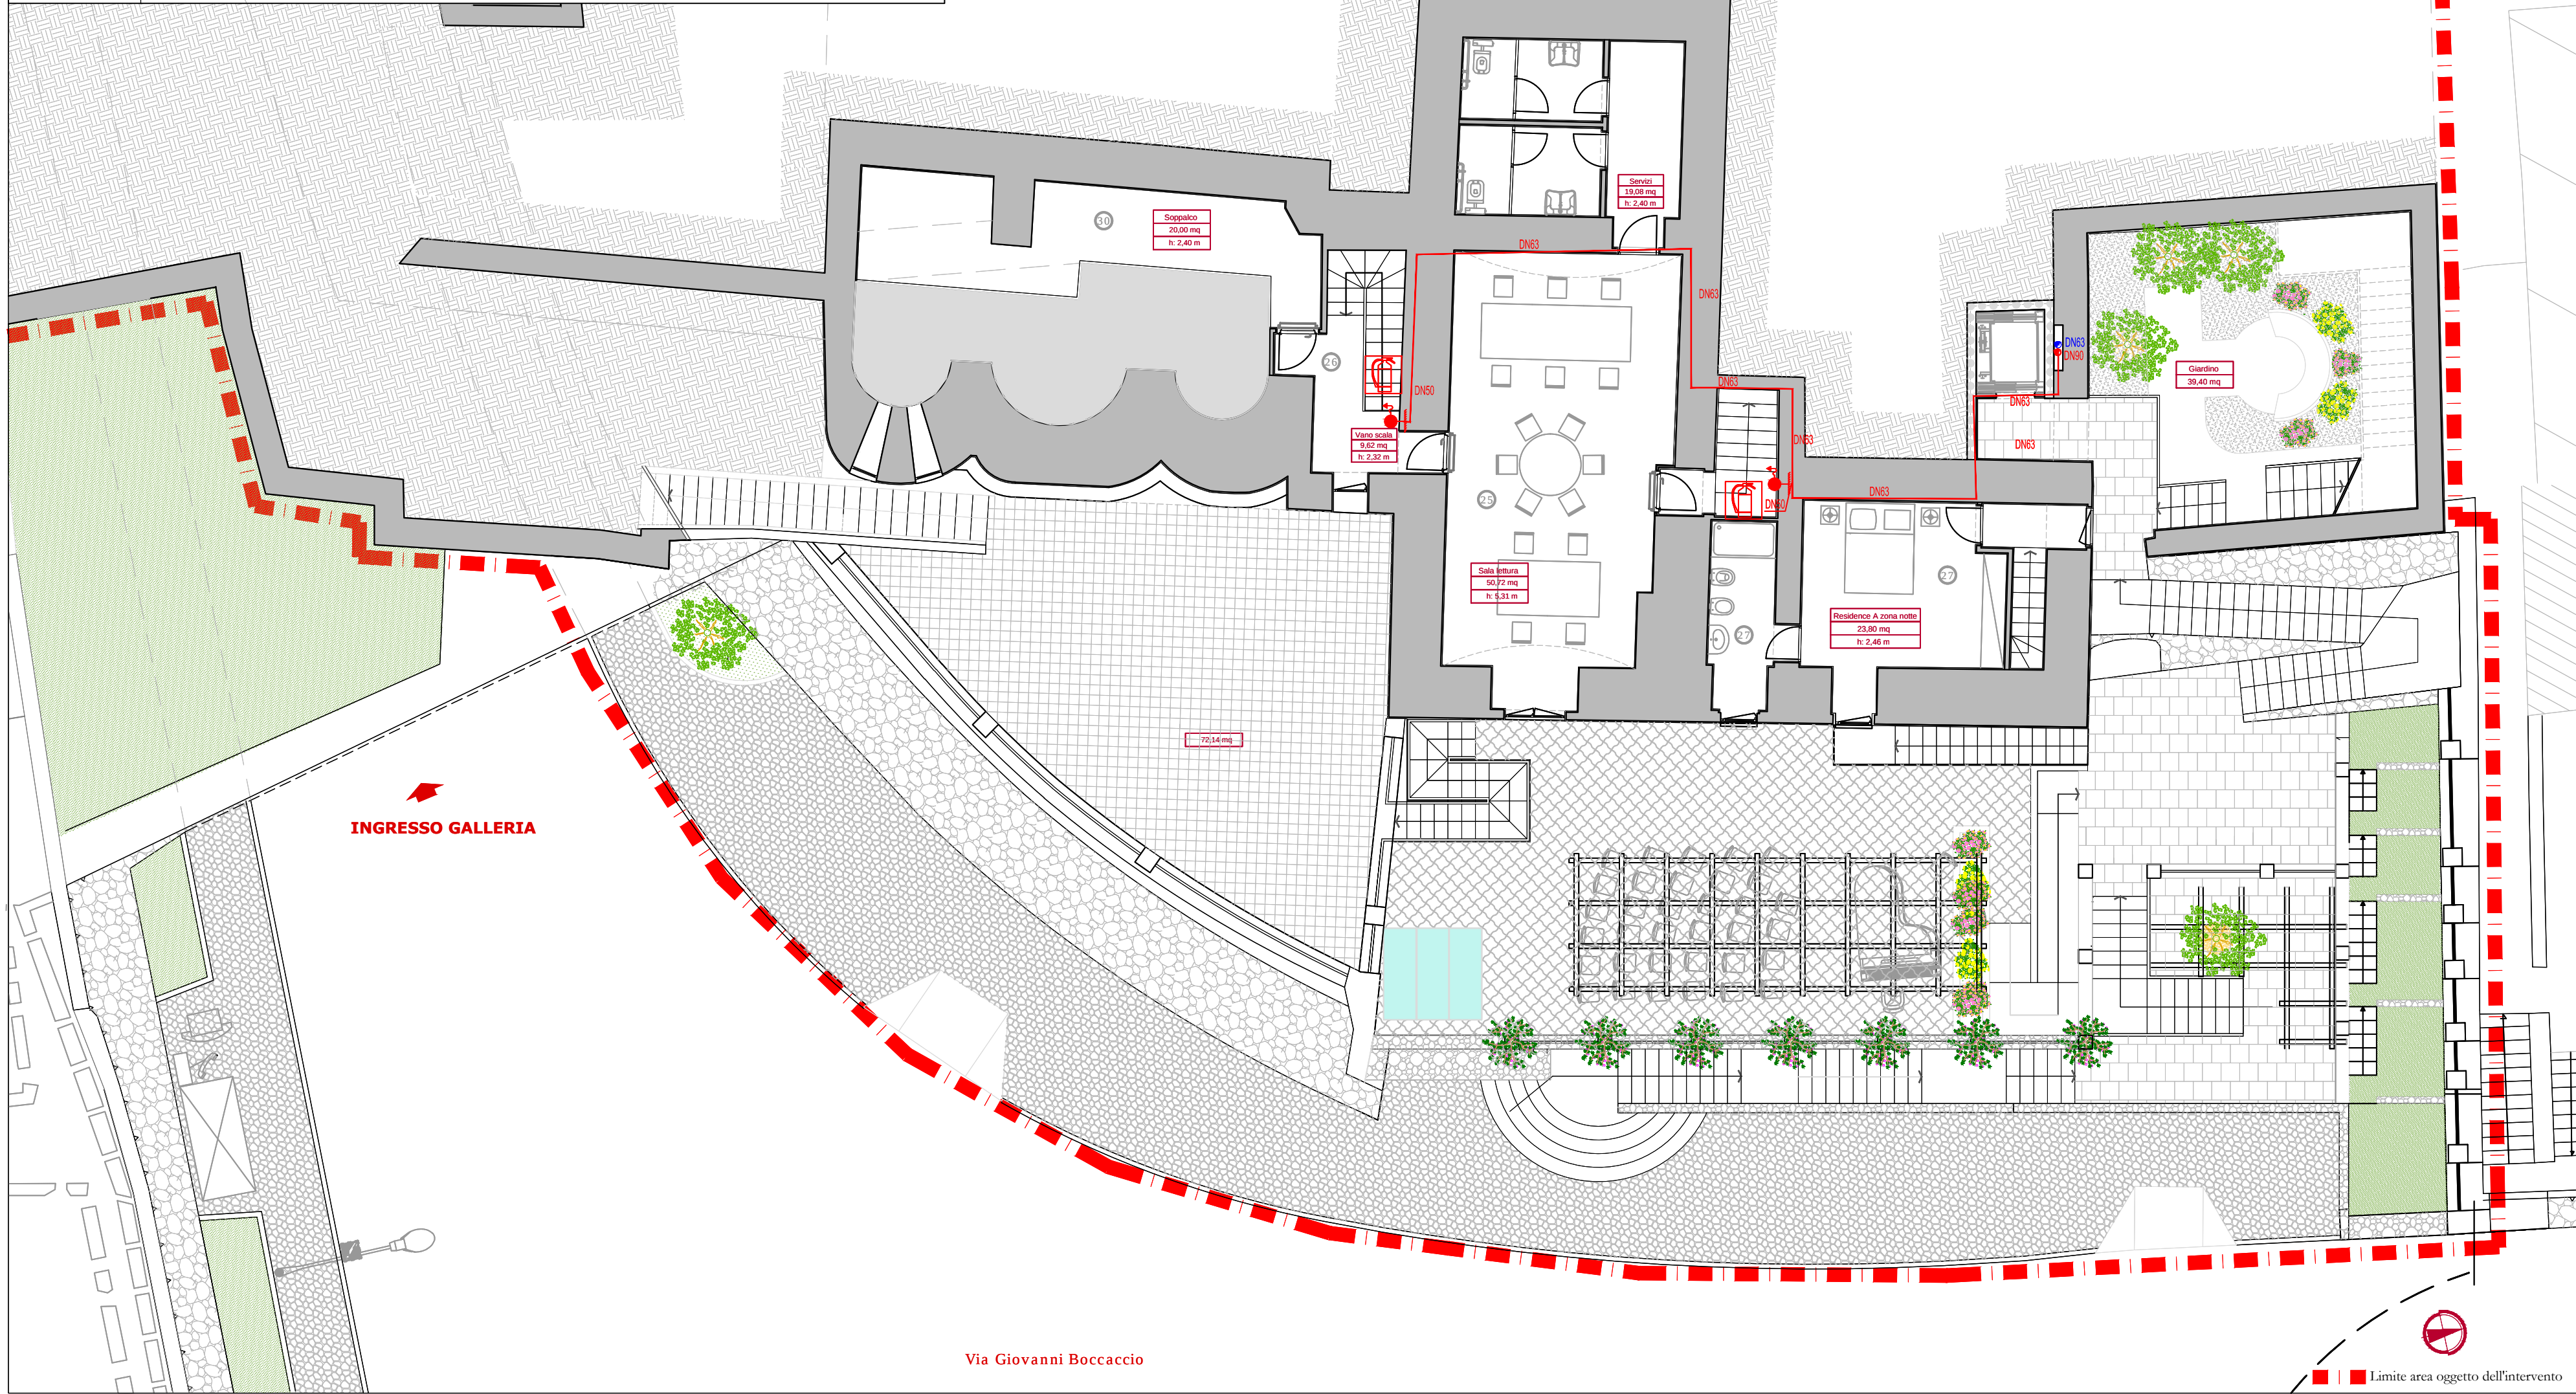

COMUNE DI RAVELLO

Provincia di Salerno

RESTAURO CONSERVATIVO CON RISTRUTTURAZIONE

ARCHITETTONICA DI "VILLA EPISCOPIO"

PROGETTO ESECUTIVO

LAVORI DI COMPLETAMENTO



7. IMPIANTI

OGGETTO:

IMPIANTO ANTINCENDIO
Pianta a q -6,47

Elaborato:

N° : 151

RAE.04

Scala:

1:100

Data:

Ottobre 2016

Aggiornamento:

Revisione:

REV.03

File :

RAE.04.dwg

Committente: Regione Campania

Responsabile Unico del Procedimento:

Dott. Giuseppe d'Errico

Direttore dei lavori:

Arch. Francesco D'Agostino

Coordinatore per la sicurezza in fase di esecuzione:

Arch. Francesco D'Agostino



P.T.I. - Progetti Territoriali Integrati S.p.A.
Società Generale di Ingegneria, Consulenza e Formazione
Via Medina, 5 - 80133 Napoli - info@ptiitalia.it - www.ptiitalia.it
Legale rappresentante: Arch. Carmelo De Luca



Responsabile della progettazione
Ing. Arch. Maurizio Di Stefano

Via Giovanni Boccaccio

Limite area oggetto dell'intervento