
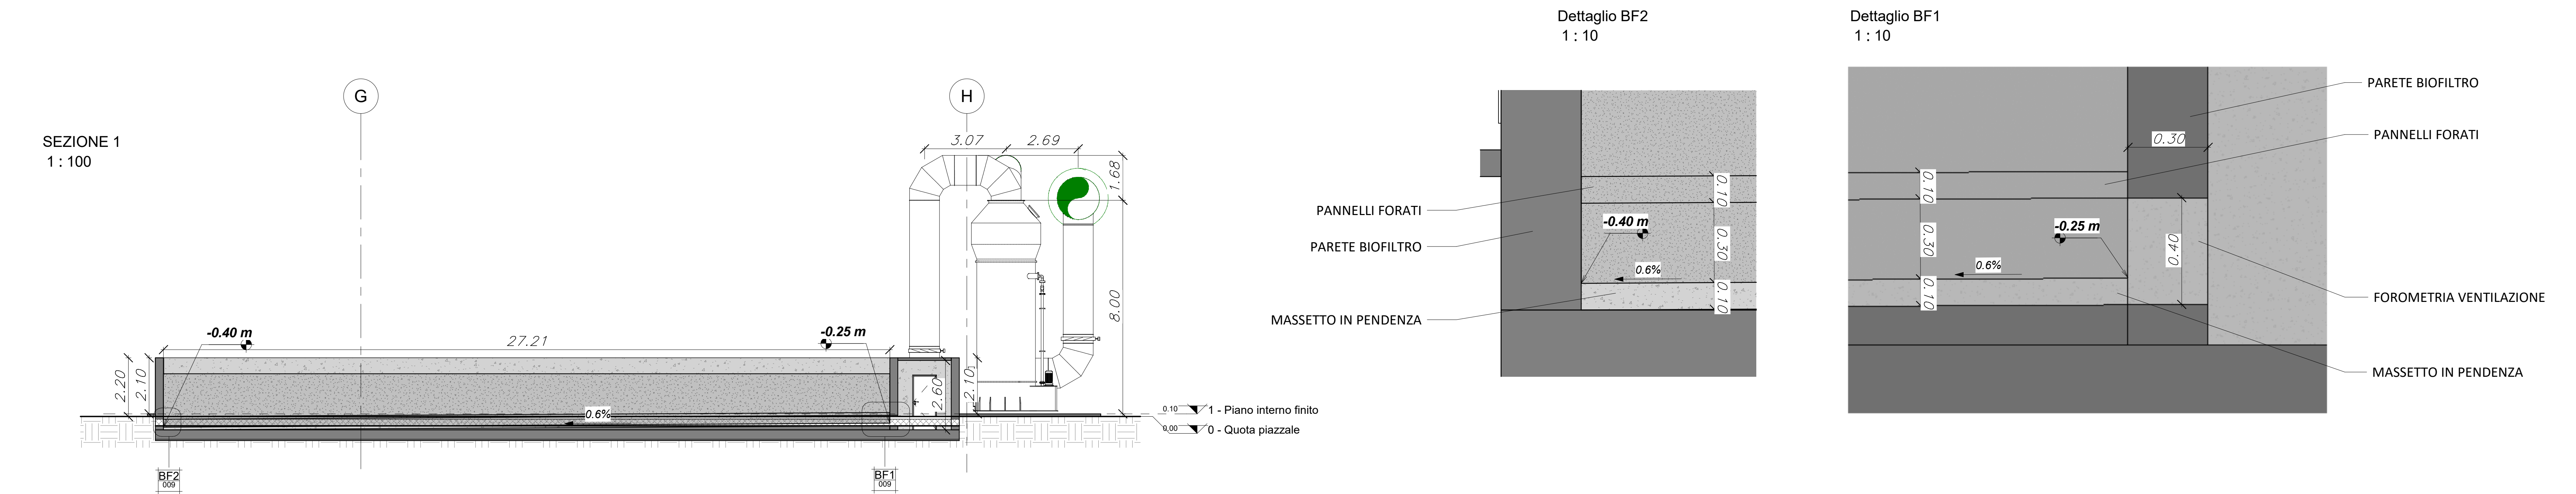


SCRUBBER		
Item		Descrizione
SCR.001	Scrubber	
SCR.001	Scrubber	
SCR.002	Scrubber	
SCR.003	Scrubber	
SCR.004	Scrubber	

Abaco dei ventilatori		
Item	Descrizione	Linea
VBF.001	Ventilatore scrubber	Rete aspirazione aria ambientale da locali maturazione e avvio a biofiltrazione
VBF.002	Ventilatore scrubber	Rete aspirazione aria ambientale da locali maturazione e avvio a biofiltrazione
VBF.003	Ventilatore scrubber	Rete aspirazione aria ambientale da locali maturazione e avvio a biofiltrazione
VBF.004	Ventilatore scrubber	Rete aspirazione aria ambientale da locali maturazione e avvio a biofiltrazione

Collettore MBF - Q a biofiltri 256.158,40...			
Tratto	Portata mc/h	diametro mm	velocità m/s
2.3.1	256158,40	2350	16,41
2.3.2	128079,20	1600	17,69

PIANTA CHIAVE
SCALA 1:1000

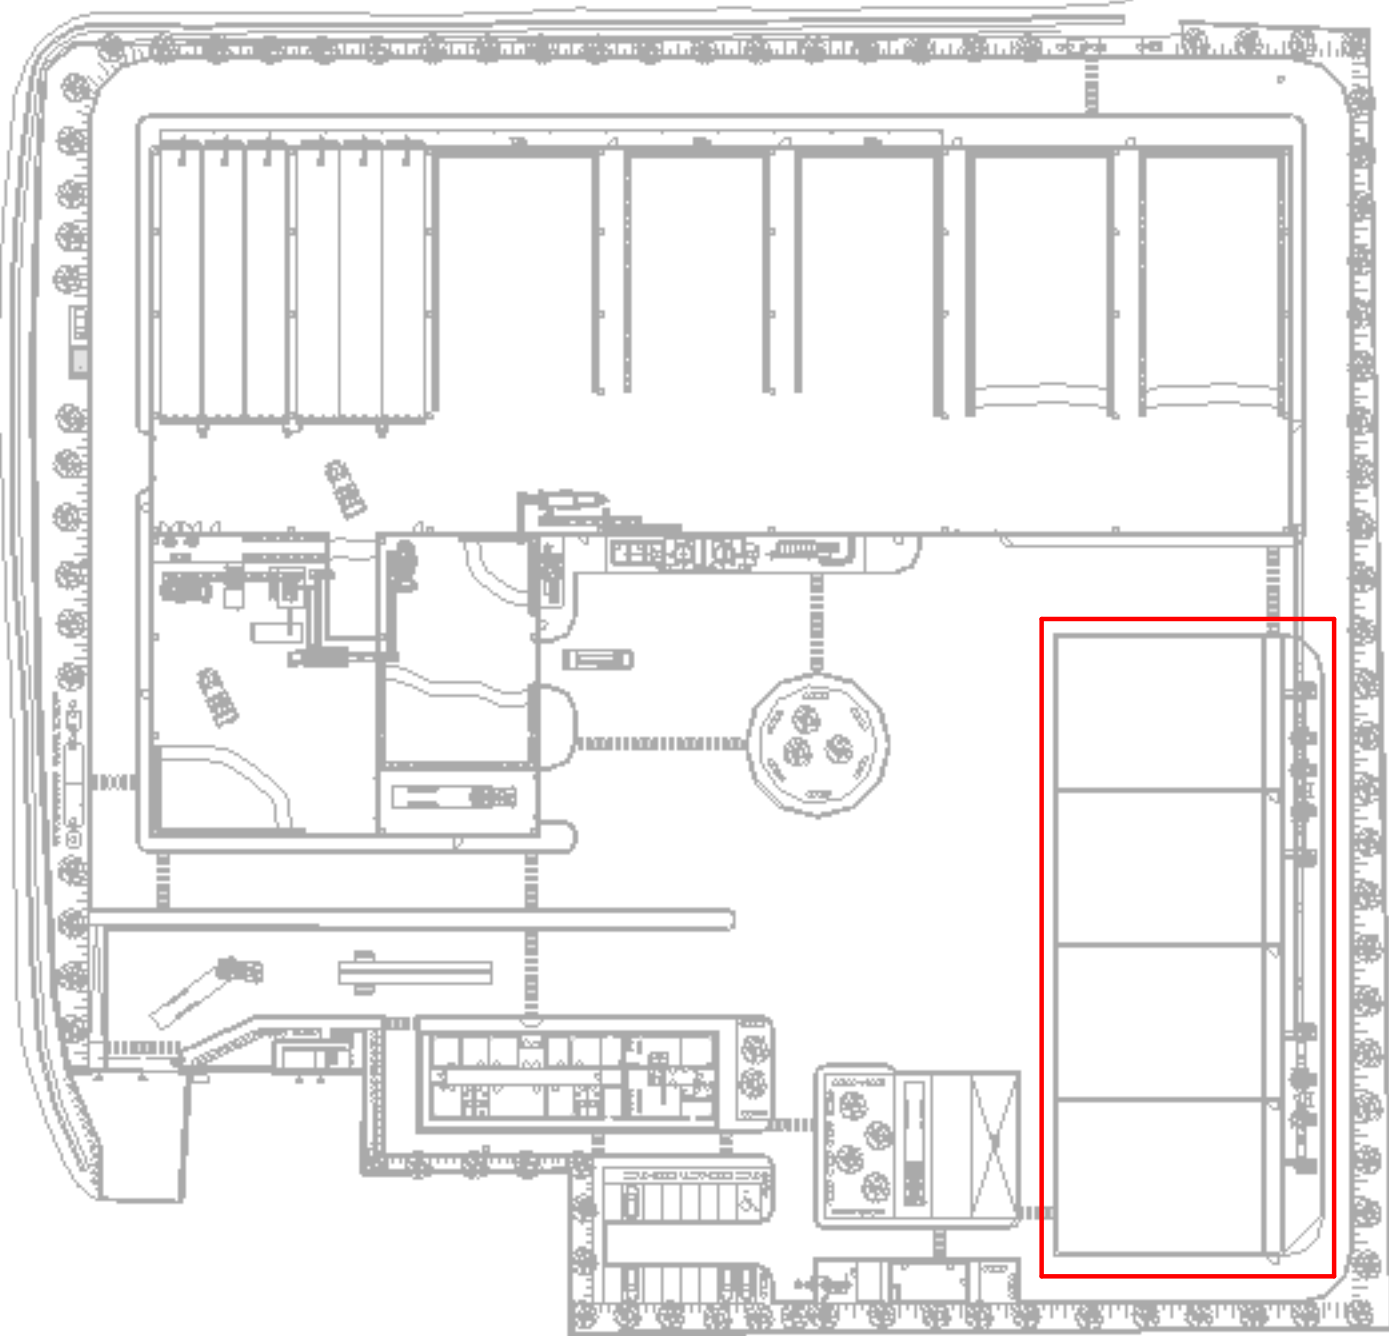

REGIONE CAMPANIA
GIUNTA REGIONALE
DELLA CAMPANIA

PROGETTAZIONE E REALIZZAZIONE DEI LAVORI RELATIVI ALLA COSTRUZIONE DI UN IMPIANTO PER IL TRATTAMENTO DELLA FRAZIONE ORGANICA PROVENIENTE DALLA RACCOLTA DIFFERENZIATA DEI RSU NEL COMUNE DI MARIGLIANO (NA)

PROCEDURA N. 3487/AP/2022 - CUP: B96G17000900001 - CIG: 935815951B

PROGETTO ESECUTIVO
RUP: Arch. A. Scialoja

IMPRESA CAPOGRUPPO:

INFRATECH
Consorzio Stabile S.p.A. R.L.
con sede legale in MILANO
P.zza Quattro Novembre n. 7
Tel: 0815621498
gare@pec.infratech.it

SUB RAGGRUPPAMENTO DI PROGETTISTI:

SUB MANDATARIA:
**OP. ELETTROMECCANICHE
E RETI DI SERVIZIO**

C.G.A. S.r.l.
Via A. Togli, 11
00187 Roma (RM)
Tel: 0649411111
info@cgasrl.it

MANDANTE:
**STRUTTURE E IMPIANTO
ANTINCENDIO**

Ing. G. M. Sciarra
Via Filippo Turati n. 138/A
San Benedetto del Tronto (AP)
Tel: 0735-431388
info@pec.collelli.it

**IMPANTI
ELETTRICI**

DRISALODI ASSOCIATI
Ing. G. Drisalodi
Via delle Industrie n. 138/A
Perugia
Tel: 0735-431388
info@pec.collelli.it

SICUREZZA

Prof. Ing. GIOVANNI PERILLO
Viale 100 luglio n. 2 - Roma (RM)
Tel: 0649411111
giovanni.perillo@pec.it

GEOLOGIA

Dott. Geol. PASQUALE MANARA
Via F.lli del 23 - Roma (RM)
Tel: 0649411111
pasqualemanara@pec.it

ELABORATO:

PROCESSO ASPIRAZIONE
Planimetria scrubber e biofiltro

CODIFICA							
prog.	tipo elab.	argomento	progresso	revisione	data	scala	plott
ESE	EGR	AIR	009	C	12/23	Come indicato	A0L
rev	data	descrizione	redatto	approvato			
A	06/23	Emissione	AB	CGA			
B	10/23	Integratori richieste in fase di verifica e validazione	AB	CGA			
C	12/23	Integratori richieste in fase di verifica e validazione	AB	CGA			