


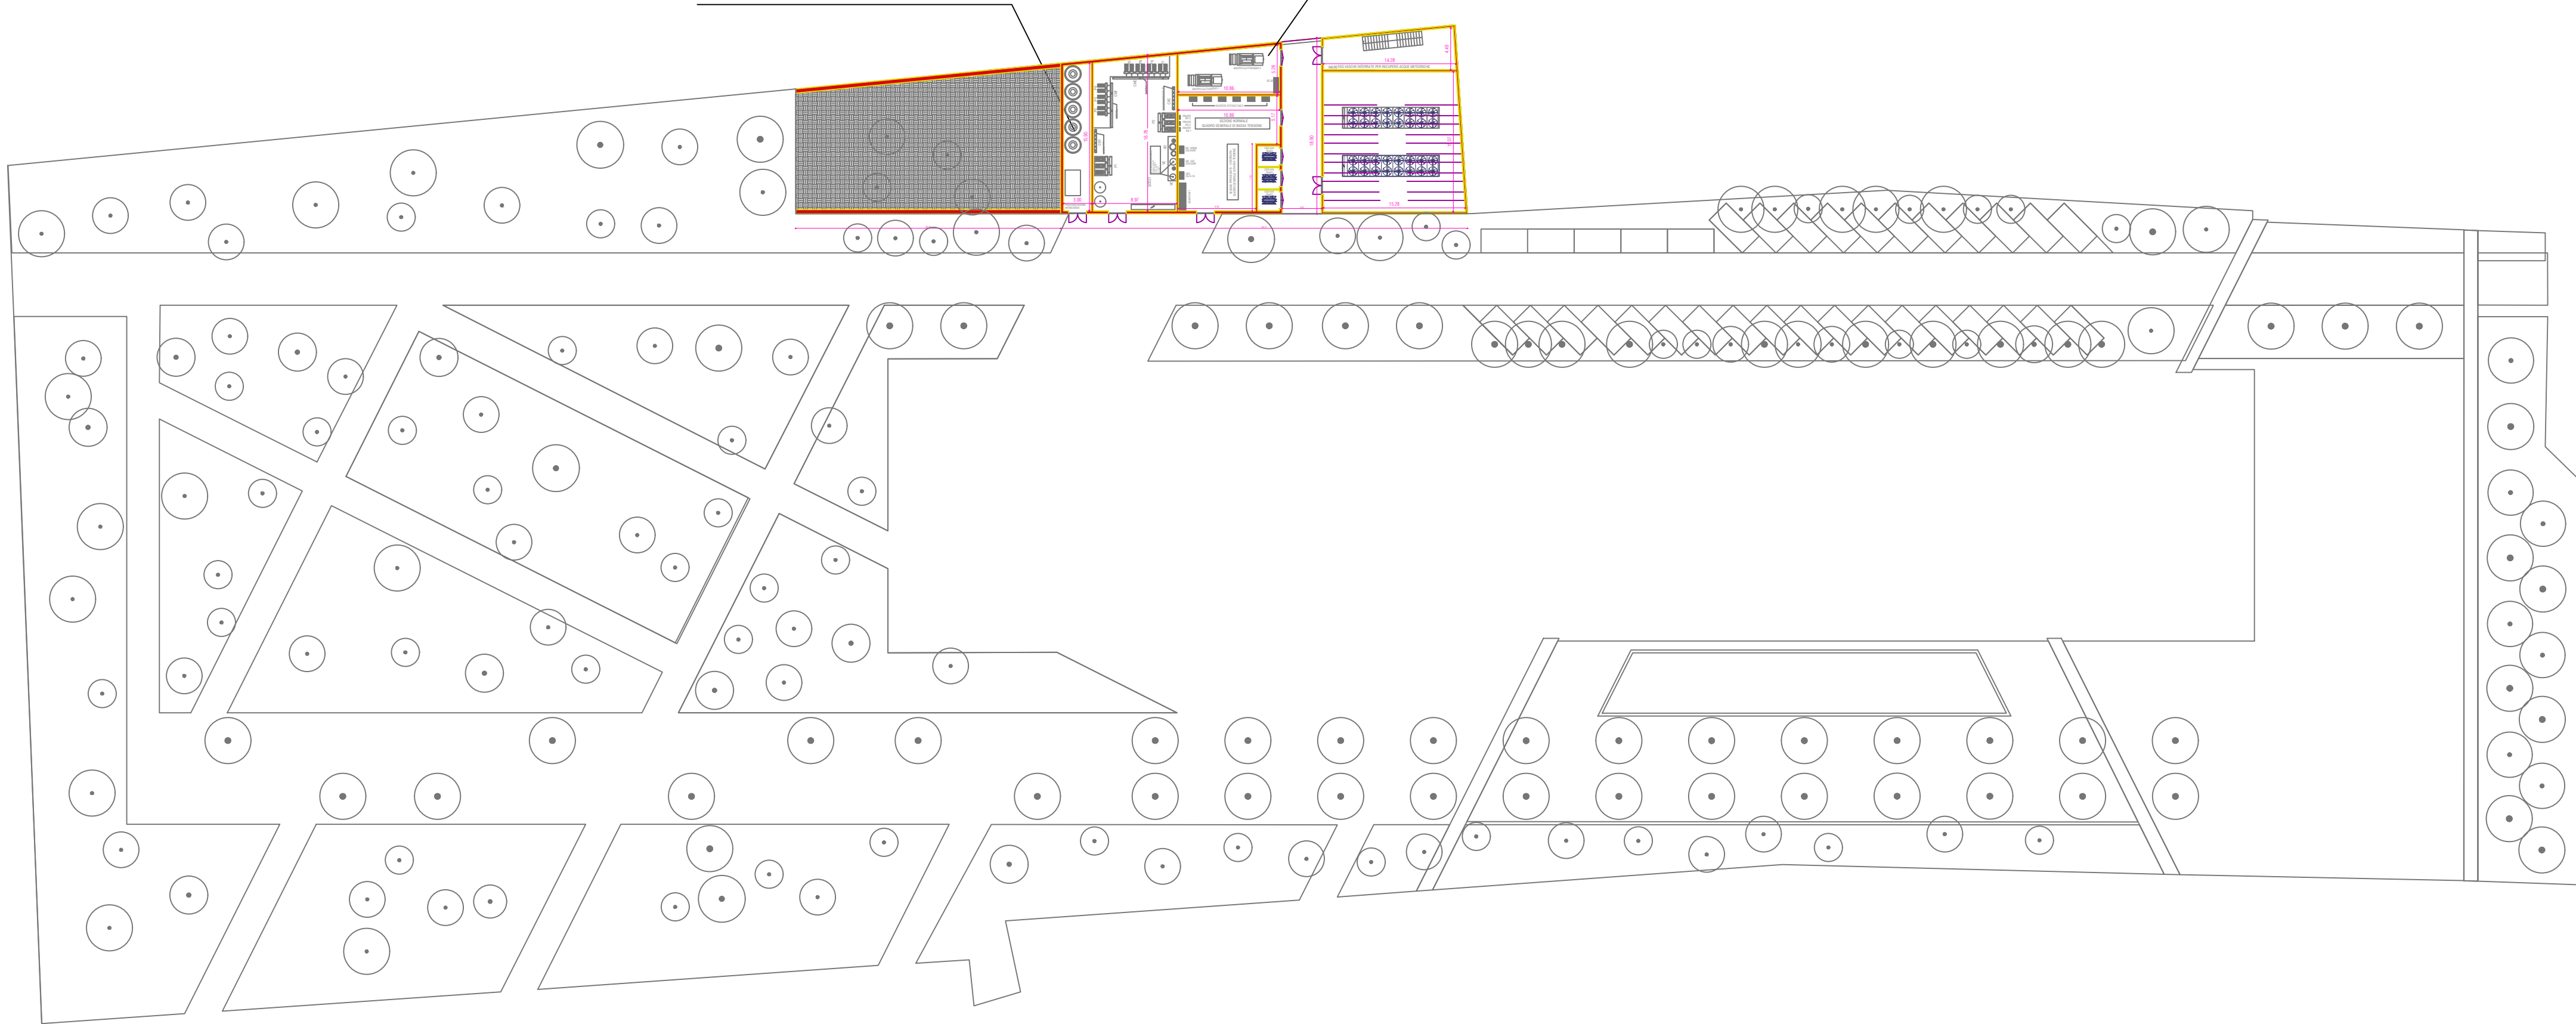

PLANIMETRIA GENERALE DI INQUADRAMENTO
SCALA 1:500

GRUPPO DI PRESSURIZZAZIONE
E RISERVA IDRICA ANTINCENDIO
5 SERBATOI DA 5 MC CAD

ATTIVITÀ 49.2.B
2 GRUPPI ELETTROGENI



Fondazione IDIS - Città della Scienza

REALIZZAZIONE DEL
NUOVO SCIENCE CENTRE

Città della Scienza
Via Coroglio 59 - 80124 - Napoli

PROGETTO DI FATTIBILITA'
TECNICO-ECONOMICA

CODICE ELABORATO
PI.01 PLANIMETRIA GENERALE DI INQUADRAMENTO

FASE		SCALA	
Conferenza di servizi		1:500	
DATA PRIMA EMISSIONE	REVISIONE	DATA	
31/01/2023	01	21/03/2023	

IL PROGETTISTA	RTI FINALCA INGEGNERIA s.r.l.	Capogruppo Mandataria
INTEGR. PRESTAZIONI SPECIALISTICHE	Ing. Alfredo Postiglione	
PROGETTAZIONE ARCHITETTONICA	Arch. Andrea Guazzieri	
	Arch. Valerio Ciotola	
	Dinamicamente Architetti (Arch. Luciano Esposito - Arch. Biagio Bove)	
CONSULENZA ARCHITETTONICA	Arch. Raul Forsoni	
PROGETTAZIONE STRUTTURE	Ing. Nicola Marchetti	
PROGETTAZIONE IMPIANTI	ICARO s.r.l (Ing. Angelo Puerto)	Impianto di climatizzazione
	Ing. Salvatore De Lucia	Impianti elettrici e speciali
	FINALCA INGEGNERIA s.r.l	Impianti idrici e antincendio
COORD. DELLA SICUREZZA	Ing. Nicola Marchetti	
CONSULENZA SCIENTIFICA	Ing. Roberto Castelluccio	
CONS. PREVENZIONE INCENDI	Ing. Paolo Zannelli	
CONS. RISPARMIO ENERGETICO	Ing. Ageta Mancini	
CONSULENZA SCIENTIFICA PAESAGGISTICA	Arch. Fabio Mangone	