


POZZETTI TIPO SCARICO ACQUE REFLUE


PIANTA

SCALA 1:10

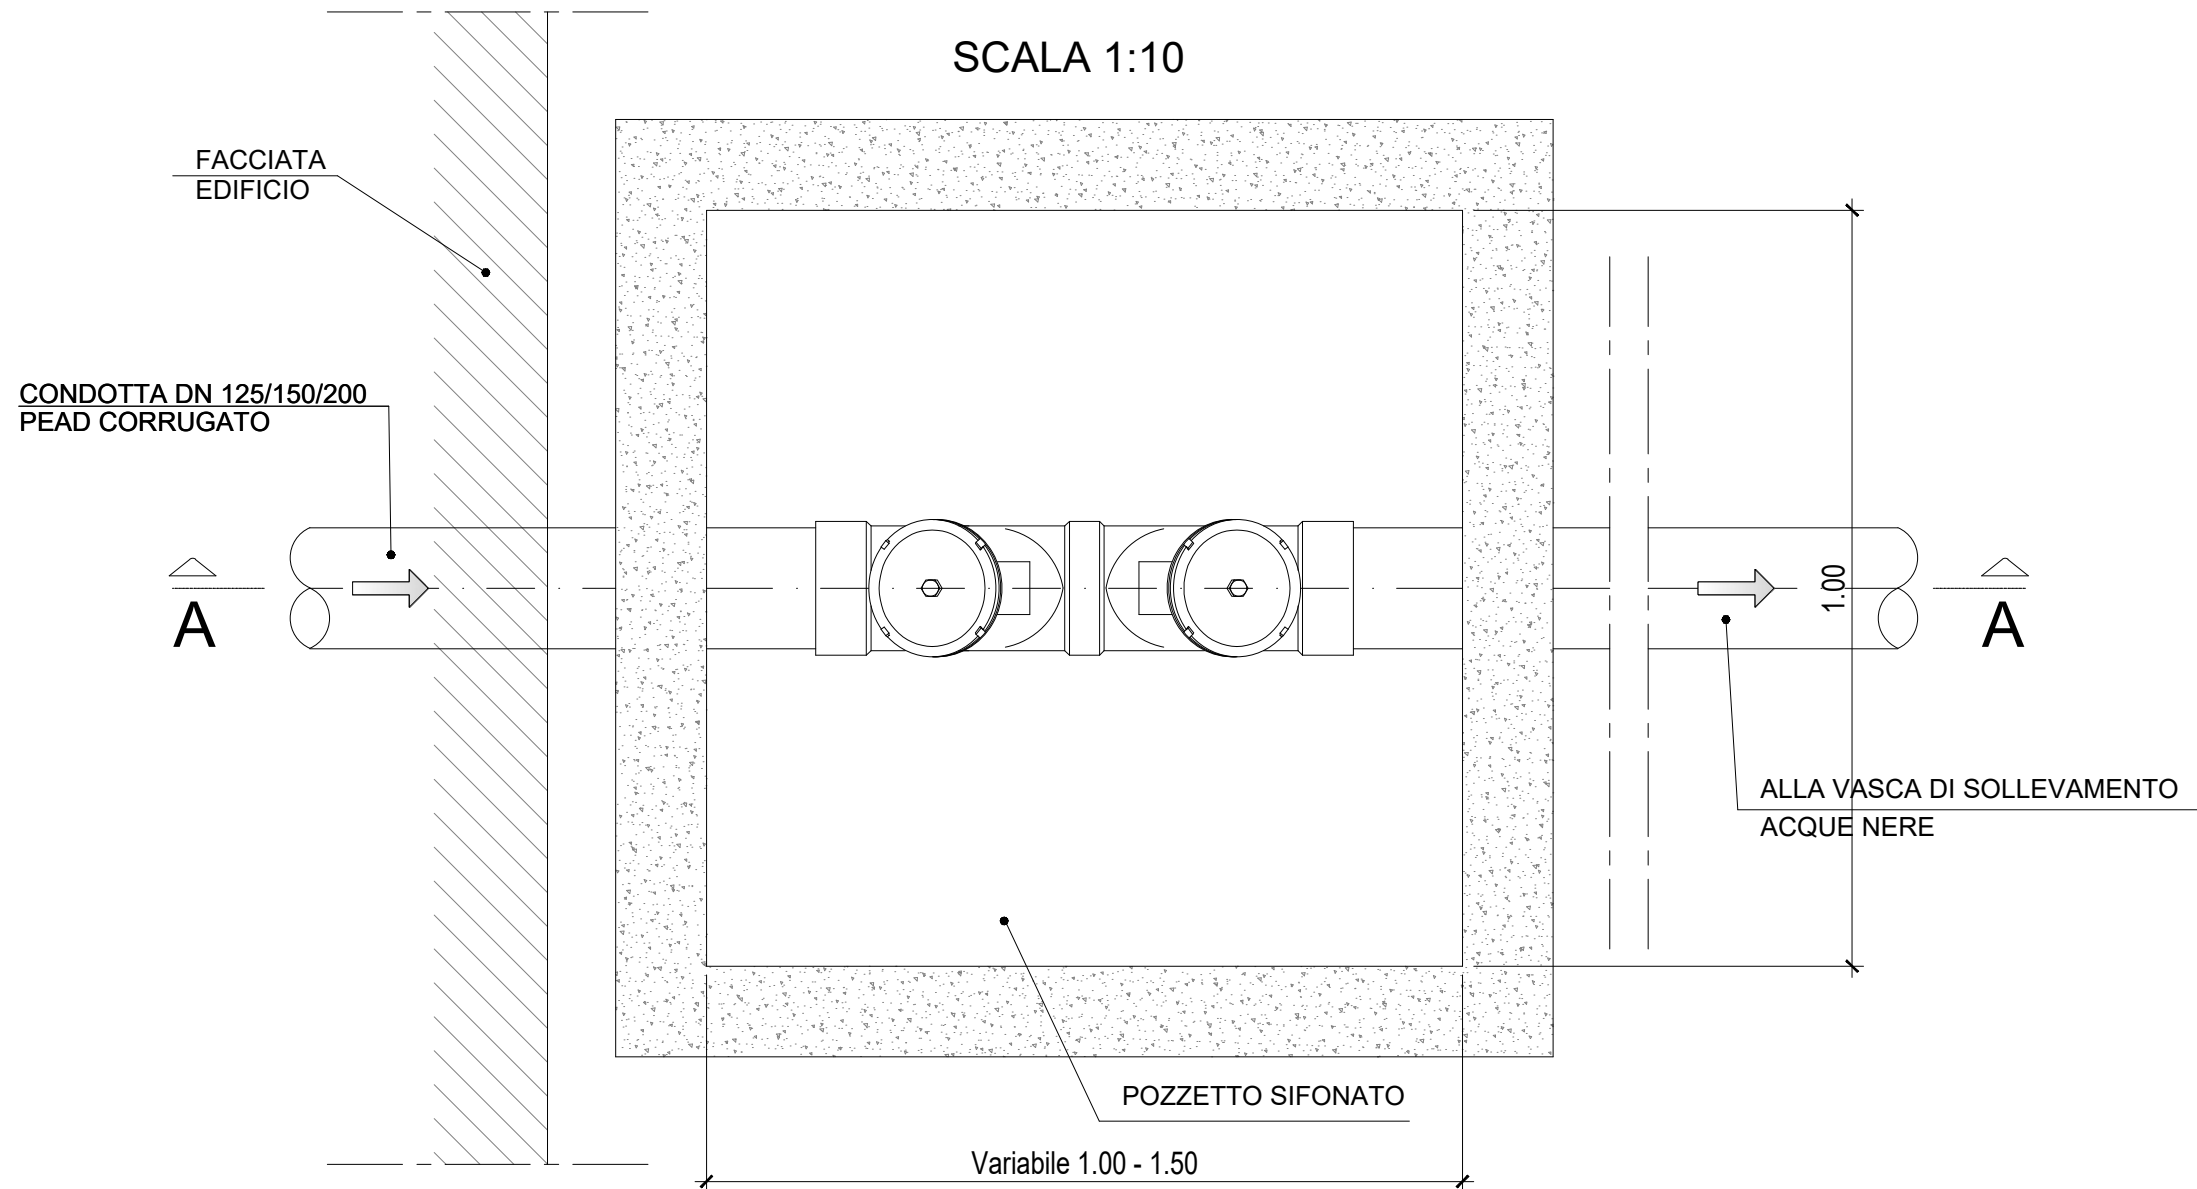

SEZIONE A - A


SCALA 1:10

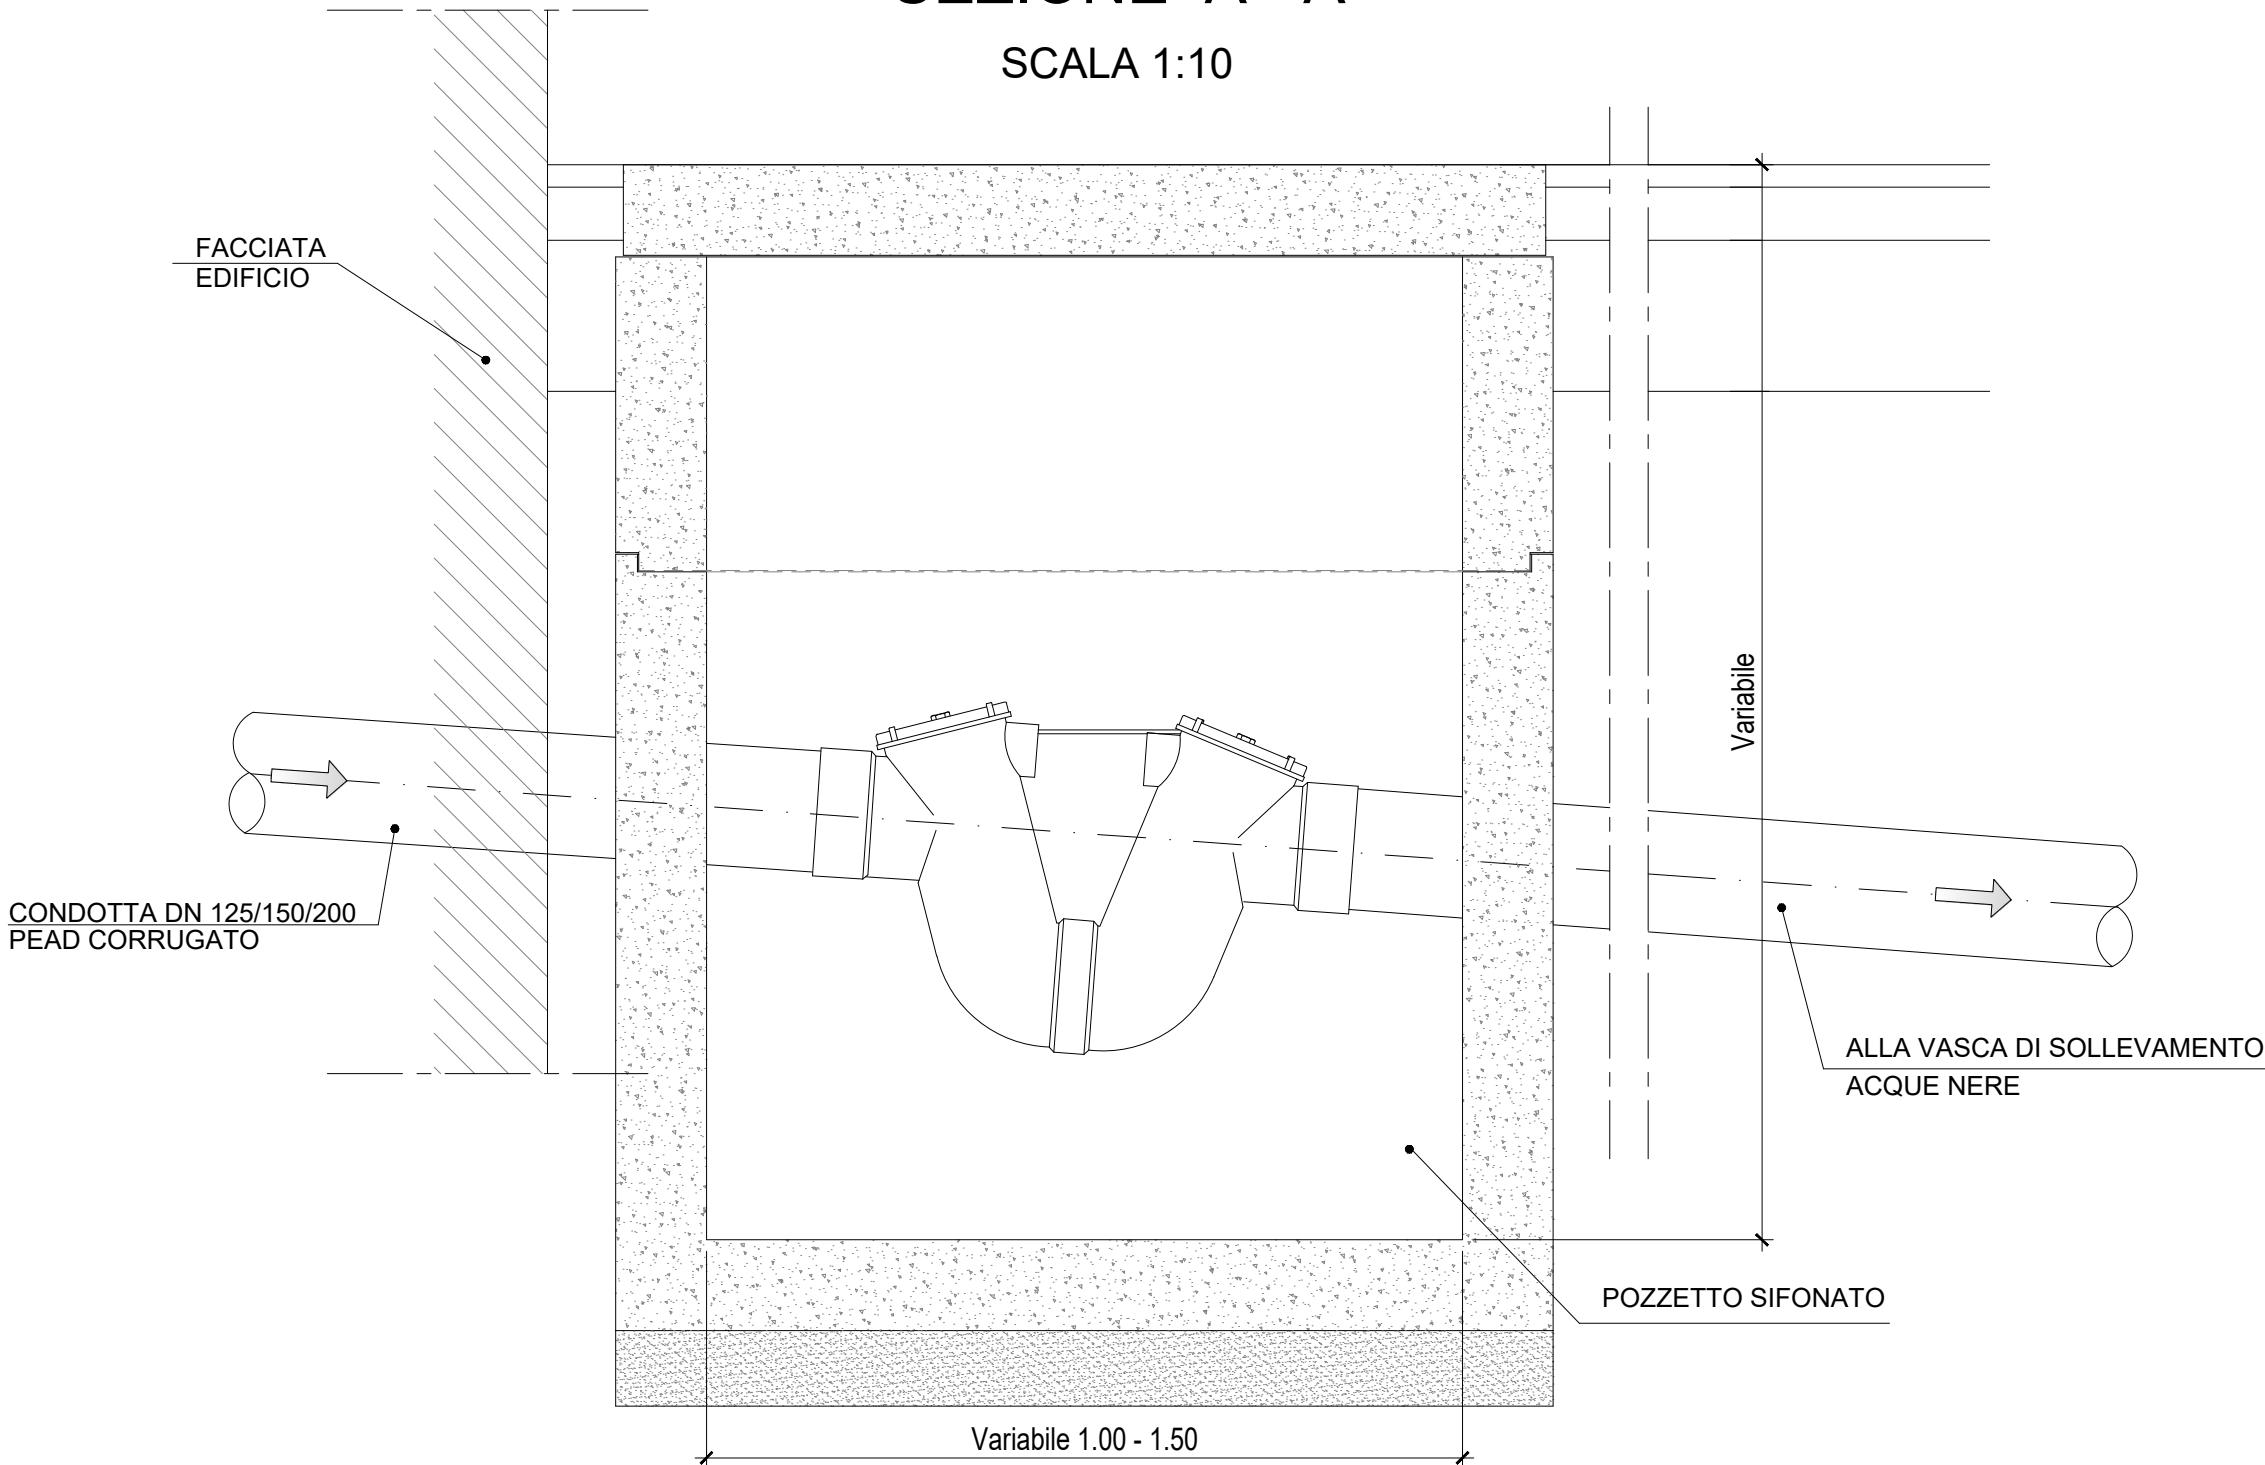

POZZETTI TIPO IMPIANTO
ACQUA POTABILE


PIANTA

SCALA 1:10

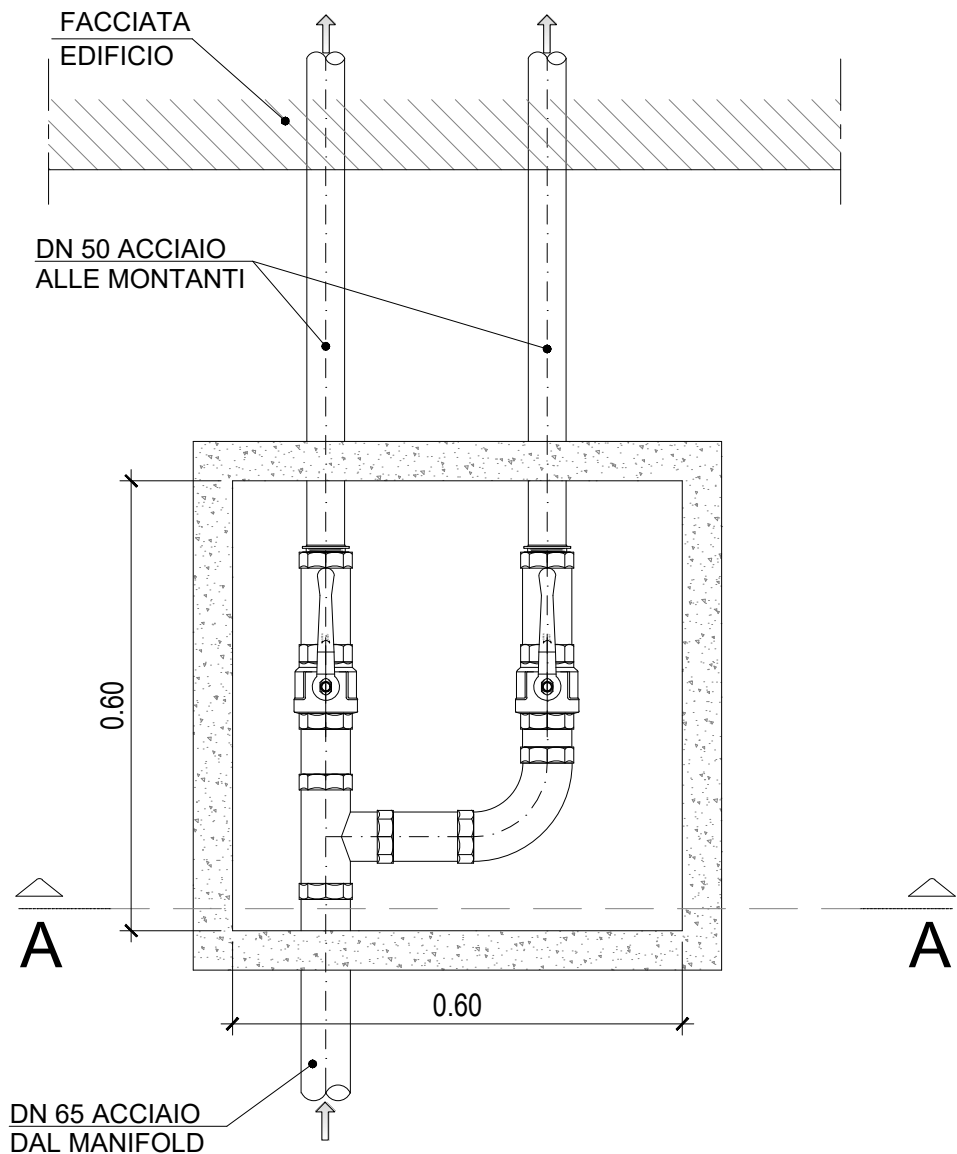

SEZIONE A - A

SCALA 1:10

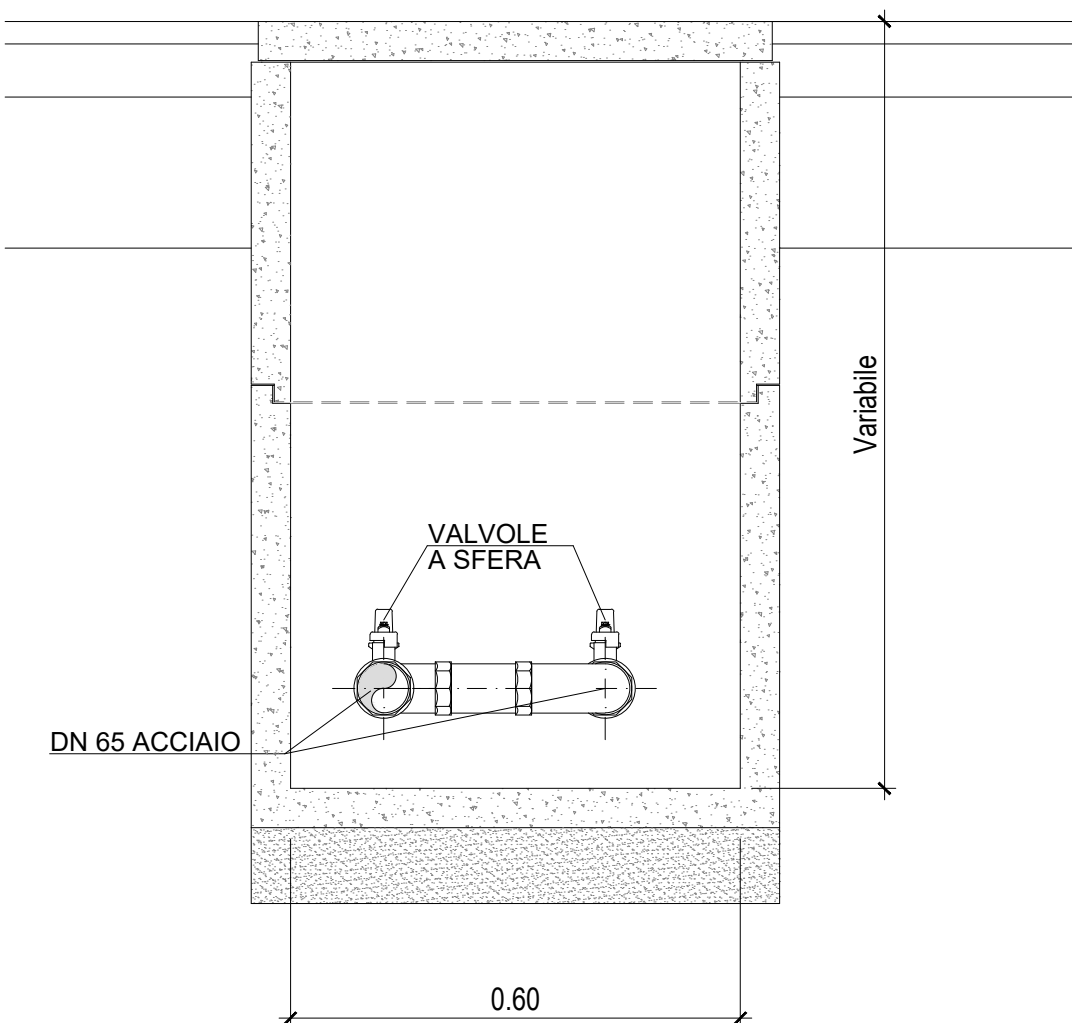

Fondazione IDIS - Città della Scienza

REALIZZAZIONE DEL
NUOVO SCIENCE CENTRE

Città della Scienza

Via Coroglio 59 - 80124 - Napoli

PROGETTO DI FATTIBILITA'
TECNICO-ECONOMICA

CODICE PS.05 ELABORATO IMPIANTO ACQUA POTABILE E ACQUA DI SCARICO
PARTICOLARE POZZETTI TIPO

FASE		SCALA	
Conferenza di servizi		1:10	
DATA PRIMA EMISSIONE		REVISIONE	DATA
31/01/2023		01	21/03/2023

IL PROGETTISTA	RTI FINALCA INGEGNERIA s.r.l.	Capogruppo Mandataria
INTEGR. PRESTAZIONI SPECIALISTICHE	Ing. Alfredo Postiglione	
PROGETTAZIONE ARCHITETTONICA	Arch. Andrea Guazzieri	
	Arch. Valerio Ciotola	
	Dinamicamente Architetti (Arch. Luciano Esposito - Arch. Biagio Bove)	
CONSULENZA ARCHITETTONICA	Arch. Raul Forsoni	
PROGETTAZIONE STRUTTURE	Ing. Nicola Marchetti	
PROGETTAZIONE IMPIANTI	ICARO s.r.l (Ing. Angelo Puorto)	Impianto di climatizzazione
	Ing. Salvatore De Lucia	Impianti elettrici e speciali
	FINALCA INGEGNERIA s.r.l	Impianti idrici e antincendio
COORD. DELLA SICUREZZA	Ing. Nicola Marchetti	
CONSULENZA SCIENTIFICA	Ing. Roberto Castelluccio	
CONS. PREVENZIONE INCENDI	Ing. Paolo Zannelli	
CONS. RISPARMIO ENERGETICO	Ing. Agata Mancini	
CONSULENZA SCIENTIFICA PAESAGGISTICA	Arch. Fabio Mangone	