


Scala 1:100

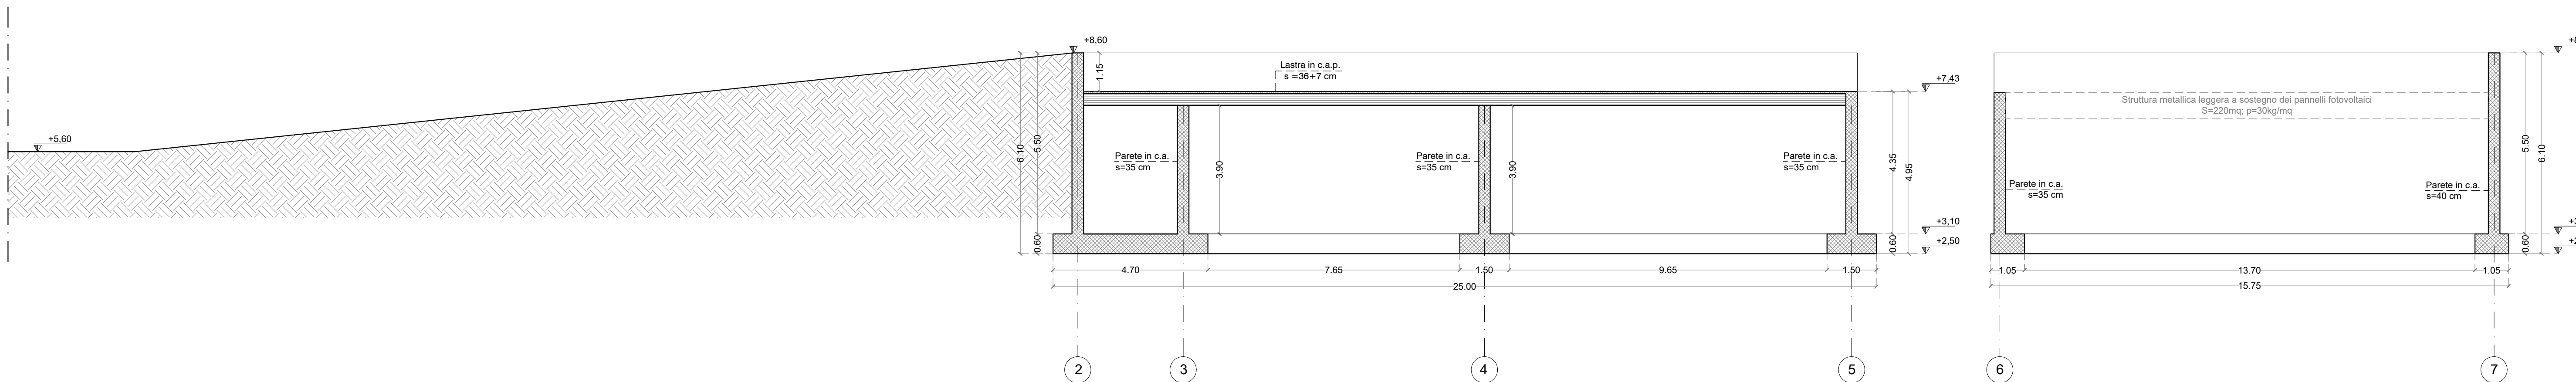

Scala 1:100



Via Coroglio 59 - 80124 - Napoli

COOICI

ELASOPAT

FASE

Conferenza di servizi

SCALA

1:100

IL PROGETTISTA

RTI FINALCA INGEGNERIA s.r.l.

Capogruppo Mandatarie

INTEGR. PRESTAZIONI SPECIALISTICHE

Ing. Alfredo Postiglione

PROGETTAZIONE ARCHITETTONICA

Arch. Andrea Guazzieri

Arch. Valerio Clotola

CONSULENZA ARCHITETTONICA

Arch. Raul Forsoni

PROGETTAZIONE STRUTTURE

Ing. Nicola Marchetti

PROGETTAZIONE IMPIANTI

ICARO s.r.l. (Ing. Angelo Puorto)

Ing. Salvatore De Lu

FINALCA INGEGNERIA s.r.l. Impianti idrici e antincendio

COORD. DELLA SICUREZZA

Ing. Nicola Marchetti

CONSULENZA SCIENTIFICA

Ing. Roberto Castellucco

CONS. PREVENZIONE INCENDI

Ing. Paolo Zannelli

CONS. RISPARMIO ENERGETICO

Ing. Agata Mancini

CONSULENZA SCIENTIFICA PAESAGGISTICA

Arch. Fabio Mangoni