



scala 1:100

01
N 13.04
via generale Giordano Orsini

A
N 12.03



01
N 13.01
via Raffaele De Cesare

01
N 13.02
via Marino Turchi


01
N 13.03
via Santa Lucia

A
N 12.03

BAGNO TIPO - DETTAGLI

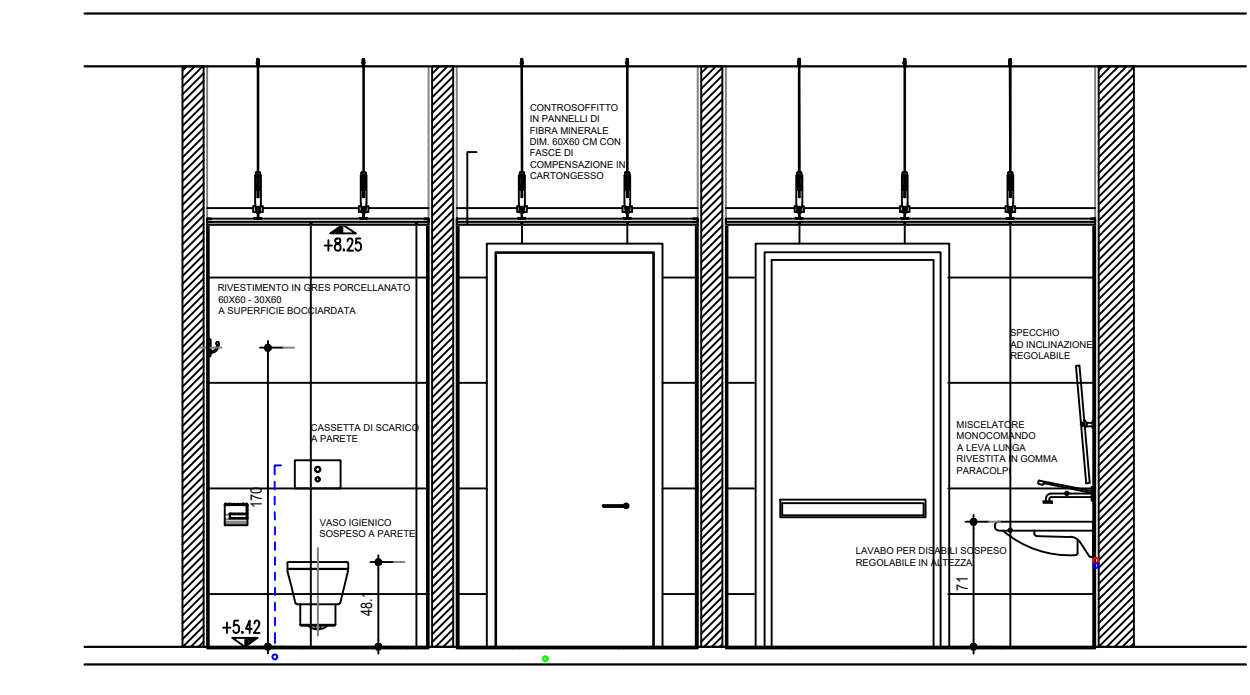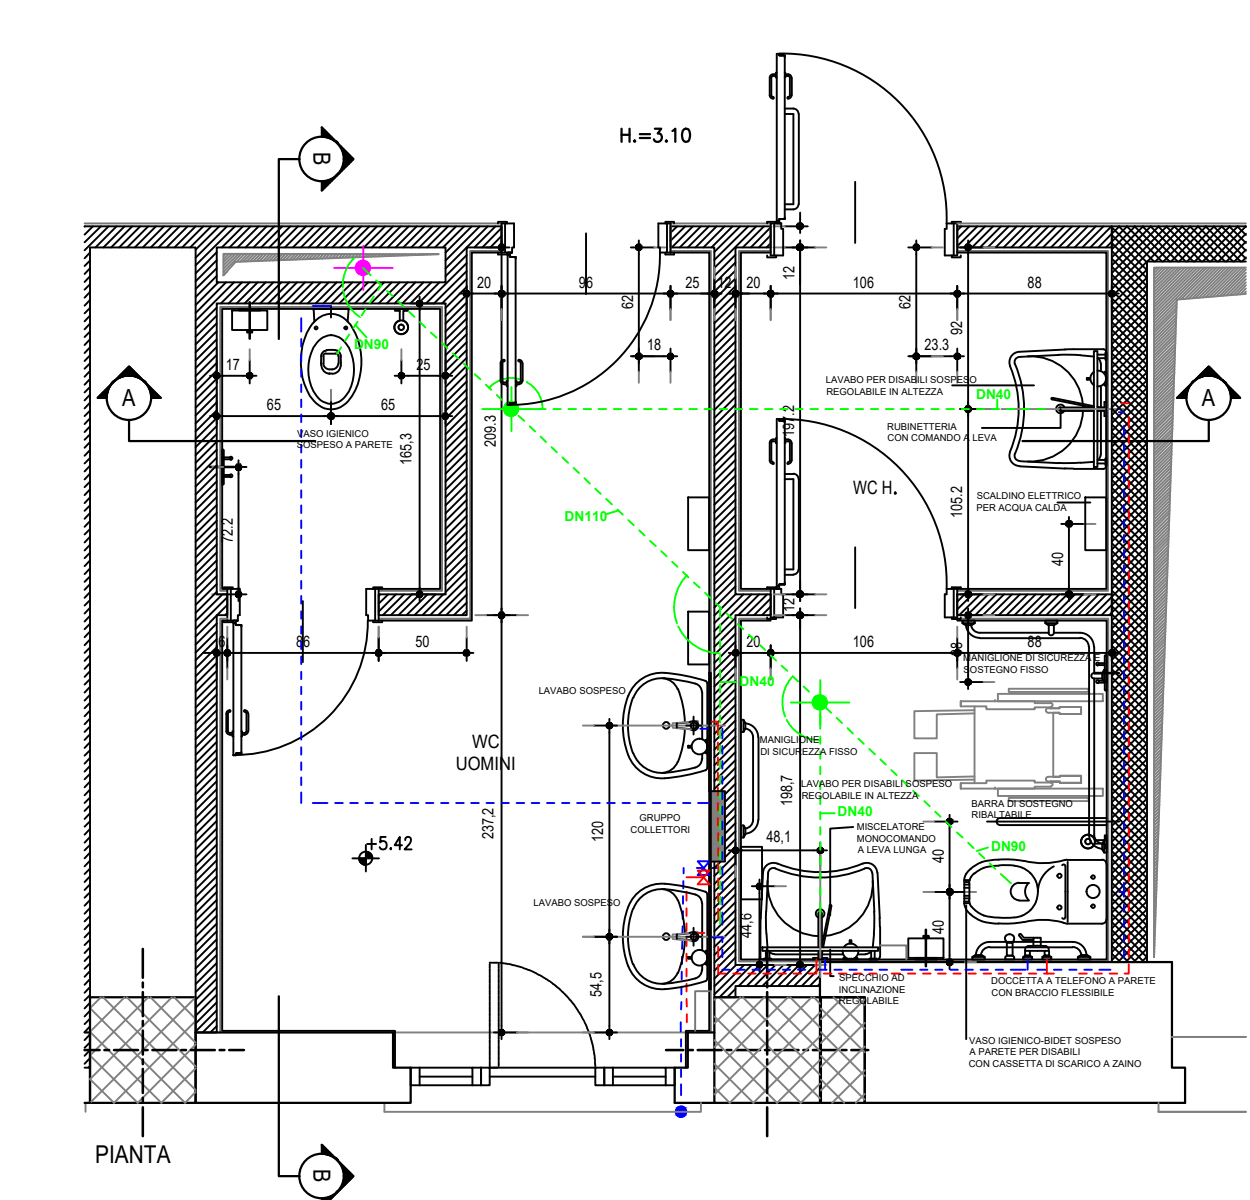


SEZIONE A-A

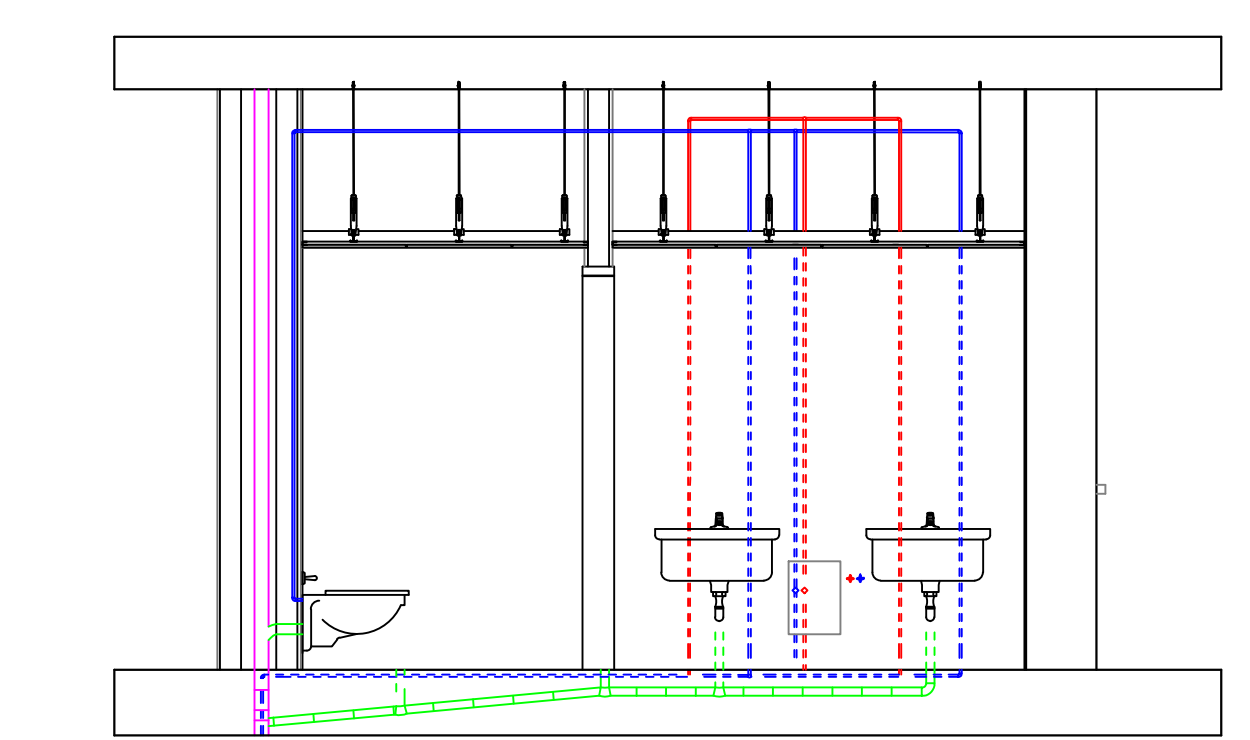

SEZIONE B-B SCHEMA FUNZIONALE

scala 1:50

COLONNE CARICO/SCARICO STATO DI FATTO

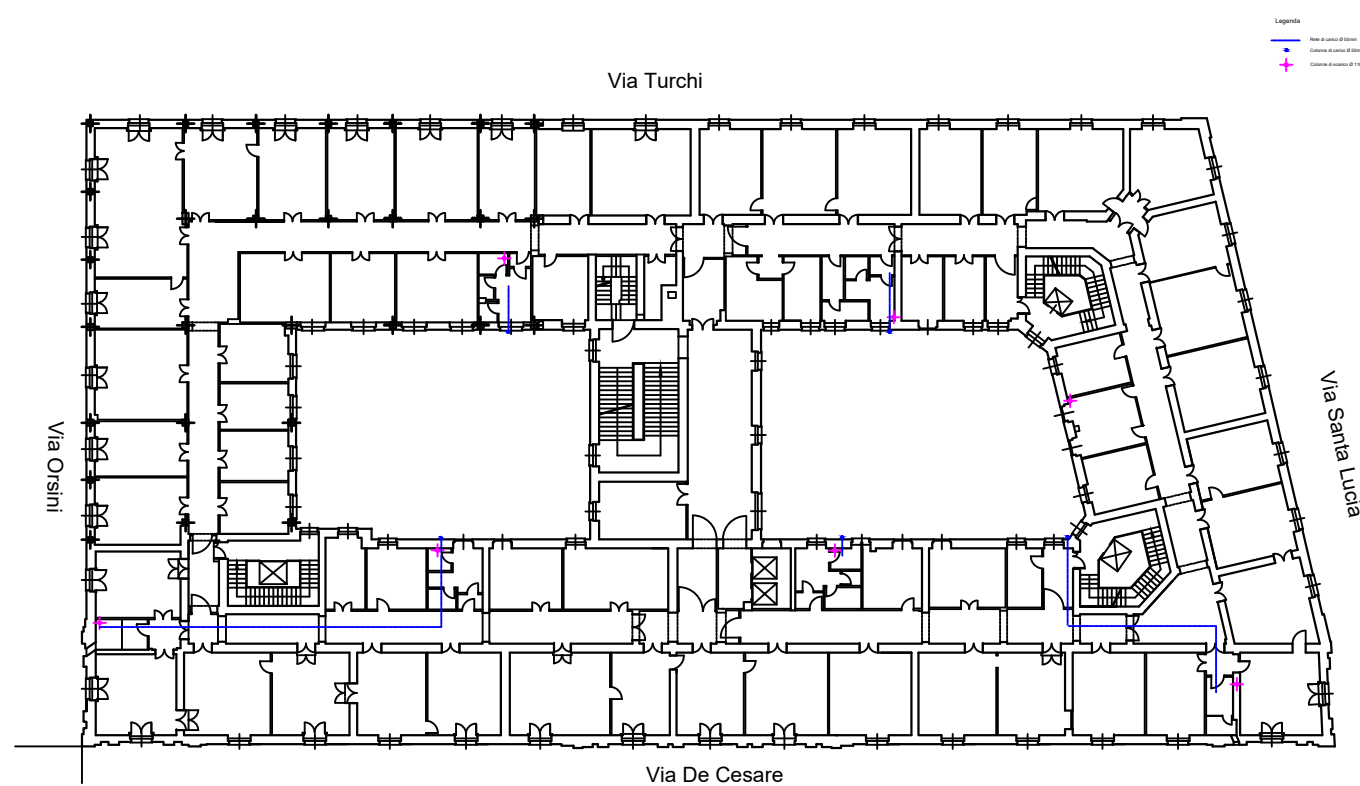

Pianta piano QUINTO

LEGENDA DEI SIMBOLI GRAFICI

- RETE FOGNARIA CANALE 1100 x 600 mm
- COLONNA DI CARICO 1" 1/2 pollice
- CHIAVE D'ARRESTO ACQUA FREDDA
- CHIAVE D'ARRESTO ACQUA CALDA
- COLONNA DI SCARICO DN160
- RACCORDO DI SCARICO
- COLONNA DI SCARICO Ø 110 mm
- DIRAMAZIONE DI SCARICO:
 - TUBAZIONE DI SCARICO DN 110
 - LAVABO DN 40
 - WC DN 90
- DIRAMAZIONE DI CARICO ACQUA FREDDA 1/2 pollice
- DIRAMAZIONE DI CARICO ACQUA CALDA 1/2 pollice
- POZZETTO DI ISPEZIONE
- GRIGLIA ACQUE BIANCHE

Unione Europea

Regione Campania

PROGRAMMA OPERATIVO POR FESR 2014-2020 - POC 2014-2020
-DD.GG.RR. nn. 568/2017 - 403/2018 - 563/2019 - DPGR 170/2018
- OBIETTIVI SPECIFICI 5.3.2 E 4.1 -

PROGETTO DI
"ADEGUAMENTO SISMICO DELL'EDIFICIO STRATEGICO DI PALAZZO
S.LUCIA IN NAPOLI"
CUP: B68B1700030006

PROGETTO DEFINITIVO

PROGETTAZIONE
R.T.P.:
ing. Giuseppe Iazzetta capogruppo
corso amedeo di savio, n° 210 - 80136 - napoli

REGIONE CAMPANIA
DIREZIONE GENERALE LL.PP. e PROTEZIONE CIVILE
D.G. dott. Italo Giulivo
R.U.P. ing. Sergio Massimo

corvino + multari
via ponti rossi, n° 1175 - 80131 - napoli
via cosimo del bello, n° 7 - 80122 - milano

Studio Valle Progettazioni
c/o viale della pace, n° 76/a - 00195 - roma

© Copyright 2009 - Tutti i diritti riservati

rev.	descrizione	controllato da:	approvato da:	formato:	data:
1	Aggiornamento per osservazioni: Ente Verificatore	G. Iazzetta	G. Iazzetta	1500 x 610 mm	31 Ottobre 2019
2	Agg. per appalto integrato art. 59 c. 1- bis D.lgs 50/2016 e s.m.	G. Iazzetta	G. Iazzetta		05 Febbraio 2020