


Legenda simboli grafici

- Collettore
- Tubo in acciaio zincato isolato acqua fredda di mandata. posa in controsoffitto.
- Tubo in acciaio zincato isolato acqua calda di ritorno. posa in controsoffitto.
- Montante principale in tubi in acciaio zincato isolati, acqua fredda di mandata e acqua calda di ritorno. posa verticale in cavedio impianti.

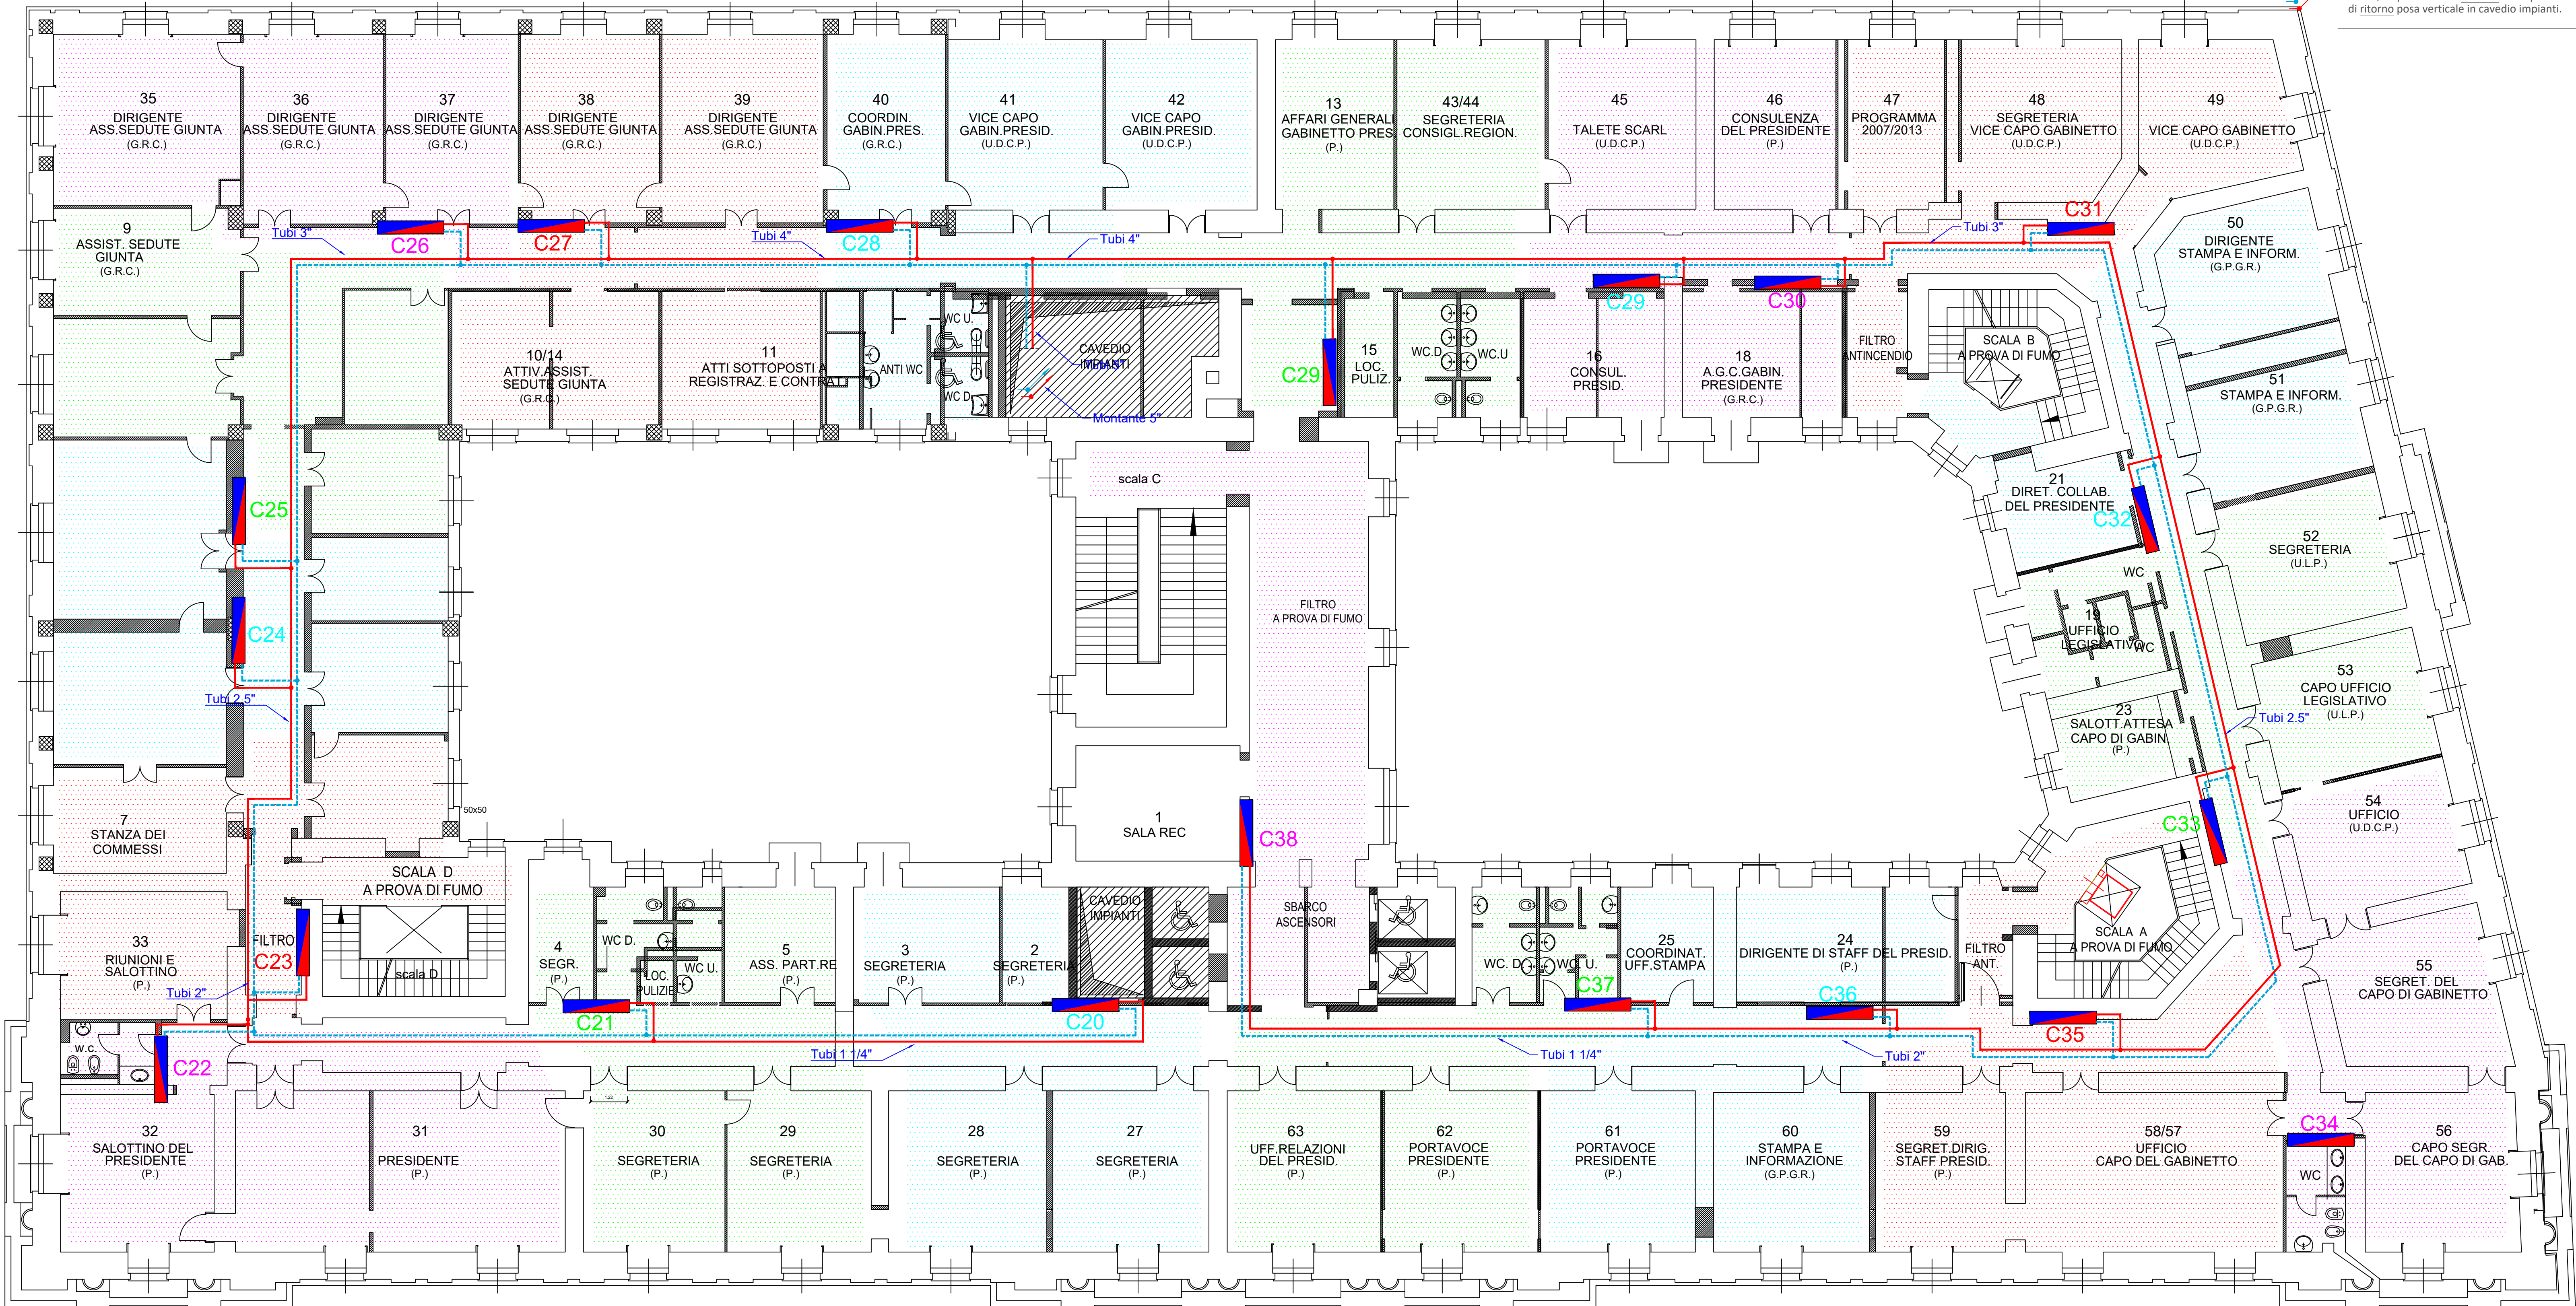

N°	Nome	Tipo di Collettore	Numero Anelli	Portata Totale [l/h]	DP Totale [mm c.a.]
1	C20	PREMONTATO R553F - 1"1/4 (Con Mis.Portata)	12	1792	1447
2	C21	PREMONTATO R553F - 1"1/4 (Con Mis.Portata)	12	1629	1447
3	C22	PREMONTATO R553F - 1"1/4 (Con Mis.Portata)	12	1776	1447
4	C23	PREMONTATO R553F - 1"1/4 (Con Mis.Portata)	12	1678	1850
5	C24	PREMONTATO R553F - 1"1/4 (Con Mis.Portata)	12	1597	1850
6	C25	PREMONTATO R553F - 1"1/4 (Con Mis.Portata)	12	1766	1850
7	C26	PREMONTATO R553F - 1"1/4 (Con Mis.Portata)	12	1789	1601
8	C27	PREMONTATO R553F - 1"1/4 (Con Mis.Portata)	12	1923	1700
9	C28	PREMONTATO R553F - 1"1/4 (Con Mis.Portata)	12	1766	1601
10	C29	PREMONTATO R553F - 1"1/4 (Con Mis.Portata)	12	1851	1850
11	C30	PREMONTATO R553F - 1"1/4 (Con Mis.Portata)	12	1701	1601
12	C31	PREMONTATO R553F - 1"1/4 (Con Mis.Portata)	12	1750	1601
13	C32	PREMONTATO R553F - 1"1/4 (Con Mis.Portata)	12	1662	1447
14	C33	PREMONTATO R553F - 1"1/4 (Con Mis.Portata)	12	1581	1447
15	C34	PREMONTATO R553F - 1"1/4 (Con Mis.Portata)	12	1660	1609
16	C35	PREMONTATO R553F - 1"1/4 (Con Mis.Portata)	12	1806	1850
17	C36	PREMONTATO R553F - 1"1/4 (Con Mis.Portata)	12	1685	1609
18	C37	PREMONTATO R553F - 1"1/4 (Con Mis.Portata)	10	1513	1609
19	C38	PREMONTATO R553F - 1"1/4 (Con Mis.Portata)	9	1467	1447

Collettori da 12"	500 x 600	Attacchi 3/6
	750 x 600	Attacchi 7/11
	1000 x 600	Attacchi 12/16

Serpentina tubazione acqua 18x2 Passo 8/16

COLLEGAMENTO AL COLLETTORE

Consigli:
Fissare l'apposito pannello base in corrispondenza del collettore per agevolare la distribuzione delle tubazioni.
Inquadrare la tubazione di mandata con guaina coibente oppure isolante fino al raggiungimento del punto previsto.

Unione Europea

Regione Campania

PROGRAMMA OPERATIVO POR FESR 2014-2020 - POC 2014-2020
-DD.GG.RR. nn. 568/2017 - 403/2018 - 563/2019 - DPGR 170/2018
- OBIETTIVI SPECIFICI 5.3.2 E 4.1 -

PROGETTO DI "ADEGUAMENTO SISMICO DELL'EDIFICIO STRATEGICO DI PALAZZO S.LUCIA IN NAPOLI"
CUP: B68B17000030006

PROGETTAZIONE
R.T.P.:
ing. **Giuseppe Iazzetta**
corso arnedo di savioia, n° 210 - 80136 - napoli

REGIONE CAMPANIA
DIREZIONE GENERALE LL.PP. e PROTEZIONE CIVILE
D.G. dott. **Italo Giulivo**
R.U.P. ing. **Sergio Massimo**

Studio Valle Progettazioni corvino + multari via pardi napol, n°1175 - 80131 - napoli via cosimo dei fante, n°7 - 80122 - milano			© Copyright 2009 - Tutti i diritti riservati		
Oggetto: PROGETTO IMPIANTO CLIMATIZZAZIONE DISTRIBUZIONE COLLETTORI - PIANO SECONDO			tab: Q-02	scala: 1:100	
rev.	descrizione:	controllato da:	approvato da:	formato:	data:
1	Aggiornamento per osservazioni. Emissione Verificatoria	M. Sangiulietti	G. Iazzetta	A1	31 Ottobre 2019
2	Aggiornamento per osservazioni. Emissione Verificatoria	G. Iazzetta	G. Iazzetta	A1	05 Febbraio 2020