


Legenda simboli grafici

Collettore
Tubo in acciaio zincato isolato acqua fredda di mandata. posa in controsoffitto.
Tubo in acciaio zincato isolato acqua calda di ritorno. posa in controsoffitto.
Montante principale in tubi in acciaio zincato isolati, acqua fredda di mandata e acqua calda di ritorno. posa verticale in cavedio impianti.

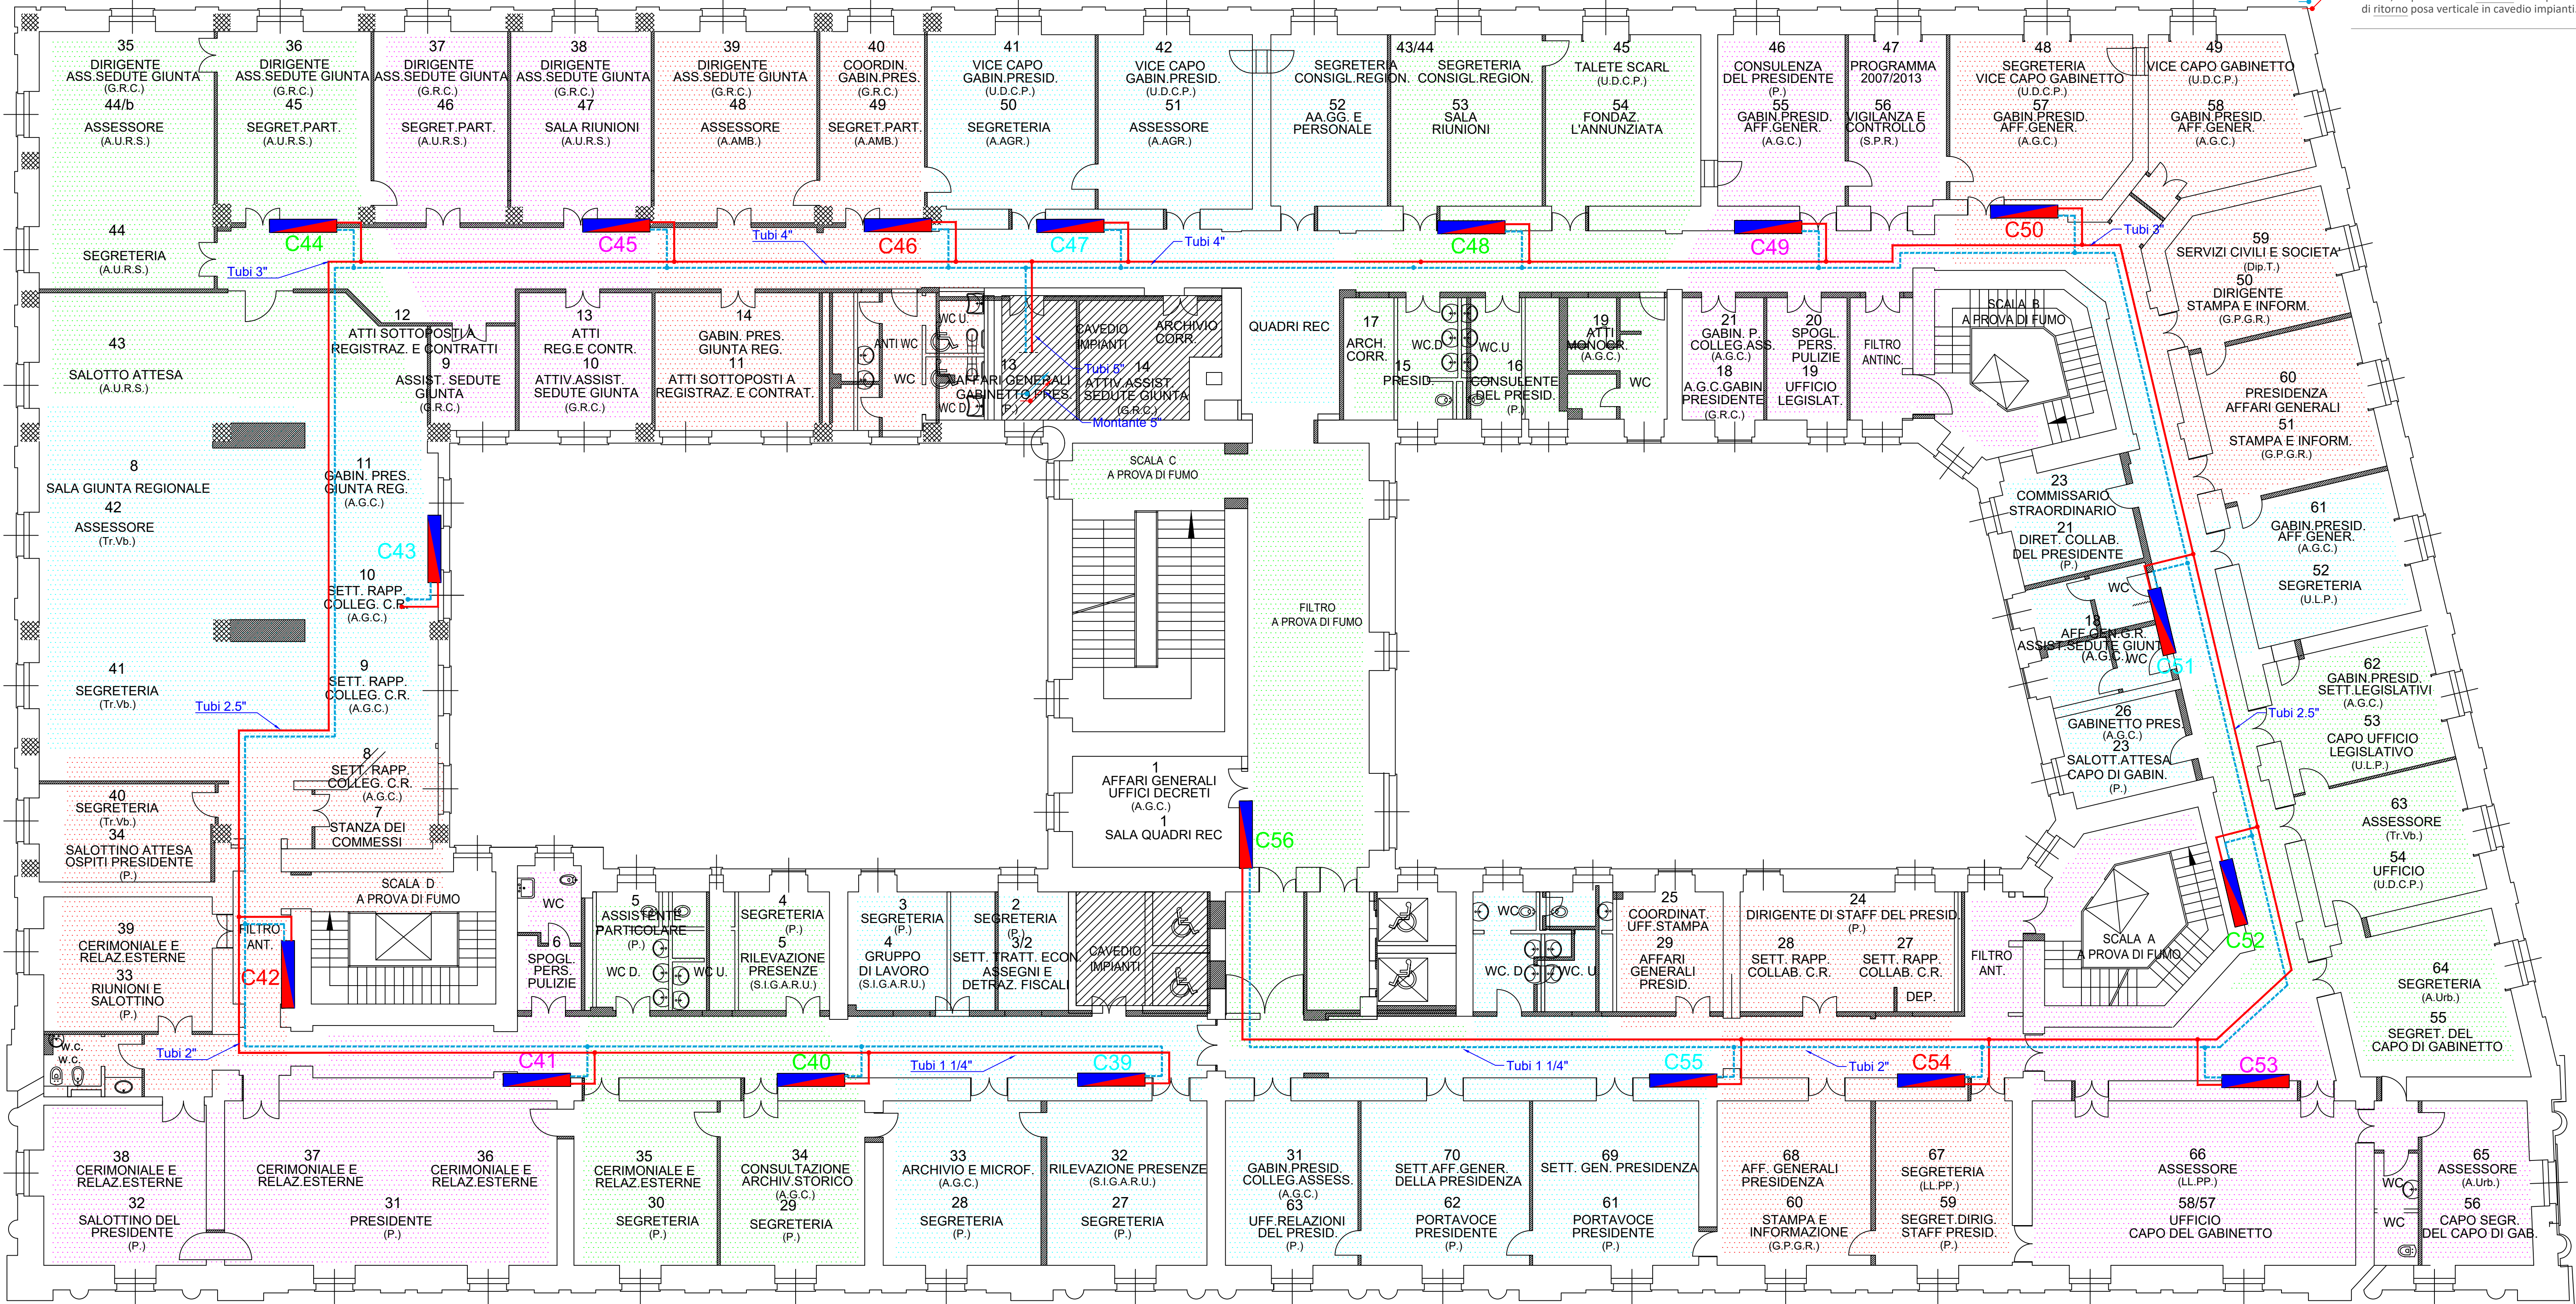

N°	Nome	Tipo di Collettore	Numero Anelli	Portata Totale [l/h]	DP Totale [mm c.a.]
1	C39	PREMONTATO R553F - 1"1/4 (Con Mis.Portata)	12	1695	1641
2	C40	PREMONTATO R553F - 1"1/4 (Con Mis.Portata)	12	1613	1641
3	C41	PREMONTATO R553F - 1"1/4 (Con Mis.Portata)	12	1890	1700
4	C42	PREMONTATO R553F - 1"1/4 (Con Mis.Portata)	12	1834	1879
5	C43	PREMONTATO R553F - 1"1/4 (Con Mis.Portata)	12	2169	1879
6	C44	PREMONTATO R553F - 1"1/4 (Con Mis.Portata)	12	1993	1879
7	C45	PREMONTATO R553F - 1"1/4 (Con Mis.Portata)	12	1906	1850
8	C46	PREMONTATO R553F - 1"1/4 (Con Mis.Portata)	12	1874	1850
9	C47	PREMONTATO R553F - 1"1/4 (Con Mis.Portata)	12	1841	1850
10	C48	PREMONTATO R553F - 1"1/4 (Con Mis.Portata)	12	1776	1850
11	C49	PREMONTATO R553F - 1"1/4 (Con Mis.Portata)	12	1629	1850
12	C50	PREMONTATO R553F - 1"1/4 (Con Mis.Portata)	12	1923	1850
13	C51	PREMONTATO R553F - 1"1/4 (Con Mis.Portata)	12	1639	1850
14	C52	PREMONTATO R553F - 1"1/4 (Con Mis.Portata)	12	1750	1764
15	C53	PREMONTATO R553F - 1"1/4 (Con Mis.Portata)	12	1792	1850
16	C54	PREMONTATO R553F - 1"1/4 (Con Mis.Portata)	12	1613	1850
17	C55	PREMONTATO R553F - 1"1/4 (Con Mis.Portata)	12	1776	1447
18	C56	PREMONTATO R553F - 1"1/4 (Con Mis.Portata)	10	1744	1787

Collettori da 12"	500 x 600	Attacchi 3/6
	750 x 600	Attacchi 7/11
	1000 x 600	Attacchi 12/16

Serpentina tubazione acqua 18x2 Passo 8/16

COLLEGAMENTO AL COLLETTORE

Consigli:
Pianificare l'appoggio parallelo tra la corrispondenza del collettore per agevolare la distribuzione delle tubazioni.
Evitare la tubazione di mandata con guaine coibitate oppure tubazioni fuori di aggancio per il passo previsto.

Unione Europea

Regione Campania

PROGRAMMA OPERATIVO POR FESR 2014-2020 - POC 2014-2020
-DD.GG.RR. nn. 568/2017 - 403/2018 - 563/2019 - DPGR 170/2018
- OBIETTIVI SPECIFICI 5.3.2 E 4.1 -

**PROGETTO DI
"ADEGUAMENTO SISMICO DELL'EDIFICIO STRATEGICO DI PALAZZO
S.LUCIA IN NAPOLI"**
CUP: B68B17000030006

PROGETTO DEFINITIVO

PROGETTAZIONE
R.T.P.:
ing. Giuseppe Iazzetta
corso arnedo di savioia, n° 210 - 80136 - napoli

REGIONE CAMPANIA
DIREZIONE GENERALE LL.PP. e PROTEZIONE CIVILE
D.G. dott. Italo Giulivo
R.U.P. ing. Sergio Massimo

corvino + multari
via ponti n. 11/15 - 80131 - napoli
via corso del fante, n° 7 - 80122 - milano

Studio Valle Progettazioni
coordinatore della c.d.a. n° 156 - 00190 - roma

© Copyright 2009 - Tutti i diritti riservati

Oggetto: PROGETTO IMPIANTO CLIMATIZZAZIONE DISTRIBUZIONE COLLETTORI - PIANO TERZO	tavola: Q-03	scala: 1:100
rev. 1 descrizione: Aggiornamento per osservazioni. Emissione Verifica	controllato da: M. Sangiulietti	approvato da: G. Iazzetta
rev. 2 descrizione: Aggiornamento per osservazioni. Emissione Verifica	controllato da: G. Iazzetta	approvato da: G. Iazzetta
data: 31 Ottobre 2019	formato: A1	data: 05 Febbraio 2020