


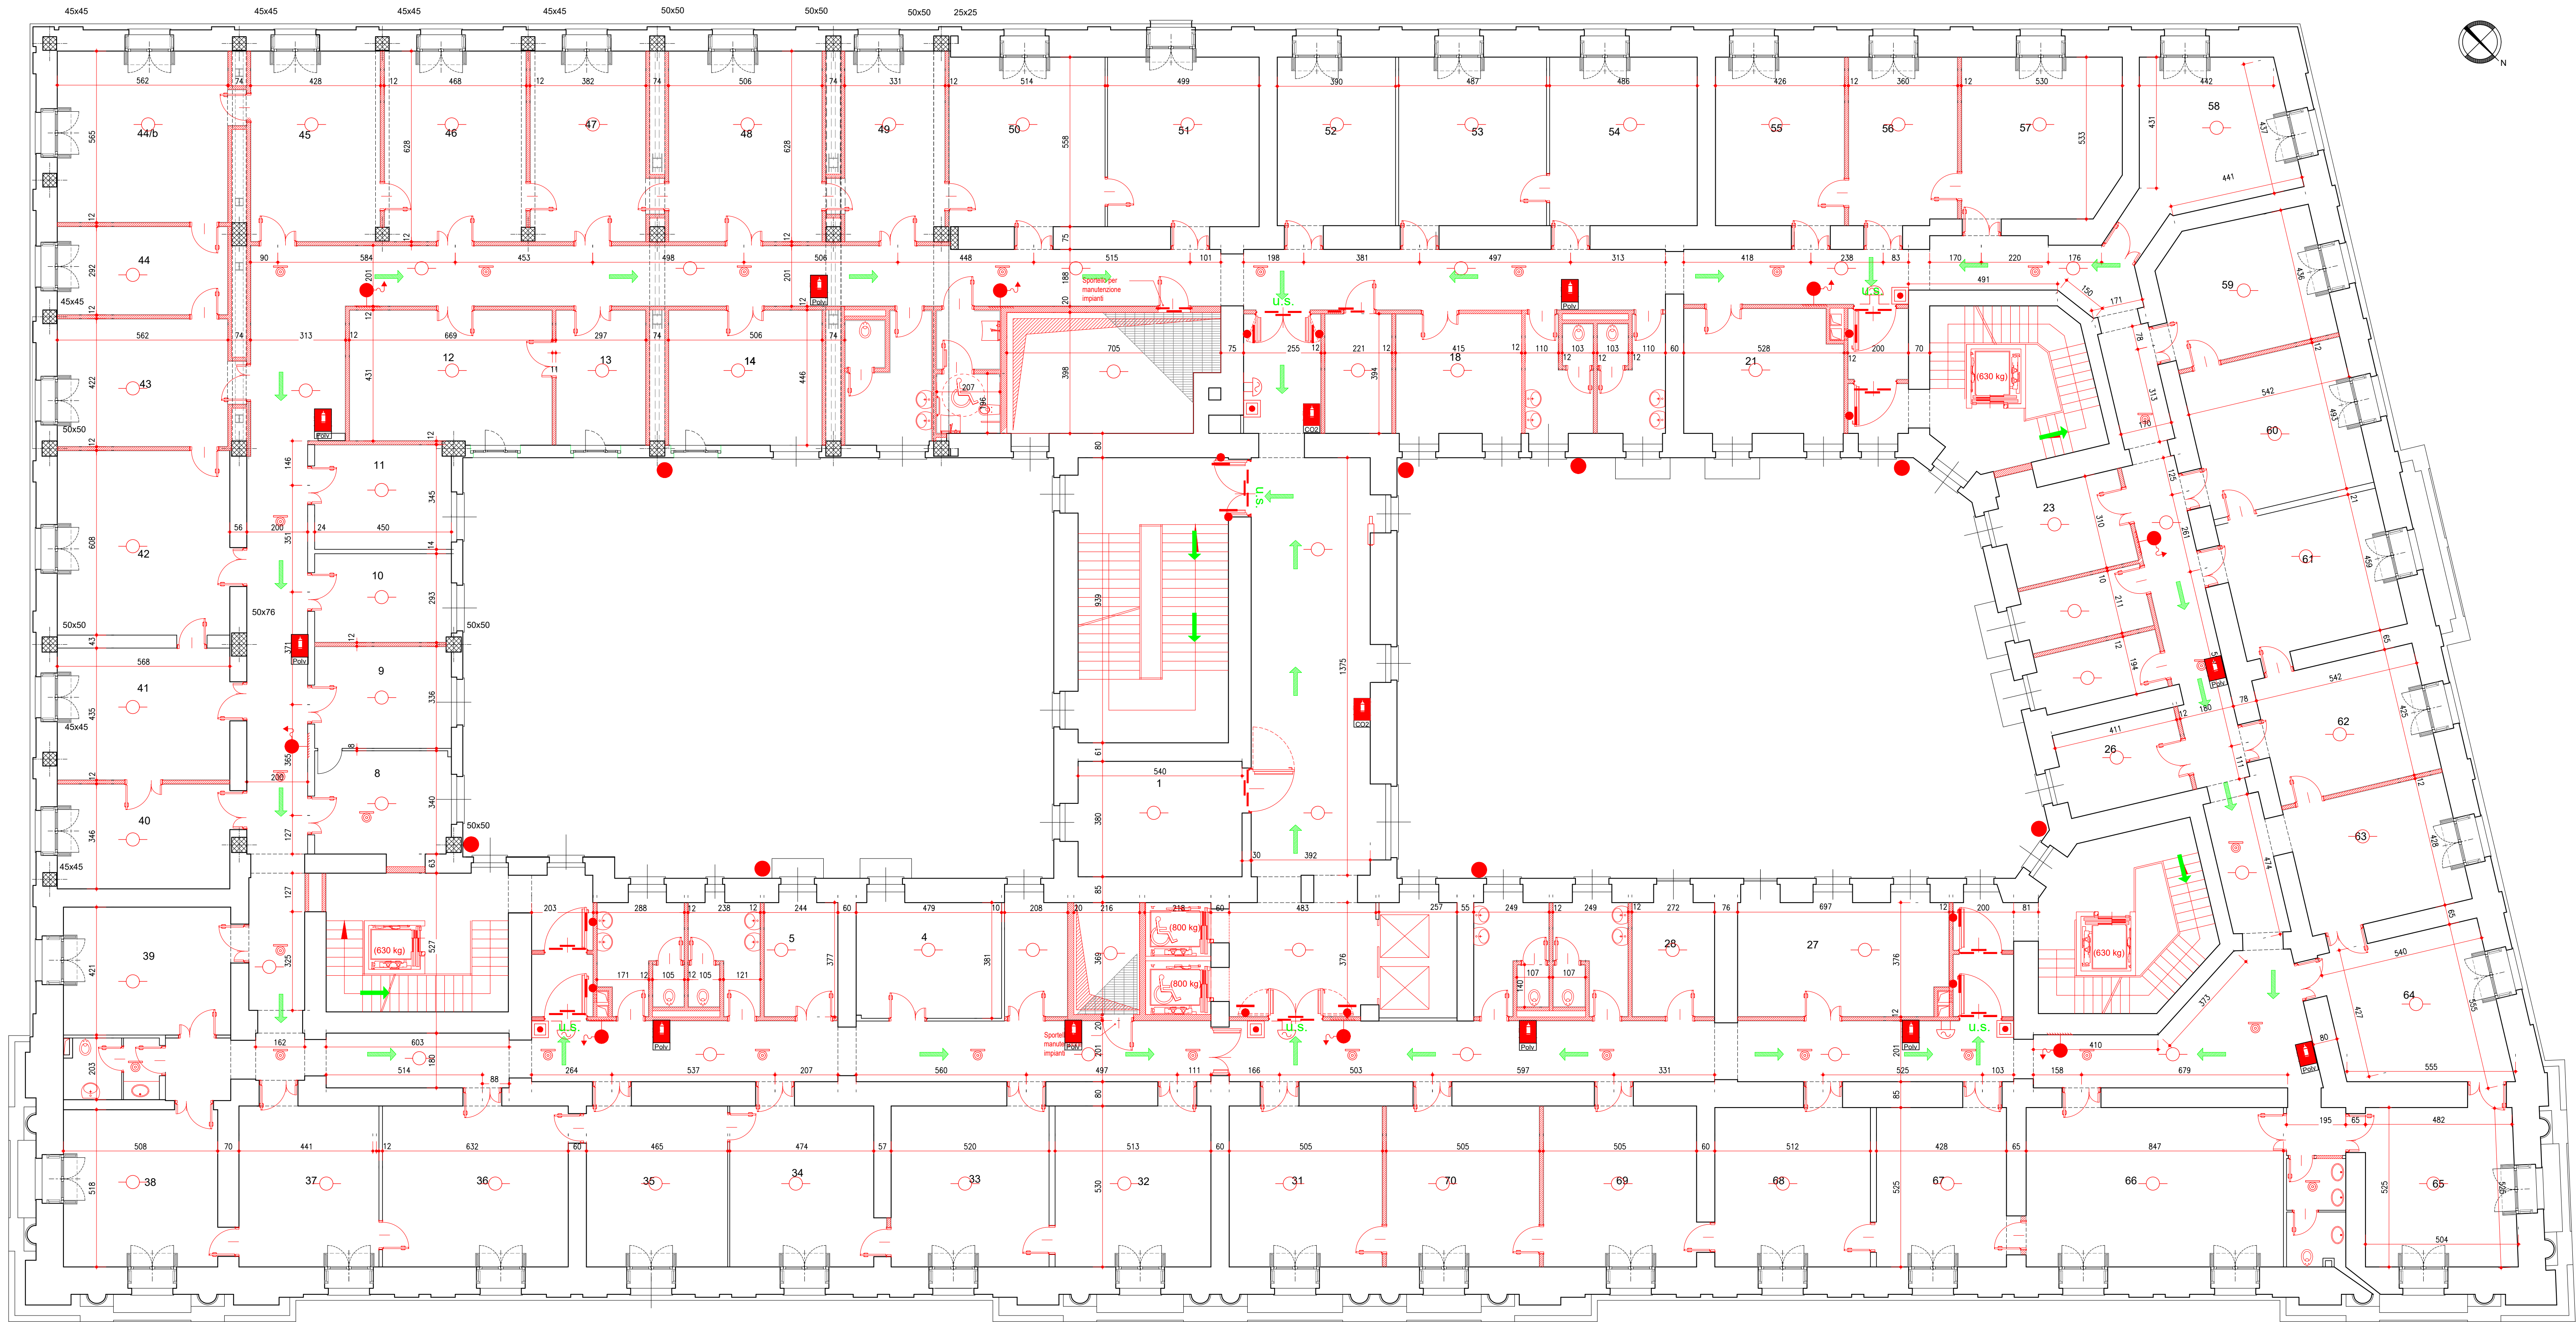

01 PIANTA
PIANO SECONDO

Legenda Antincendio	
	Cassetta idrante UNI 45
	Attacco VVF UNI 70
	Elettromagnete porte REI
	Porta REI 120
	Attuatore apertura finestra filtro
	Rivelatore ottico di fumo a soffitto
	Rivelatore ottico di fumo in controsoffitto
	Pulsante di allarme incendio
	Segnalatore ottico - acustico allarme incendio
	Pulsante di sgancio energia elettrica
	Percorso di esodo orizzontale
	Percorso di esodo verso il basso
	Percorso di esodo verso l'alto
	Indicazione uscita di emergenza
	Indicazione punto di raccolta
	Estintore portatile a polvere e CO2



Unione Europea



Regione Campania

PROGRAMMA OPERATIVO POR FESR 2014-2020 - POC 2014-2020
- DD.GG.RR. nn. 568/2017 - 403/2018 - 563/2019 - DPGR 170/2018
- OBIETTIVI SPECIFICI 5.3.2 E 4.1 -

PROGETTO DI
"ADEGUAMENTO SISMICO DELL'EDIFICIO STRATEGICO DI PALAZZO
S.LUCIA IN NAPOLI"
CUP: B6B17000030006

PROGETTO DEFINITIVO



PROGETTAZIONE

R.T.P.:

ing. Giuseppe Iazzetta capogruppo
corso amedeo di savoja, n° 210 - 80136 - napoli

REGIONE CAMPANIA

DIREZIONE GENERALE LL.PP. e PROTEZIONE CIVILE

D.G. dott. Italo Giulivo
R.U.P. ing. Sergio Massimo

corvino + mulinari
via portici n. 1170 - 80131 napoli
via cosimo dei farini, n. 7 - 80122 milano

Studio Valle Progettazioni
diconcezione studio n° 704 - 50166 roma

© Copyright 2009 - Tutti i diritti riservati

Oggetto: PROGETTO ANTINCENDIO PIANTA PIANO SECONDO			lavoro: R.04	scala: 1:100	
rev.:	descrizione:	controllato da:	approvato da:	formato:	data:
1	Aggiornamento dati emissione	V. Todisco	G. Iazzetta	A1+	31 Ottobre 2019
2	App. per appalto integrato art. 59 c.1-bis D lgs 50/2016 e smi	G. Iazzetta	G. Iazzetta		05 Febbraio 2020