


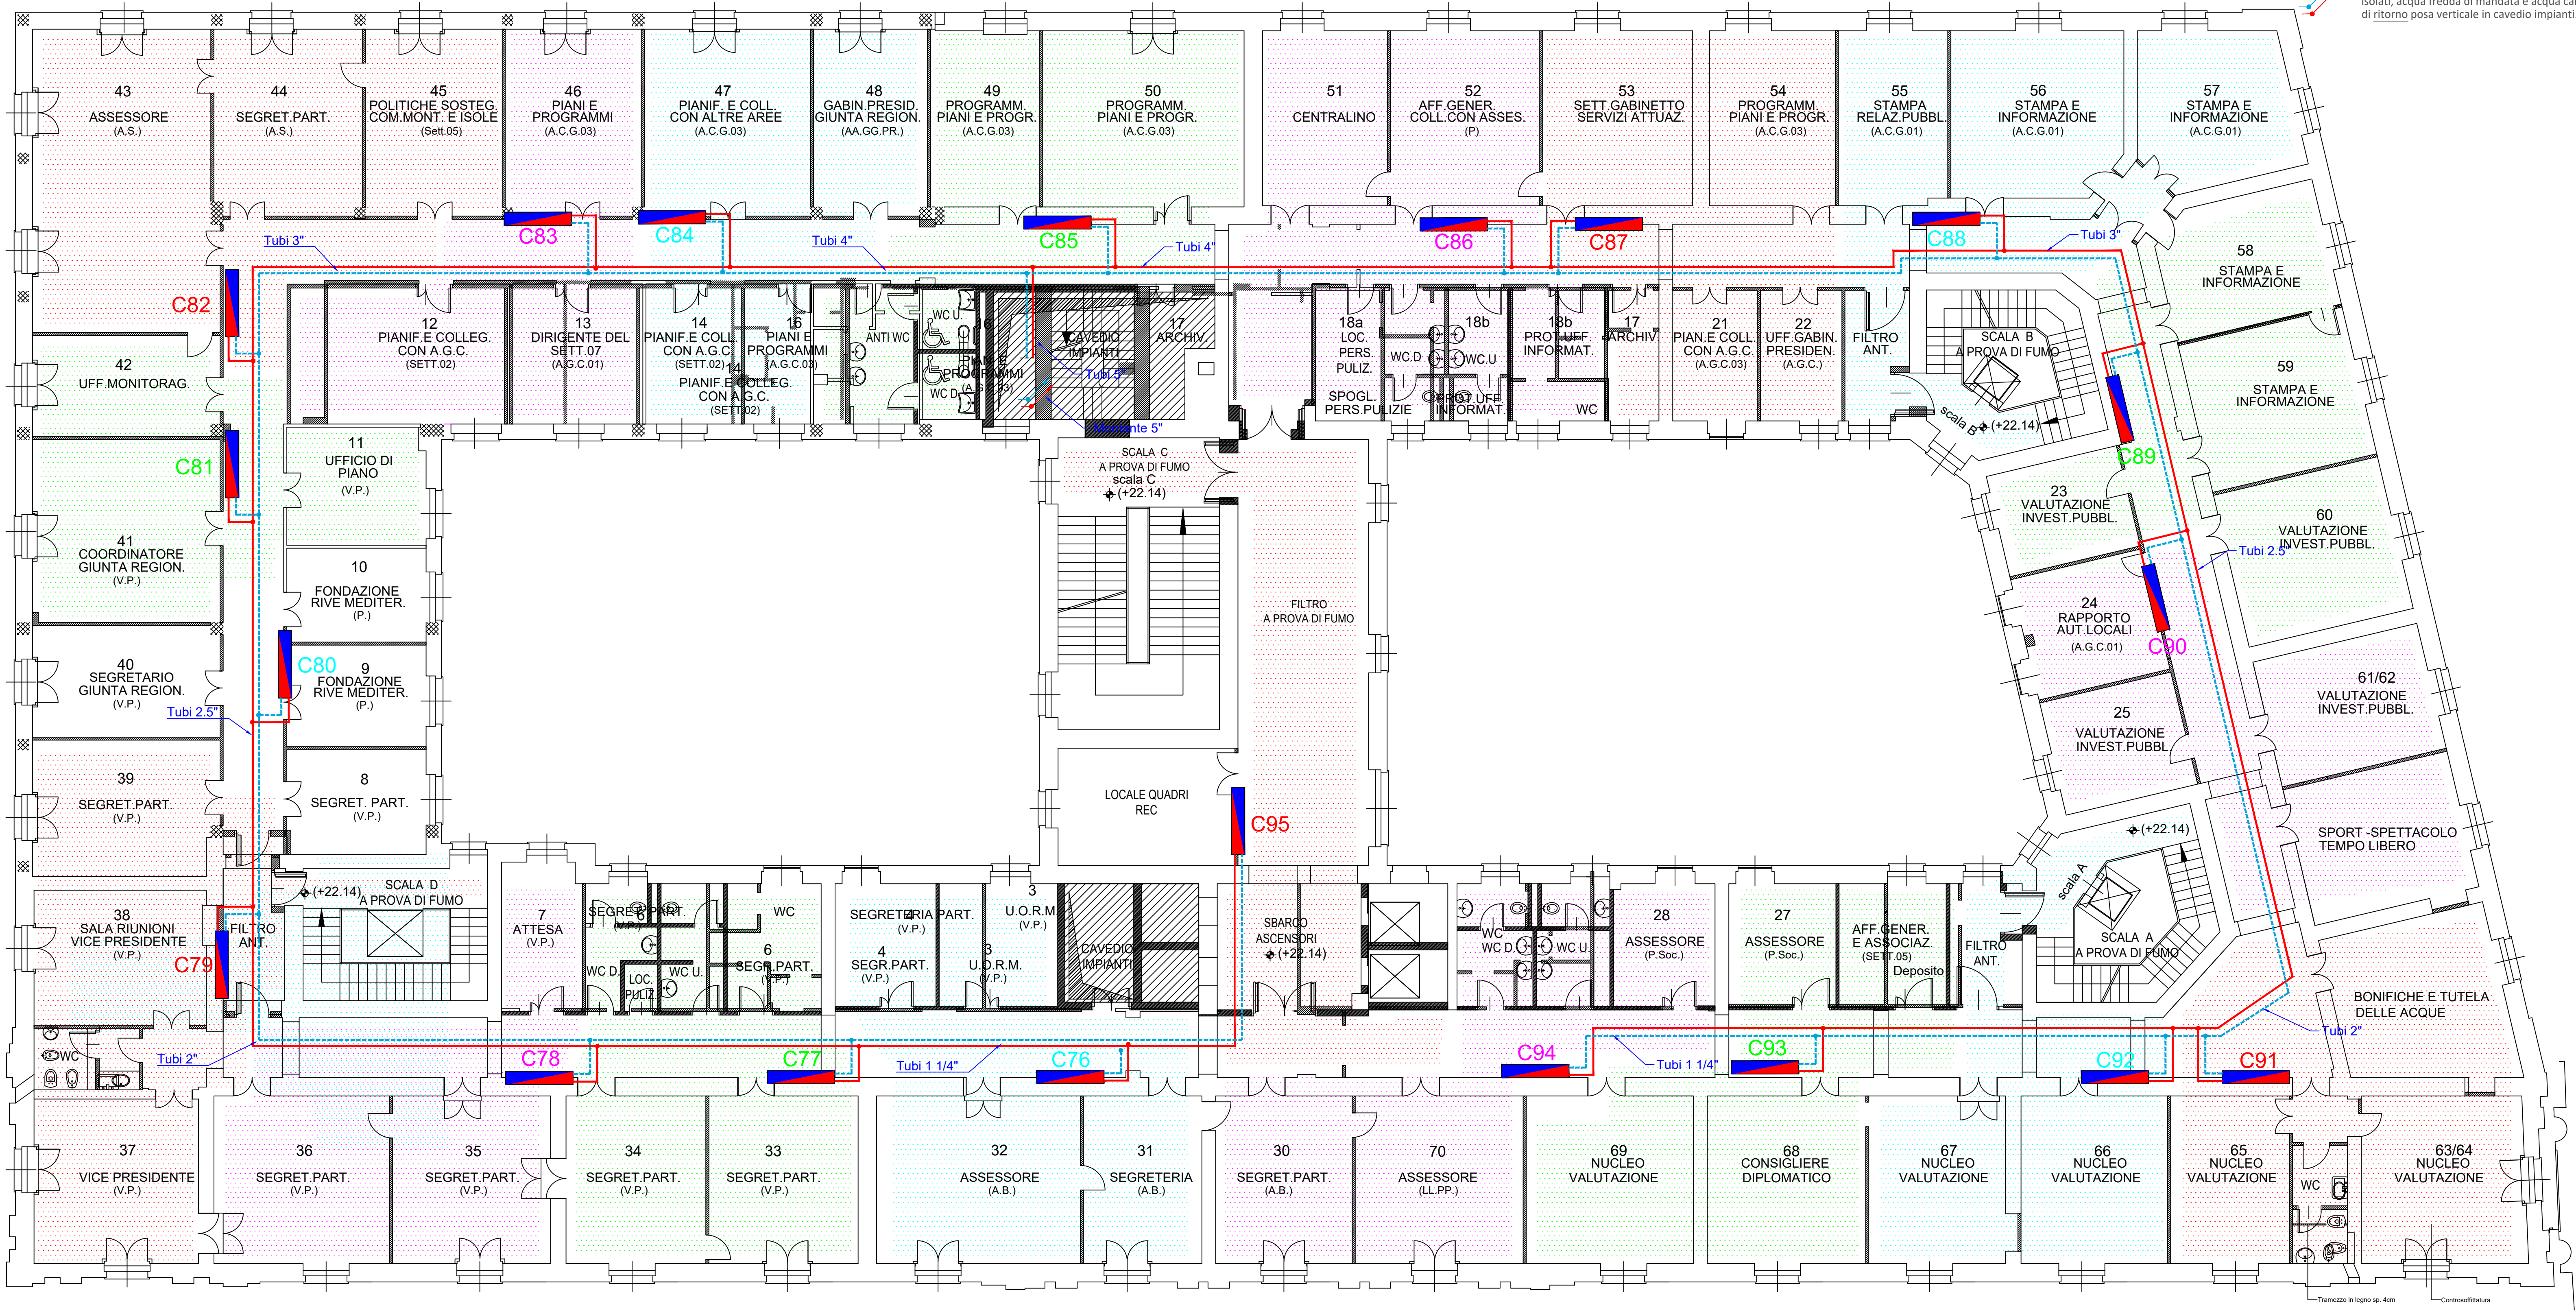

Legenda simboli grafici

Collettore
Tubo in acciaio zincato isolato acqua fredda di mandata - posa in controsoffitto.
Tubo in acciaio zincato isolato acqua calda di ritorno - posa in controsoffitto.
Montante principale in tubi in acciaio zincato isolati, acqua fredda di mandata e acqua calda di ritorno - posa verticale in cavedio impianti.

N°	Nome	Tipo di Collettore	Numero Anelli	Portata Totale [l/h]	DP Totale [mm c.a.]
1	C76	PREMONTATO R553F - 1"1/4 (Con Mis.Portata)	12	1678	1447
2	C77	PREMONTATO R553F - 1"1/4 (Con Mis.Portata)	12	1581	1104
3	C78	PREMONTATO R553F - 1"1/4 (Con Mis.Portata)	12	1581	1208
4	C79	PREMONTATO R553F - 1"1/4 (Con Mis.Portata)	12	1727	1447
5	C80	PREMONTATO R553F - 1"1/4 (Con Mis.Portata)	12	1540	1268
6	C81	PREMONTATO R553F - 1"1/4 (Con Mis.Portata)	12	1776	1447
7	C82	PREMONTATO R553F - 1"1/4 (Con Mis.Portata)	12	1858	1319
8	C83	PREMONTATO R553F - 1"1/4 (Con Mis.Portata)	12	1735	1268
9	C84	PREMONTATO R553F - 1"1/4 (Con Mis.Portata)	12	1475	1268
10	C85	PREMONTATO R553F - 1"1/4 (Con Mis.Portata)	12	1809	1447
11	C86	PREMONTATO R553F - 1"1/4 (Con Mis.Portata)	12	1589	1268
12	C87	PREMONTATO R553F - 1"1/4 (Con Mis.Portata)	12	1483	1447
13	C88	PREMONTATO R553F - 1"1/4 (Con Mis.Portata)	12	1874	1447
14	C89	PREMONTATO R553F - 1"1/4 (Con Mis.Portata)	12	1662	1447
15	C90	PREMONTATO R553F - 1"1/4 (Con Mis.Portata)	12	1646	1447
16	C91	PREMONTATO R553F - 1"1/4 (Con Mis.Portata)	12	1599	1319
17	C92	PREMONTATO R553F - 1"1/4 (Con Mis.Portata)	12	1603	1141
18	C93	PREMONTATO R553F - 1"1/4 (Con Mis.Portata)	12	1682	1447
19	C94	PREMONTATO R553F - 1"1/4 (Con Mis.Portata)	12	1553	1850
20	C95	PREMONTATO R553F - 1"1/4 (Con Mis.Portata)	9	1467	1447

Collettori da 12"	500 x 600	Attacchi 3/6
	750 x 600	Attacchi 7/11
	1000 x 600	Attacchi 12/16

Serpentina tubazione acqua 18x2 Passo 8/16

COLLEGAMENTO AL COLLETTORE

Consigli:
Prima l'esperto parlatore ha in considerazione del cliente per scegliere la distribuzione della tubazione con
equivalente la tubazione di mandata con il quale vengono spesso sistemi fino al raggiungimento del passo previsto.

Unione Europea

Regione Campania

PROGRAMMA OPERATIVO POR FESR 2014-2020 - POC 2014-2020
-DD.GG.RR. nn. 568/2017 - 403/2018 - 563/2019 - DPGR 170/2018
- OBIETTIVI SPECIFICI 5.3.2 E 4.1 -

PROGETTO DI
"ADEGUAMENTO SISMICO DELL'EDIFICIO STRATEGICO DI PALAZZO
S.LUCIA IN NAPOLI"
CUP: B68B17000030006

PROGETTO DEFINITIVO

PROGETTAZIONE
R.T.P.:
ing. Giuseppe Iazzetta
corso arnedo di savio, n° 210 - 80136 - napoli

REGIONE CAMPANIA
DIREZIONE GENERALE LL.PP. e PROTEZIONE CIVILE
D.G. dott. Italo Giulivo
R.U.P. ing. Sergio Massimo

corvino + multari
via parisi n.1175 - 80133 - napoli
via cosimo del fante, n°7 - 80122 - milano

Studio Valle Progettazioni
crocicchiello di viale, n° 75a - 00186 - roma

Oggetto: PROGETTO IMPIANTO CLIMATIZZAZIONE DISTRIBUZIONE COLLETTORI - PIANO QUINTO		avviso: Q-05	scala: 1:100
rev.:	descrizione:	controllato da:	approvato da:
1	Aggiornamento per osservazioni: Enea Verificatore	M. Sangiulietti	G. Iazzetta
2	Agg. per rapporto integrato art. 53 c. 1-bis D.lgs. 50/2016 e art.	G. Iazzetta	G. Iazzetta
		formato: A1	data: 31 Ottobre 2019 05 Febbraio 2020