


Legenda simboli grafici

Collettore	
	Tubo in acciaio zincato isolato acqua fredda di mandata. posa in controsoffitto.
	Tubo in acciaio zincato isolato acqua calda di ritorno. posa in controsoffitto.
	Montante principale in tubi in acciaio zincato isolati, acqua fredda di mandata e acqua calda di ritorno. posa verticale in cavedio impianti.

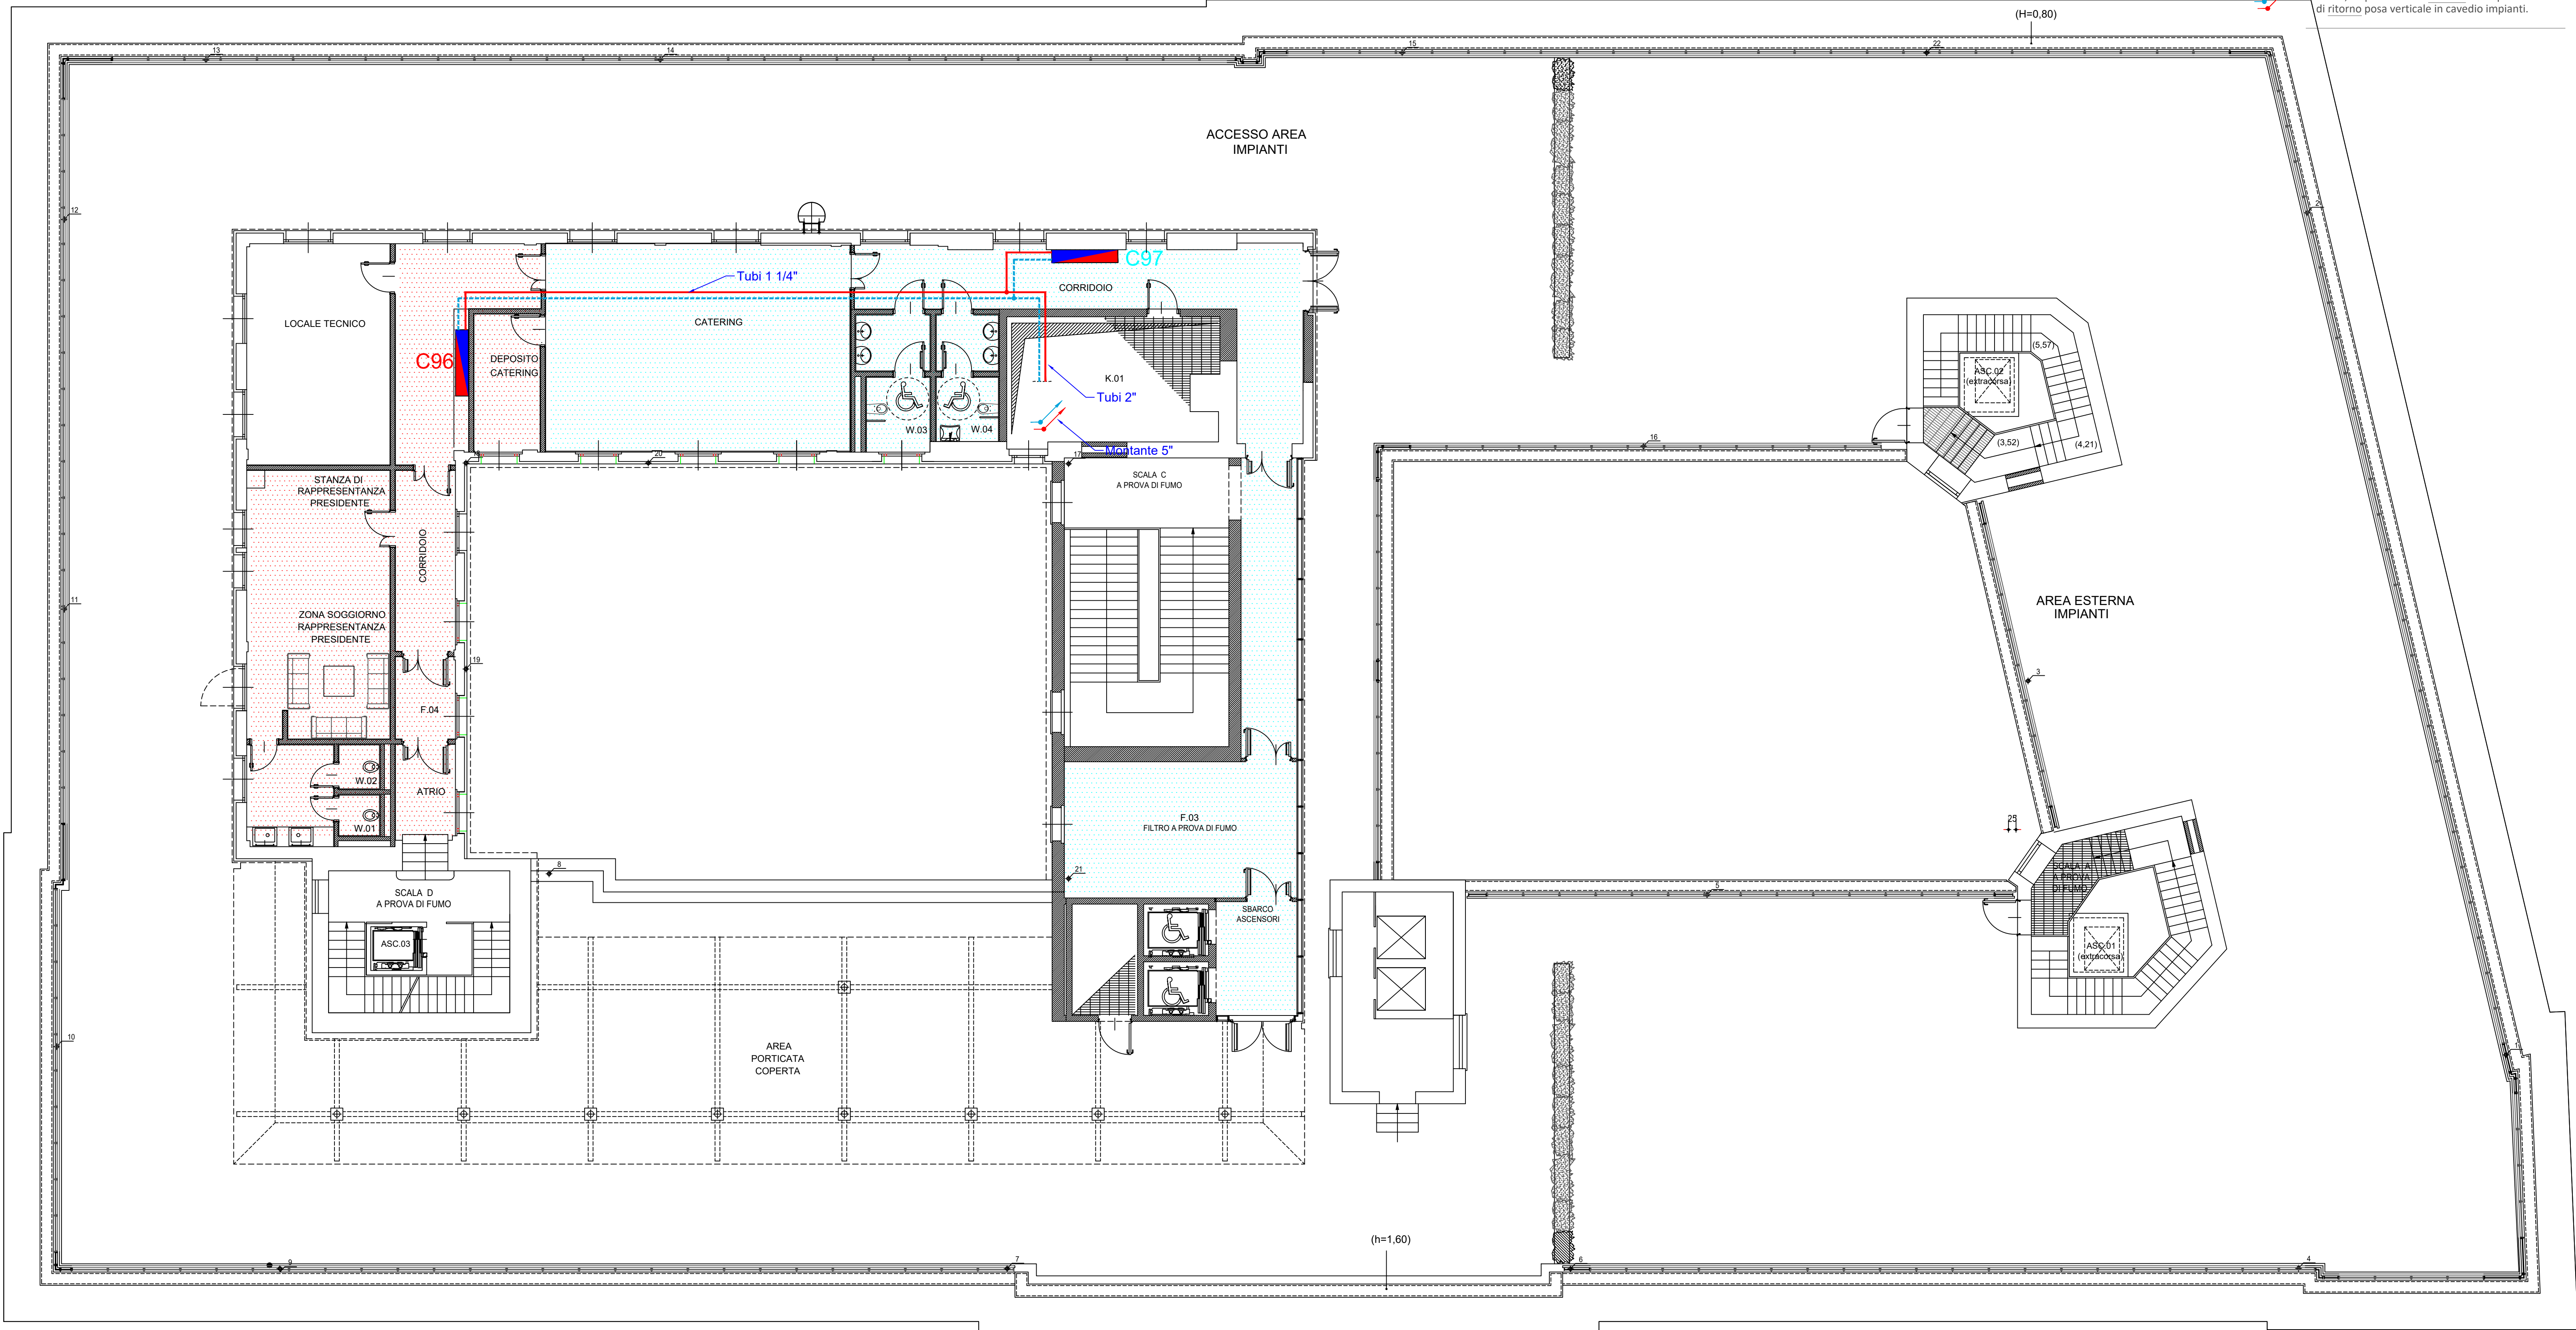

N°	Nome	Tipo di Collettore	Numero Anelli	Portata Totale [l/h]	DP Totale [mm c.a.]
1	C96	PREMONTATO R553F - 1"1/4 (Con Mis.Portata)	8	1239	1447
2	C97	PREMONTATO R553F - 1"1/4 (Con Mis.Portata)	12	2020	1641

Collettori da 12"	500 x 600	Attacchi 3/6
	750 x 600	Attacchi 7/11
	1000 x 600	Attacchi 12/16

Serpentina tubazione acqua 18x2 Passo 8/16

COLLEGAMENTO AL COLLETTORE

Consigli:
Provare l'isolato panelletti facili in corrispondenza dei collettori per agevolare la distribuzione delle tubazioni.
Inquadrare la tubazione di mandata con guaina corrugata oppure isolante fino al raggiungimento del punto previsto.

Legenda simboli grafici

	Collettore
--	------------



Unione Europea



REGIONE CAMPANIA

Regione Campania

PROGRAMMA OPERATIVO POR FESR 2014-2020 - POC 2014-2020
-DD.GG.RR. nn. 568/2017 - 403/2018 - 563/2019 - DPGR 170/2018
- OBIETTIVI SPECIFICI 5.3.2 E 4.1 -

PROGETTO DI
"ADEGUAMENTO SISMICO DELL'EDIFICIO STRATEGICO DI PALAZZO
S.LUCIA IN NAPOLI"
CUP: B68B17000030006

PROGETTO DEFINITIVO



PROGETTAZIONE
R.T.P.:

ing. Giuseppe Iazzetta capogruppo
corso ammeco di savio, n° 210 - 80136 - napoli

REGIONE CAMPANIA
DIREZIONE GENERALE LL.PP. e PROTEZIONE CIVILE
D.G. dott. Italo Giulivo
R.U.P. ing. Sergio Massimo

corvino + multari
via ponti rossi, n°1175 - 80131 - napoli
via cosimo del tante, n°7 - 80122 - milano

Studio Valle Progettazioni
corvino+multari, n° 156 - 00186 - roma

© Copyright 2009 - Tutti i diritti riservati

Oggetto: PROGETTO IMPIANTO CLIMATIZZAZIONE DISTRIBUZIONE COLLETTORI - PIANO SESTO			tavola: Q-06	scala: 1:100	
rev.:	descrizione:	controllato da:	approvato da:	formato:	data:
1	Aggiornamento per osservazioni. Ente Verificatore	M. Sangiulietti	G. Iazzetta	A1	31 Ottobre 2019
2	Aggiornamento per osservazioni. Ente Verificatore	G. Iazzetta	G. Iazzetta		05 Febbraio 2020