


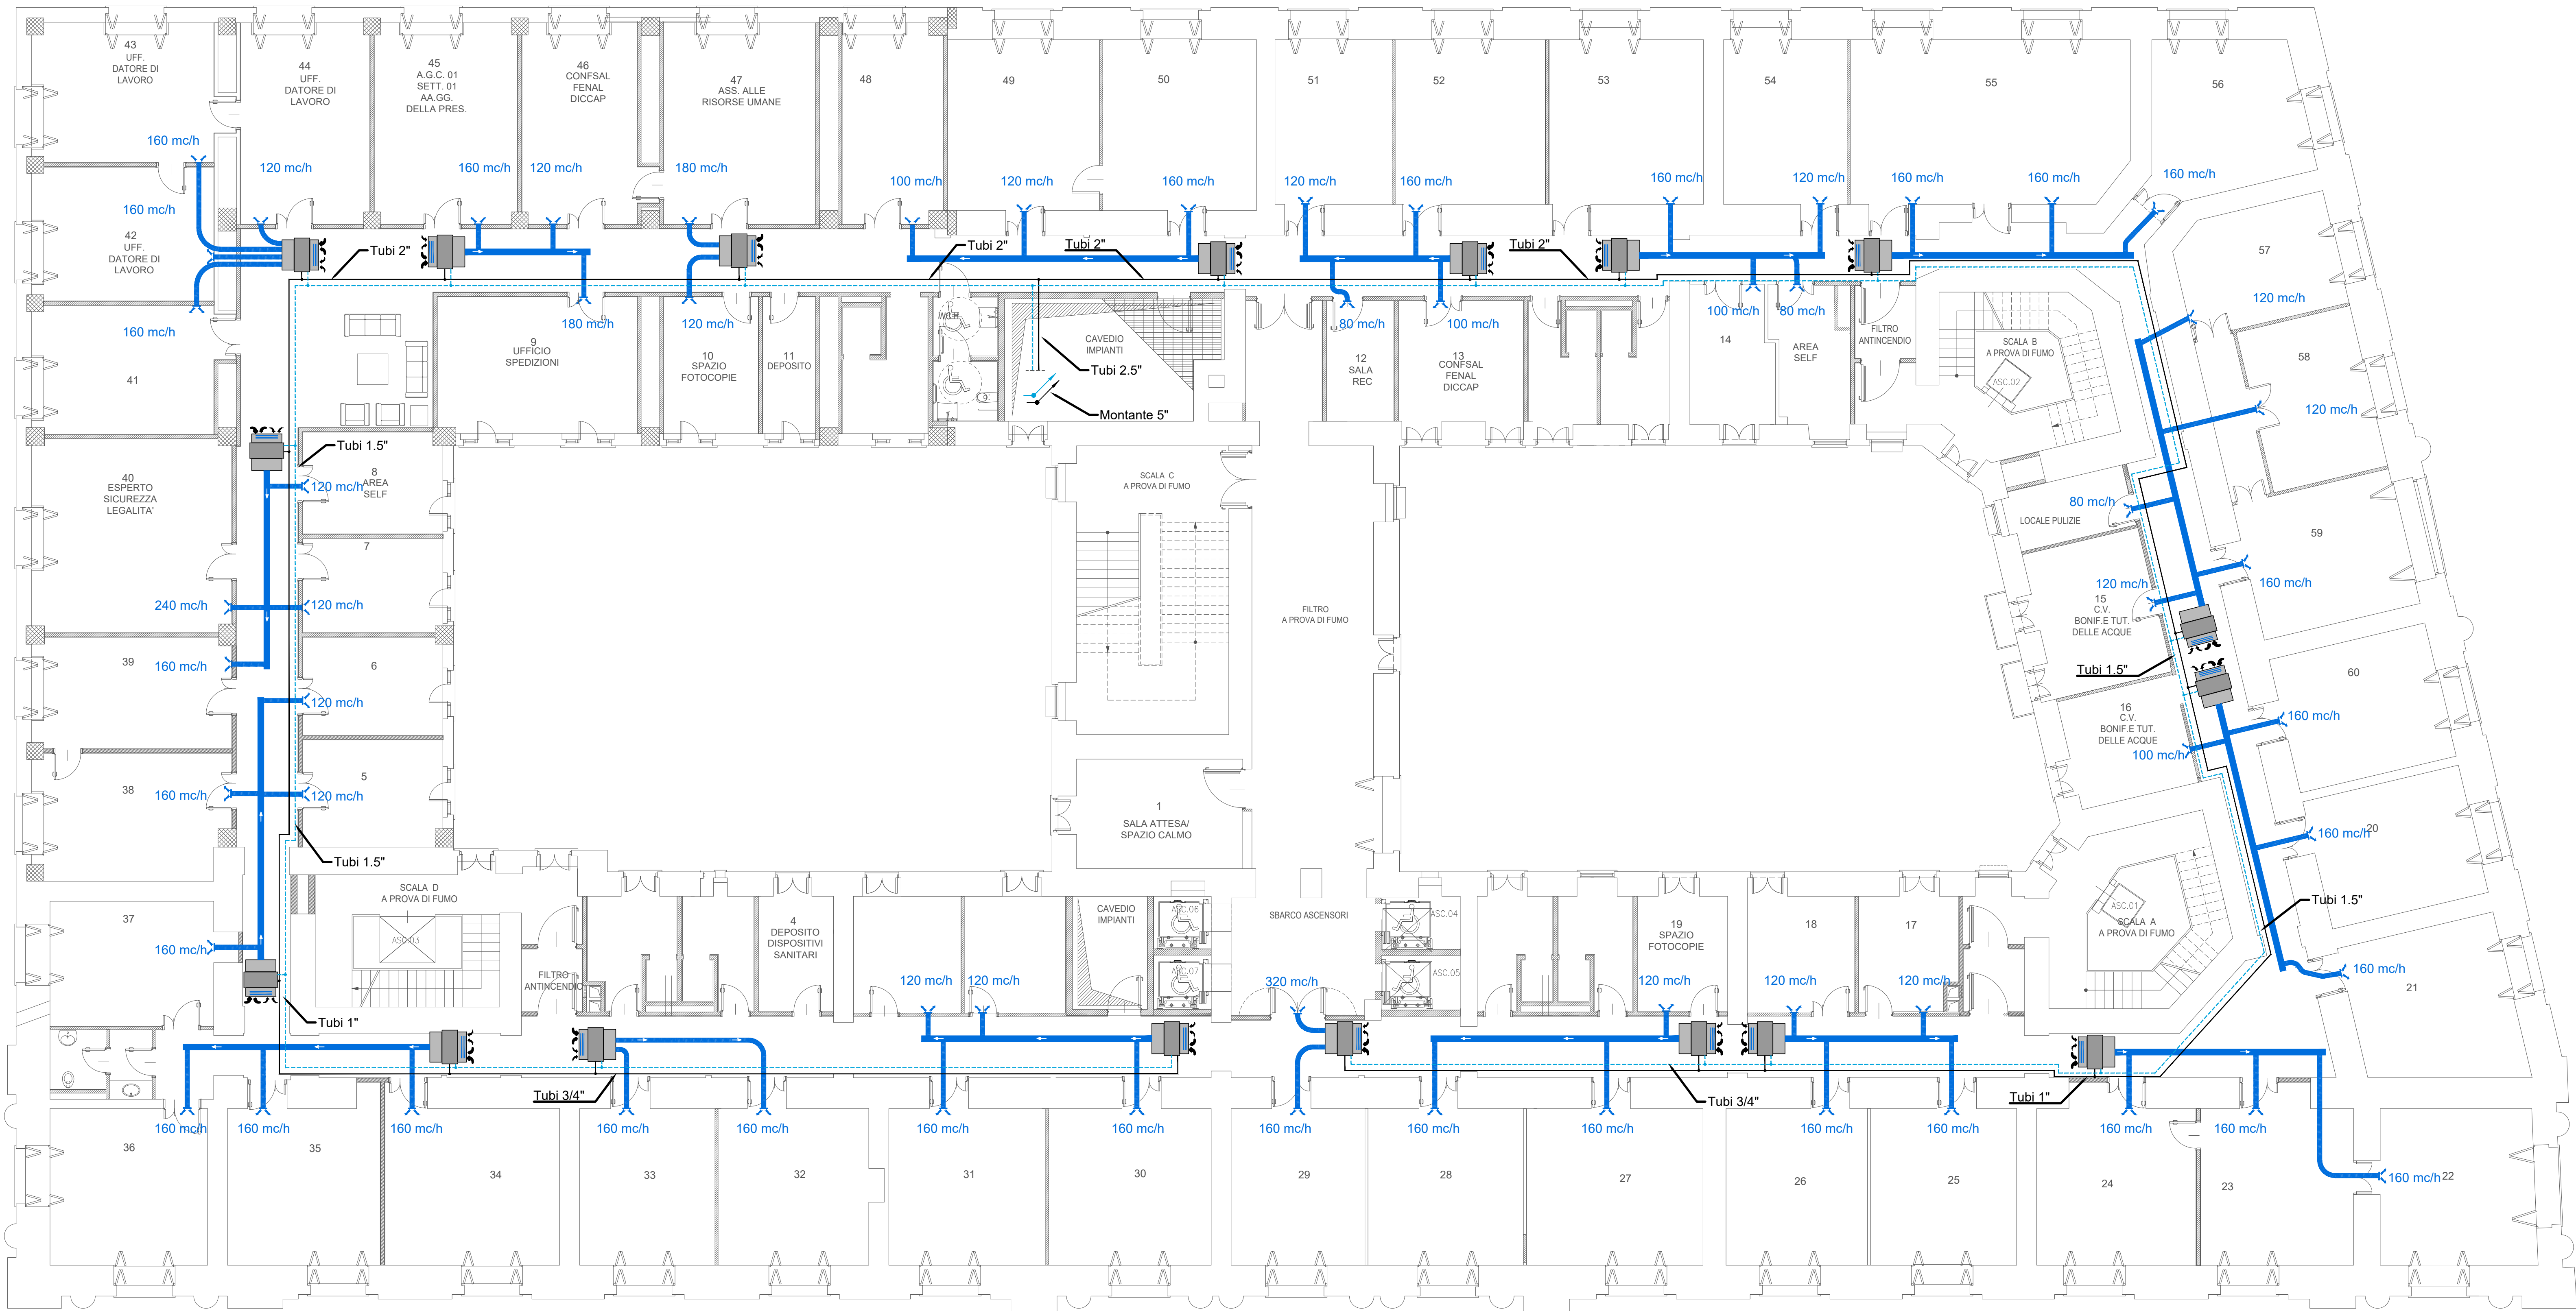

Legenda simboli grafici

- Unità di deumidificazione. Portata aria nominale da 300 m³/h a 800 m³/h.
- Canale di mandata flessibile preisolato DN 150.
- Canale di mandata in lamiera zincata con isolamento elastomerico a celle chiuse dimensioni 400x200 mm.
- Griglia di mandata dimensioni 200x150 mm.
- Griglia di ripresa da ambiente dimensioni 400x200 mm.
- Tubo in acciaio zincato isolato acqua fredda di mandata posa in controsoffitto.
- Tubo in acciaio zincato isolato acqua calda di ritorno posa in controsoffitto.
- Montante principale in tubi in acciaio zincato isolati, acqua fredda di mandata e acqua calda di ritorno posa verticale in cavedio impianti.



Regione Campania

PROGRAMMA OPERATIVO POR FESR 2014-2020 - POC 2014-2020
-DD.GG.RR. nn. 568/2017 - 403/2018 - 563/2019 - D.PGR 170/2018
- OBIETTIVI SPECIFICI 5.3.2 E 4.1 -

PROGETTO DI
"ADEGUAMENTO SISMICO DELL'EDIFICIO STRATEGICO DI PALAZZO
S.LUCIA IN NAPOLI"
CUP: B68B17000030006

PROGETTO DEFINITIVO



PROGETTAZIONE

R.T.P.:

Ing. Giuseppe Iazzetta capogruppo
corso ammario di Savoia, n° 210 - 80138 - Napoli

corvino + multari

via ponti rossi, n°1172 - 80131 - Napoli
via corvino del bene, n°1 - 80132 - Milano

Studio Valle Progettazioni
consorzio edilizio, n° 70/a - 80160 - Roma

REGIONE CAMPANIA

DIREZIONE GENERALE LL.PP. e PROTEZIONE CIVILE

D.G. dott. Italo Giulivo
R.U.P. Ing. Sergio Massimo

Oggetto: PROGETTO IMPIANTO CLIMATIZZAZIONE IMPIANTO CON DEUMIDIFICATORI - PIANO PRIMO				Versione: Q-08	Scala: 1:100
rev.	descrizione:	controllato da:	approvato da:	formato:	data:
1	Aggiornamento per osservazioni. Errata Verificatore	M. Sangiulietti	G. Iazzetta	A1	31 Ottobre 2019
2	Rev. per appalto integrato art. 43 c. 1 lett. b) del 30/03/2018 e art.	G. Iazzetta	G. Iazzetta		05 Febbraio 2020

© Copyright 2009 - Tutti i diritti riservati