


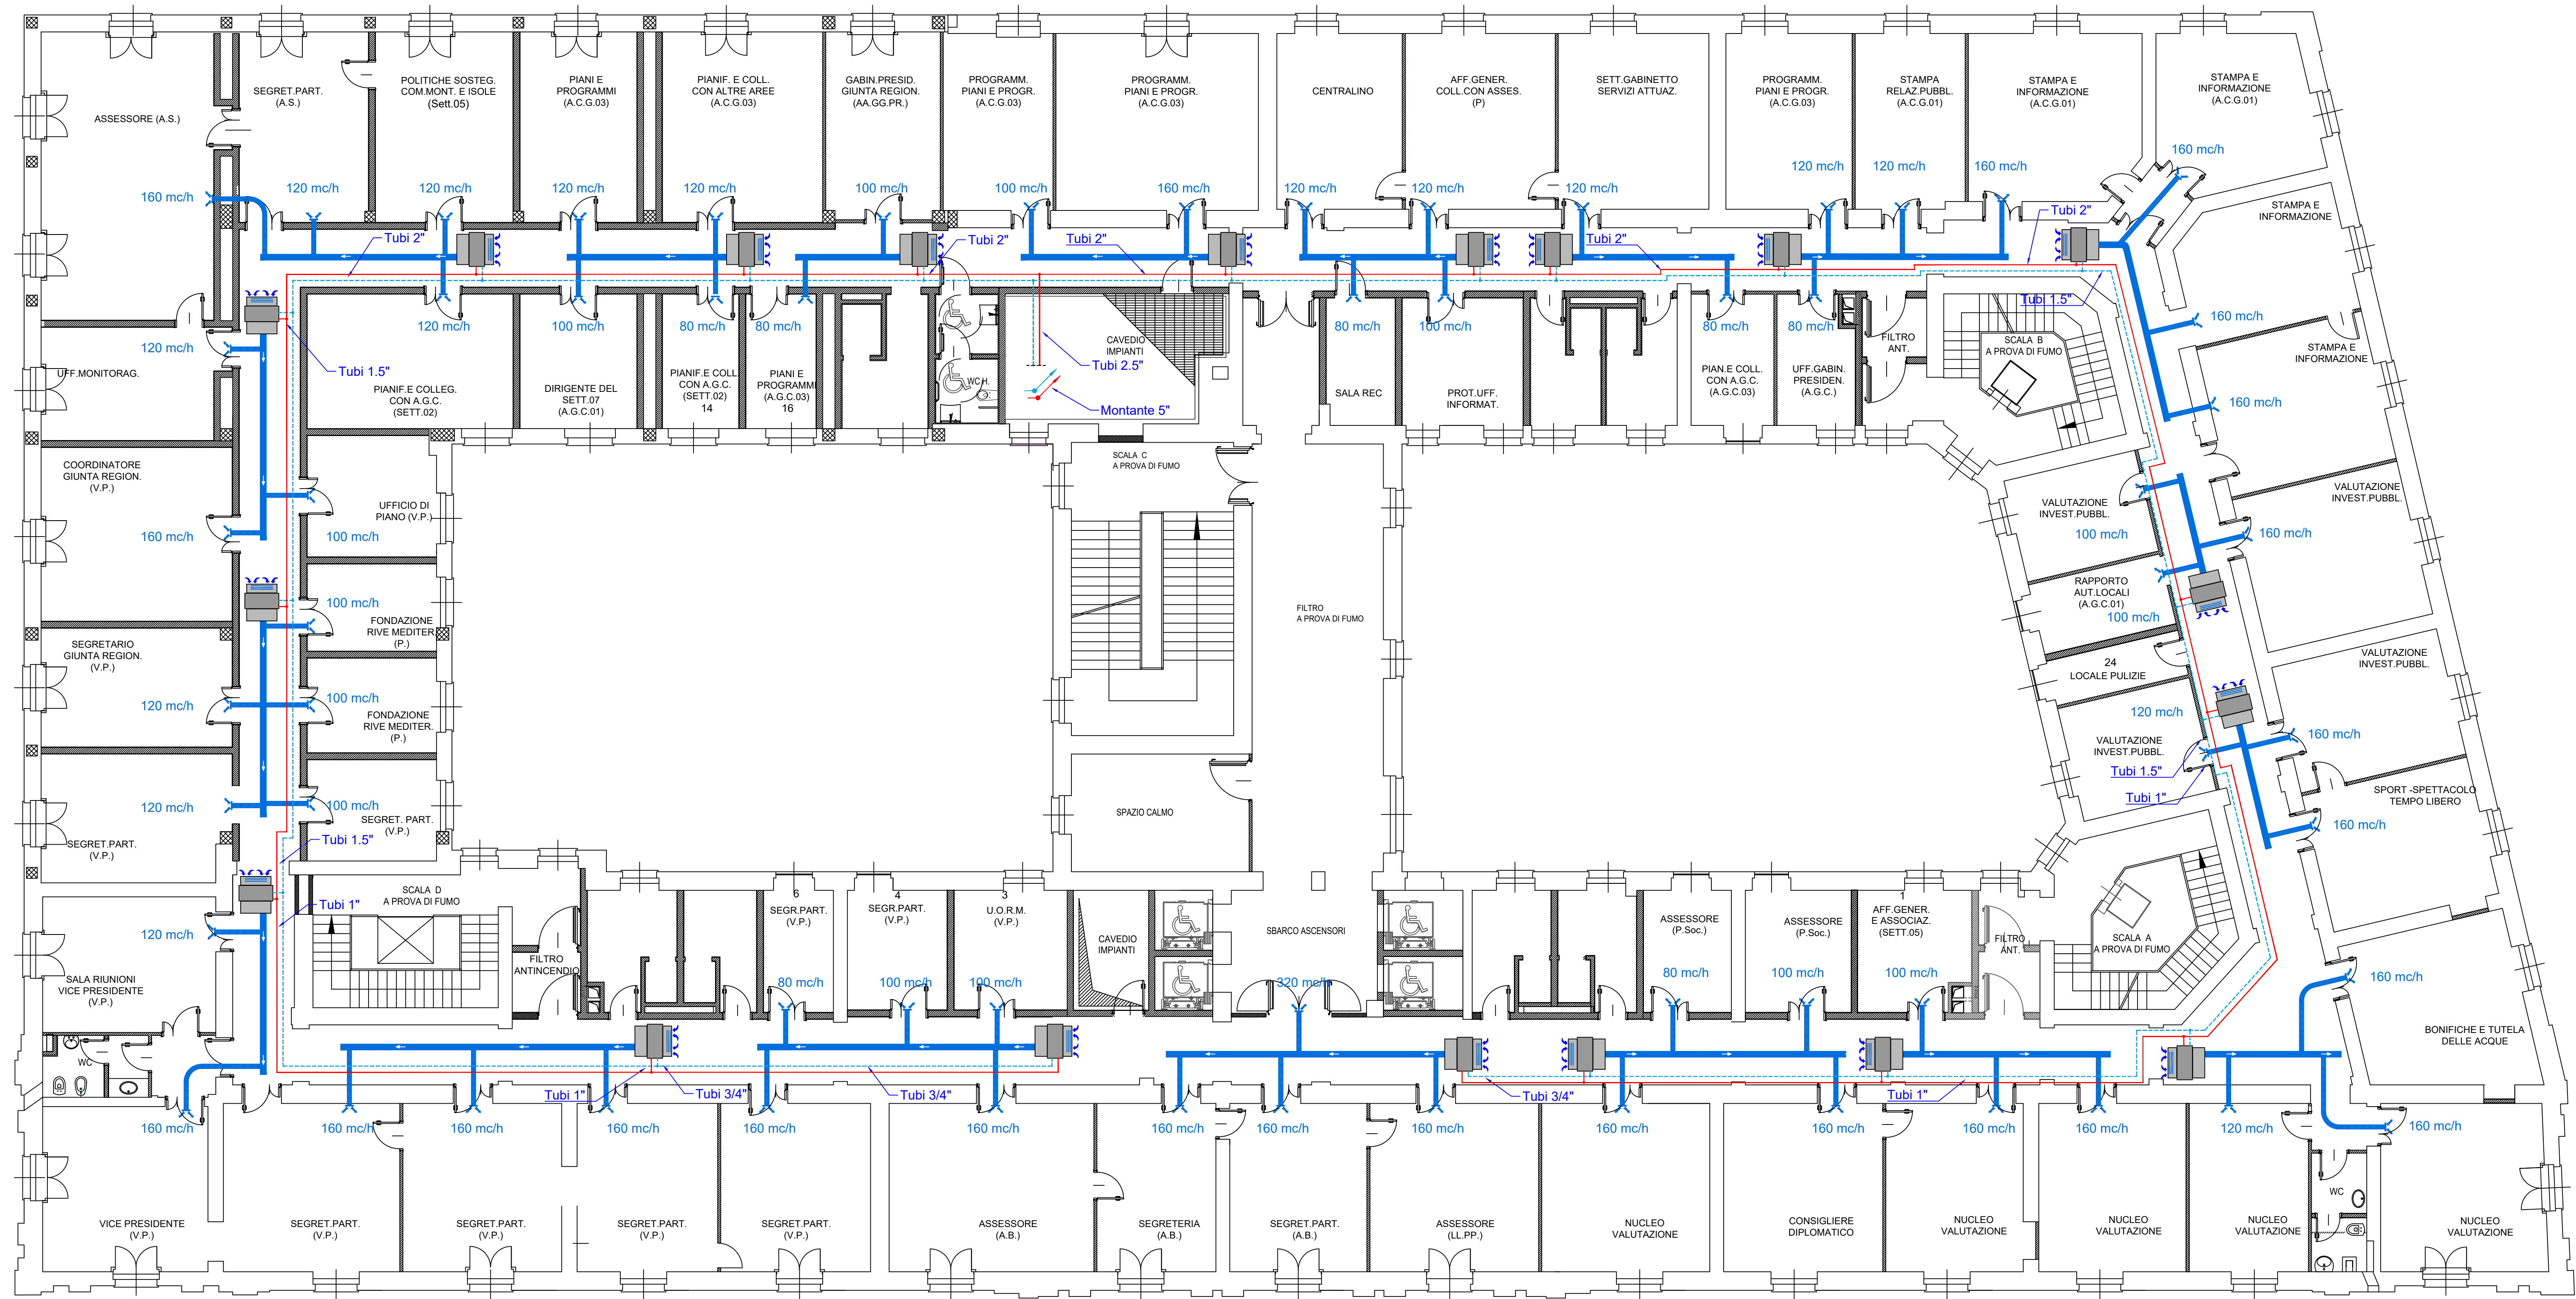

Legenda simboli grafici

- Unità di deumidificazione. Portata aria nominale da 300 m³/h a 800 m³/h.
- Canale di mandata flessibile preisolato DN 150.
- Canale di mandata in lamiera zincata con isolamento elastomerico a celle chiuse dimensioni 400x200 mm.
- Griglia di mandata dimensioni 200x150 mm.
- Griglia di ripresa da ambiente dimensioni 400x200 mm.
- Tubo in acciaio zincato isolato acqua fredda di mandata posa in controsoffitto.
- Tubo in acciaio zincato isolato acqua calda di ritorno posa in controsoffitto.
- Montante principale in tubi in acciaio zincato isolati, acqua fredda di mandata e acqua calda di ritorno posa verticale in cavedio impianti.



Regione Campania

PROGRAMMA OPERATIVO POR FESR 2014-2020 - POC 2014-2020
-DD.GG.RR. nn. 568/2017 - 403/2018 - 563/2019 - DPGR 170/2018
- OBIETTIVI SPECIFICI 5.3.2 E 4.1 -

PROGETTO DI
"ADEGUAMENTO SISMICO DELL'EDIFICIO STRATEGICO DI PALAZZO
S.LUCIA IN NAPOLI"
CUP: B68B17000030006

PROGETTO DEFINITIVO



PROGETTAZIONE

R.T.P.:
Ing. Giuseppe Iazzetta
corso amedeo di savoja, n° 210 - 80136 - napoli

REGIONE CAMPANIA

DIREZIONE GENERALE LL.PP. e PROTEZIONE CIVILE
D.G. dott. Italo Giulivo
R.U.P. Ing. Sergio Massimo

convino + multari
via garibaldi, n° 117/a - 80137 - napoli
via cosimo dei farini, n° 7 - 80122 - napoli

Studio Valle Progettazioni
progettazione civile, n° 70/a - 00186 - roma

© Copyright 2009 - Tutti i diritti riservati

Oggetto: PROGETTO IMPIANTO CLIMATIZZAZIONE IMPIANTO CON DEUMIDIFICATORI - PIANO QUINTO				tavolo: Q-12	scala: 1:100
rev.	descrizione:	controllato da:	approvato da:	formato:	data:
1	Aggiornamento per osservazioni: Enis Verificatore	M. Sangiulietti	G. Iazzetta		31 Ottobre 2019
2	App. per appalto integrato art. 50 c. 1-bis D.lgs. 50/2016 e s.m.	G. Iazzetta	G. Iazzetta	A1	05 Febbraio 2020