


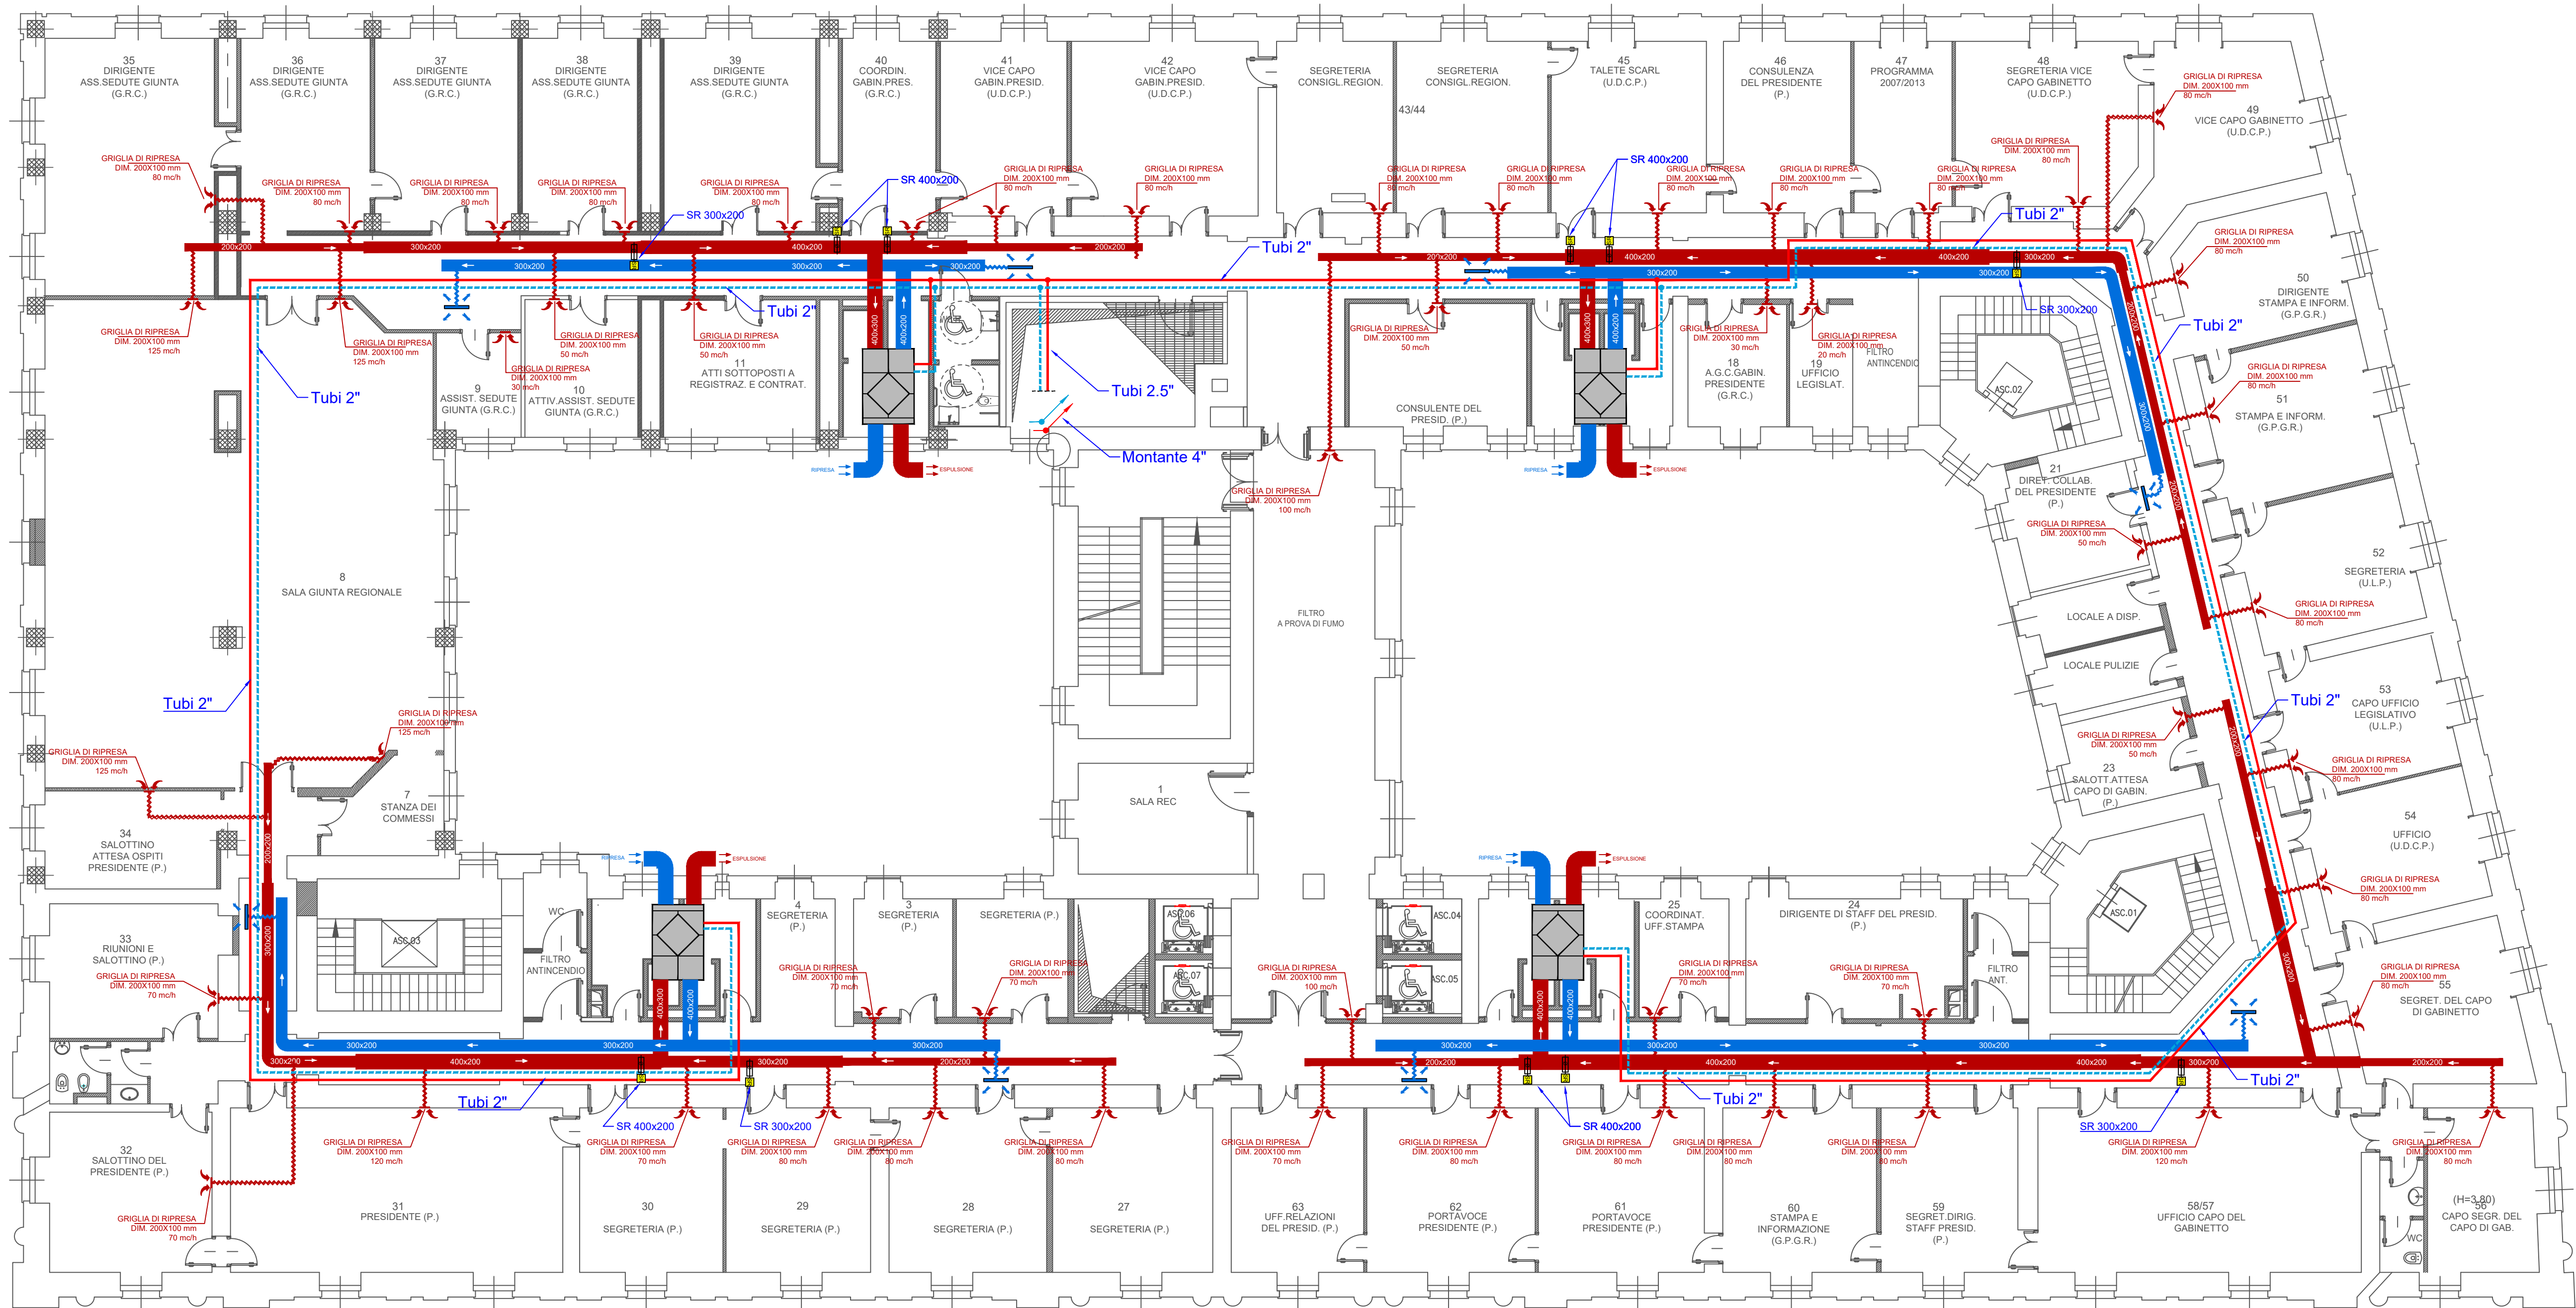

Legenda simboli grafici

- Unità di ventilazione a doppio flusso con recupero di calore
Portata aria nominale da 800 m³/h a 2000 m³/h.
Pressione utile disponibile da Pa 110 a Pa 150.
- Canale di ripresa in lamiera zincata con isolamento elastomerico a celle chiuse
- Canale di mandata in lamiera zincata con isolamento elastomerico a celle chiuse
- Canale flessibile preisolato di collegamento al terminale aeraulico DN 100.
- Canale flessibile preisolato di collegamento al terminale aeraulico DN 250.
- Griglia di mandata in alluminio ad alette fissedimensioni 300x300 mm.
- Griglia di ripresa in alluminio ad alette fisse
- Tubo in acciaio zincato isolato acqua fredda di mandata posa in controsoffitto.
- Tubo in acciaio zincato isolato acqua calda di ritorno posa in controsoffitto.
- Montante principale in tubi in acciaio zincato isolati, acqua fredda di mandata e acqua calda di ritorno posa verticale in cavedio impianti.
- Serranda di regolazione manuale in acciaio zincato.



Regione Campania
PROGRAMMA OPERATIVO POR FESR 2014-2020 - POC 2014-2020
-DD.GG.RR. nn. 568/2017 - 403/2018 - 563/2019 - DPGR 170/2018
- OBIETTIVI SPECIFICI 5.3.2 E 4.1 -
PROGETTO DI
"ADEGUAMENTO SISMICO DELL'EDIFICIO STRATEGICO DI PALAZZO S.LUCIA IN NAPOLI"
CUP: B68B17000030006



PROGETTAZIONE
R.T.P.:
ing. Giuseppe Iazzetta capogruppo
corso amedeo di savoja, n° 210 - 80136 - napoli

REGIONE CAMPANIA
DIREZIONE GENERALE LL.PP. e PROTEZIONE CIVILE
D.G. dott. Italo Gliulivo
R.U.P. ing. Sergio Massimo

convino + mulinari
via portici n. 117/1 - 80131 - napoli
via cosimo dei bardi, n. 7 - 80122 - milano

Studio Valle Progettazioni
c/o mazzetta studio, n° 75a - 10158 - roma

Oggetto: PROGETTO IMPIANTO CLIMATIZZAZIONE IMPIANTO CON RECUPERATORI - PIANO TERZO			tavola: Q-16	scala: 1:100
rev:	descrizione:	controllato da:	approvato da:	formato:
1	Aggiornamento per osservazioni: Entia Verificatore	M. Sanguineti	G. Iazzetta	A1
2	Agg. per appunto integrato art. 59 c.1-bis D.lgs 50/2016 e smi	G. Iazzetta	G. Iazzetta	
			data:	
			31 Ottobre 2019	
			05 Febbraio 2020	

© Copyright 2009 - Tutti i diritti riservati